


図 面 目 録

図面番号	図 面 名 称	縮 尺
M-1	一般平面図	1/400
M-2	水位関係図	non
M-3	フローシート	non
M-4	平面図	1/500
M-5	断面図	1/200
M-6	機器組立図	1/120
M-7	撤去図	1/120

豊中市上下水道局技術部下水道施設課				
工事名称	令和5年度千里園ポンプ場沈砂池設備工事			
図面名称	図面目録	8葉の内1		
縮 尺	non	令和5年4月	番号	—

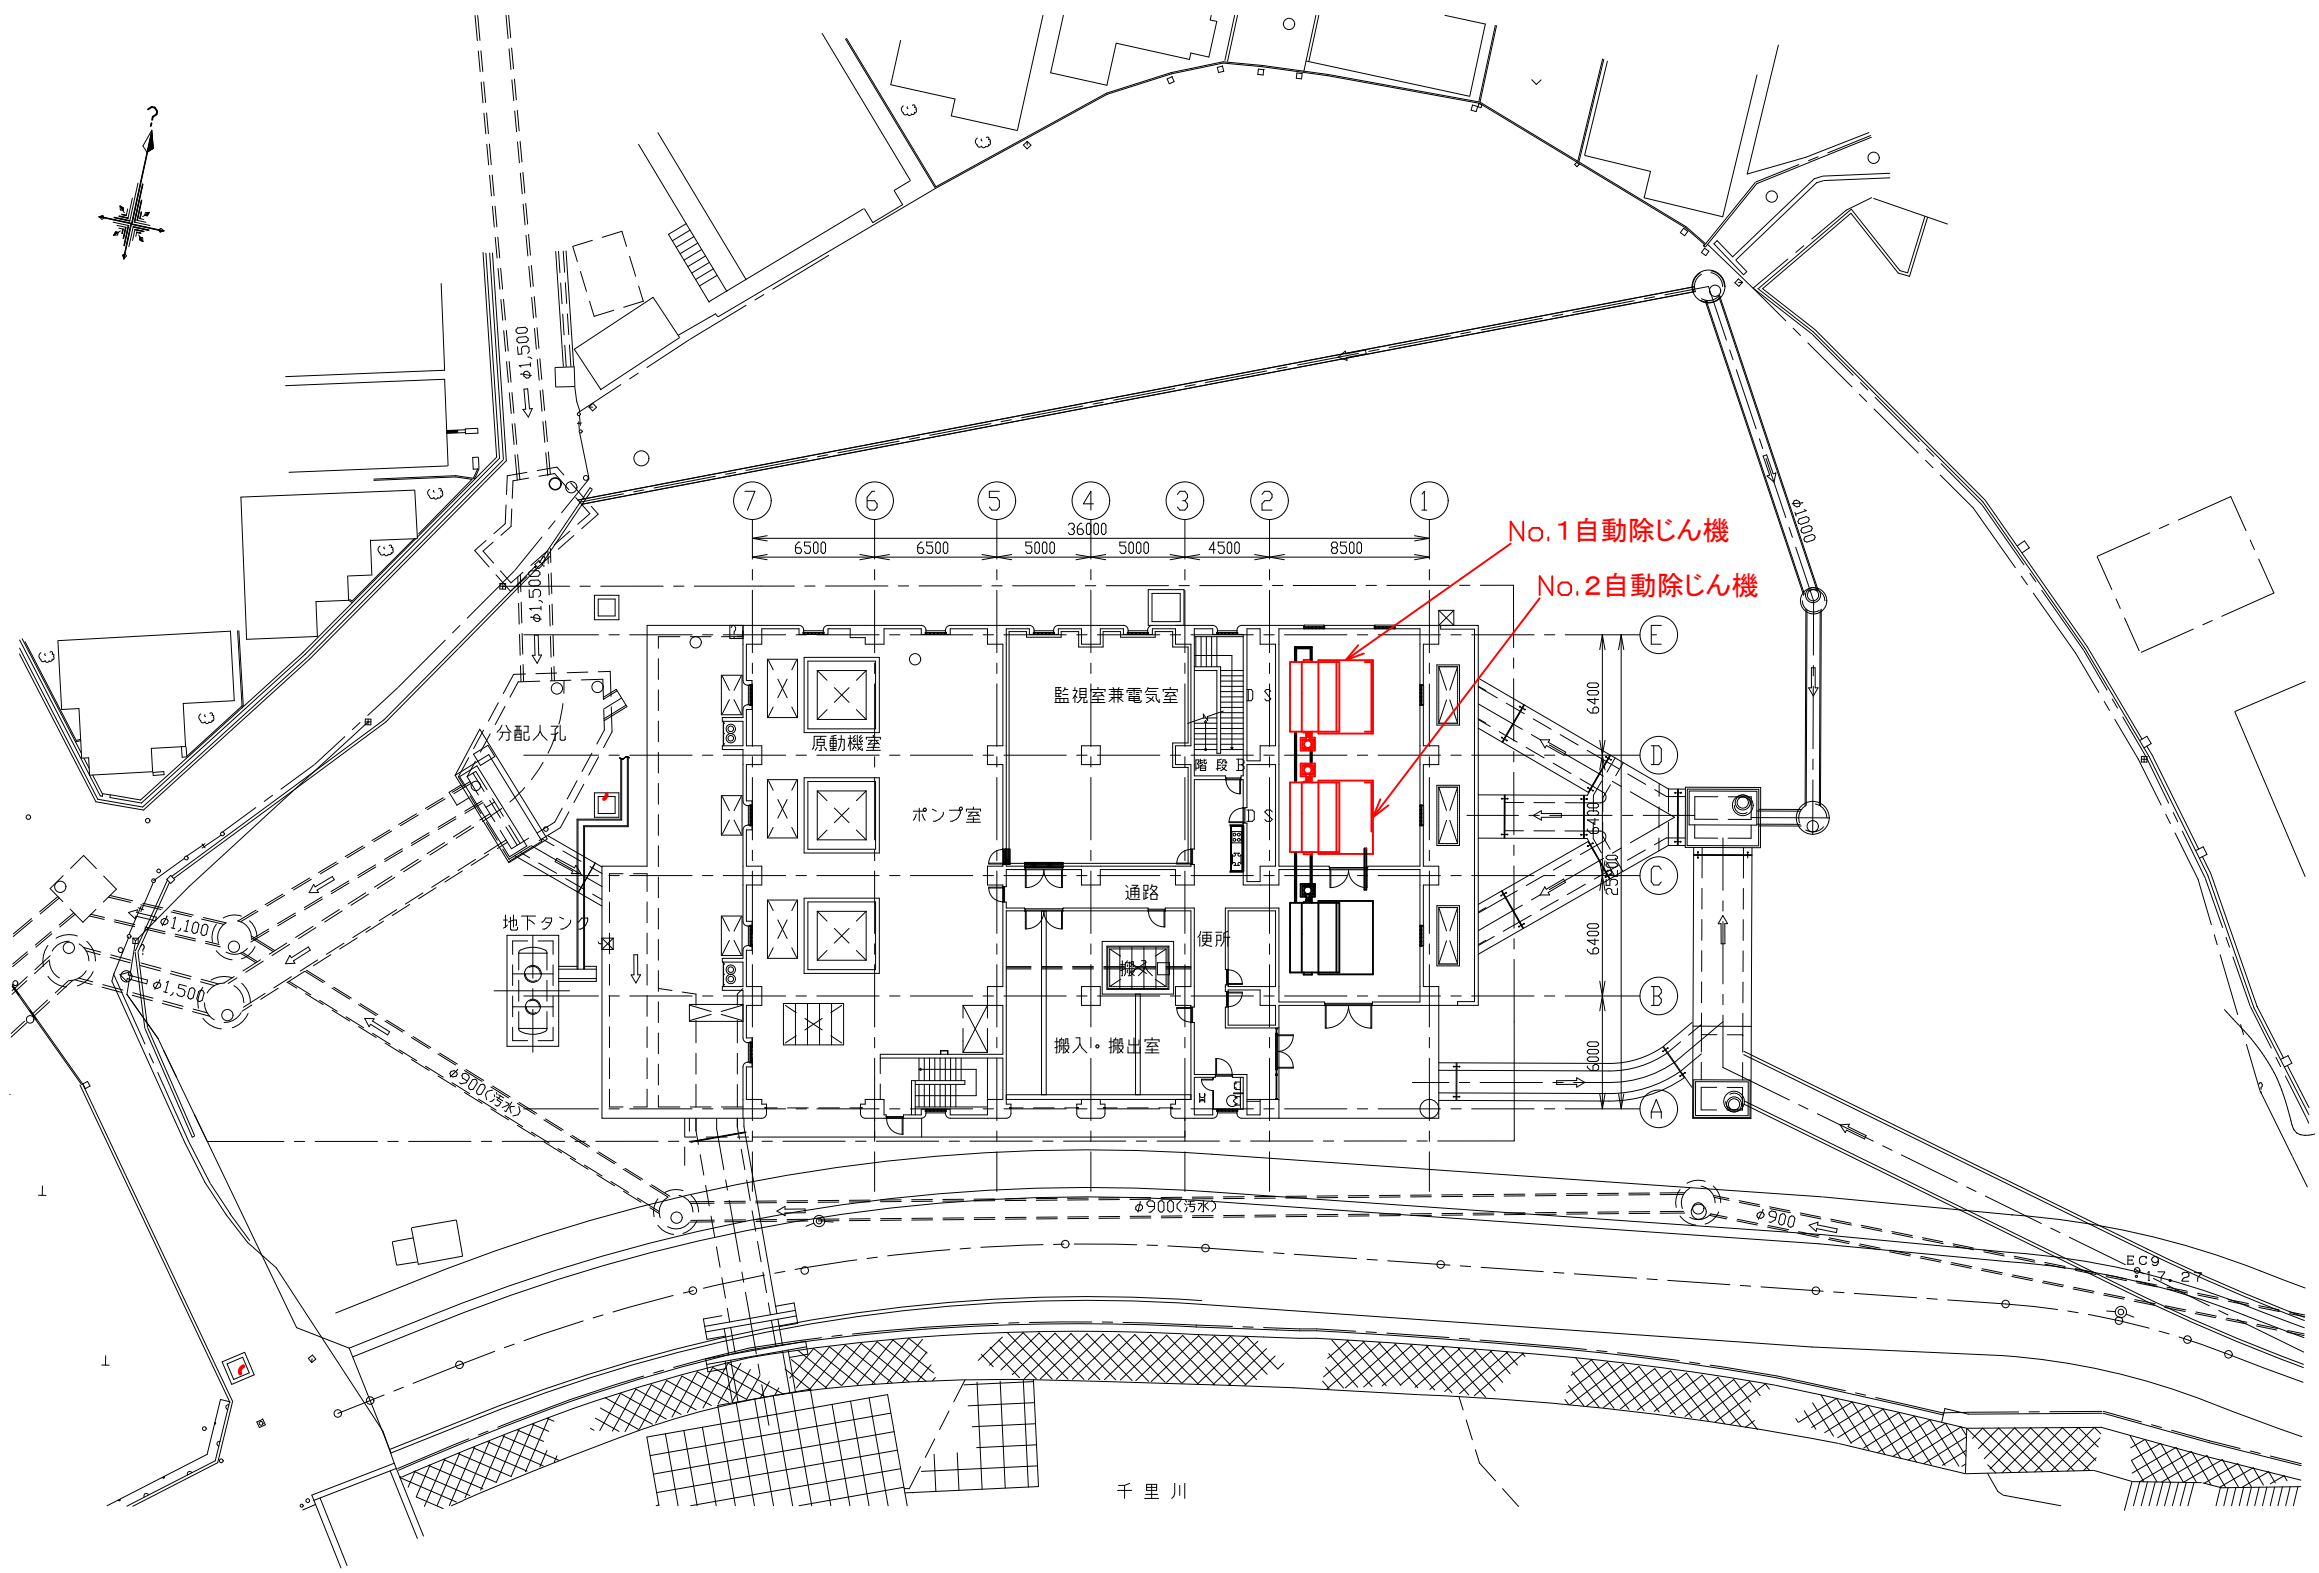


□ 今回施工箇所


千里園ポンプ場 一般平面図

豊中市上下水道局技術部下水道施設課			
工事名称	令和5年度千里園ポンプ場沈砂池設備工事		
図面名称	一般平面図	8葉の内2	
縮尺	1/400	令和5年4月	番号 M-1

水位関係図 1/200

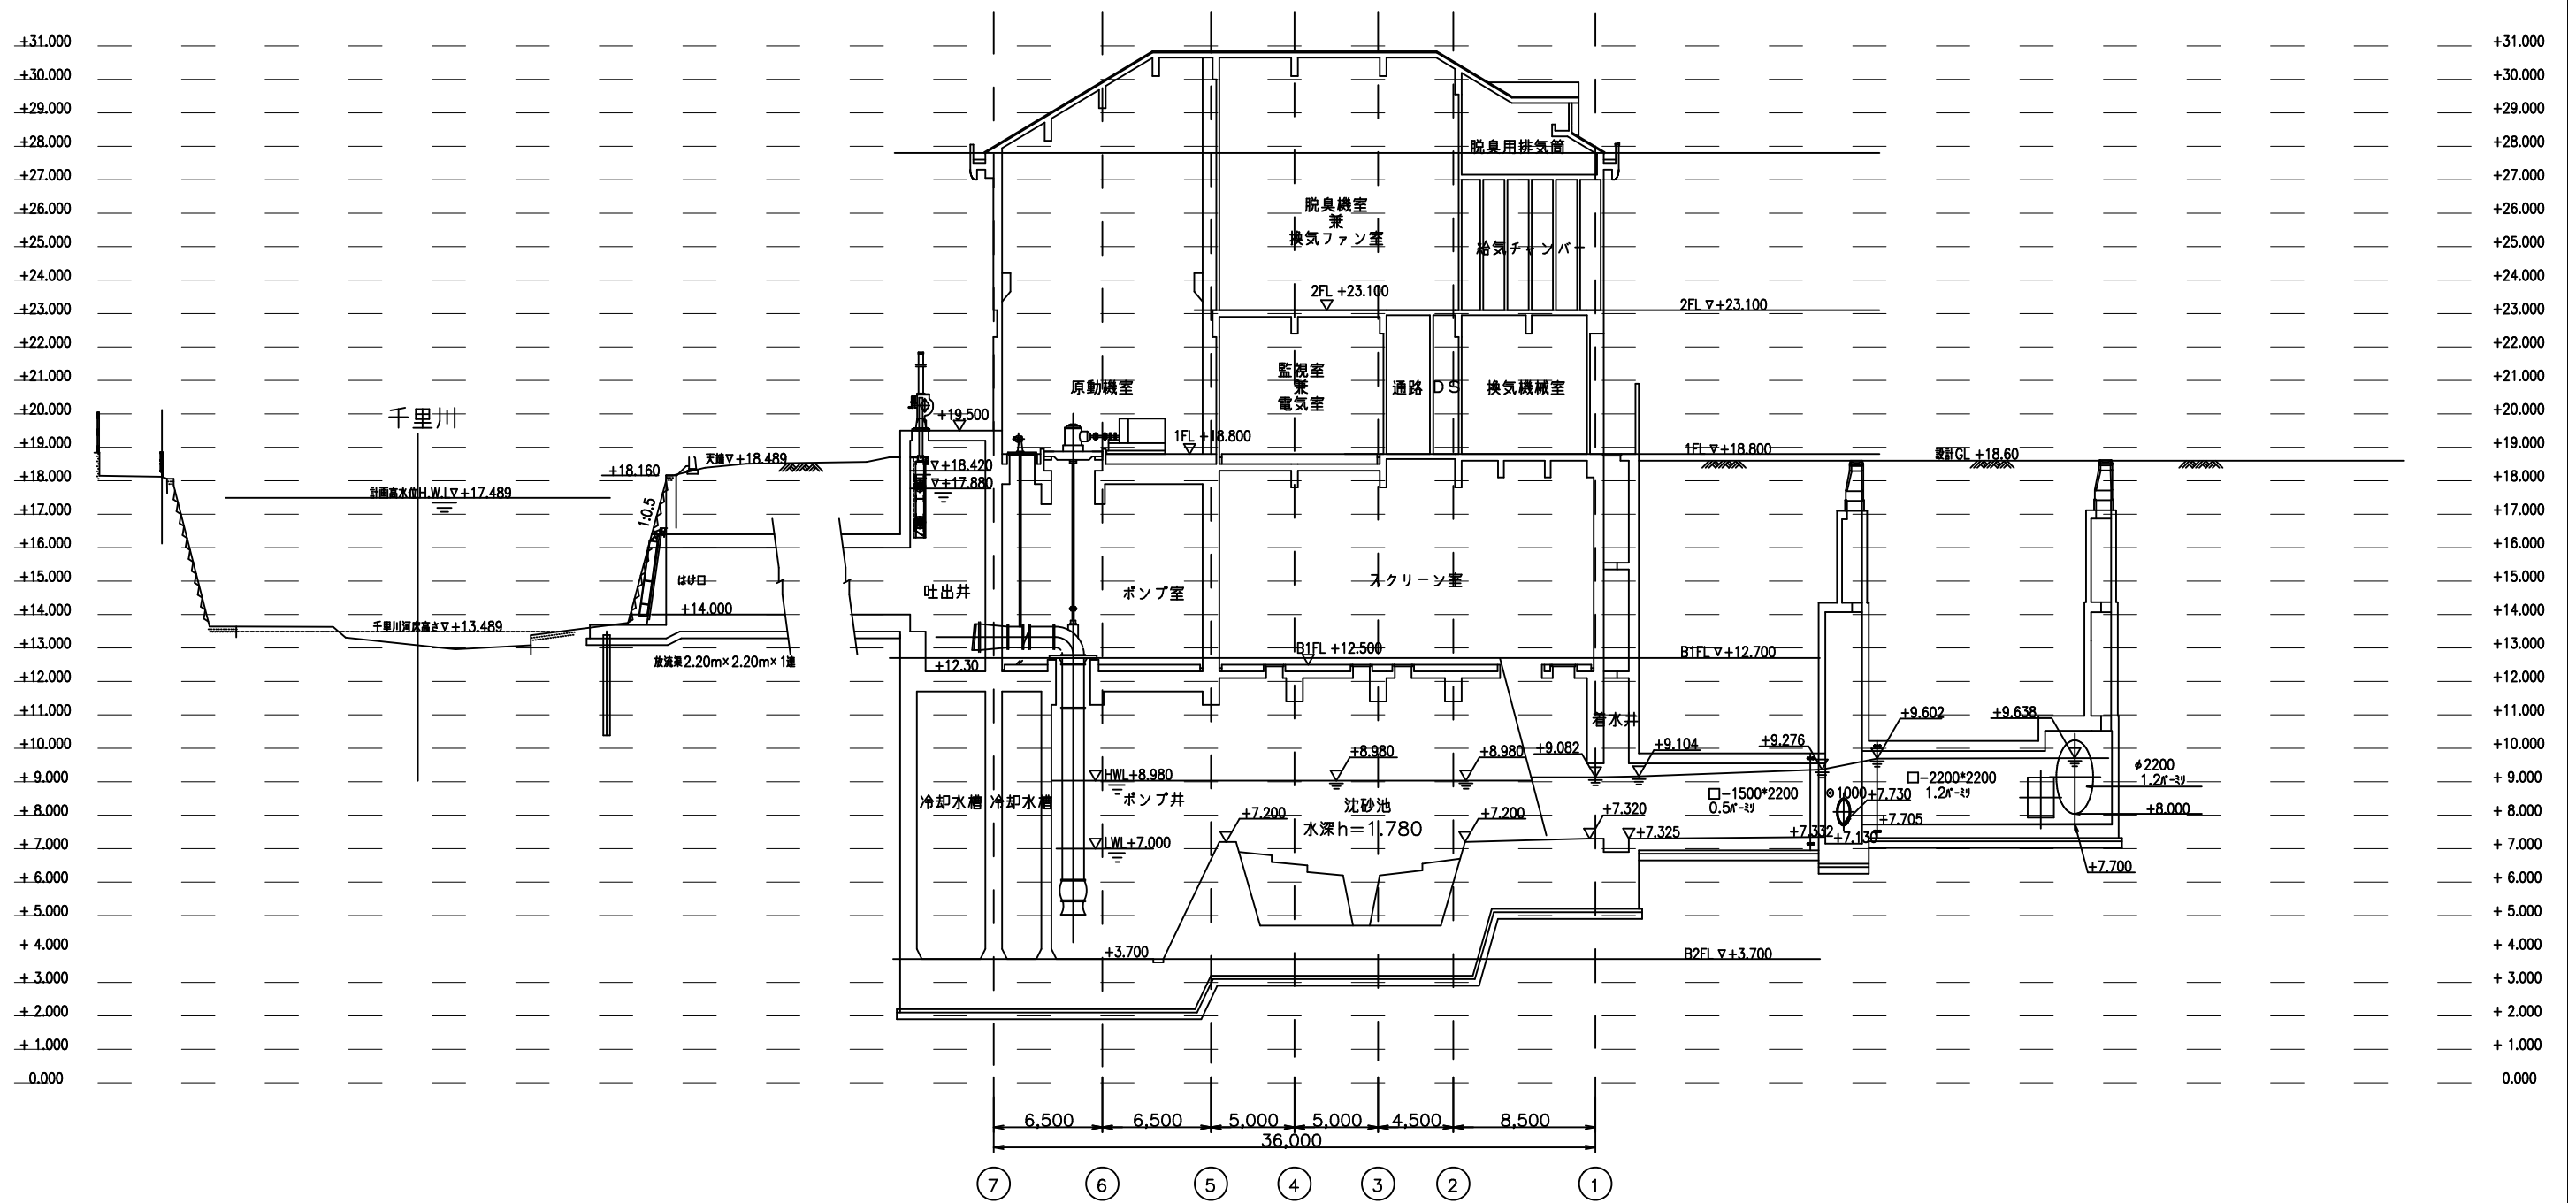

豊中市上下水道局技術部下水道施設課			
工事名称	令和5年度千里園ポンプ場沈砂池設備工事		
図面名称	水位関係図	8葉の内3	
縮尺	non	令和5年4月	番号 M-2

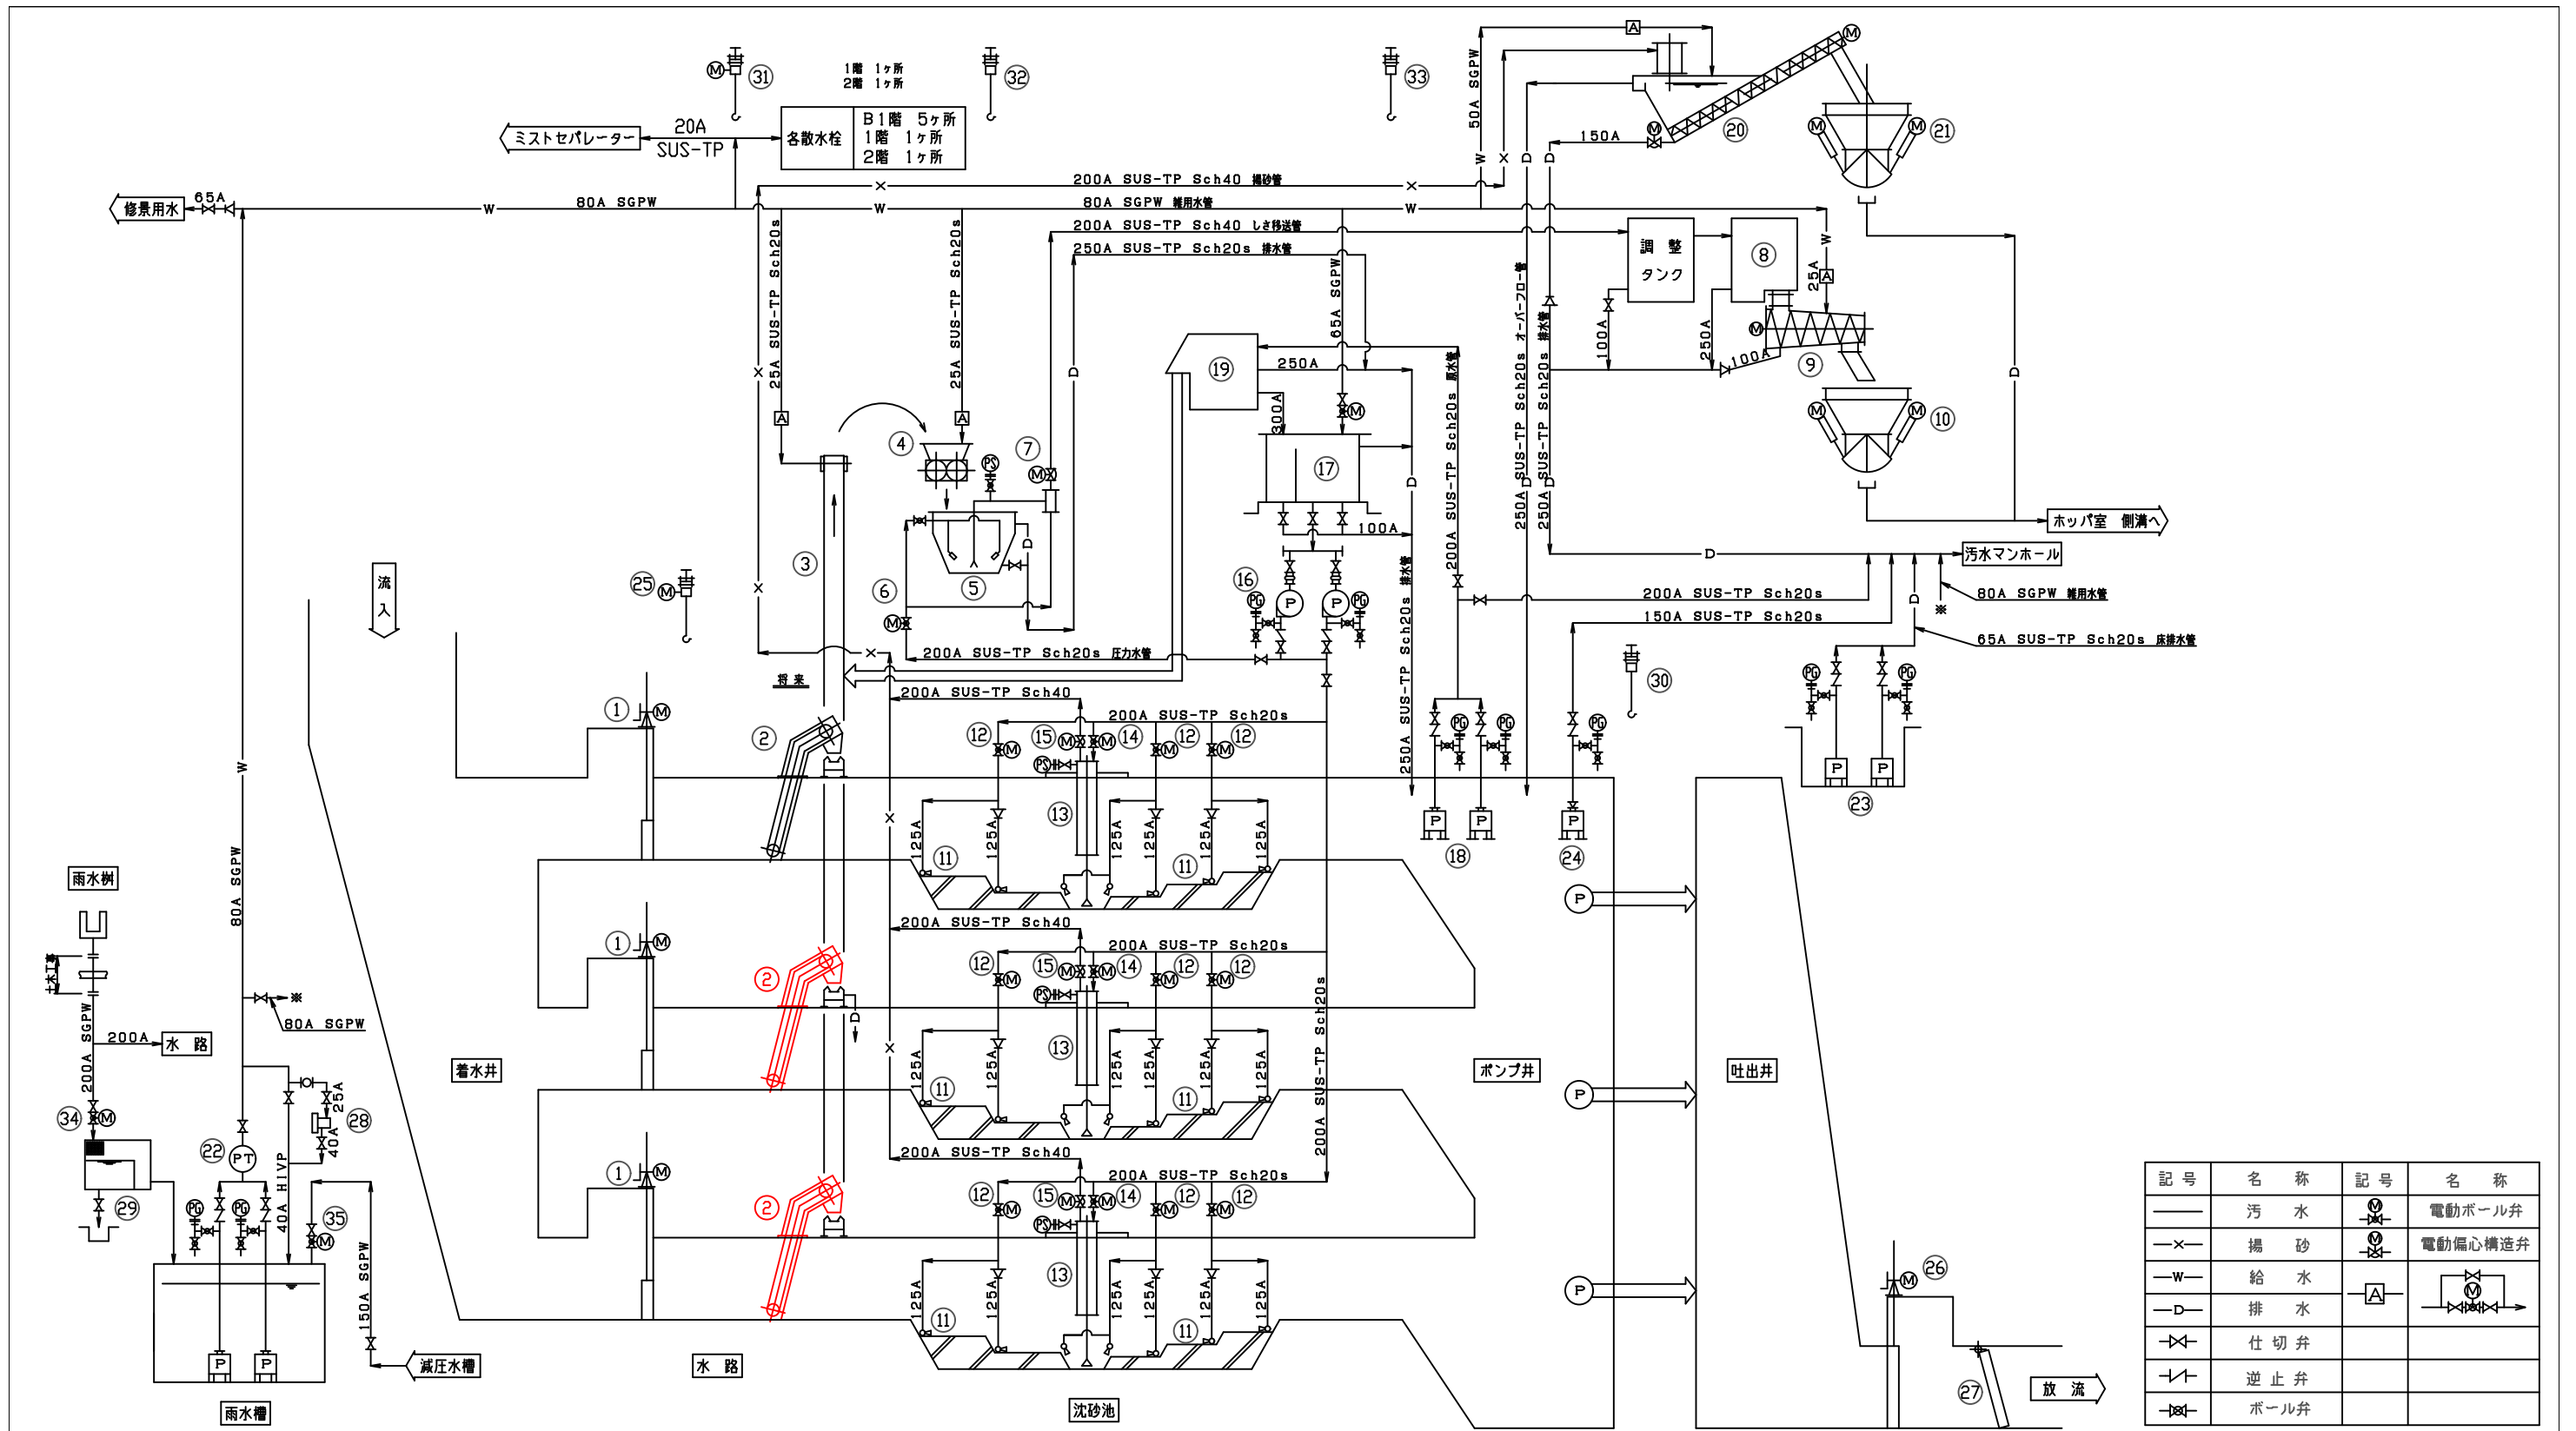

記号	名称	記号	名称
—	汚水	⊗	電動ボール弁
—x—	掃砂	⊗	電動偏心構造弁
—w—	給水	⊗	
—D—	排水	⊗	
⊗	仕切弁	⊗	
⊗	逆止弁	⊗	
⊗	ボール弁	⊗	


番号	①	②	③	④	⑤	⑥	⑦	⑧	⑨	⑩	⑪	⑫	⑬	⑭	⑮
機器名	流入ゲート	自動除じん機	しきき出し機	しき破砕機	しき移送機	しき圧力水弁	しき吐出弁	しき分離機	しき脱水機	しきホッパ	集砂装置	集砂圧力水弁	掃砂機	沈砂圧力水弁	沈砂吐出弁
仕様	電動式昇降ゲート 1500W×2200H	連続式自動除じん機 3500W×5300H	ベルトコンベア 600W×20500L	二輪差動式 1.0m ³ /時以上	圧力水式 φ80×0.6m ³ /分	電動ボール弁 φ200	電動偏心構造弁 φ200	回転ドラム式 3.6m ³ /分×目幅4mm	スクリーヌ式 1.0m ³ /時以上	電動カットゲート式 4m ²	圧力水式ジェットノズル φ90.3m ³ /分×29ヶ	電動ボール弁 φ200	圧力水式ジェットポンプ φ80×0.6m ³ /分	電動ボール弁 φ200	電動偏心構造弁 φ200
台数	3	今回2(全体3)	1	1	1	1	1	1	1	1	3池分	9	3	3	3

番号	⑬	⑭	⑮	⑯	⑰	⑱	⑲	⑳	㉑	㉒	㉓	㉔	㉕	㉖	㉗	㉘	㉙	㉚
機器名	圧力水タンク	圧力水タンク	原水ポンプ	原水ストレーナ	沈砂分離機	沈砂ホッパ	雨水給水装置	沈砂池床排水ポンプ	ポンプ併排水ポンプ	機器搬出入装置(1)	放流ゲート	放流フラップゲート	塩素注入器(1)	雨水処理装置	雨水ポンプ吊上装置			
仕様	積層式鋼製タンク φ150×3.0m ³ /分×80m	SS+FRP製角形 20m ³	水中汚水ポンプ φ150×3.0m ³ /分×22m	回転ドラム式 3.0m ³ /分×目幅2mm	スクリーユコンベヤ式 3.6m ³ /時以上	電動カットゲート式 4m ²	圧力タンク式 φ50×0.3m ³ /分×35m	水中汚水汚濁ポンプ φ65×0.3m ³ /分×11m	水中汚水汚濁ポンプ φ100×1.6m ³ /分×20m	電動チェーンブロック 1.0t×揚程10m	15ヶ用電動フラップゲート 2200W×2200H	15ヶ用電動フラップゲート 2200W×2200H	サイドライン型	鋼製角形 800W×1500L×600H	FTD10付手動昇降装置 1.0t×揚程3m			
台数	2	1	2	1	1	1	1	2	1	1	1	1	1	1				


番号	㉛	㉜	㉝	㉞	㉟
機器名	機器搬出入装置(2)	機器搬出入装置(3)	機器搬出入装置(4)	雨水止水弁	上水補給水弁
仕様	電動チェーンブロック 2.8t×揚程15m	FTD10付手動昇降装置 3.0t×揚程9m	FTD10付手動昇降装置 3.0t×揚程7m	電動ボール弁 φ200	電動ボール弁 φ150
台数	1	1	1	1	1

今回施工箇所


豊中市上下水道局技術部下水道施設課			
工事名称	令和5年度千里園ポンプ場沈砂池設備工事		
図面名称	フローシート	8葉の内4	
縮尺	non	令和5年4月	番号 M-3

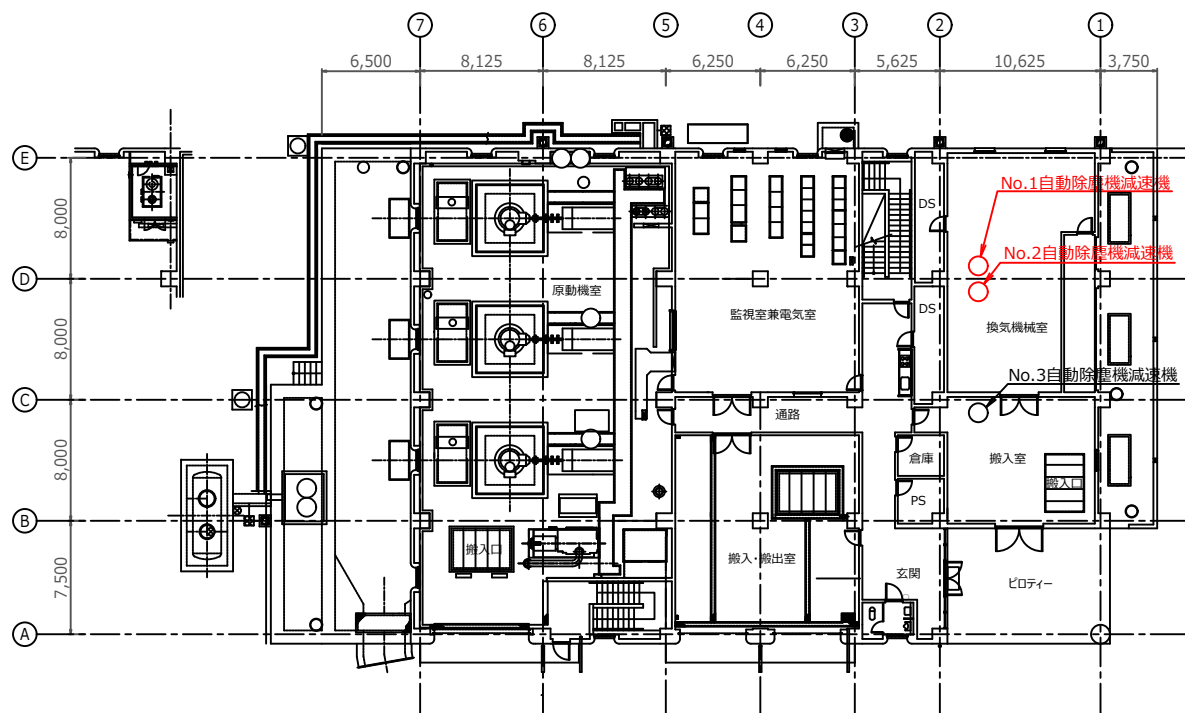

1F平面図

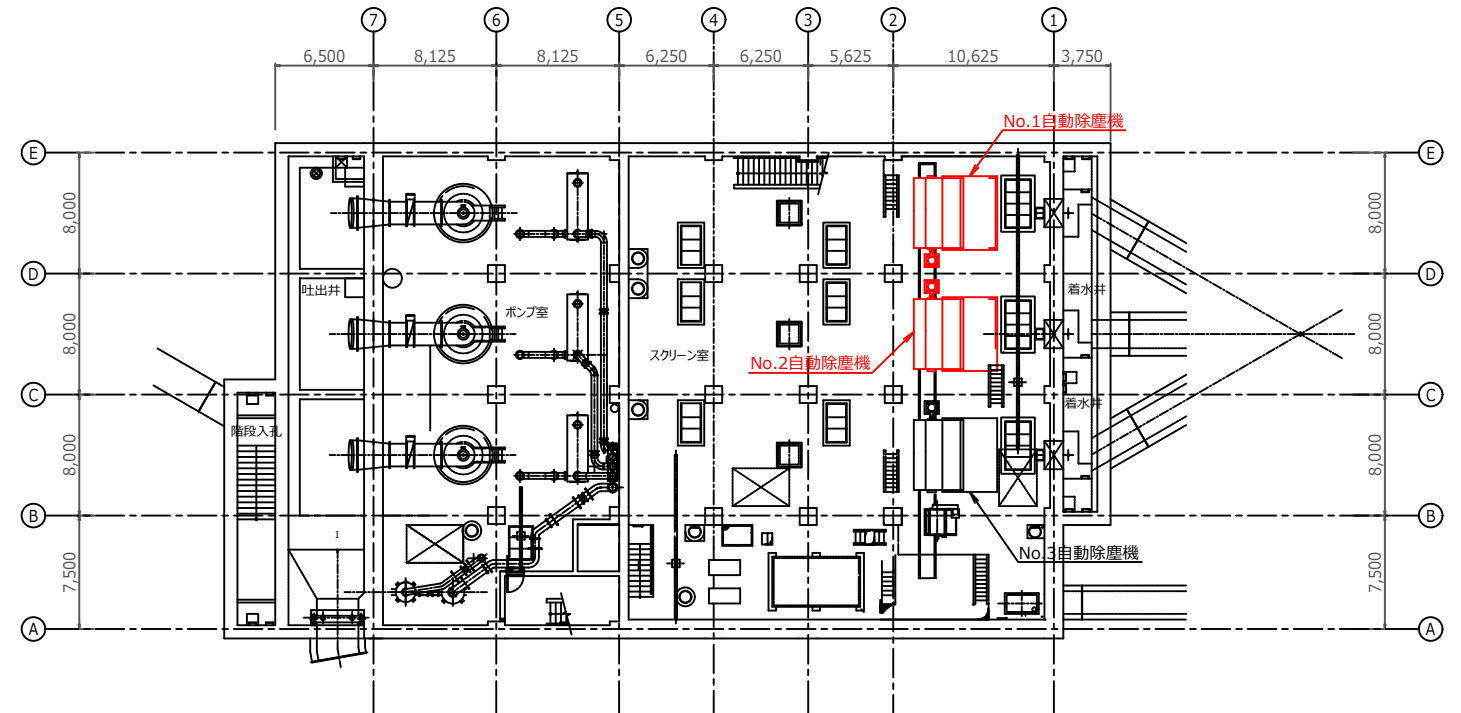


B1F平面図

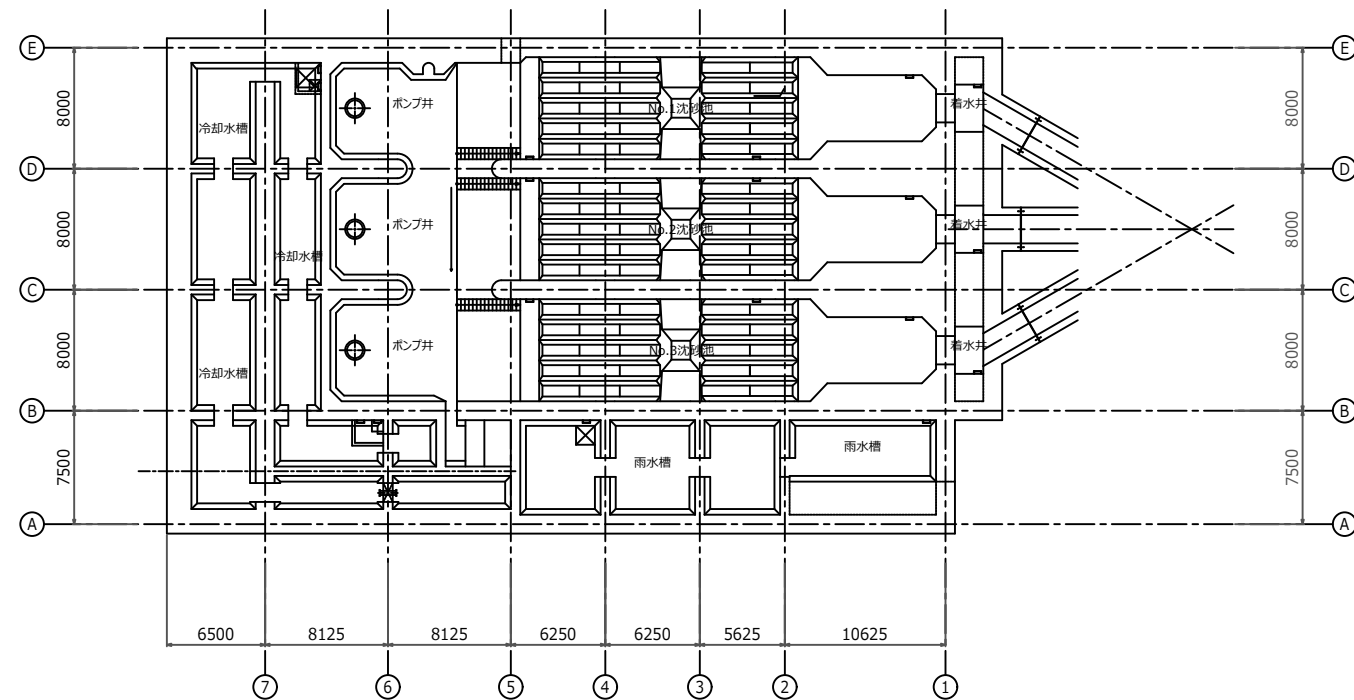

B2F平面図

今回施工箇所





豊中市上下水道局技術部下水道施設課				
工事名称	令和5年度千里園ポンプ場沈砂池設備工事			
図面名称	平面図		8葉の内5	
縮尺	1/500	令和5年4月	番号	M-4

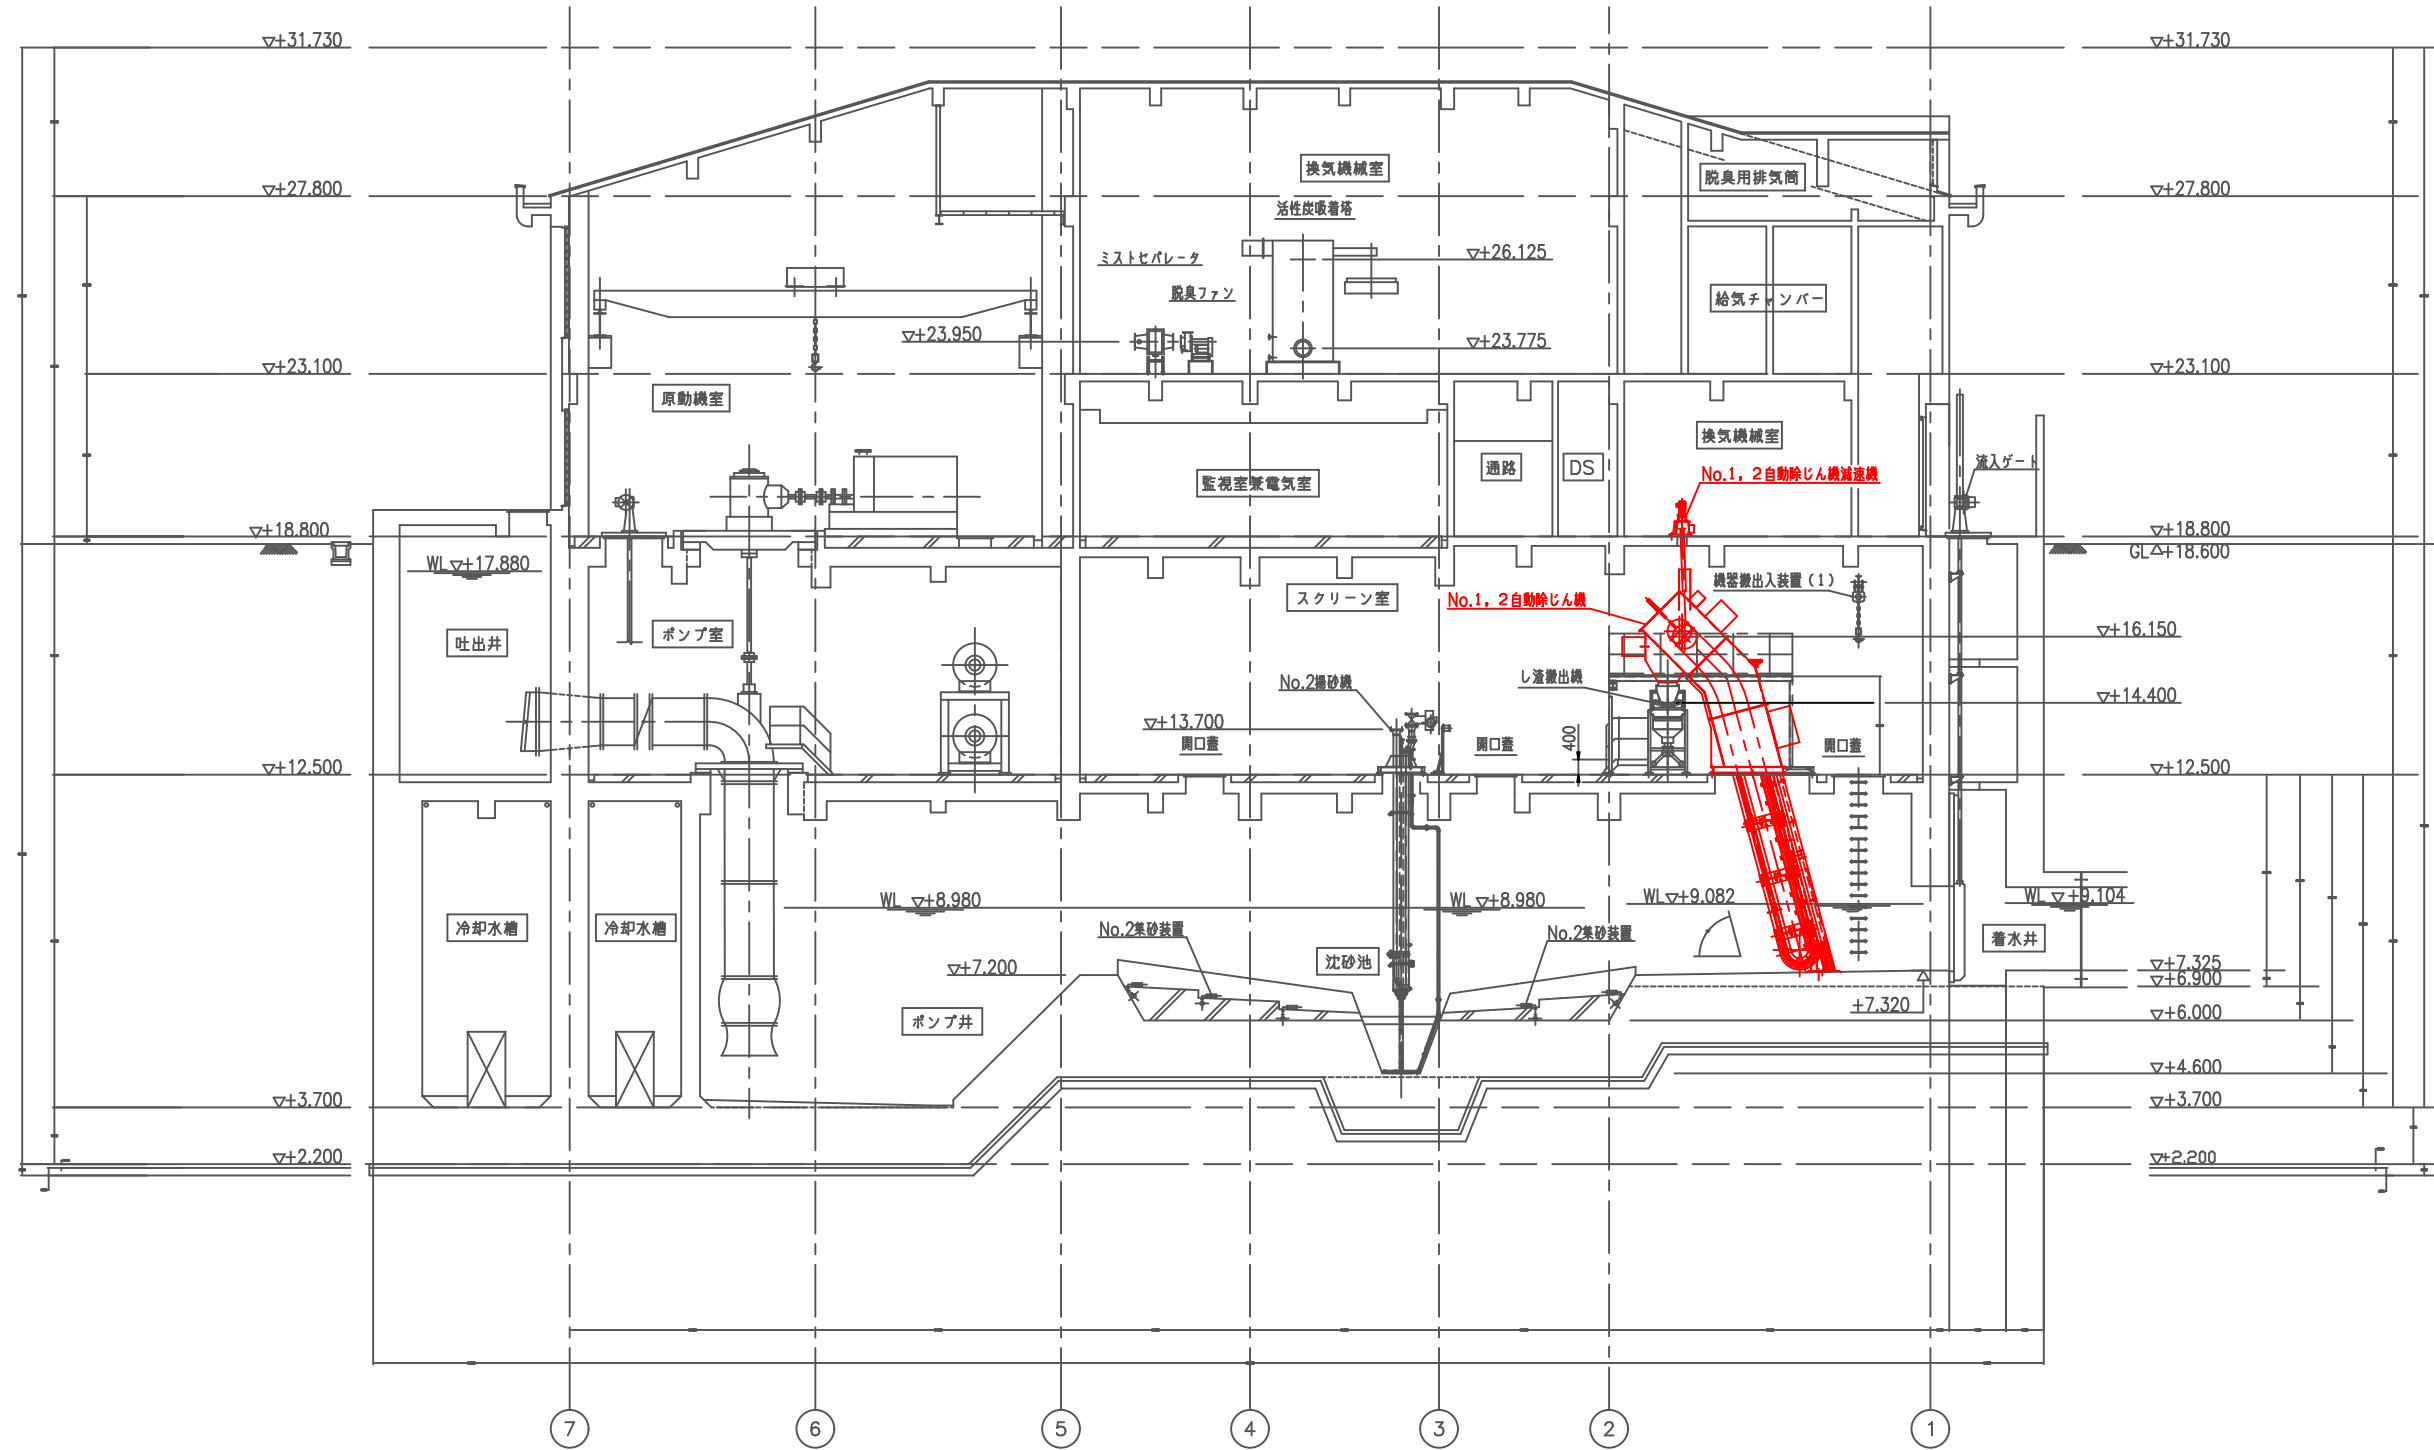

今回施工箇所

断面図

豊中市上下水道局技術部下水道施設課			
工事名称	令和5年度千里園ポンプ場沈砂池設備工事		
図面名称	断面図	8葉の内6	
縮尺	1/200	令和5年4月	番号 M-5

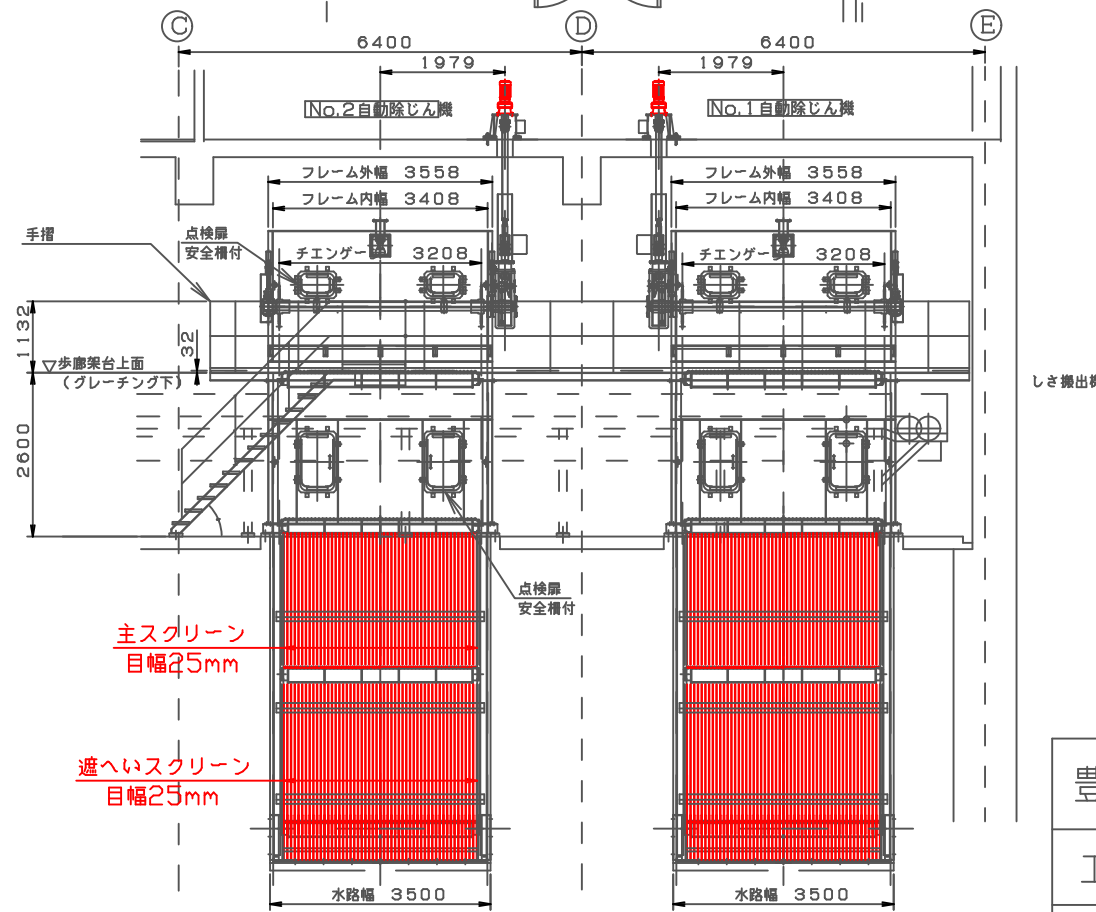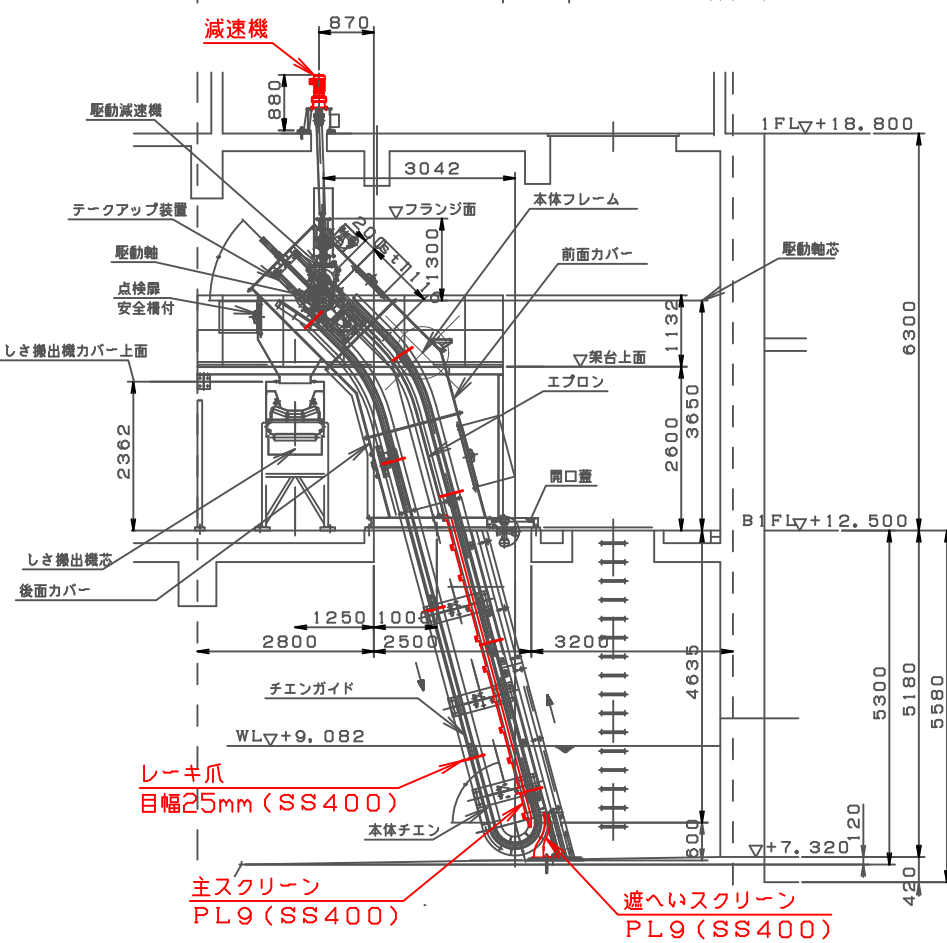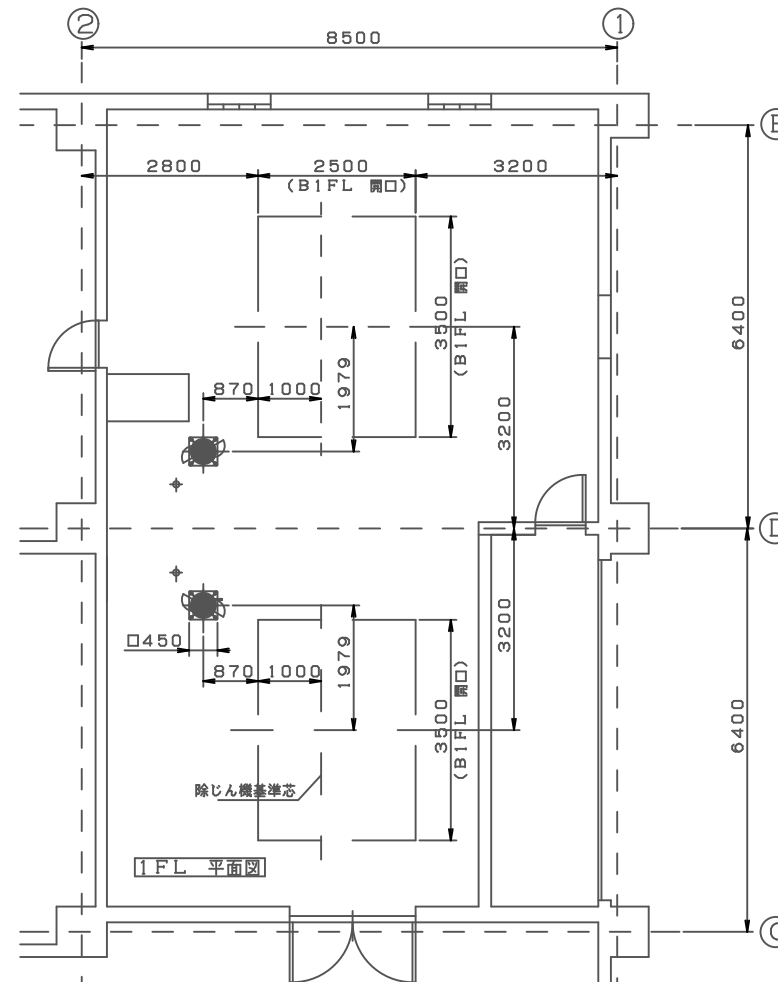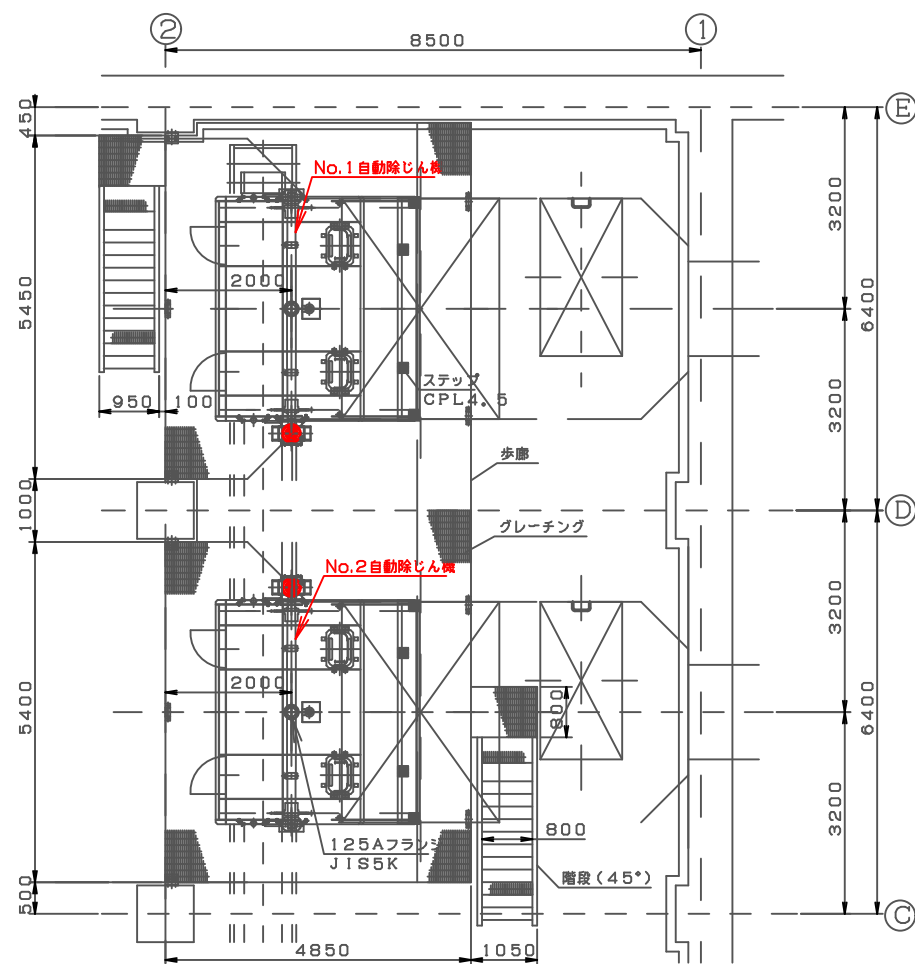





今回施工箇所

豊中市上下水道局技術部下水道施設課

工事名称 令和5年度千里園ポンプ場沈砂池設備工事

図面名称 機器組立図 8葉の内7

縮尺 1/120 令和5年4月 番号 M-6

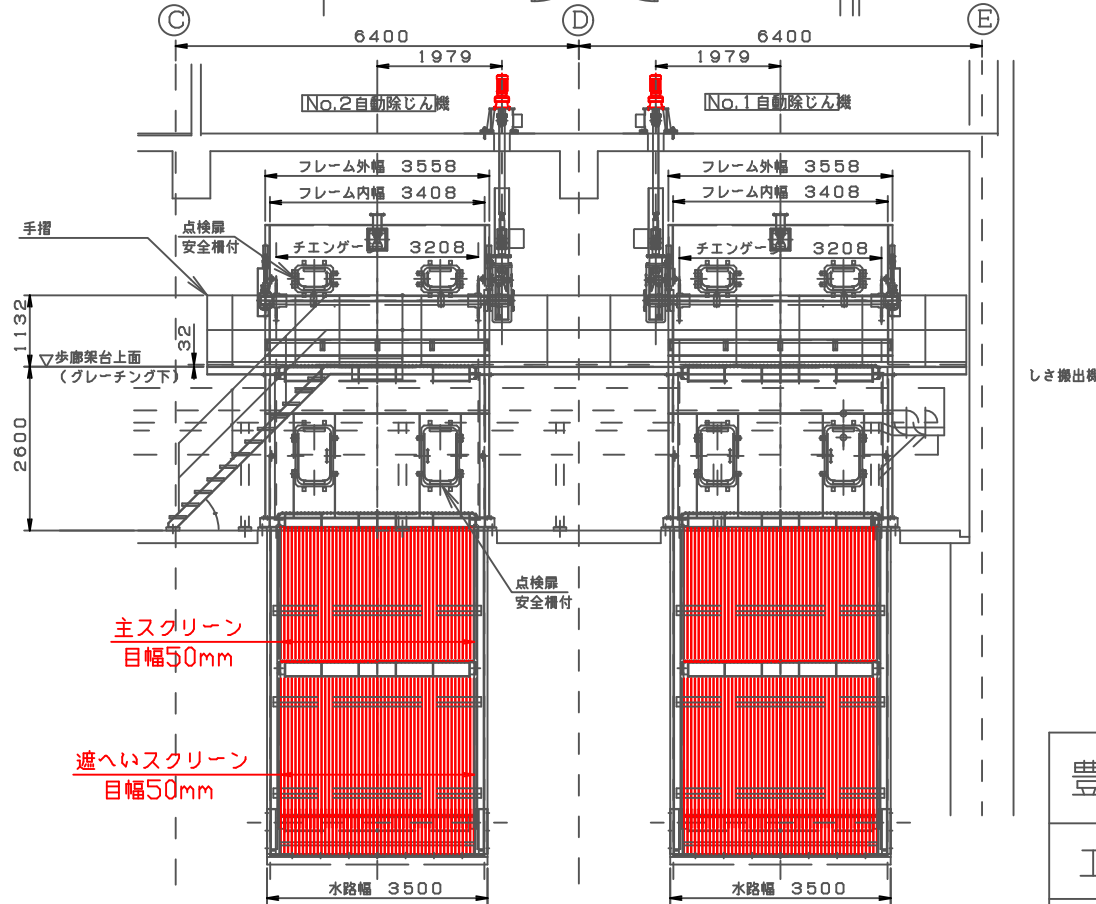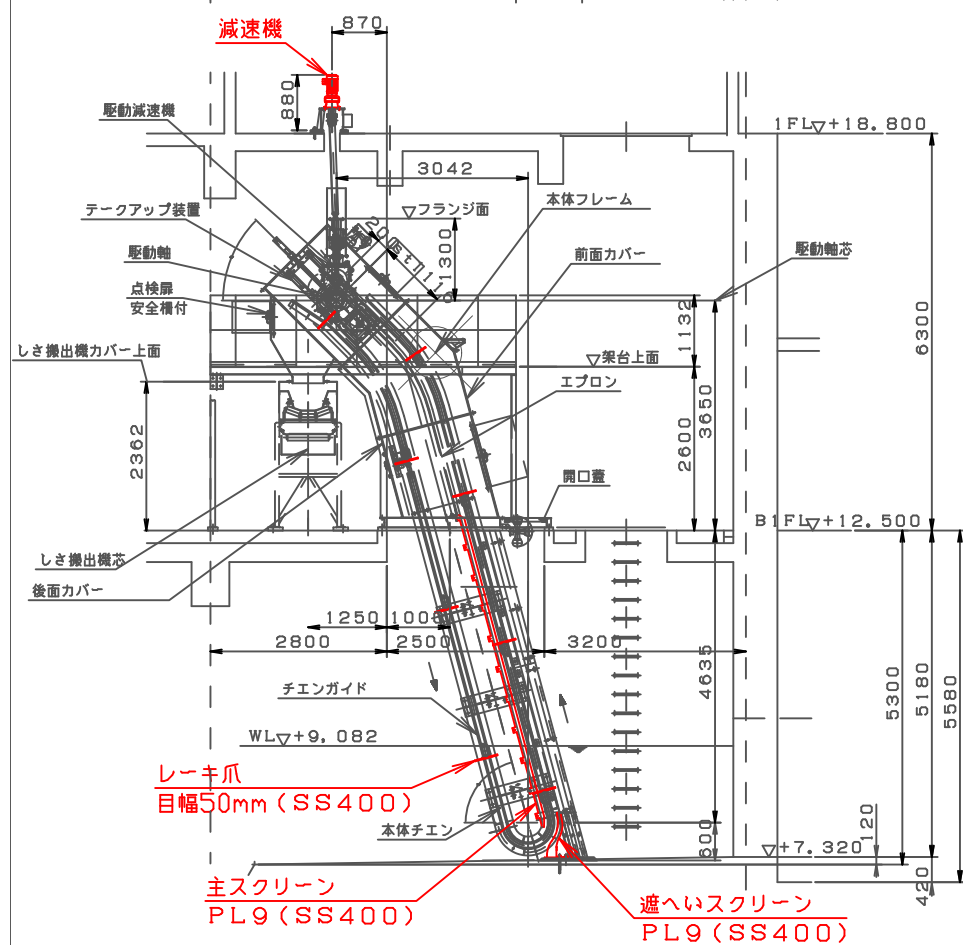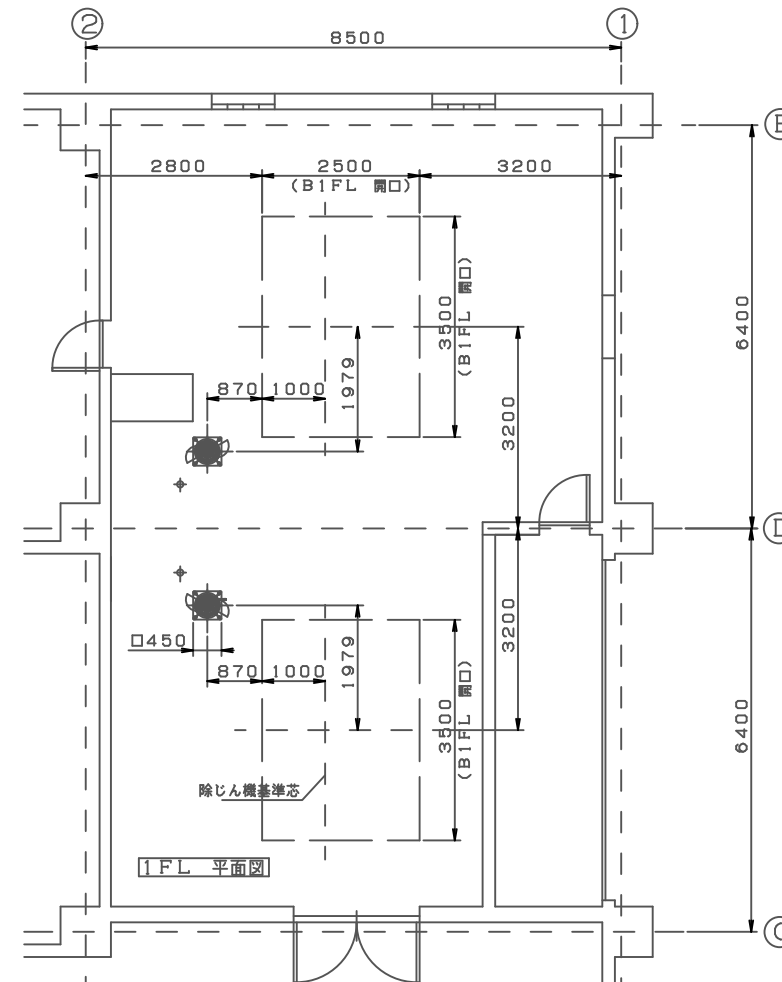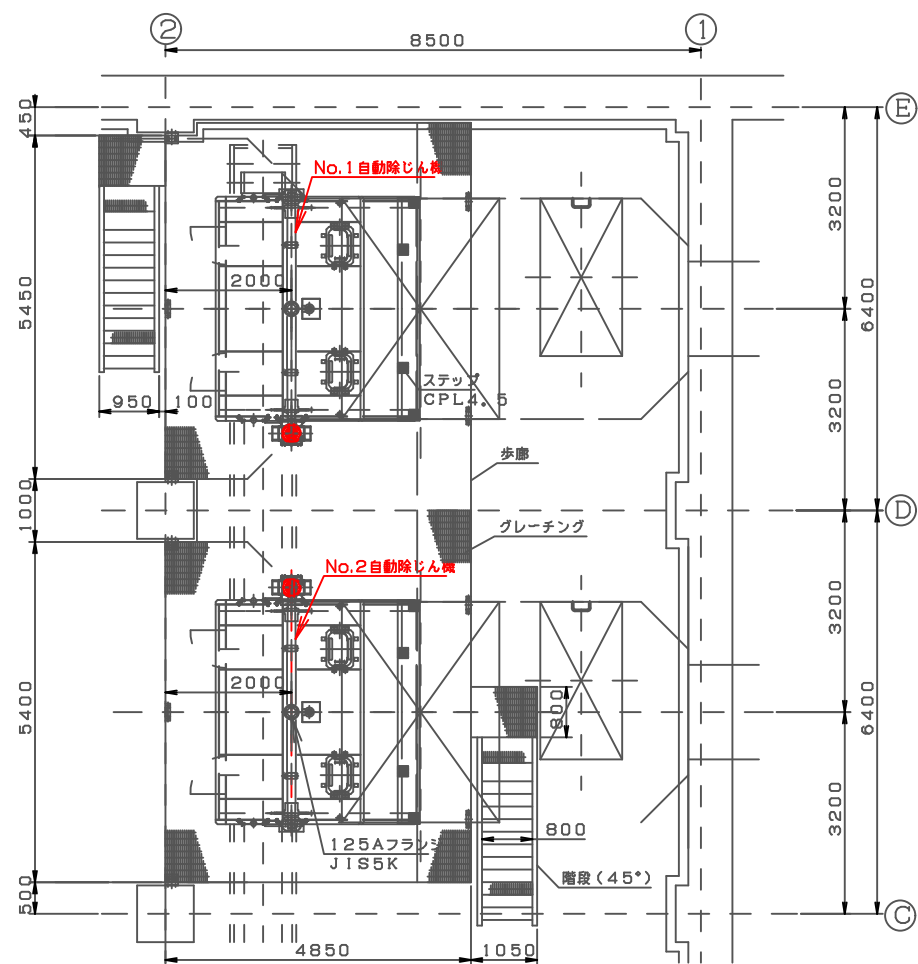

今回施工箇所

豊中市上下水道局技術部下水道施設課			
工事名称	令和5年度千里園ポンプ場沈砂池設備工事		
図面名称	撤去図	8葉の内8	
縮尺	1/120	令和5年4月	番号 M-7