
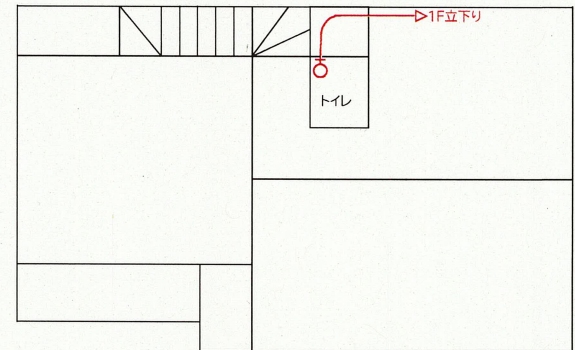


【新】

縮尺 1/100

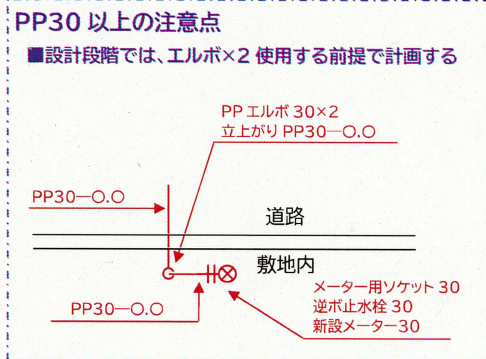

2 階平面図


作図 POINT

- 分岐部及び撤去部オフセット(状況により断面図)は分岐工事図面に記載
 - メーター上流側(共同住宅は管理分界点)は管種口径+延長、下流側は管種口径のみ記載
 - ϕ ・mmは省略
 - 図面の帯部は削除
 - 作図における基本的な部分は給水装置工事技術指針(財団法人)に準拠
- 水道用ポリエチレン一種 2 層管:PP 耐衝撃性硬質塩化ビニル管:HIVP
- 架橋ポリエチレン管:XPEP ポリブデン管:PBP

水栓番号

【旧】

設計図

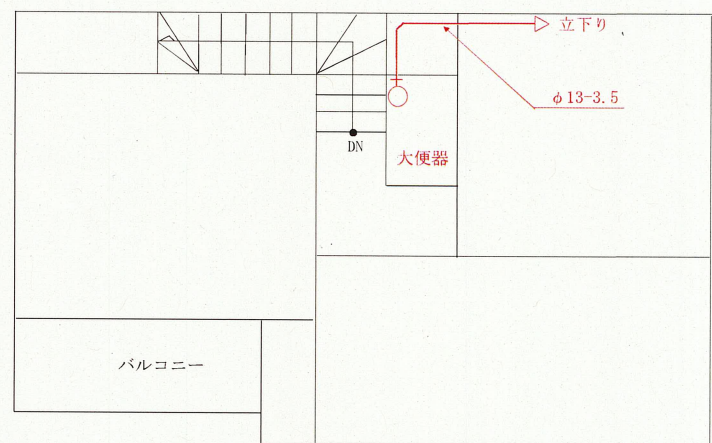

(2 階平面図)

(1 階平面図)

給水器具等の設置状況	
設置場所	器具の名称
No. ①	瞬間湯沸器
No.	
No.	
給水器具の名称は給湯器、元付浄水器・活水器等を記入。	

図面の名称 平面図	工事場所 北桜塚〇丁目〇ー〇	申込者 〇〇 〇〇	指定給水装置工事事業者 〇〇〇〇〇	主任技術者 〇〇 〇〇	縮尺 〇/〇〇	図面番号 全1の1
--------------	-------------------	--------------	----------------------	----------------	------------	--------------

図 4-23 給水装置工事図面 (作図例)