


建3

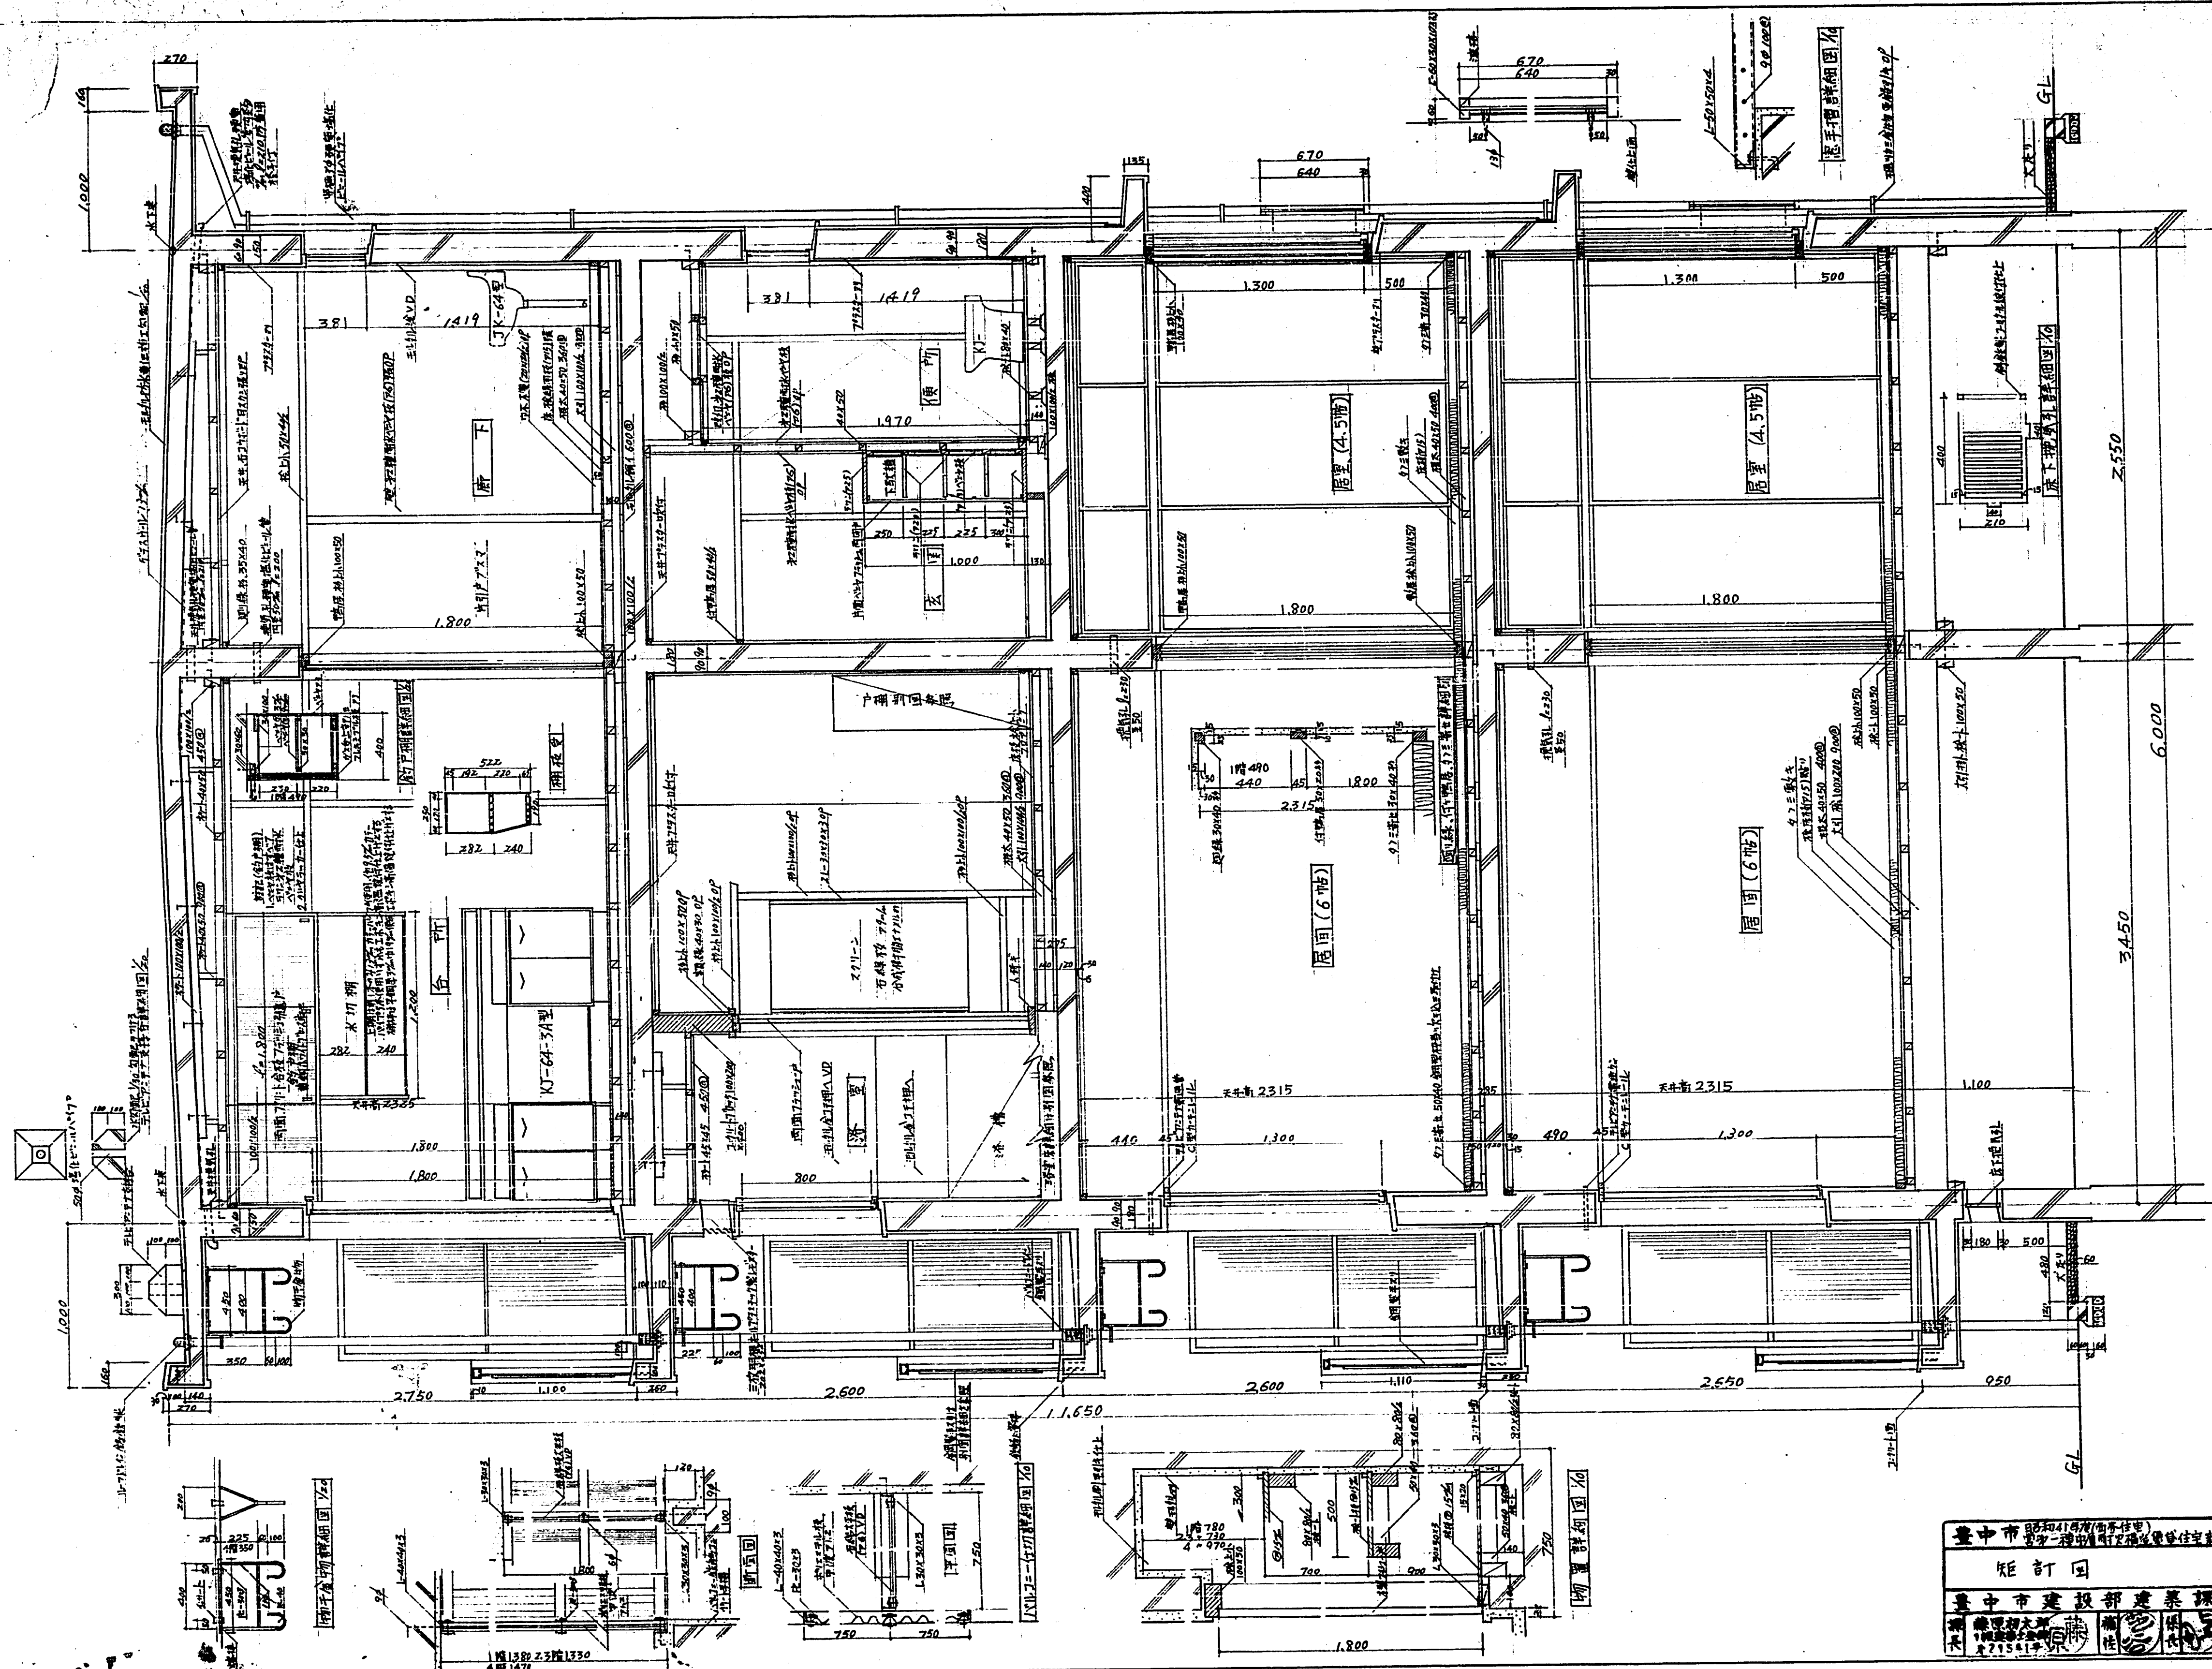


矩計 1:50


臺中市 41 路 (南平街) 第一階段開發計畫暨住宅新建工程			
矩計圖			S: 1/50
臺中市建設部建築課 40.6.1			
設計	繪圖	監製	校核
王其行	王其行	王其行	王其行

建 5


記号	SD 1	玄関 (KT-64)	SD 2	居室 (6帖)	SAD	P.S	WD 2	物置	SAD 2	廊下	SD 1	居室 (4.5帖)	SD 2	台所	SD 3	浴室
型式	片開スライド		引違サッシ		片開スライド	L-40x40x3 R-1.3	片開スライド		片開スライド	引違サッシ	片開スライド	引違サッシ	引違サッシ	引違サッシ	引違サッシ	
見込	36		71-A 86		40		30		40		71-A 86		71-A 86		71-A 86	
硝子	網入 (76.8)		トウイマ								トウイマ		トウイマ		スリマ	
仕上	内外種々OP		内外種々OP		内外種々OP		内外種々OP		内外種々OP		内外種々OP		内外種々OP		内外種々OP	
金物	金物一式		金物一式		金物一式		金物一式		金物一式		金物一式		金物一式		金物一式	
数量	1戸に1		1戸に1		2戸に1		1戸に1		1階段に1		1戸に1		1戸に1		1戸に1	

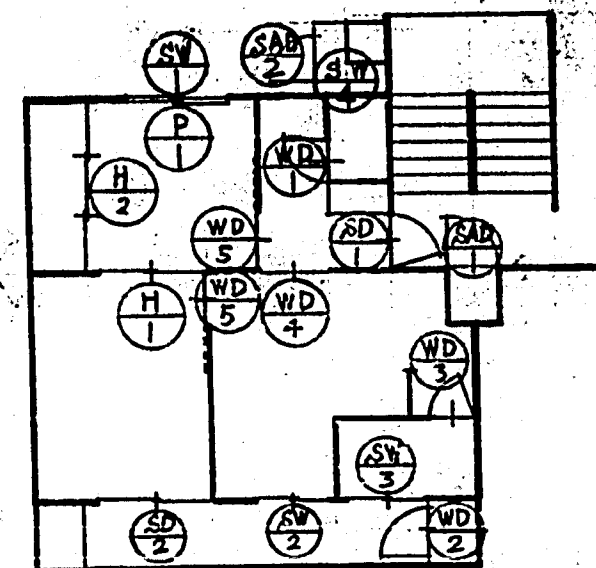


記号	SD 4	傾所廊下	WD 1	傾所	WD 5	居室	WD 4	傾所廊下	H 1	居室	H 2	居室 (4.5帖)	WD 3	浴室	P 1	居室 4.5帖
型式	2連スライド		片開スライド	氷種サッシ	片開スライド	片開スライド	片開スライド	引違サッシ	引違サッシ	3枚引違サッシ	3枚引違サッシ	3枚引違サッシ	片開スライド	氷種サッシ	引違サッシ	
見込	71-A 25		30		30		30		20		20		30		25	
硝子	クモリマ						型ガラス (74)									
仕上	内外種々OP		内外種々OP		内外種々OP	内外種々OP	内外種々OP	新島サッシ	新島サッシ	新島サッシ	新島サッシ	新島サッシ	内外種々OP		内外種々OP	
金物	金物一式		金物一式		金物一式	金物一式	金物一式	金物一式	金物一式	金物一式	金物一式	金物一式	金物一式		金物一式	
数量	1戸に1		1戸に1		1戸に1	1戸に1	1戸に1	1戸に1	1戸に1	1戸に1	1戸に1	1戸に1	1戸に1		1戸に1	

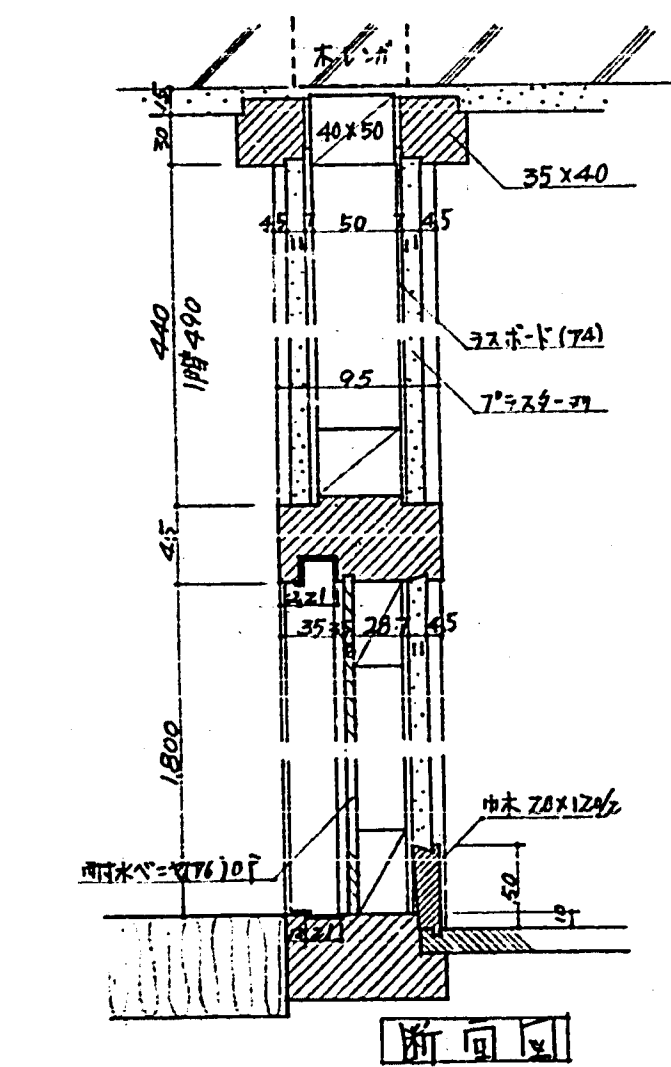


断面図 1/4

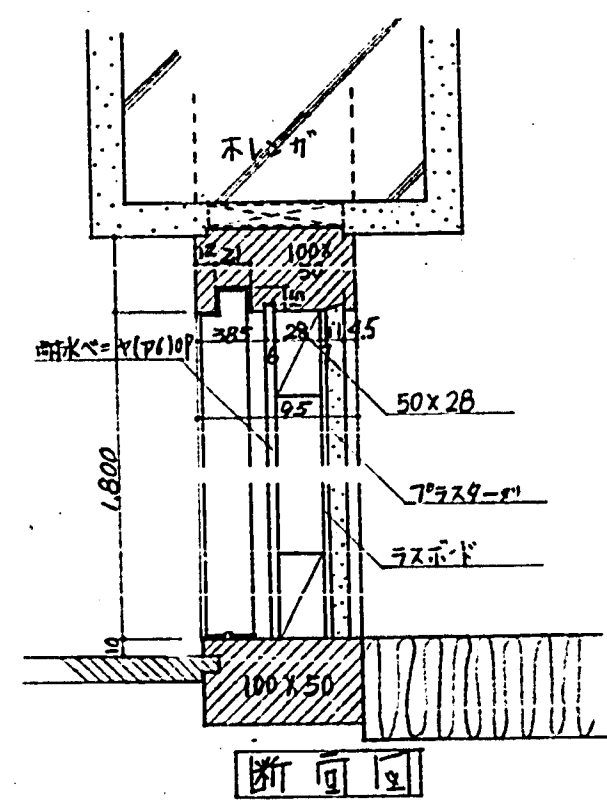


断面図 1/4

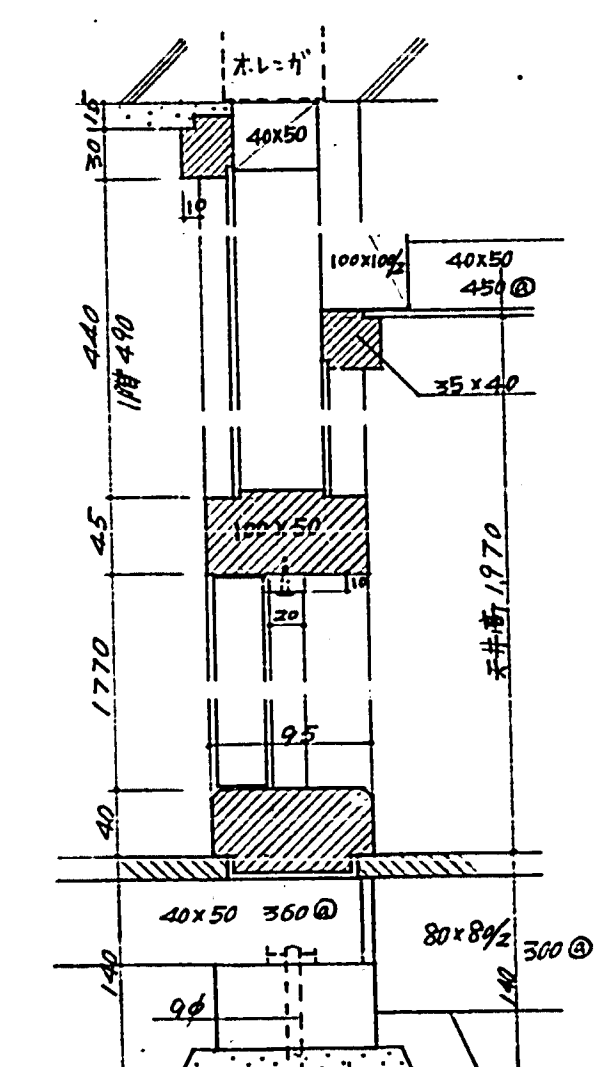


傾所出入口廻り詳細図 1/4

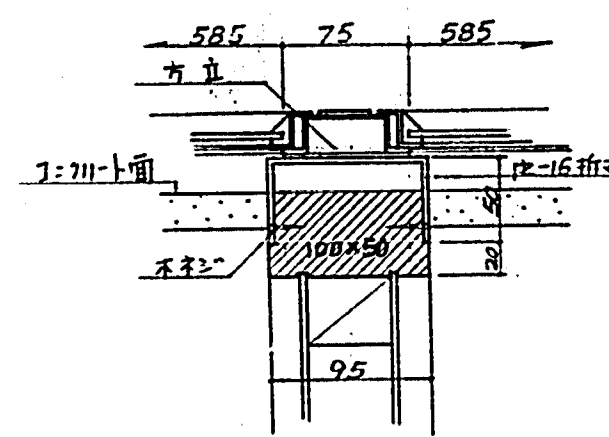


スリ出窓方廻り詳細図 1/4

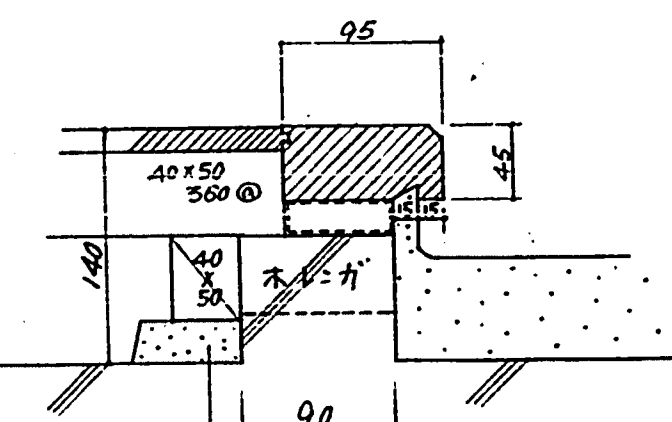

玄関上り框詳細図 1/4

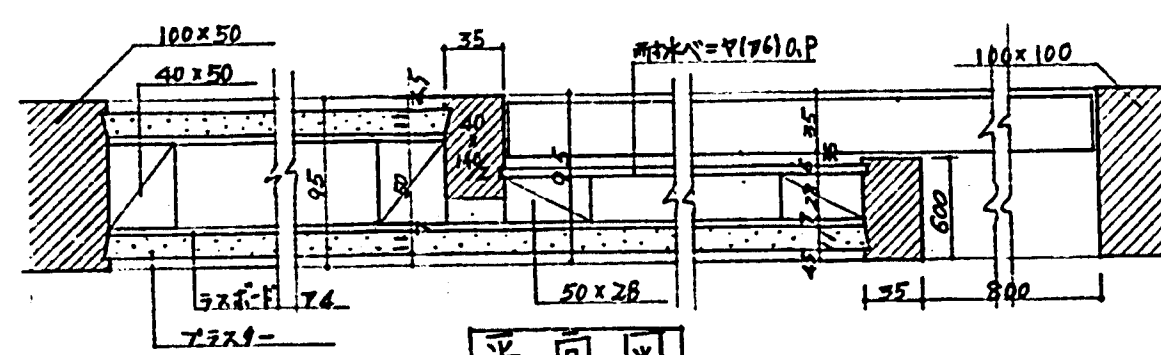


平面図 1/4

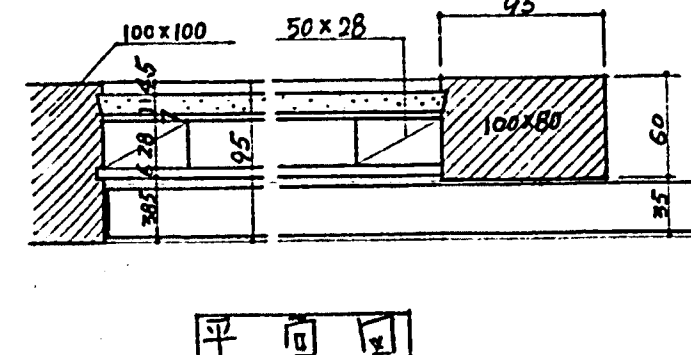

片引硝子戸廻り詳細図 1/4

臺中市第41期(第1回)新設住宅建設事業	運具表、概詳細図	S: 1/10, 1/4
臺中市建設部建築課	40.6.1	
課長 林文郎	主任 林文郎	技士 林文郎


建 8

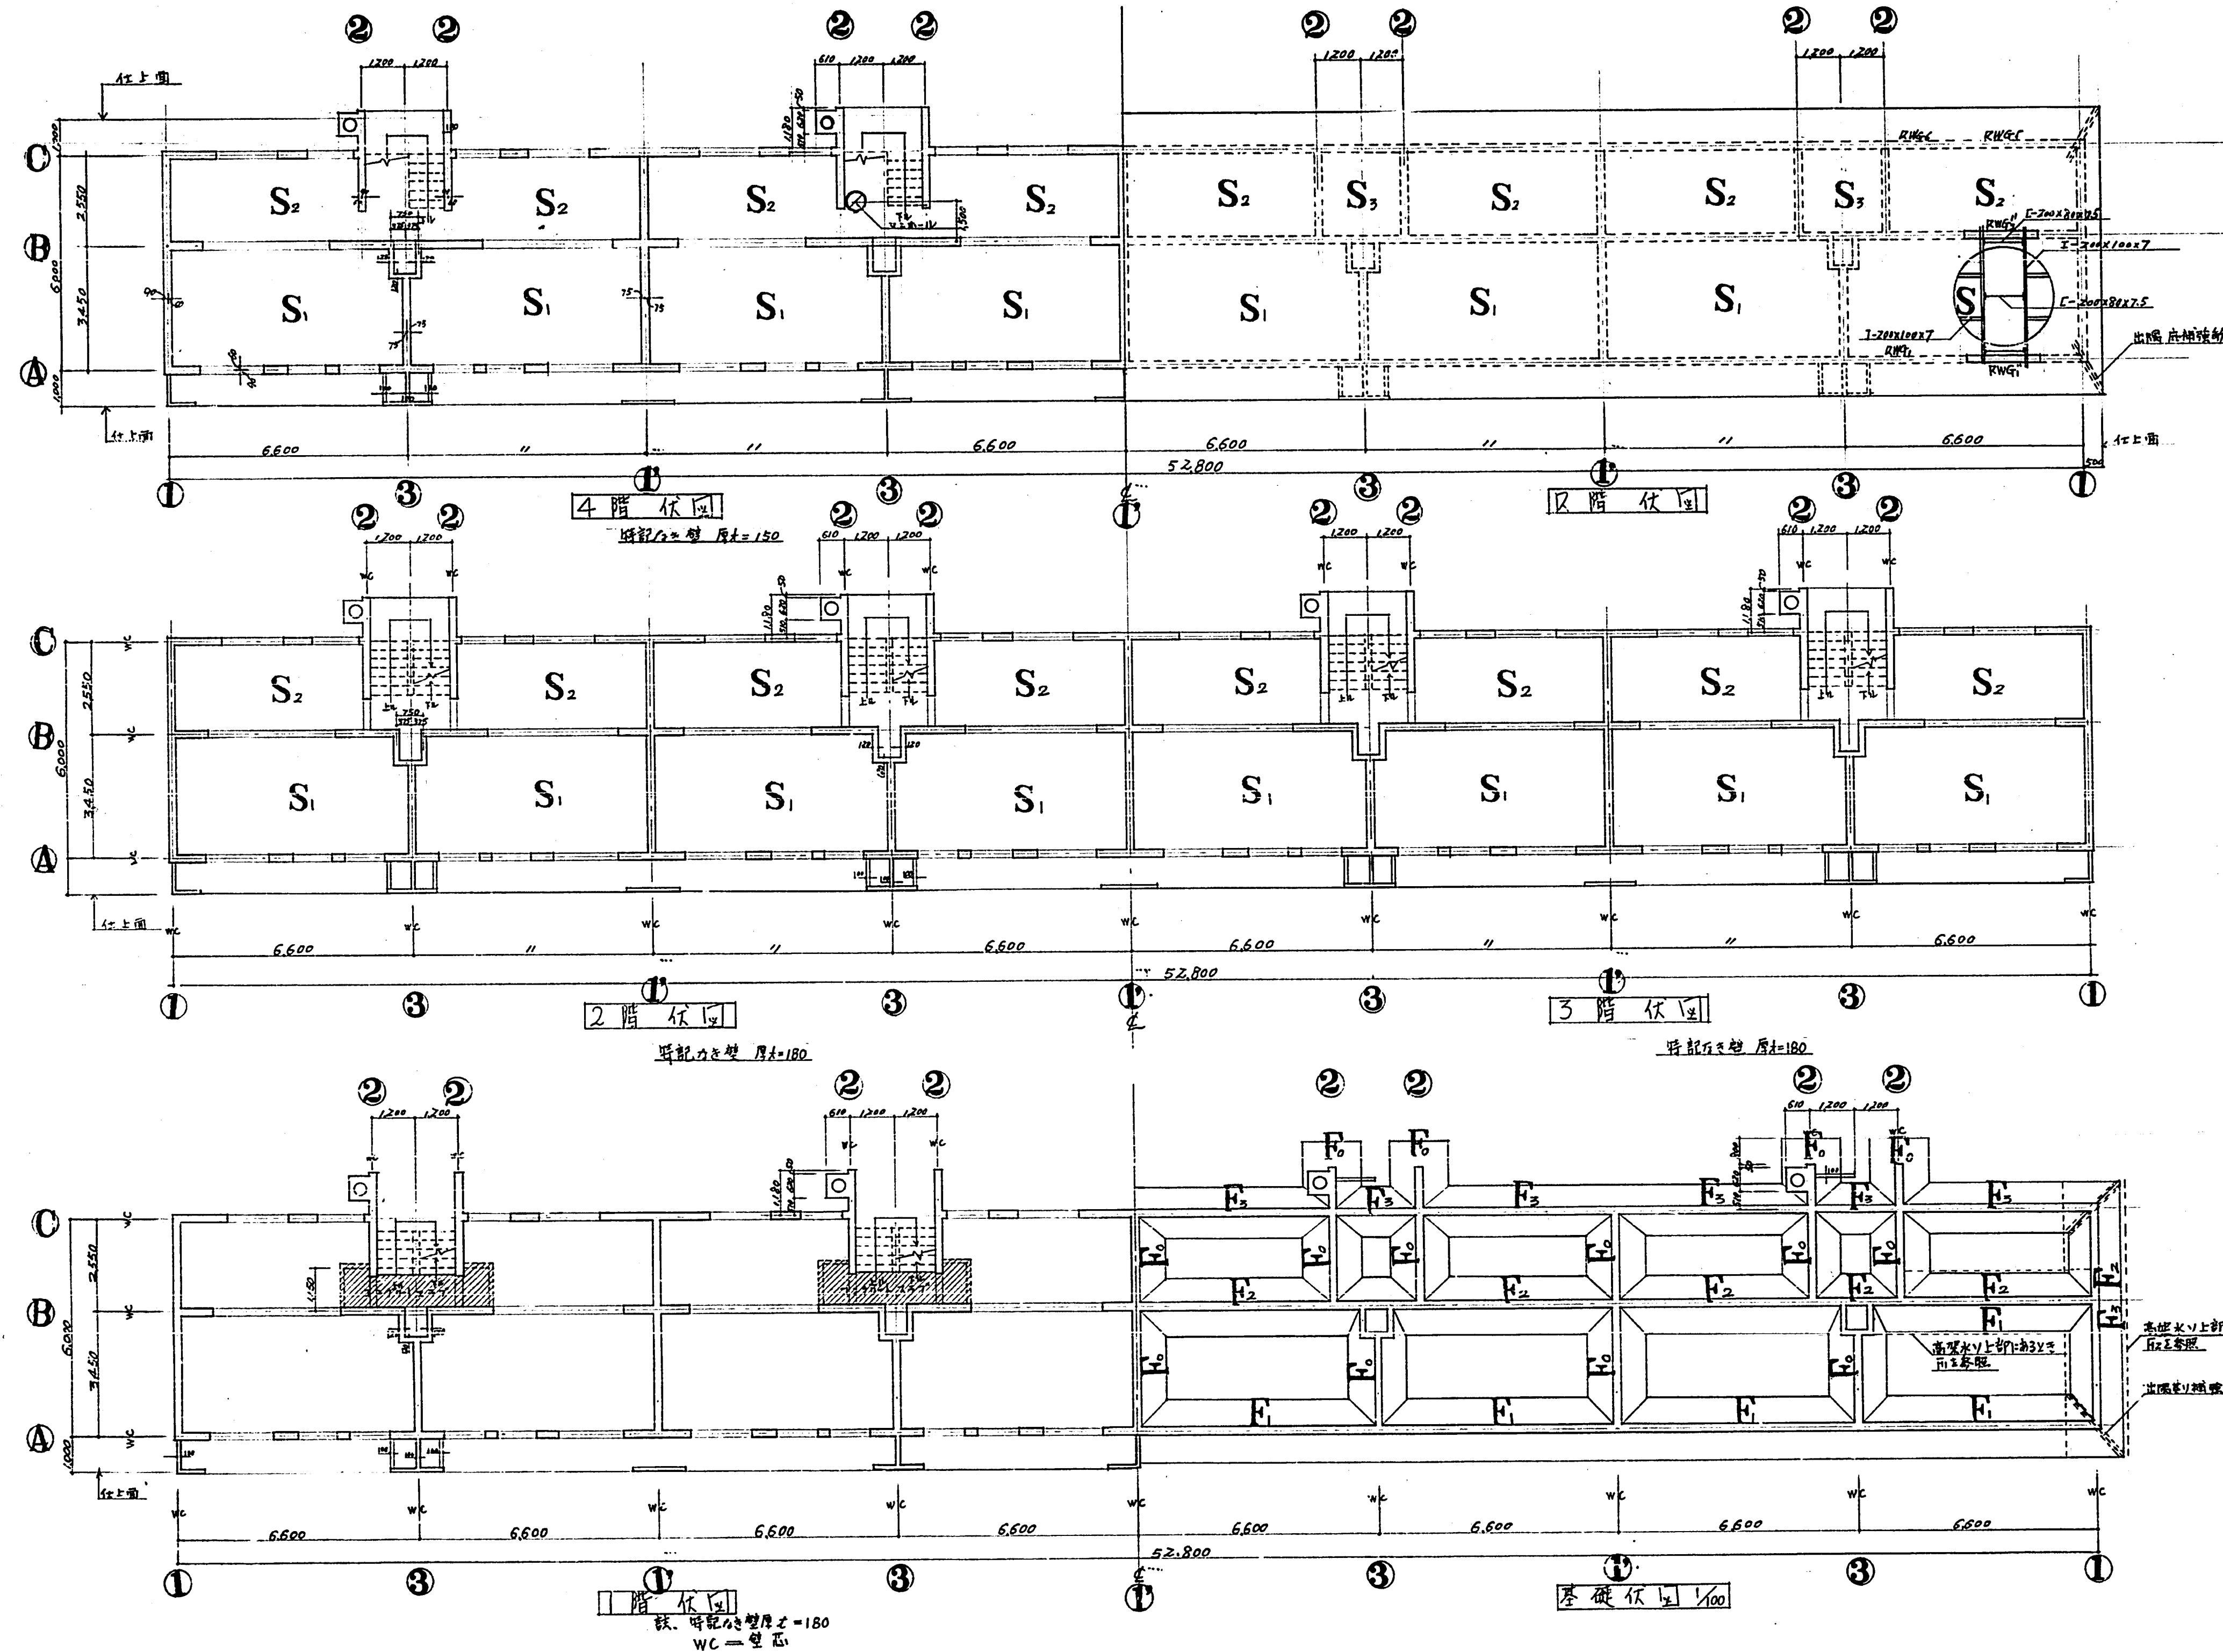

梁断面リスト 1/30

注: 下記リスト以外 特設力型 R/S/T 等は設計図書

階	WG ¹¹		WG ³¹	
	断面	中央	断面	中央
上階	7-15φ	7-15φ	4-16φ	7-16φ
下階	5-18φ	7-18φ	3-16φ	4-16φ
S	2-9φ-250	2-9φ-250	2-9φ-250	2-9φ-250

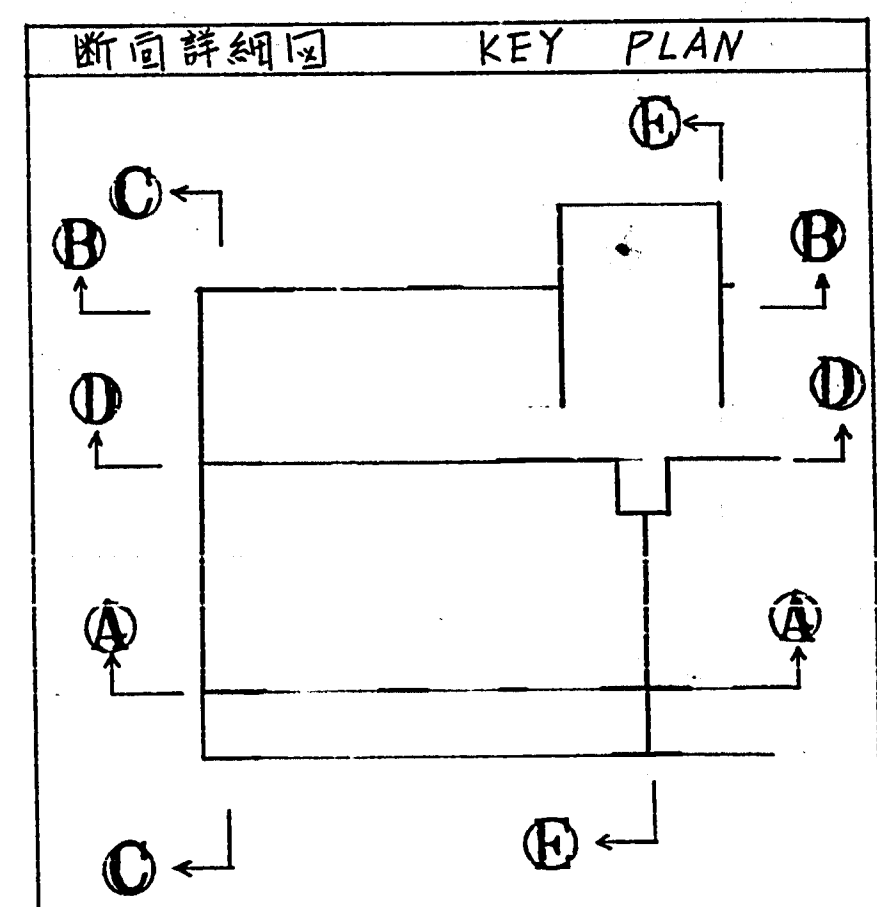


臺中市 豐安里 中興路 廣安里 住宅新築工事

界伏図 S: 1/100


臺中市建設部建築課

建築師 謝安邦 謝安邦 謝安邦







2715412

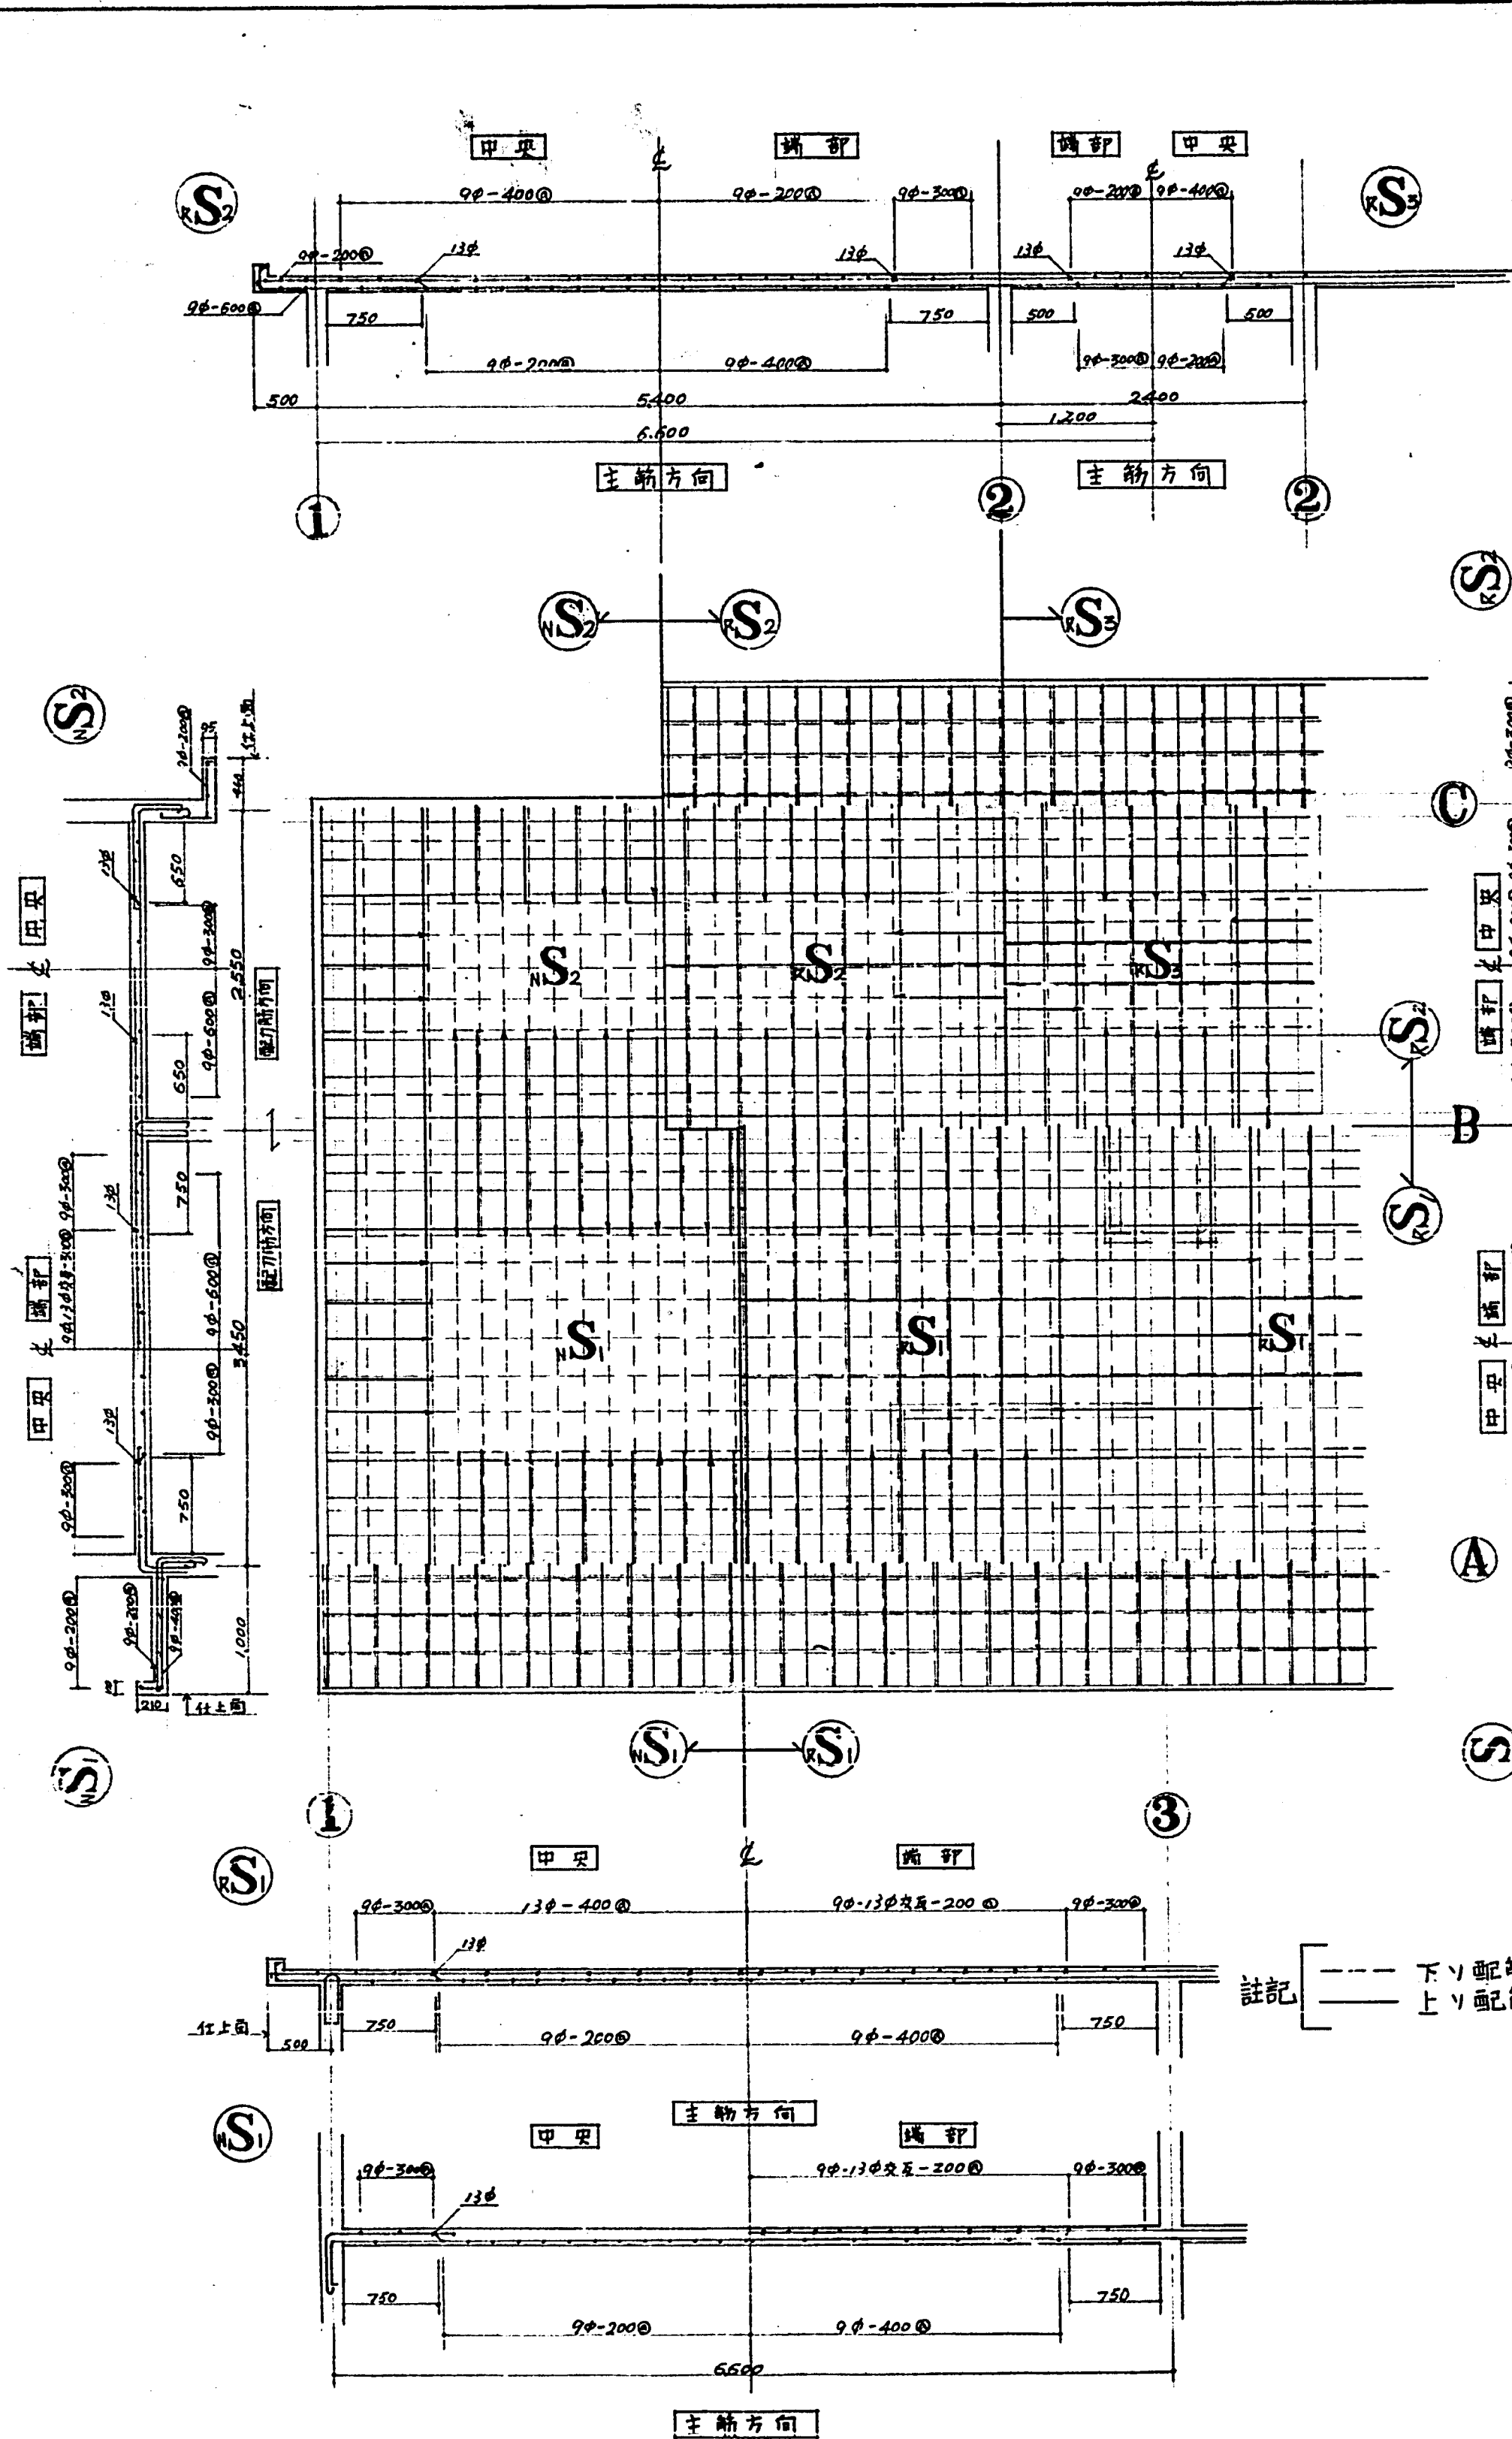


基礎断面11-1 1/50 地耐力 $F_0 = 8.0 \text{ T/m}^2$

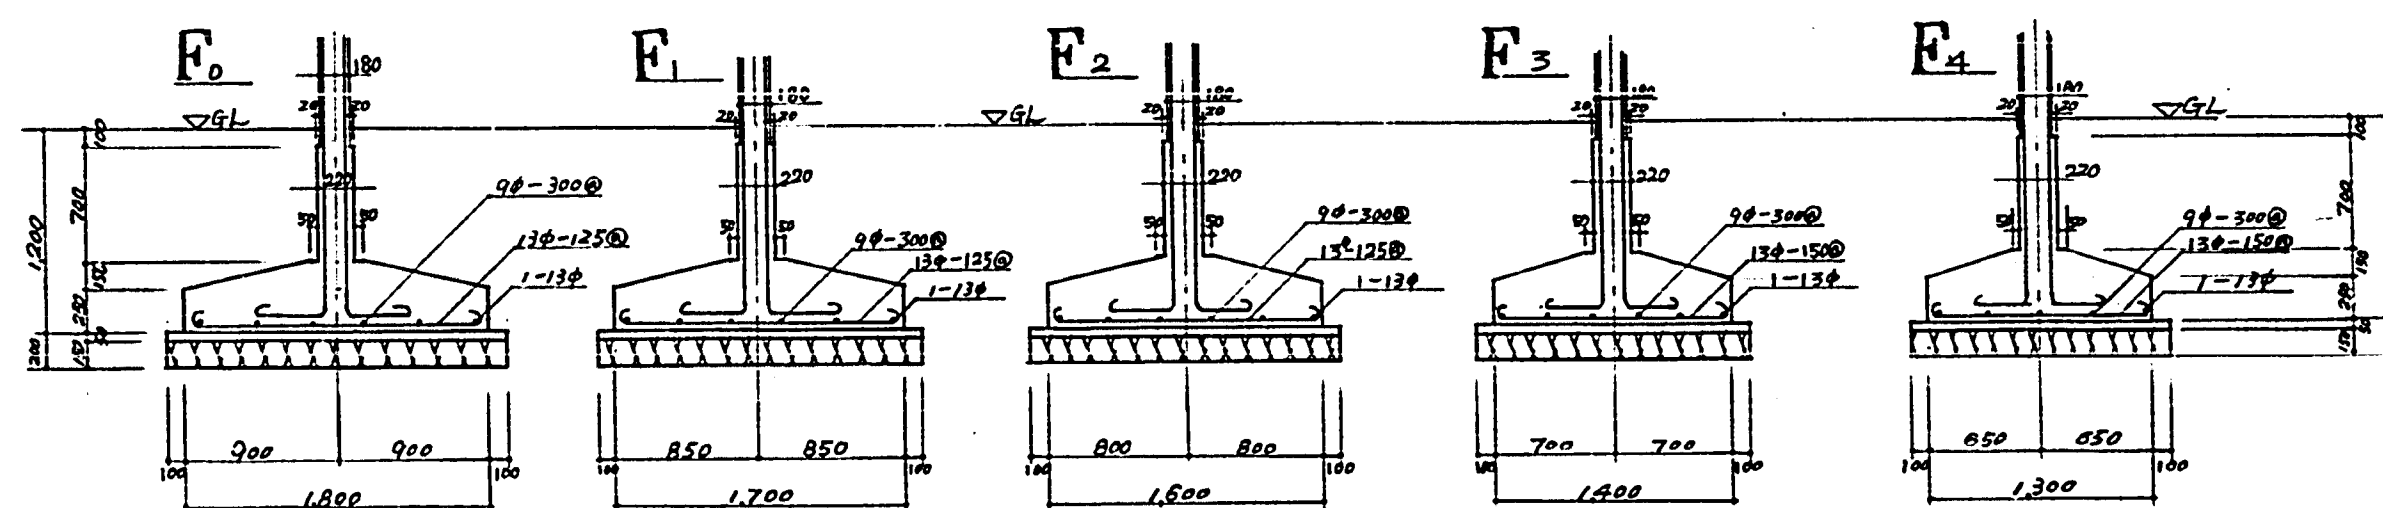



臺中市明和里(同里)第一種市街地建築使用分區建築工程
 床版、基礎、柱、各配筋圖 S: 1/50
 臺中市建設部建築課
 繪圖: 謝國雄
 校對: 謝國雄
 日期: 77.5.15

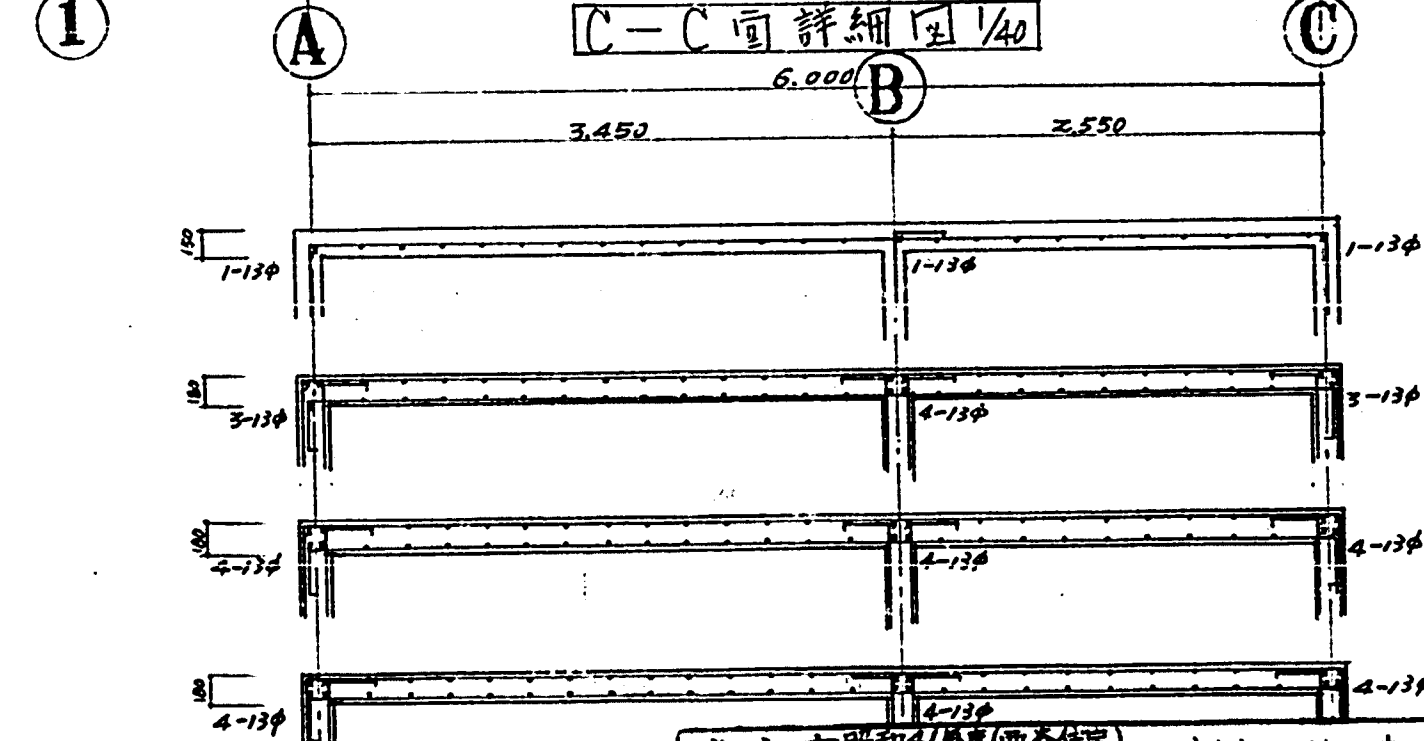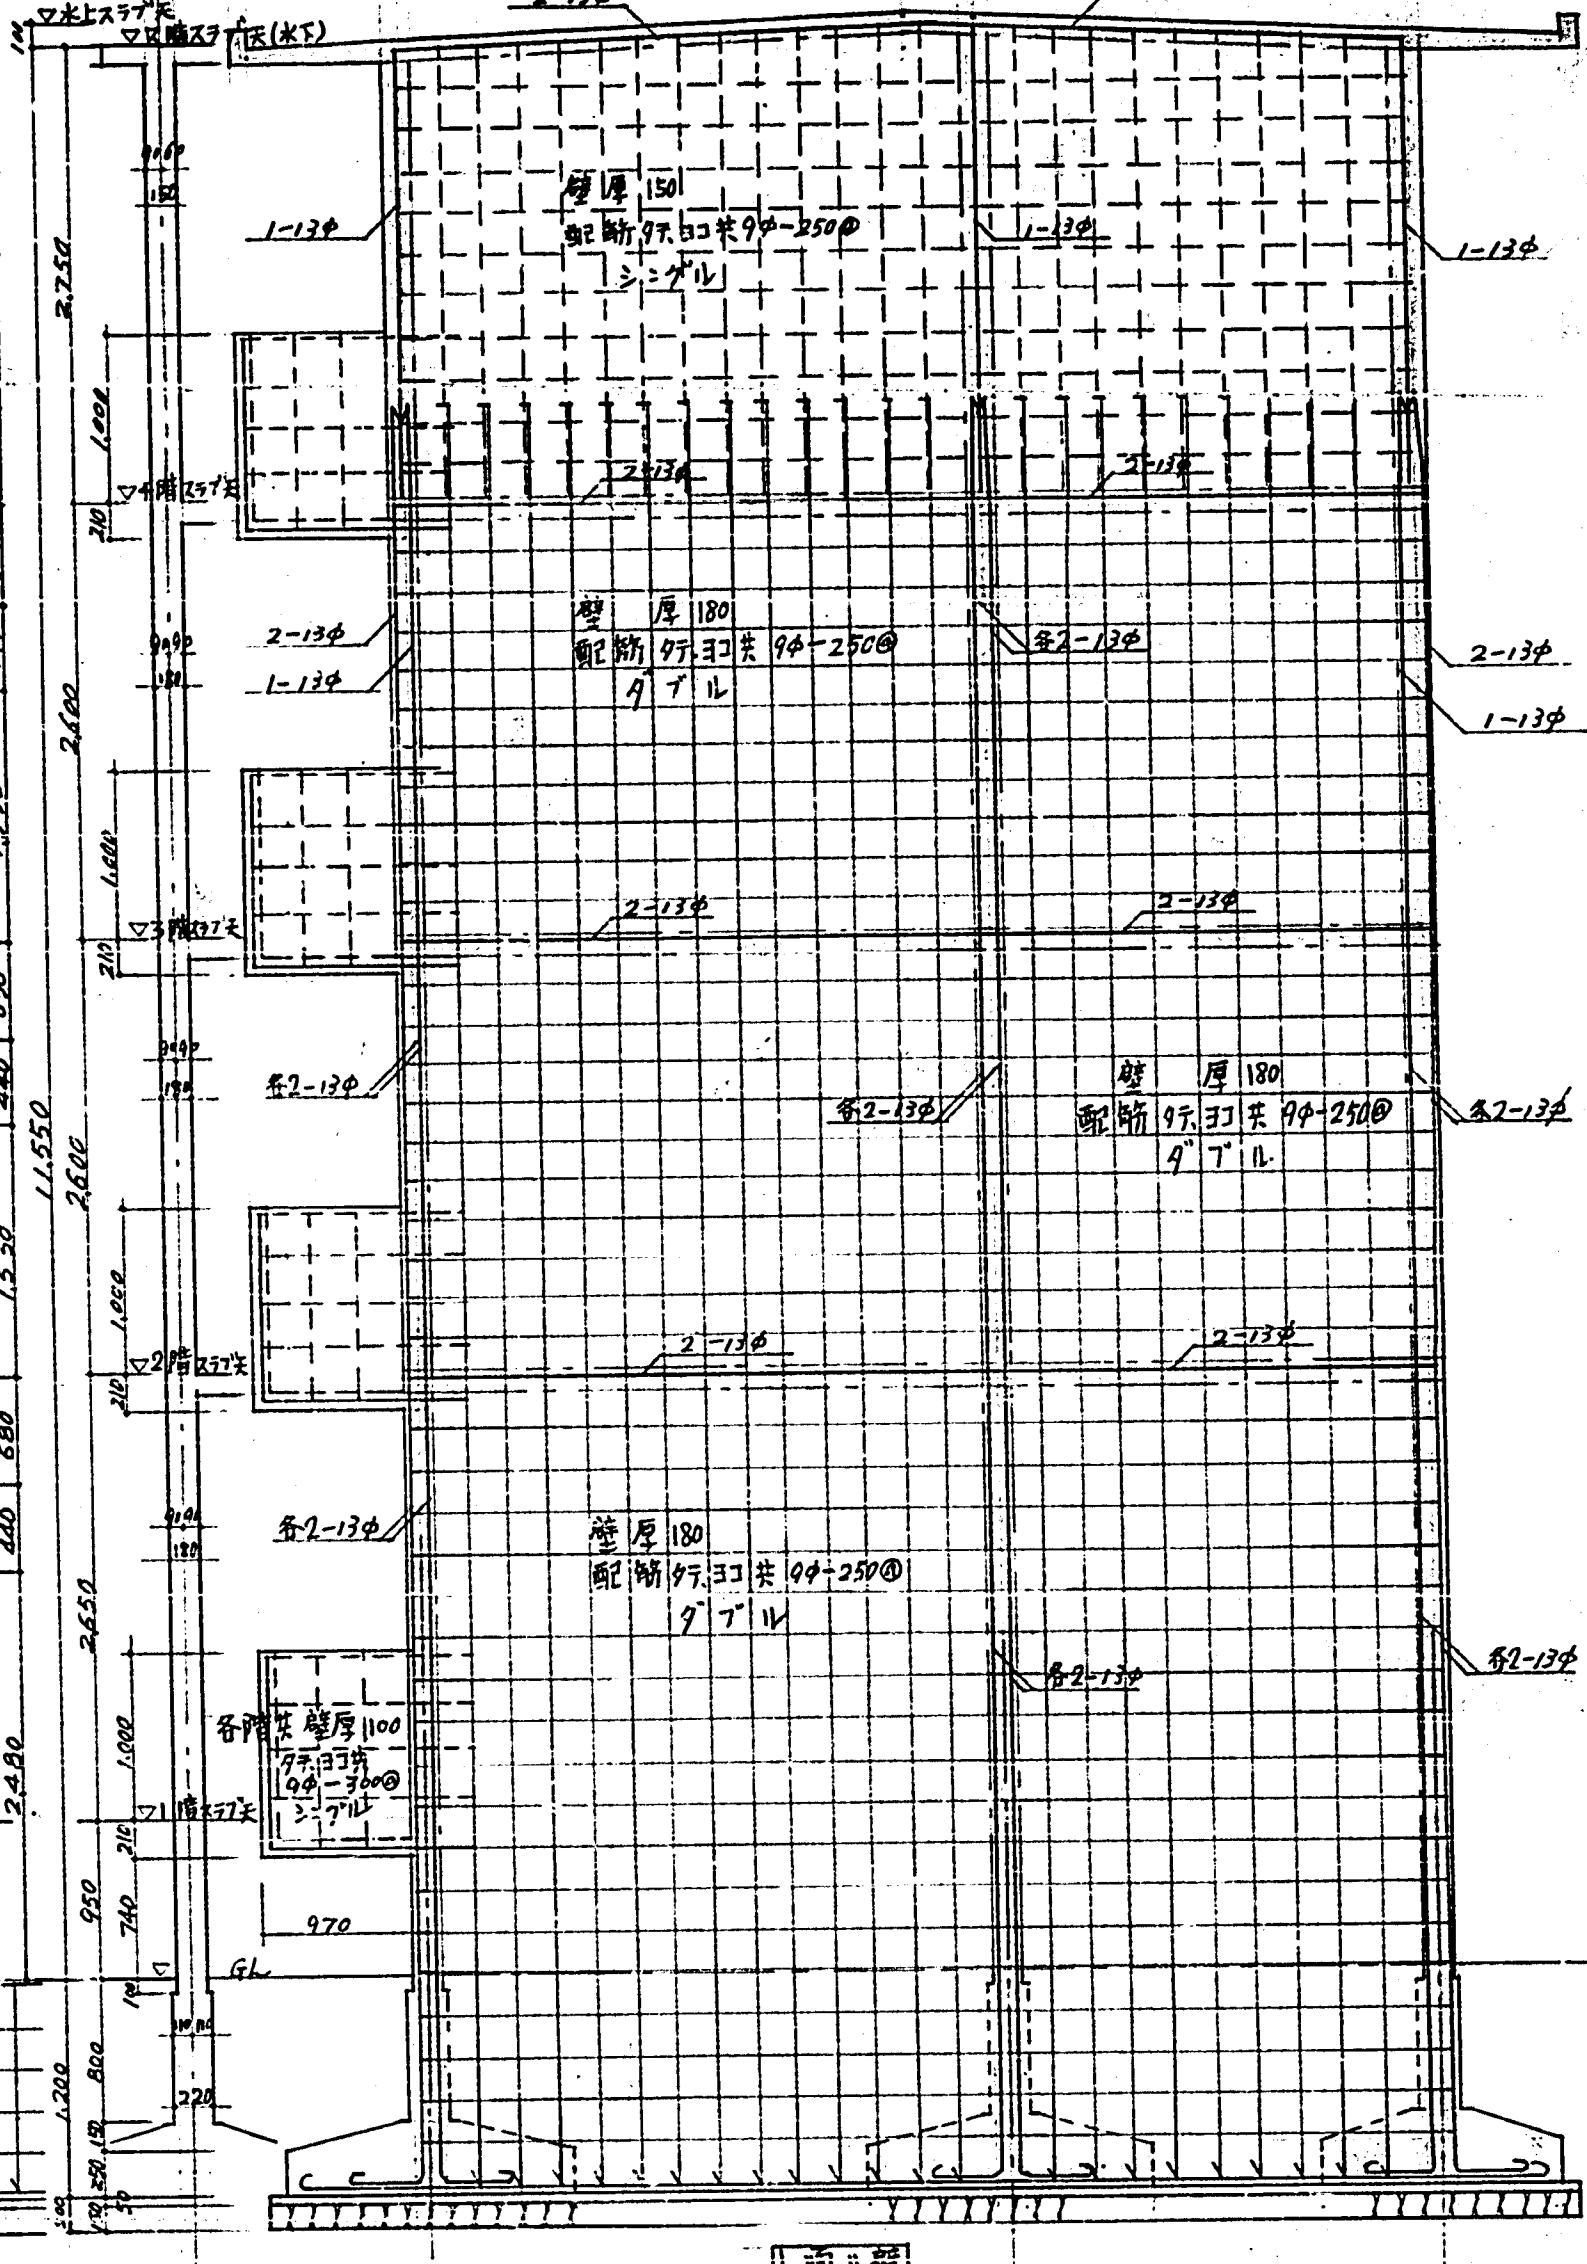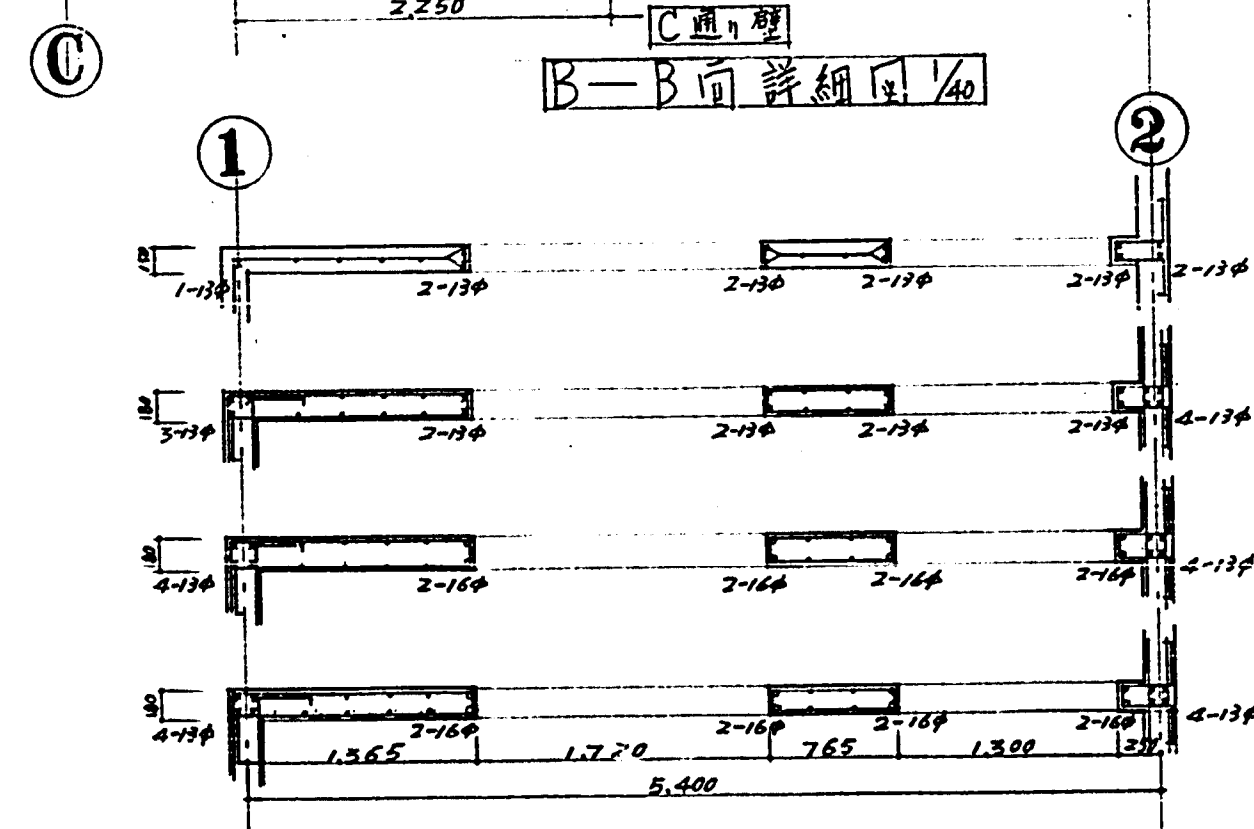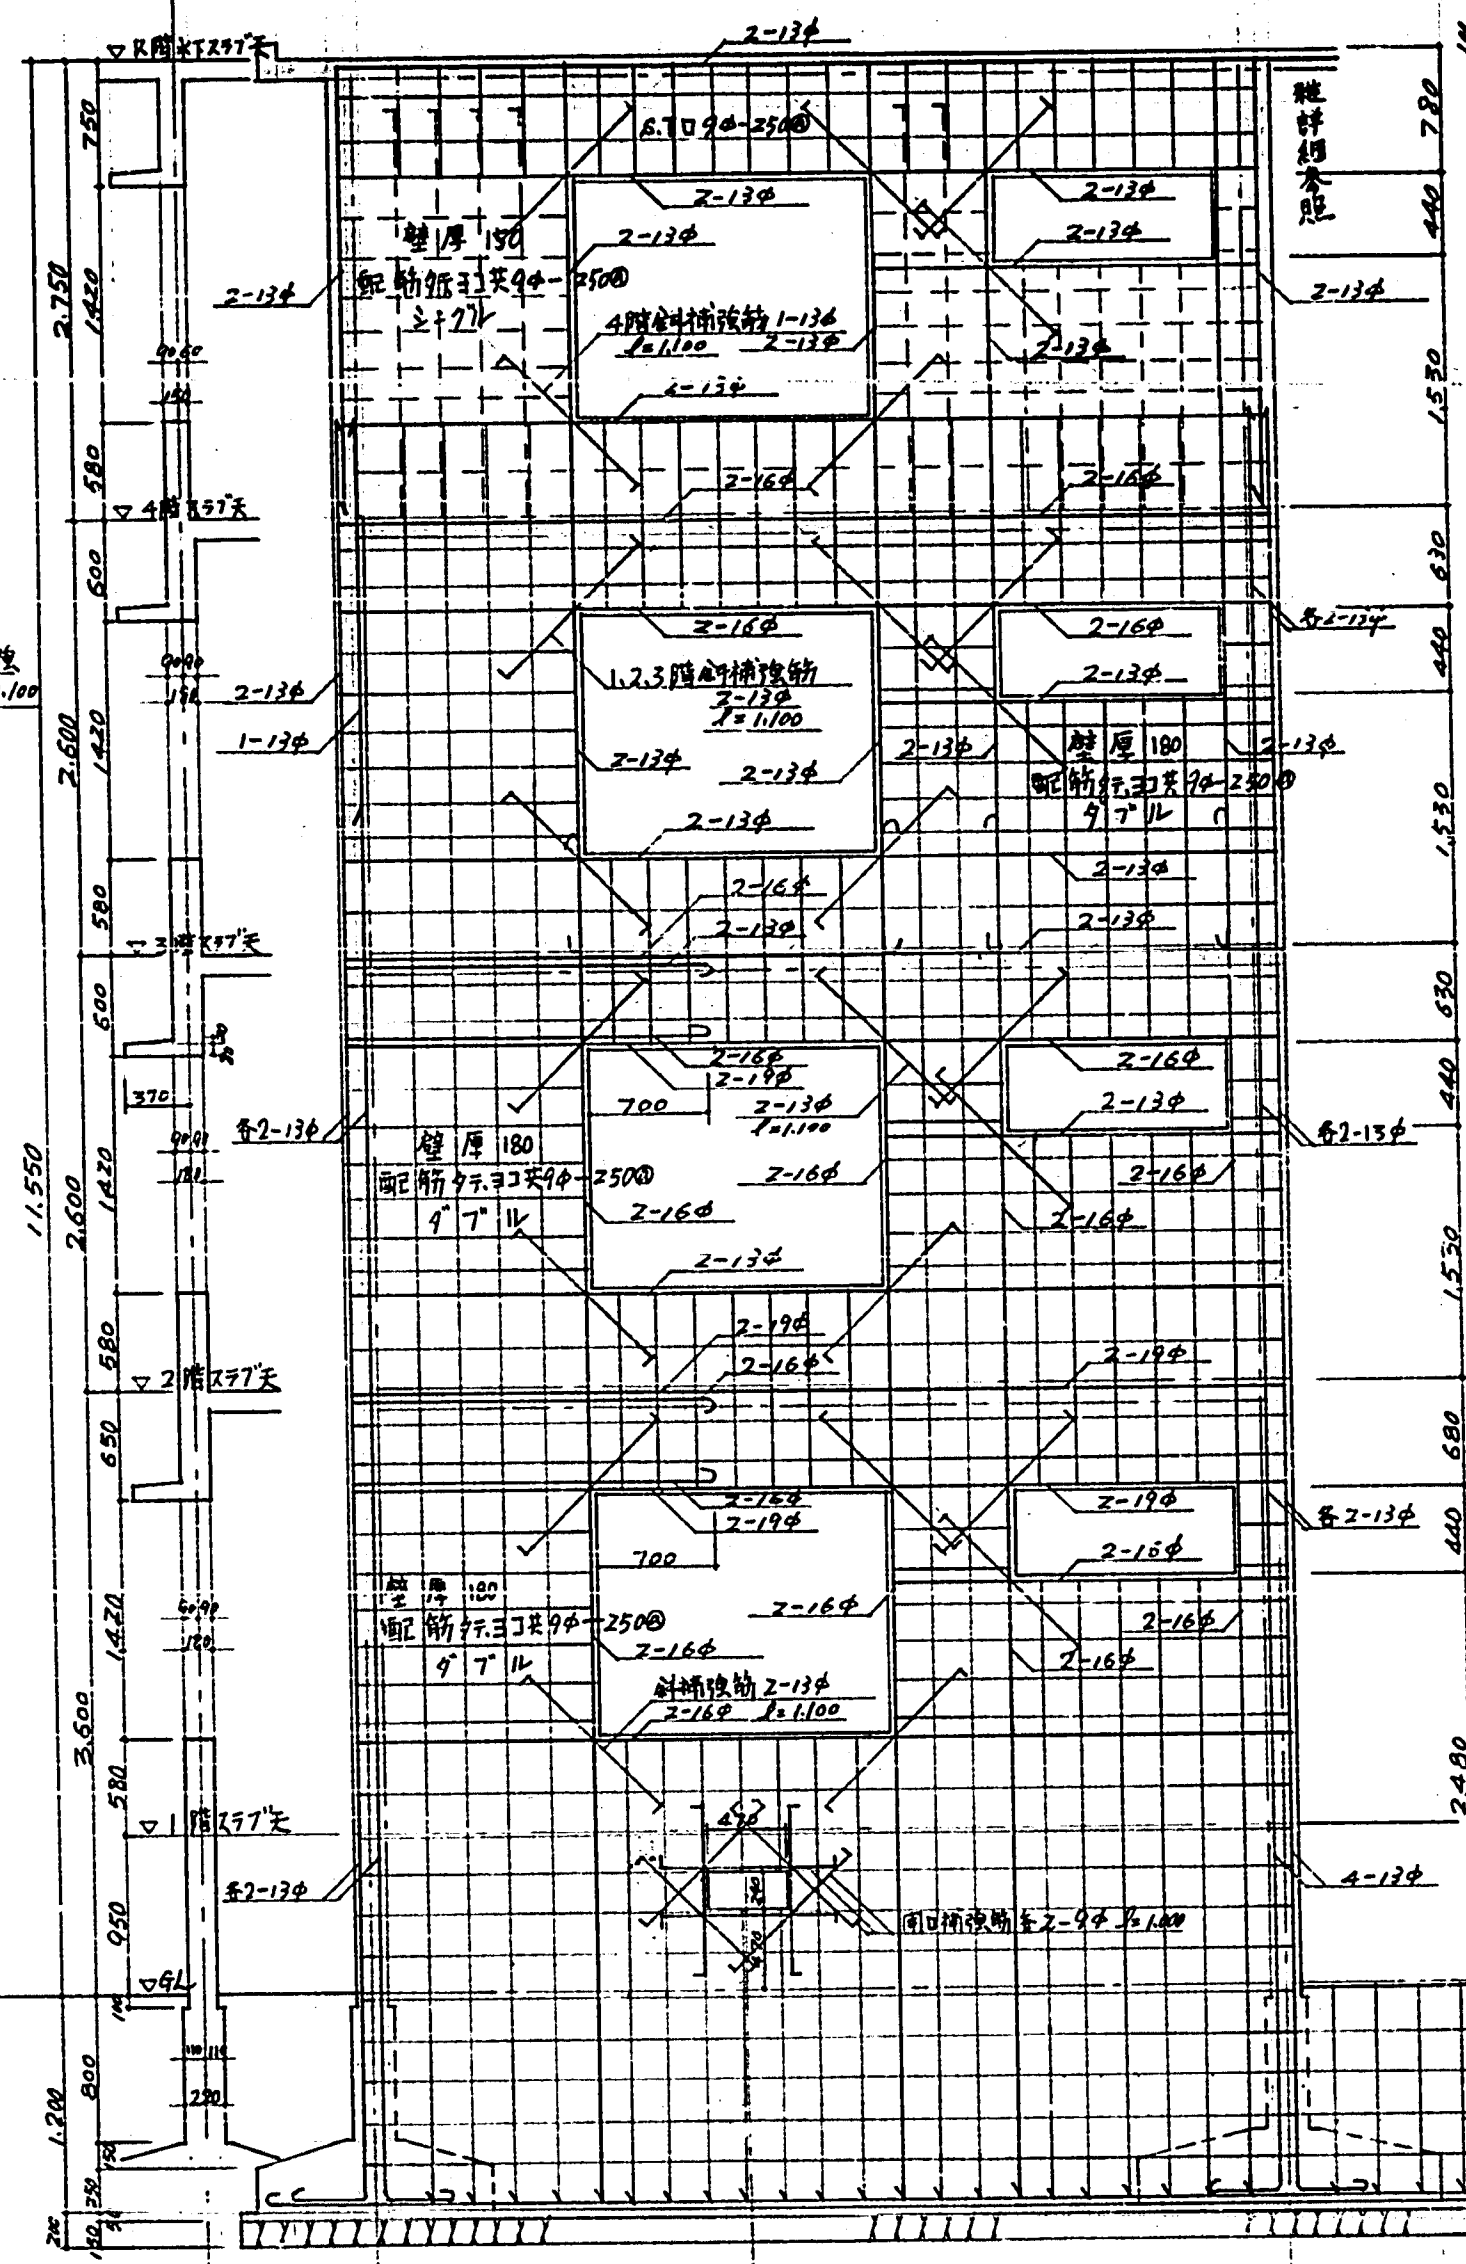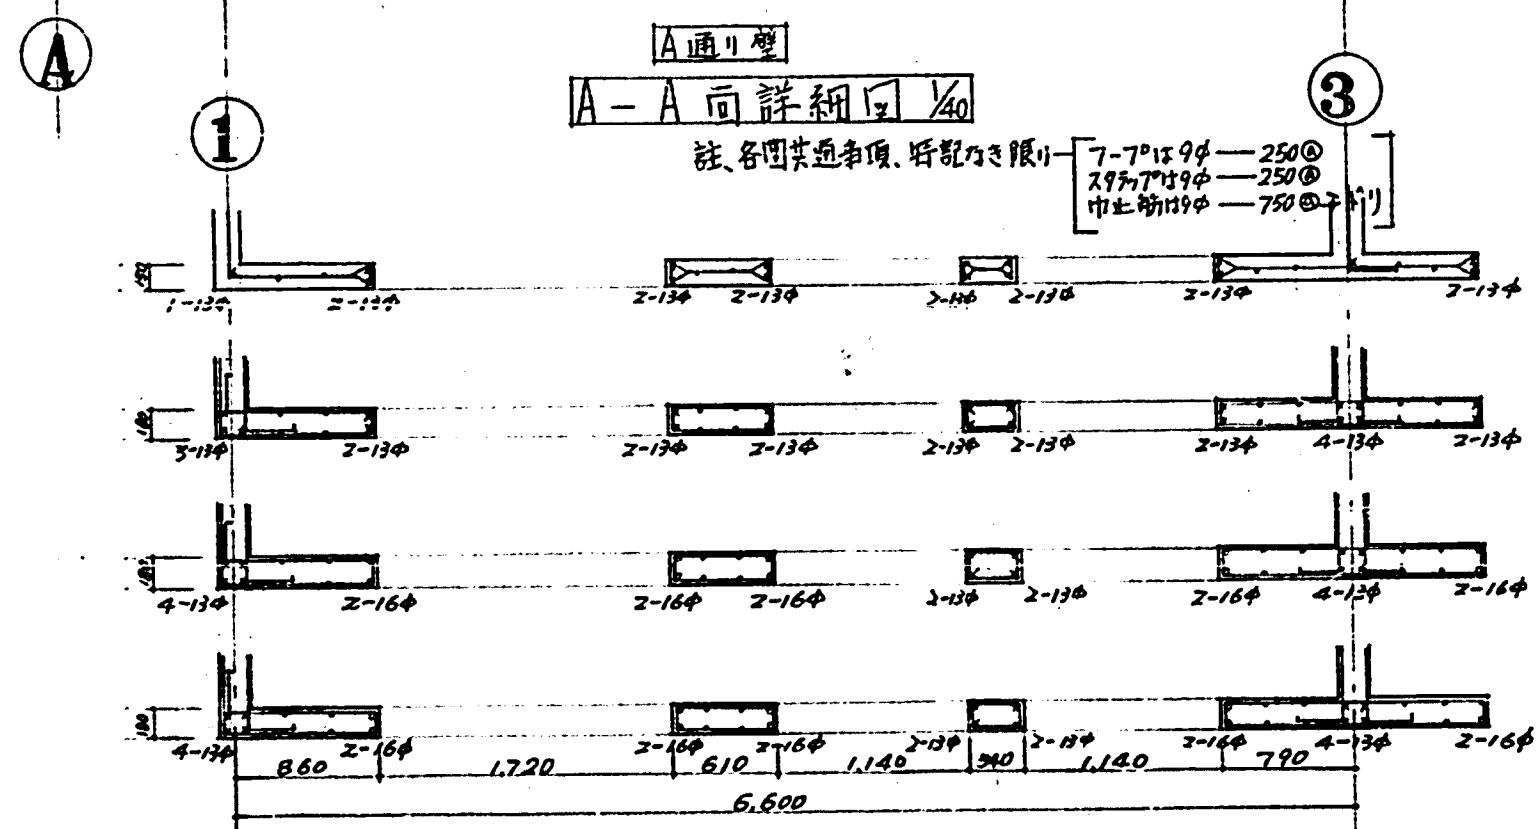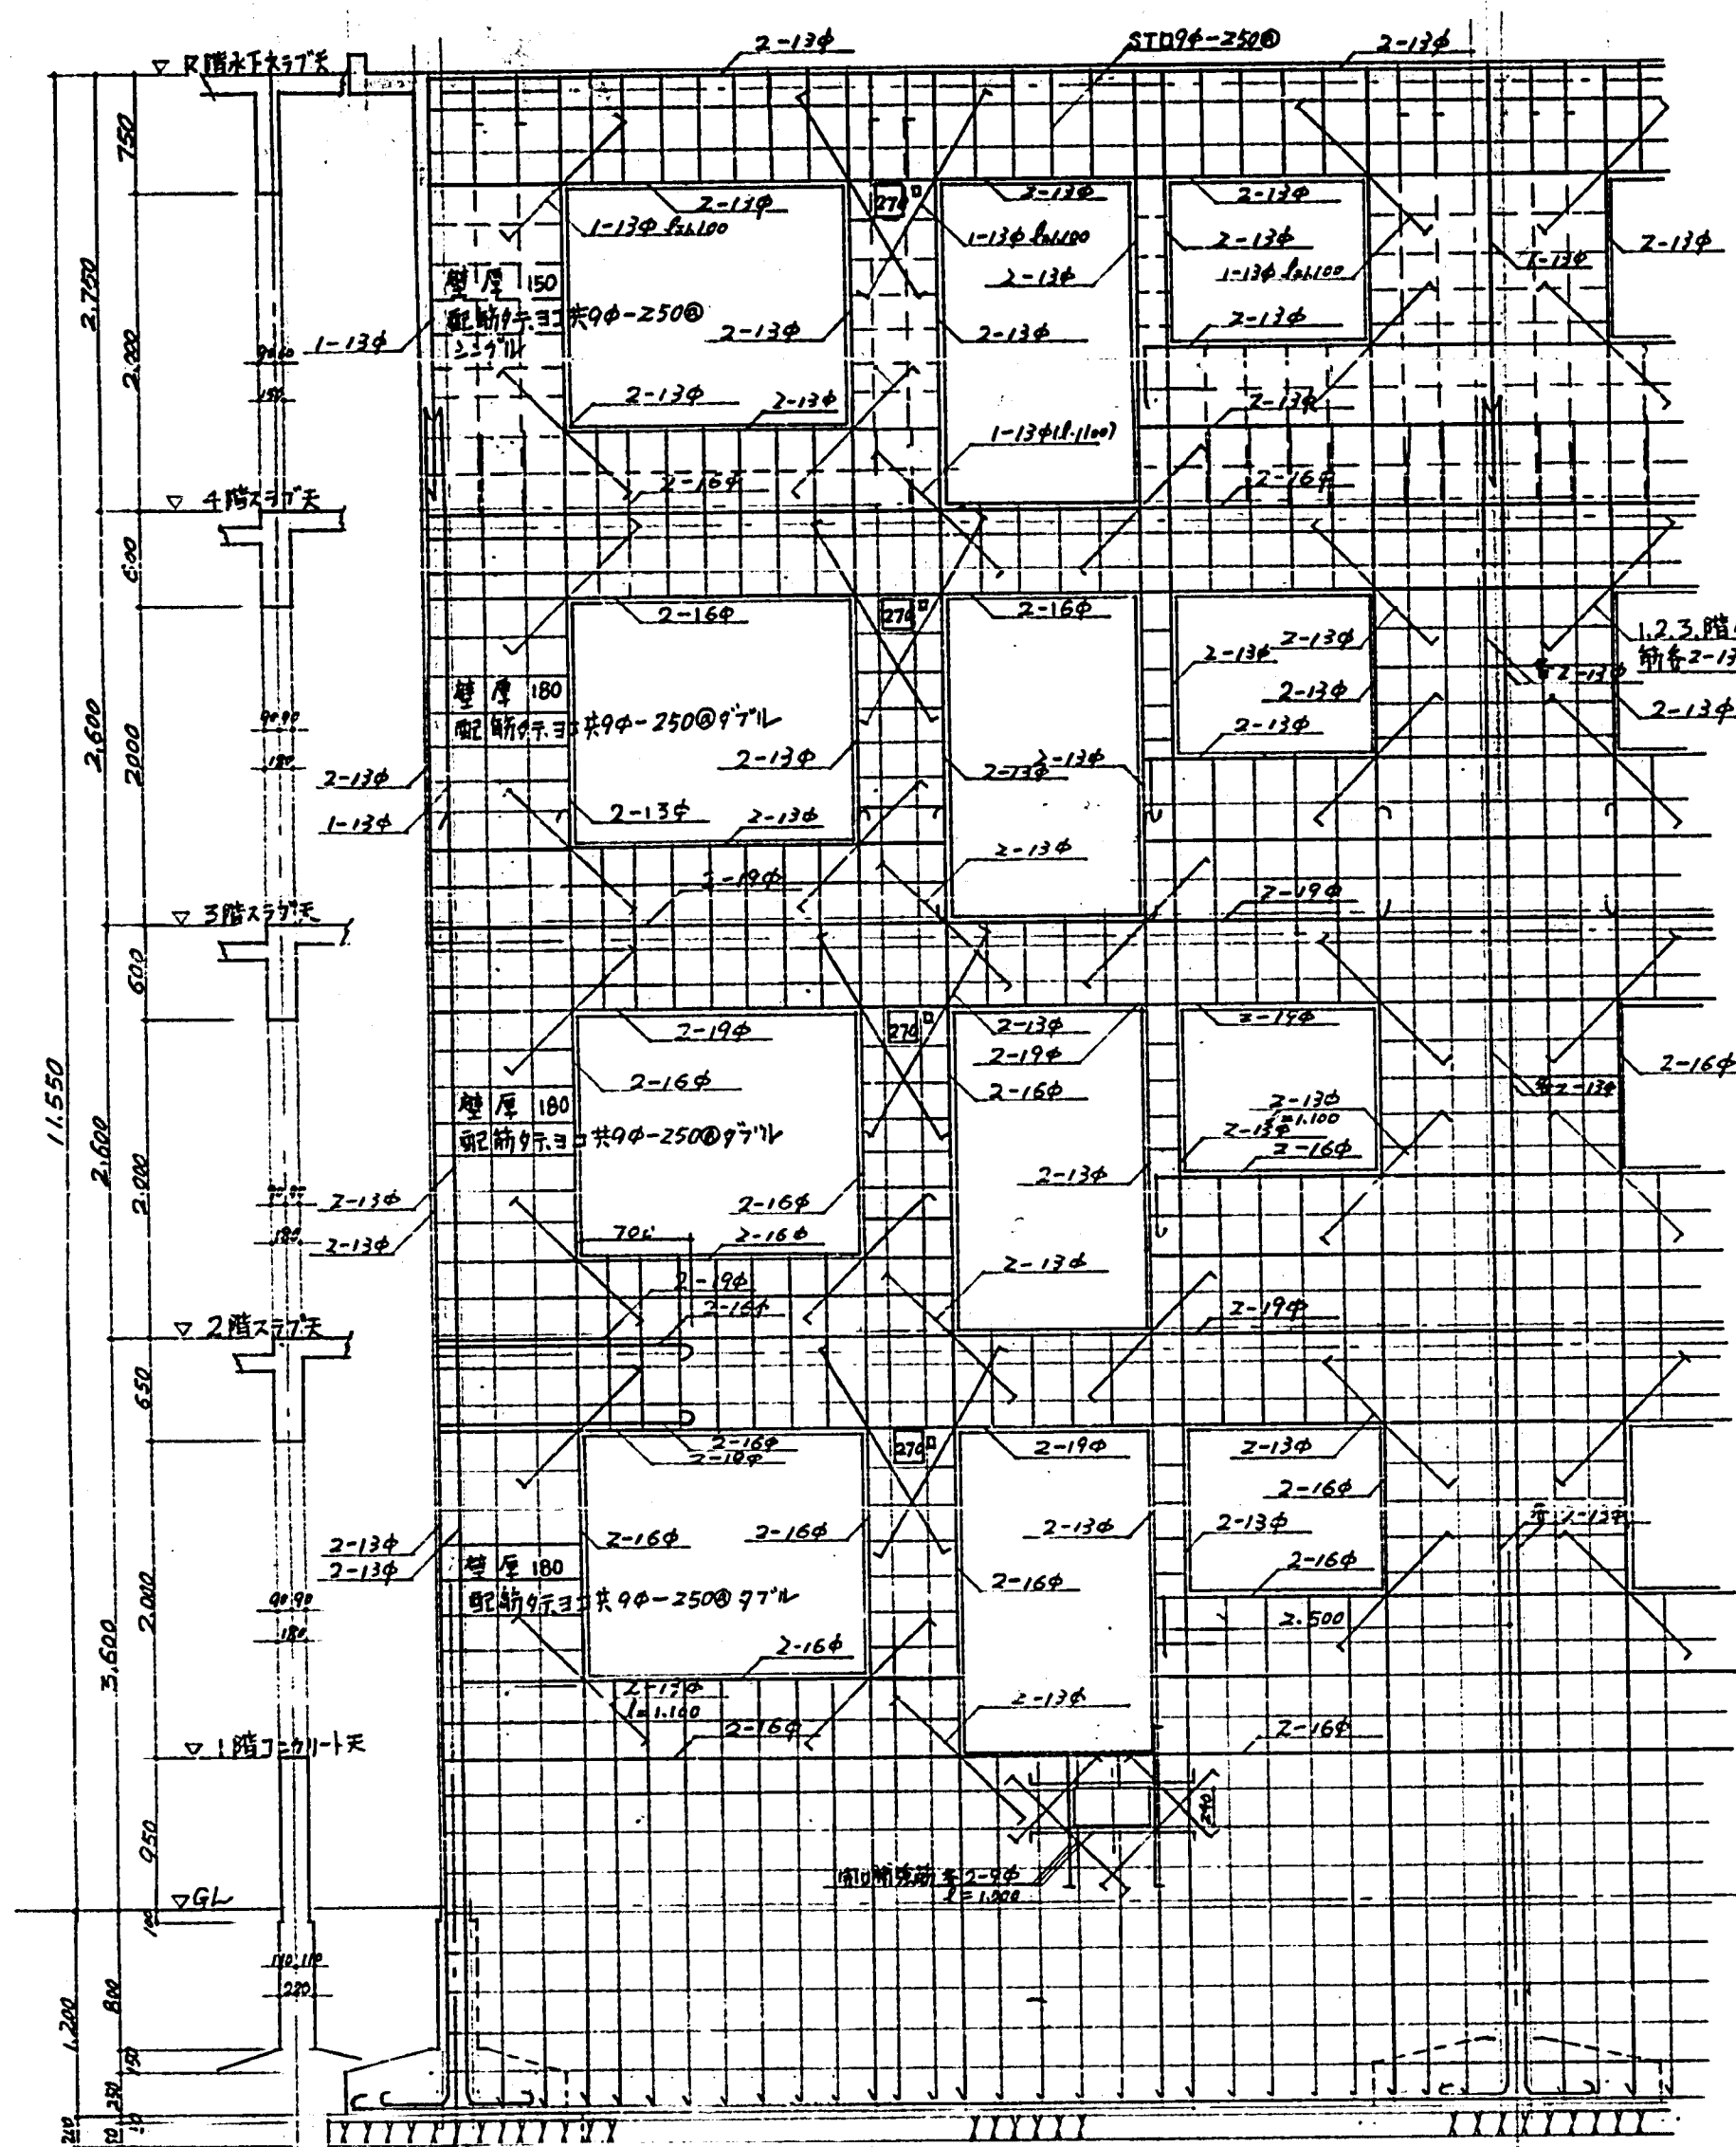



<p>臺中市 昭知(昭知)面(面)生(生) 昭知(昭知)面(面)生(生) 昭知(昭知)面(面)生(生)</p> <p>昭知(昭知)面(面)生(生) 昭知(昭知)面(面)生(生) 昭知(昭知)面(面)生(生)</p>					
<p>A通、C通、1通配輪回</p>					
<p>S: 1/40. 1</p>					
<p>臺中市建設部建築課</p>					
<p>理定</p>	<p>總務課大加 1號 電話 2541</p>	<p>補註</p>	<p>補註</p>	<p>補註</p>	<p>設計</p>

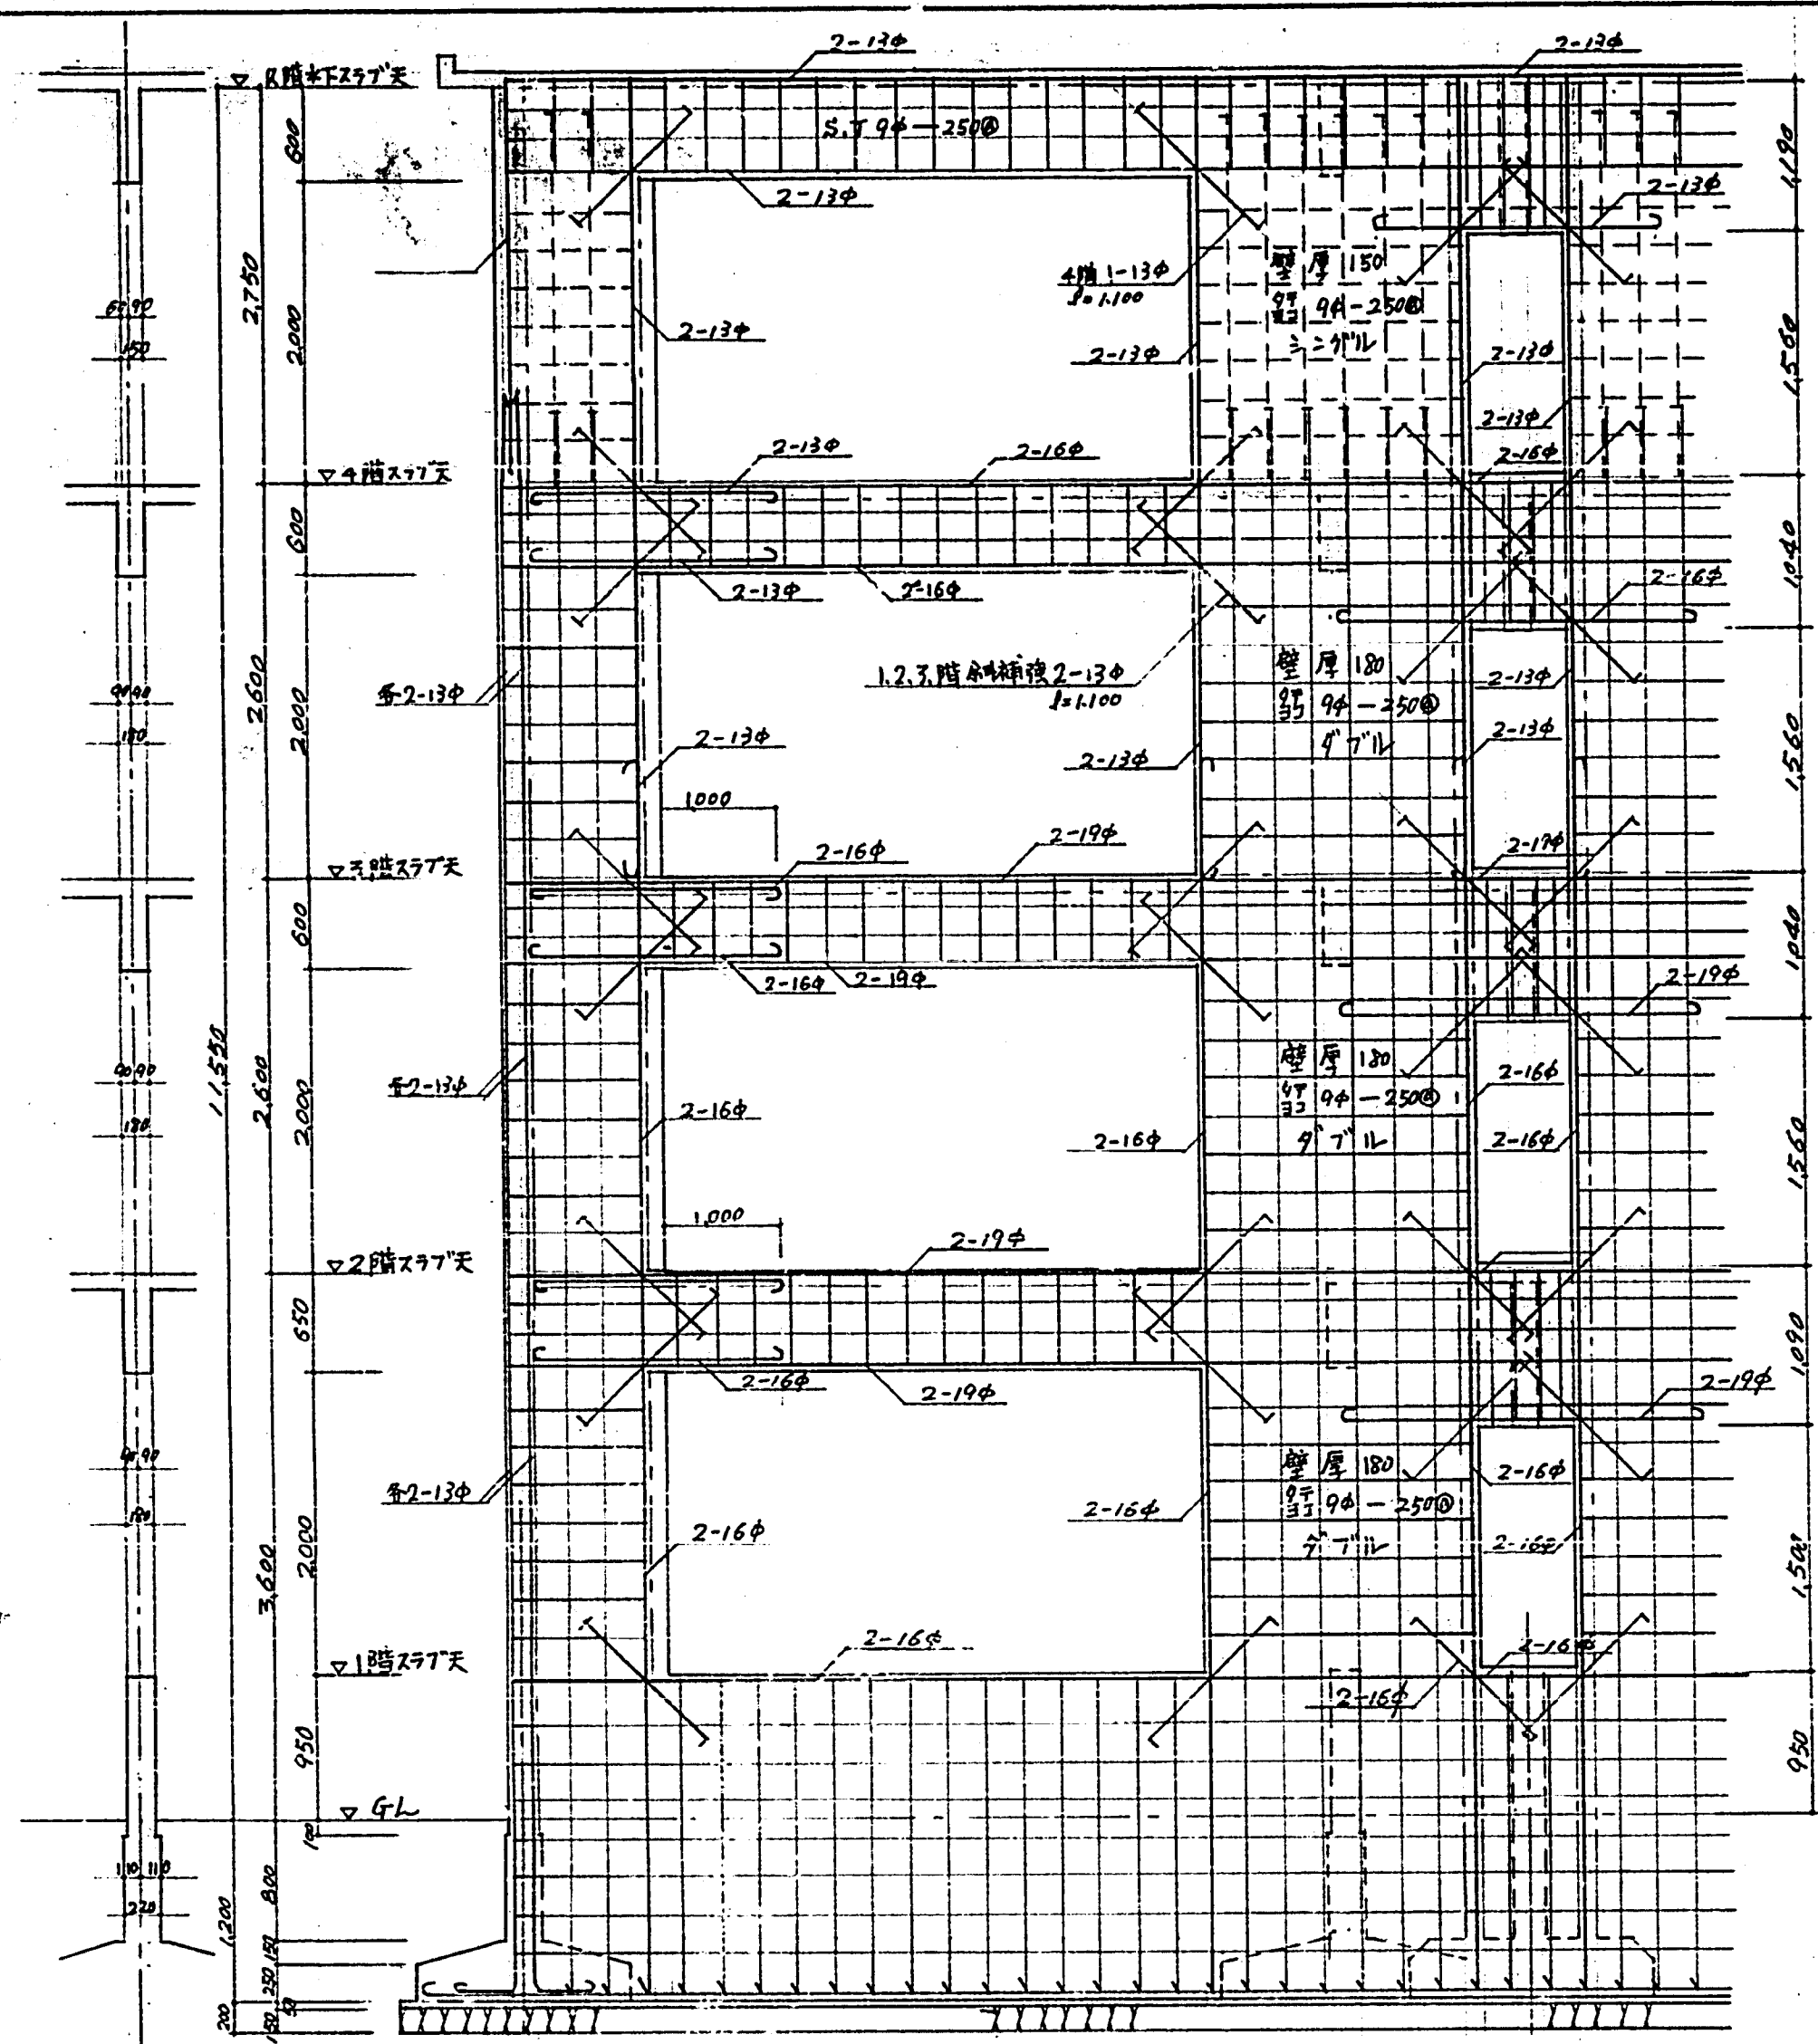

B 面
D-D 面詳細圖 1/40
註：各圖均應事項(特記ハズ除外)
縦筋ス75-70 9φ-250@
横筋 7-7 9φ-250@
中柱ハ筋 9φ-750@ 斜方方向ハ未定

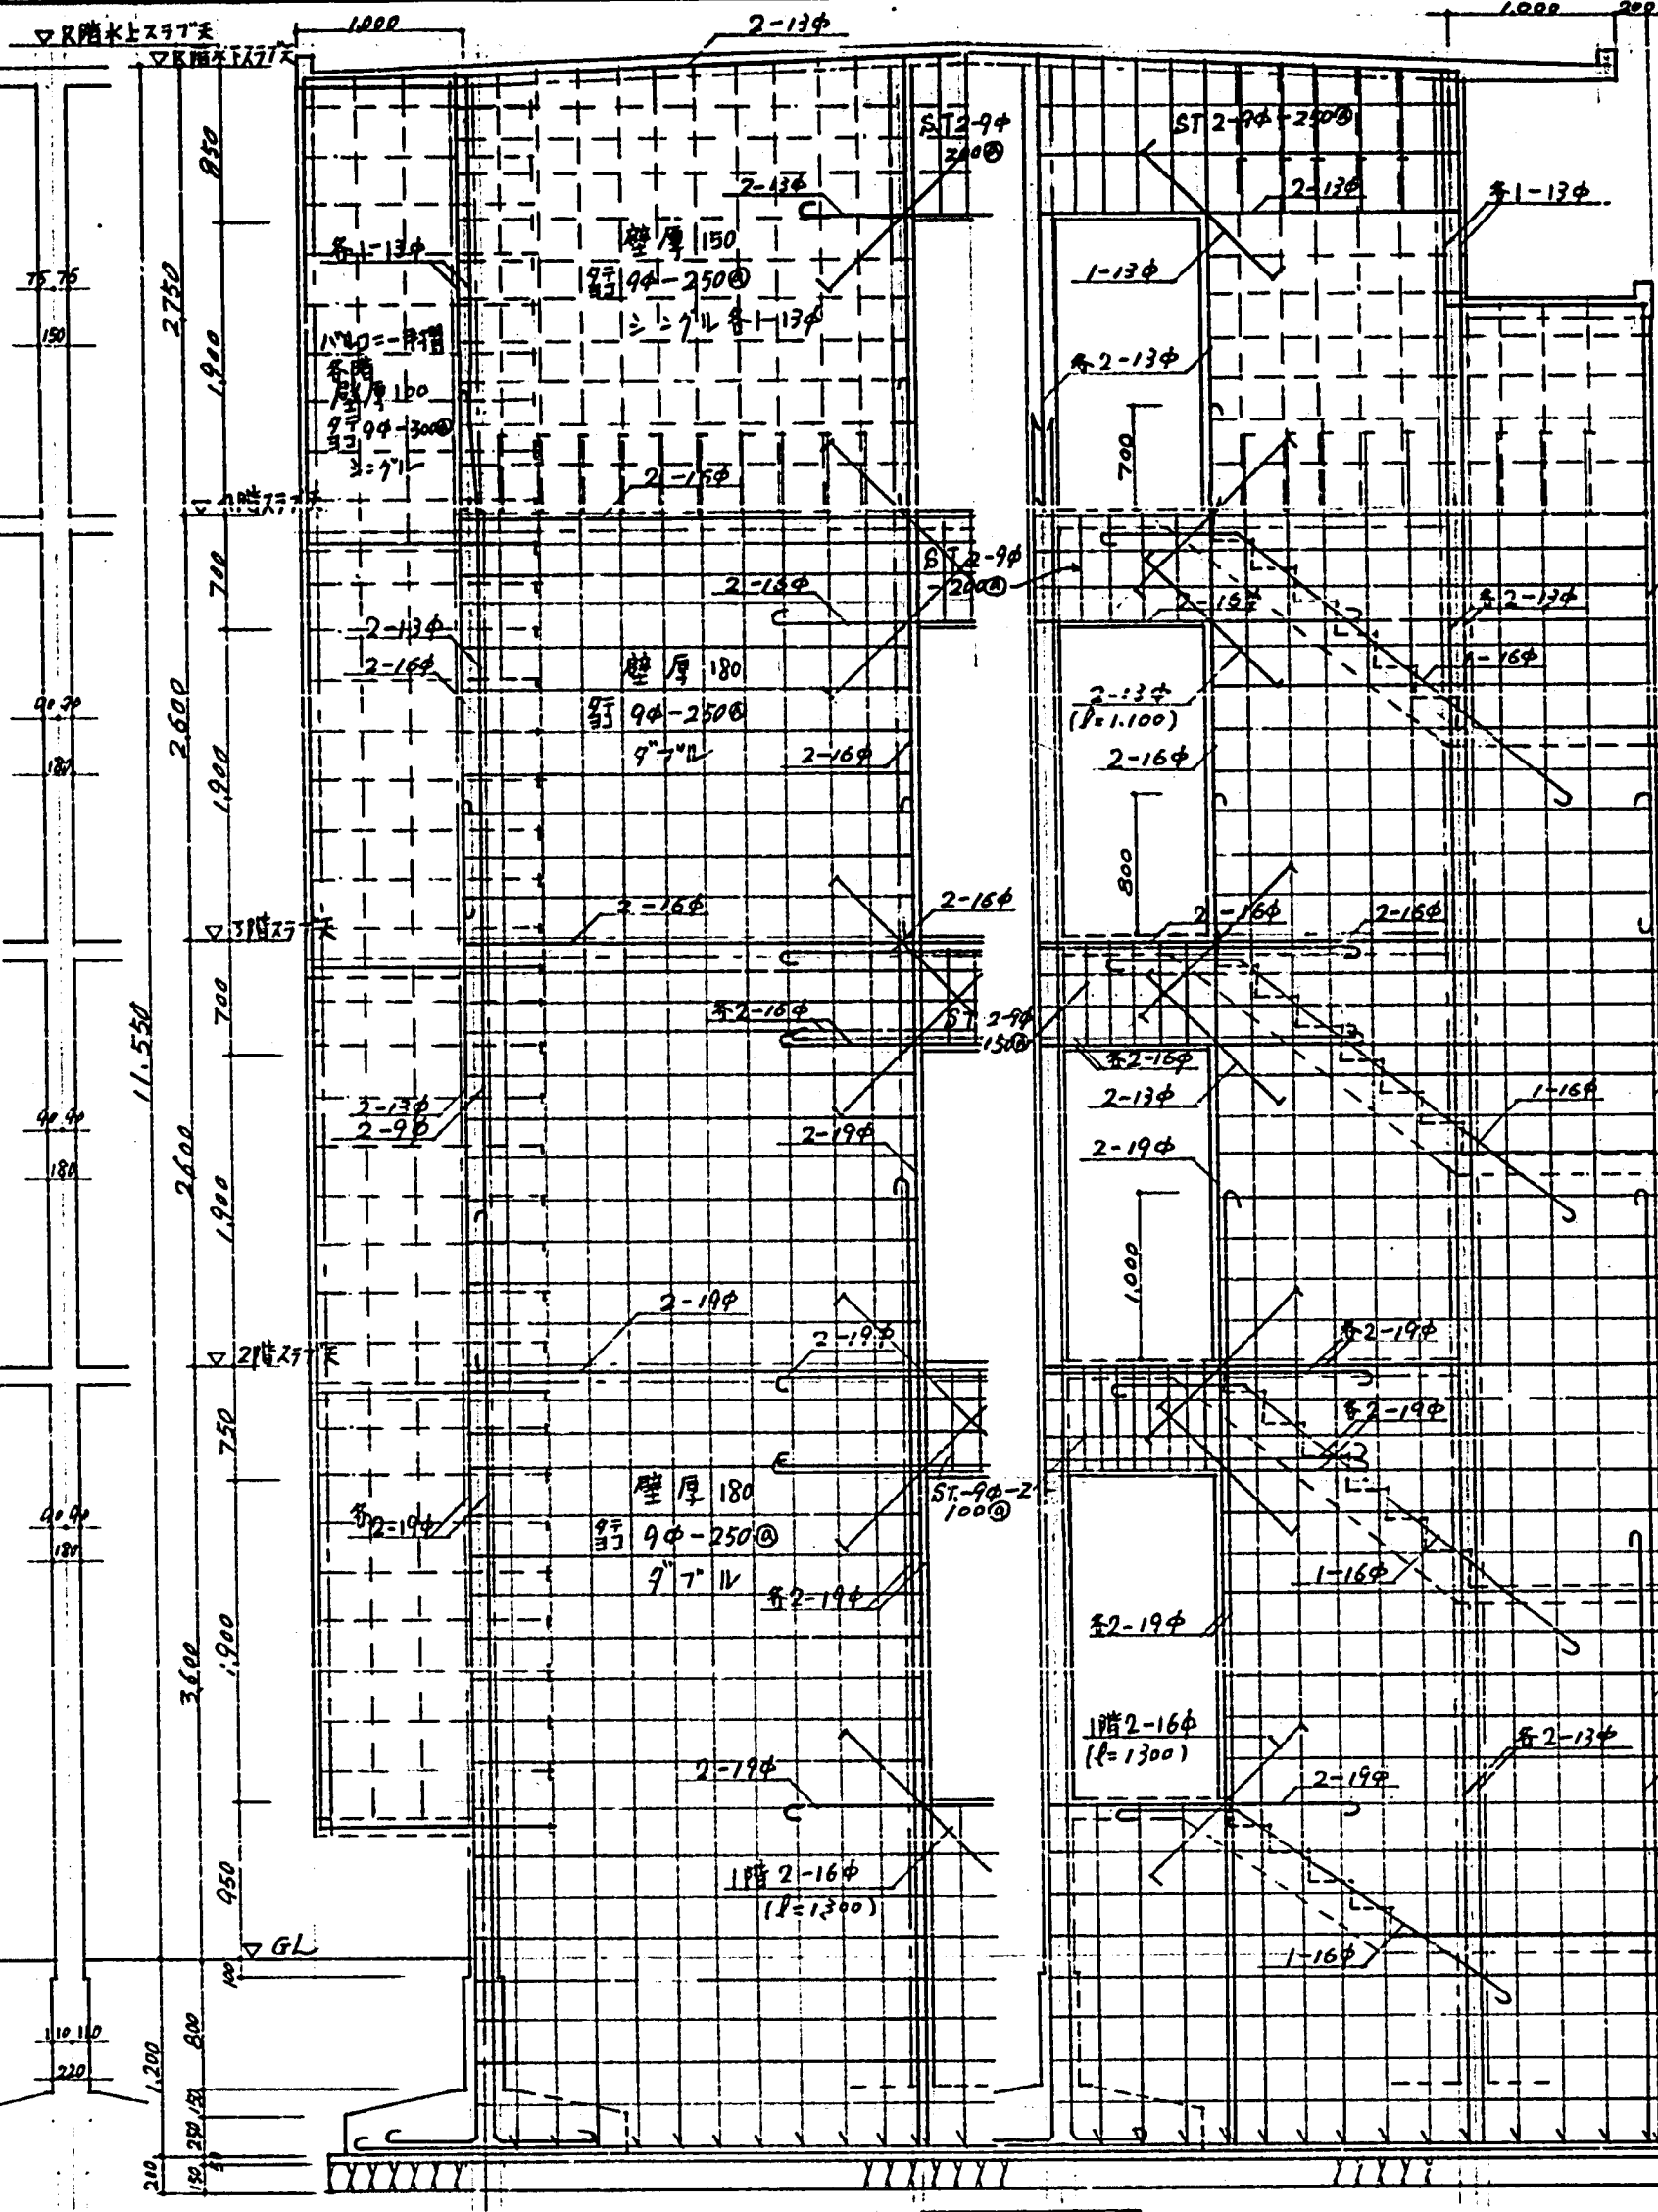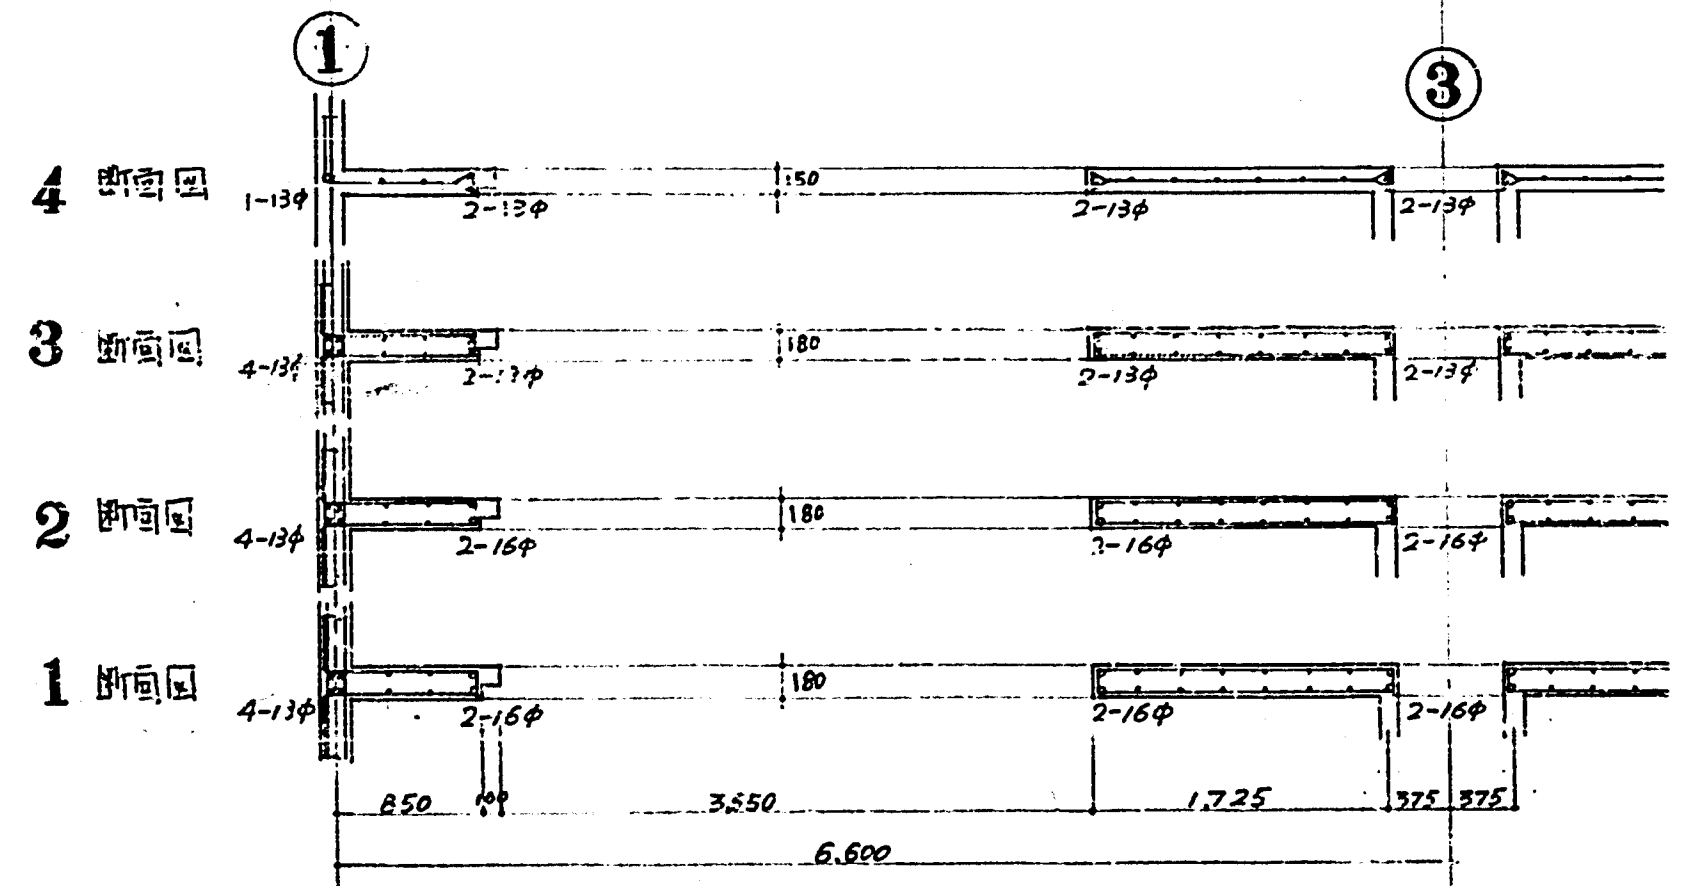


C 面
E-E 面詳細圖 1/40

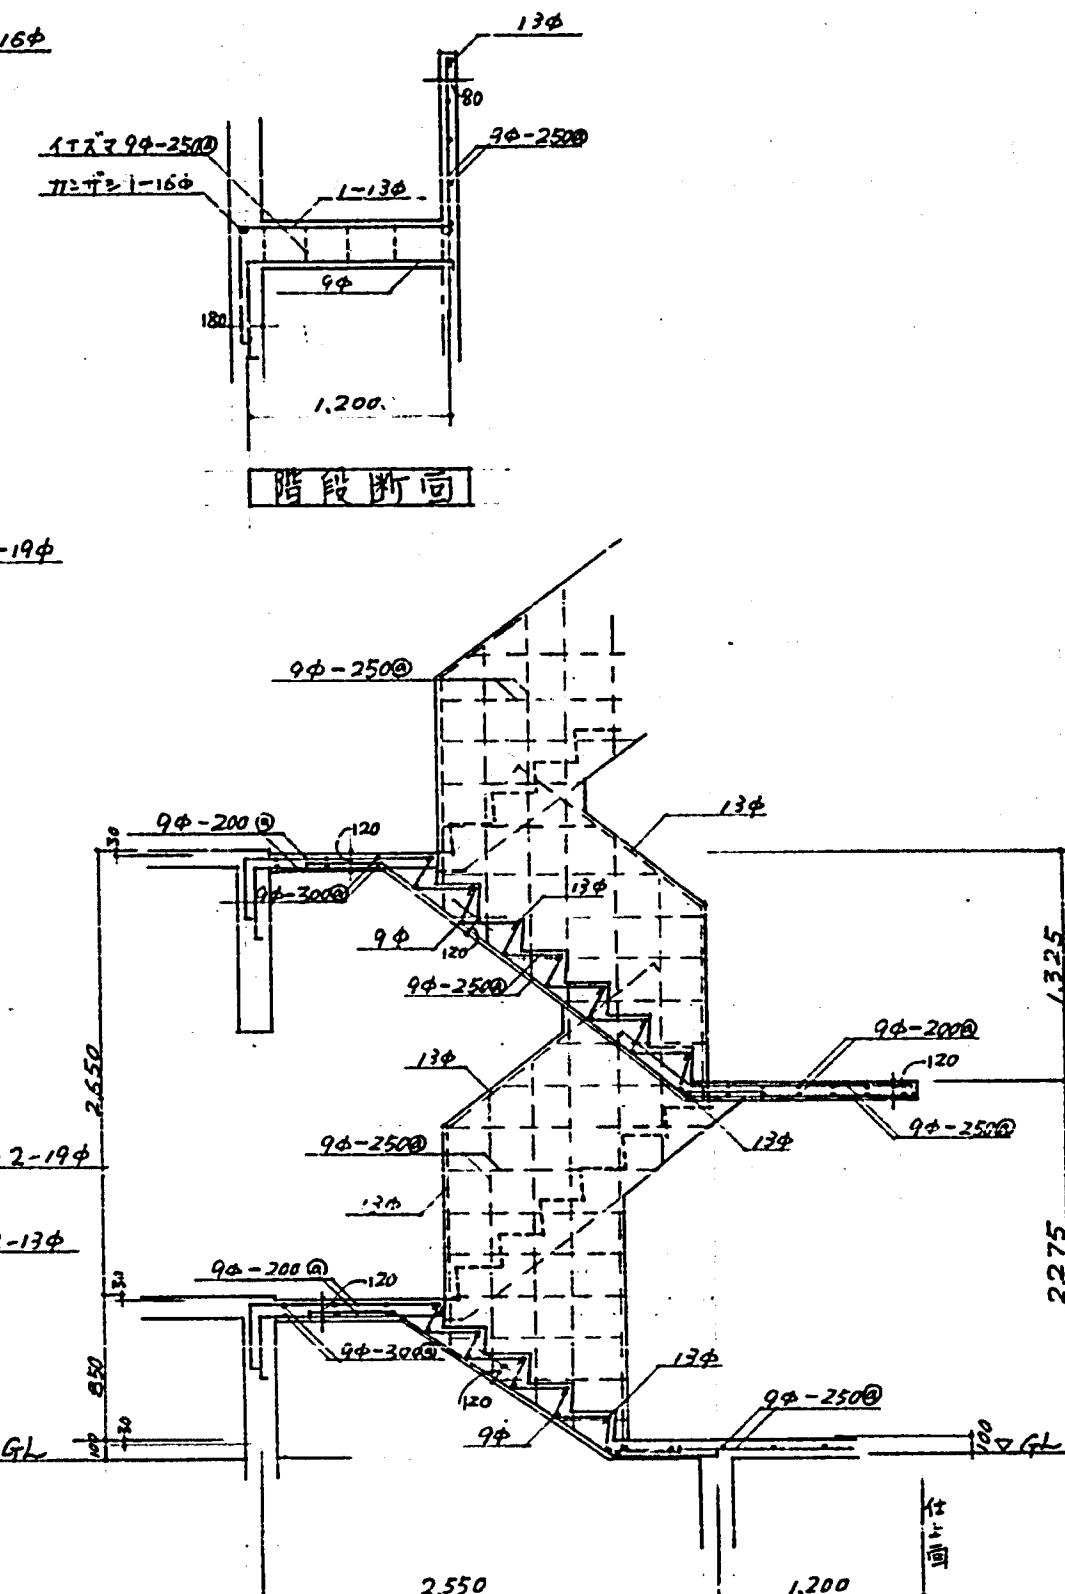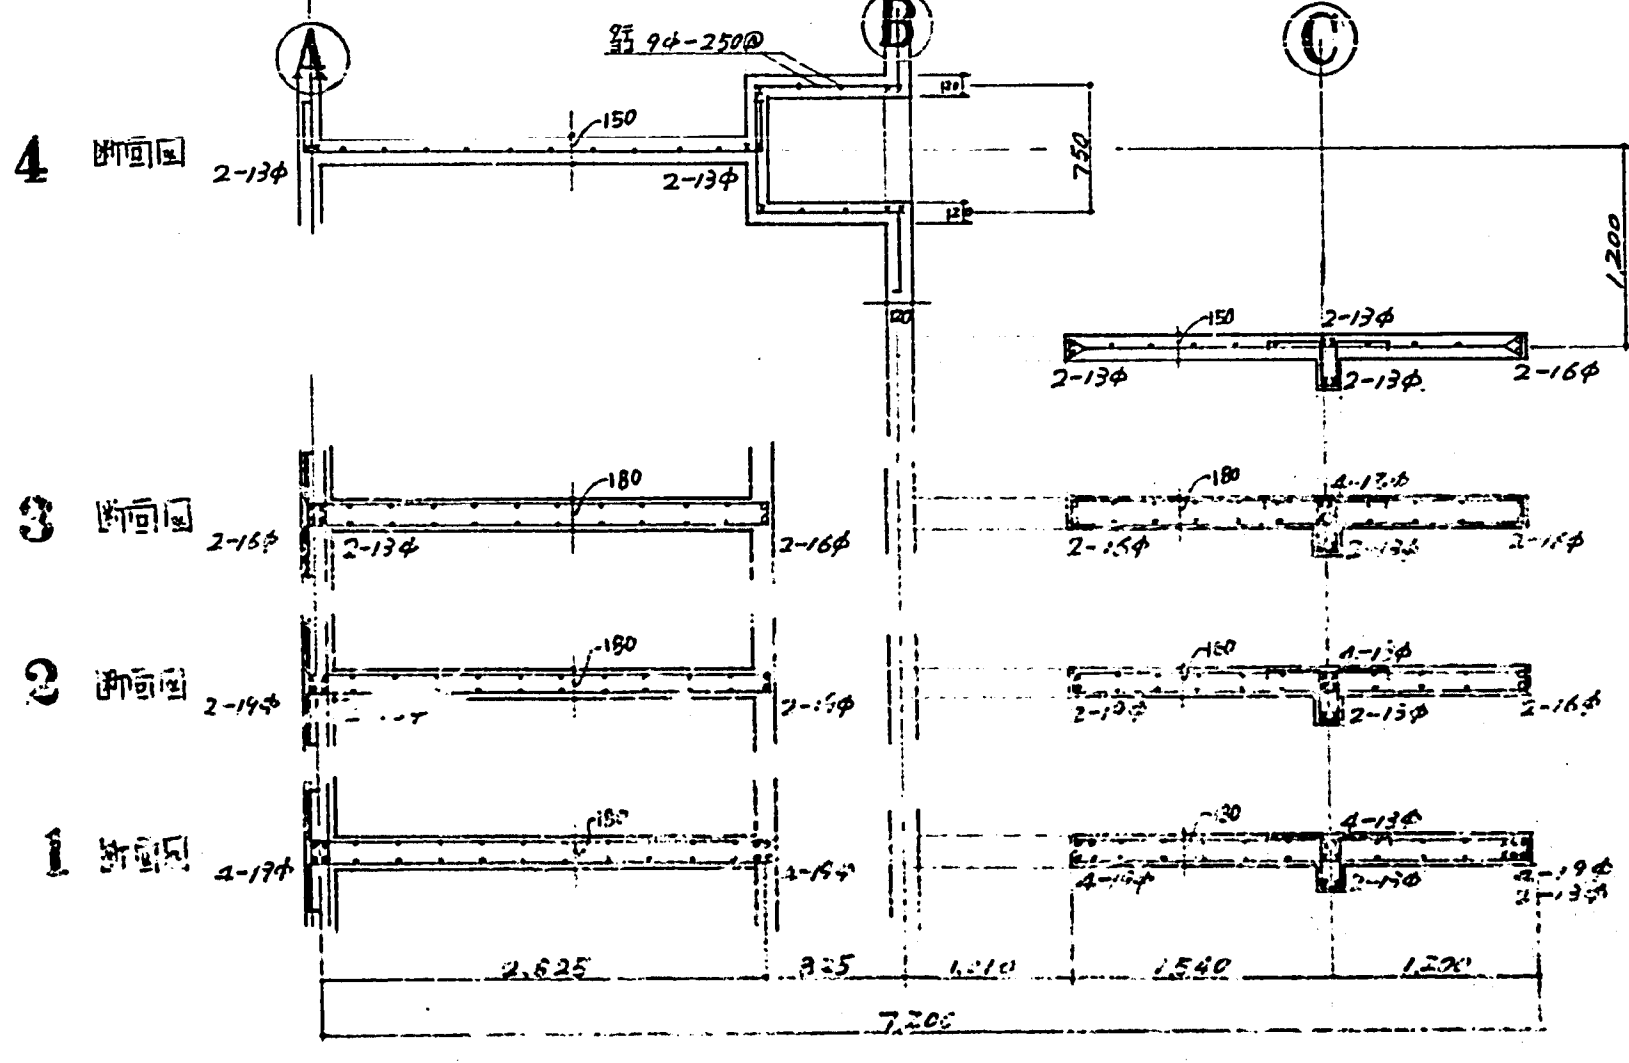


階段配筋詳細圖 1/40

臺中市建設局(建築課)
R通、Z3通 配筋圖 S:1/1
臺中市建設局建築課
設計 監理 施工
275414

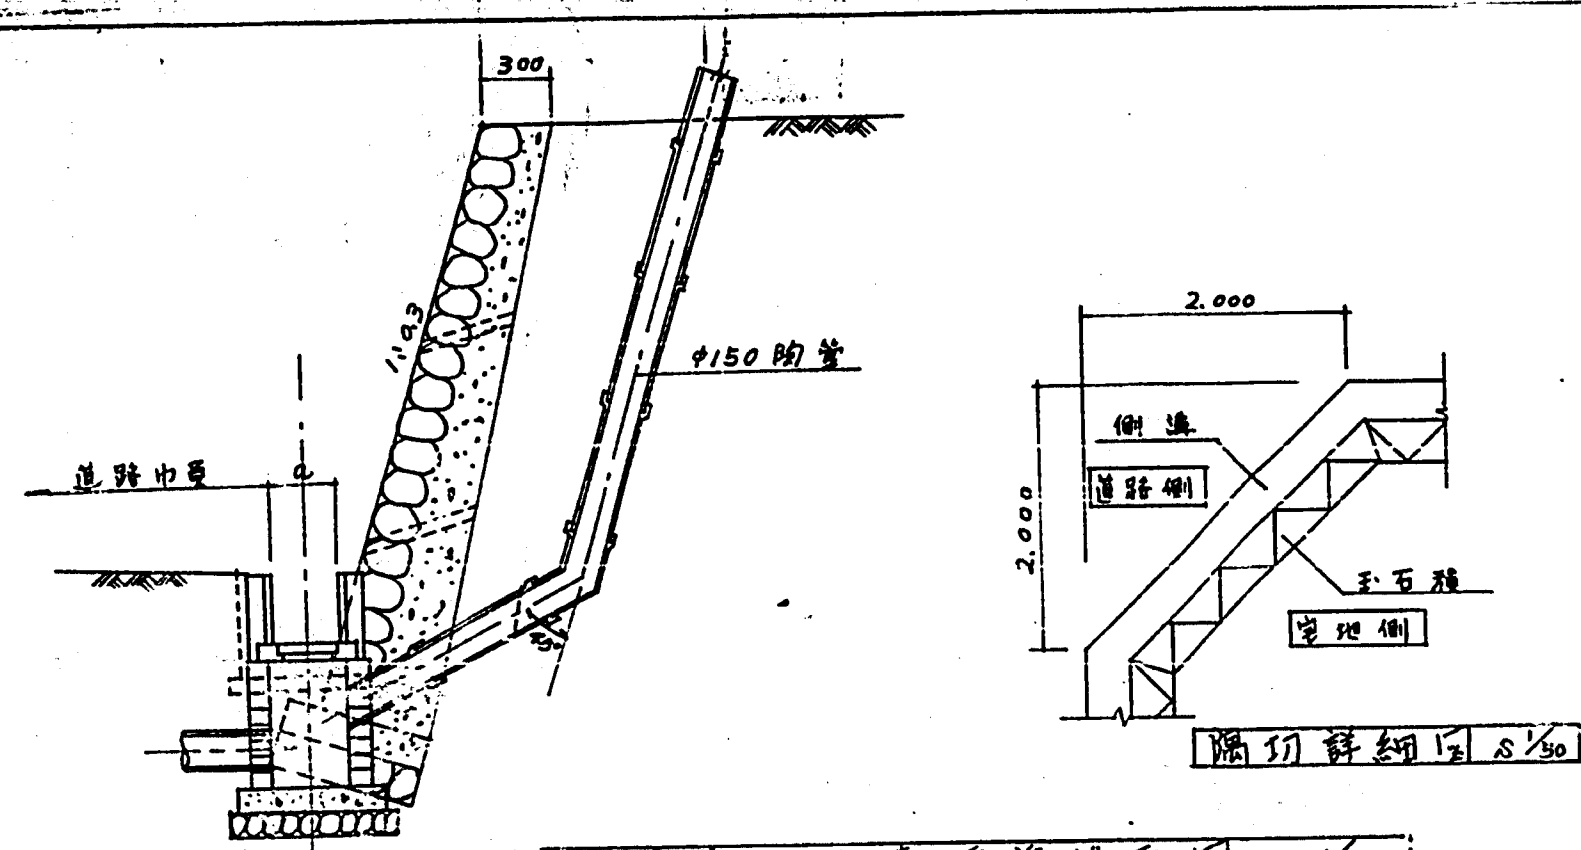


玉石積反側溝標準斷面圖 S=30

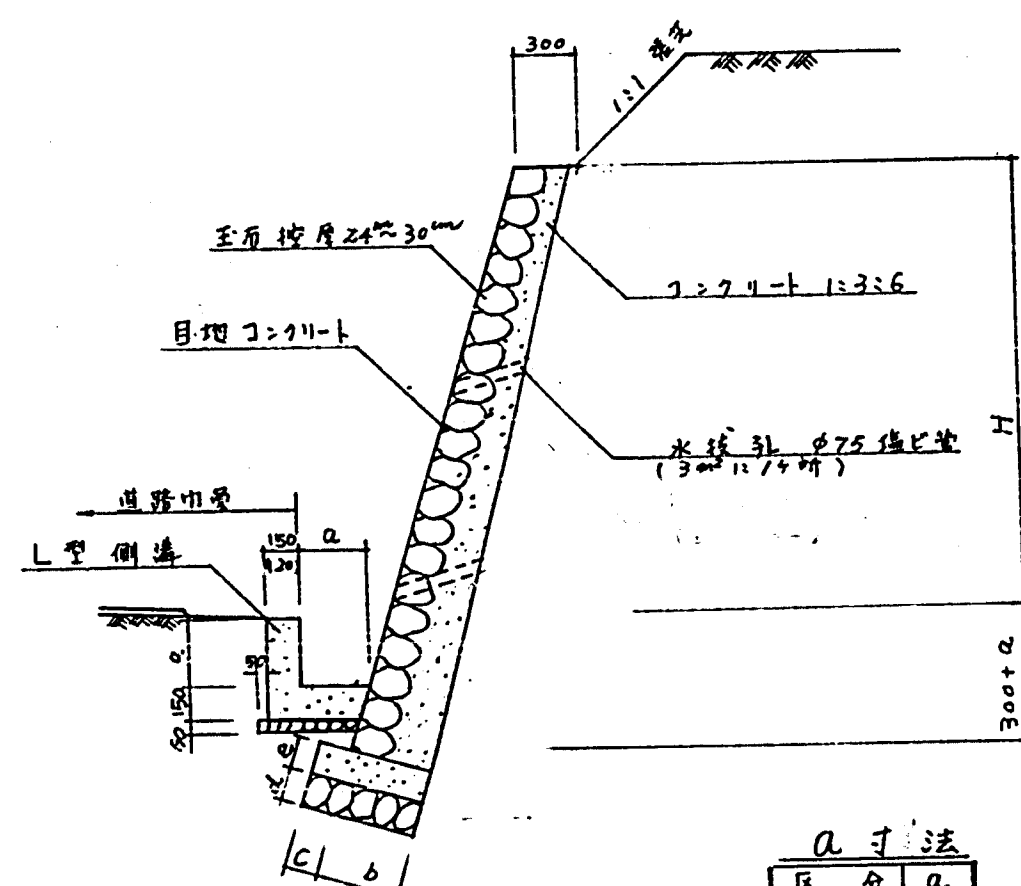


尺寸法

尺寸	單位
6" 道路	300
4" + 220	
管徑	150



H	a	b	c	d	e
1.5"	300	100	50	100	
1.5"	350	100	100	100	
2"	400	100	100	100	

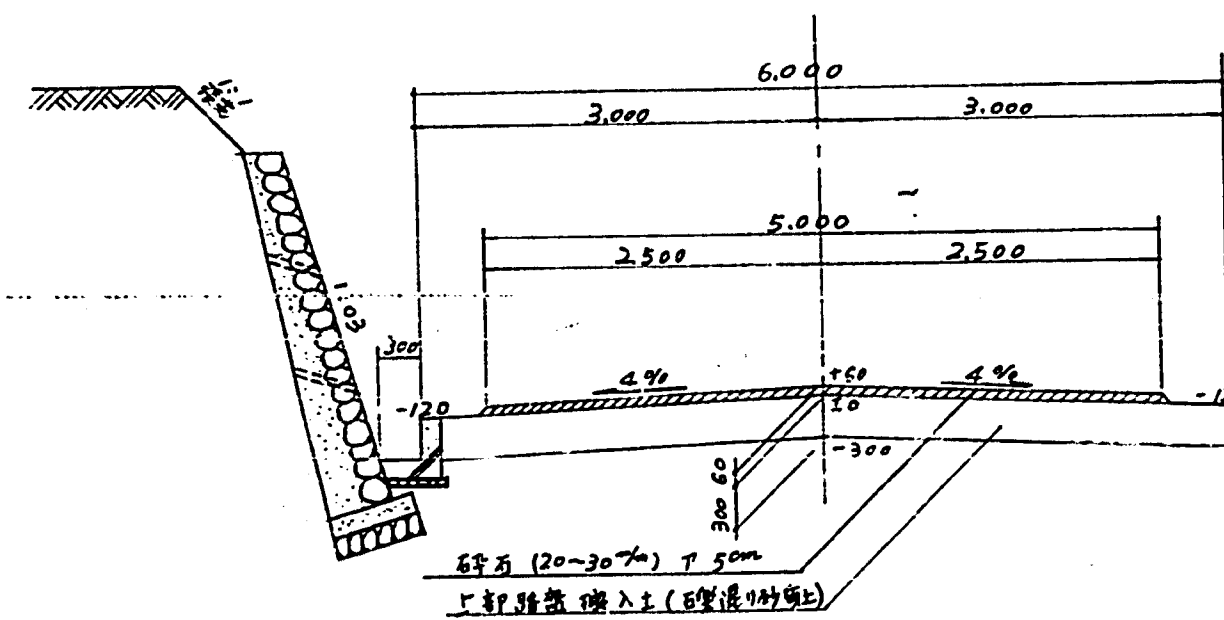


6米道路
道路標準斷面圖 S=50

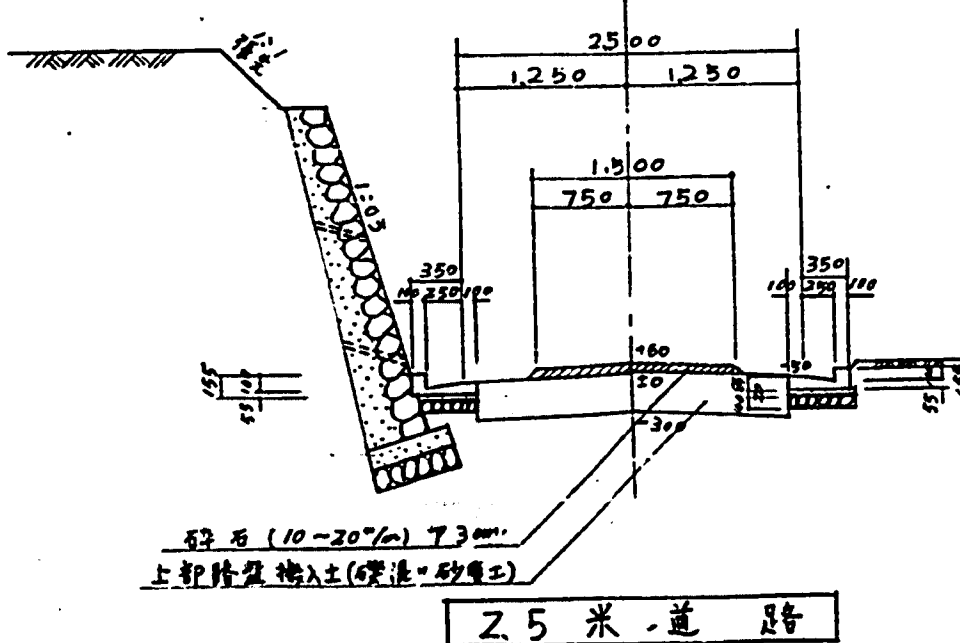


2.5米道路

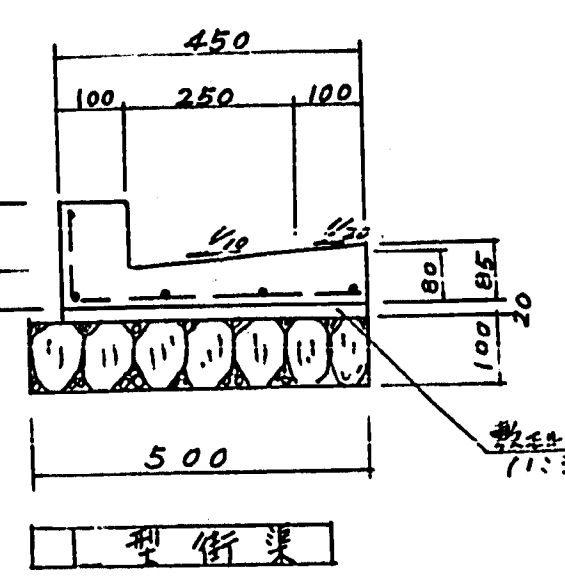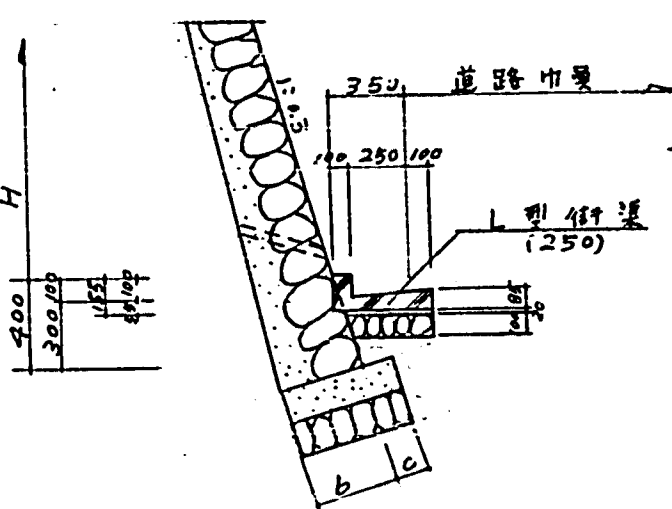

型街渠


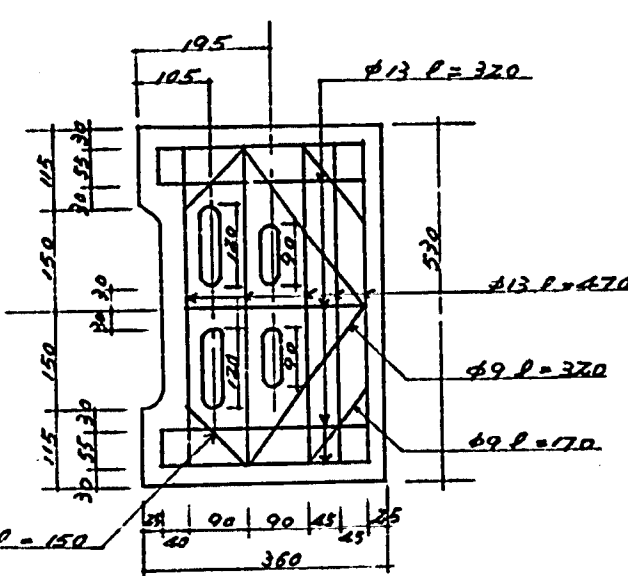


人孔足踏物詳細圖 S=10

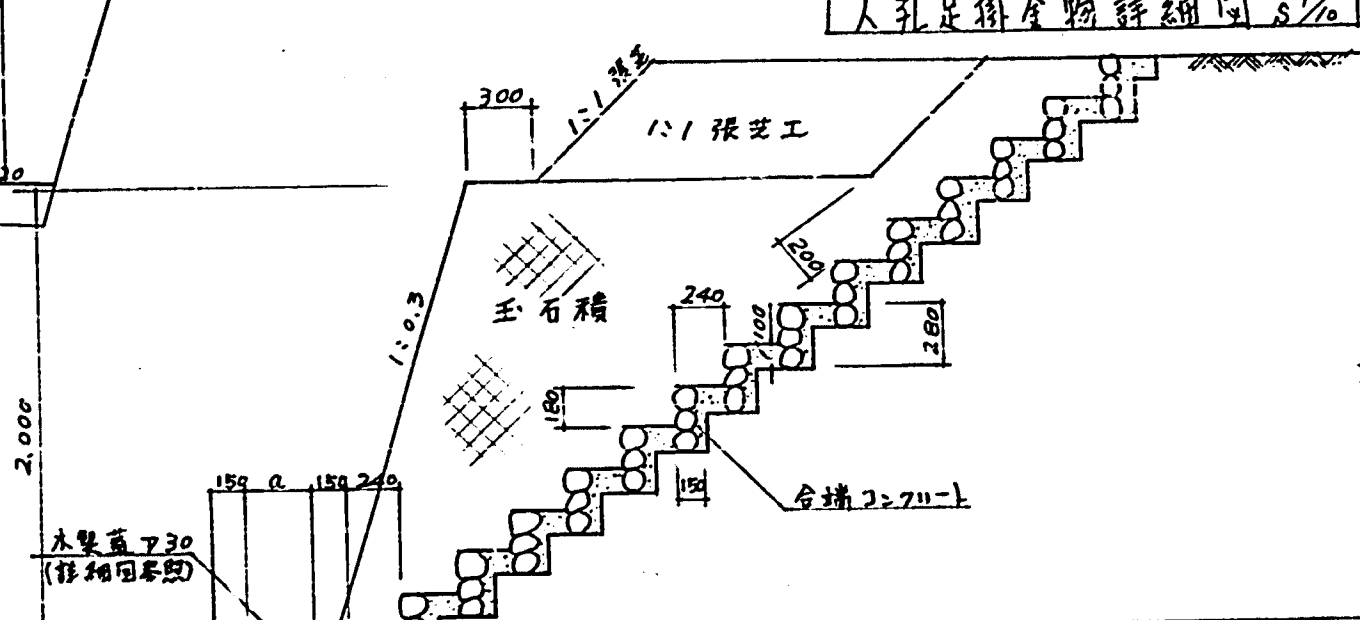


階段標準斷面圖 S=30


14段以下

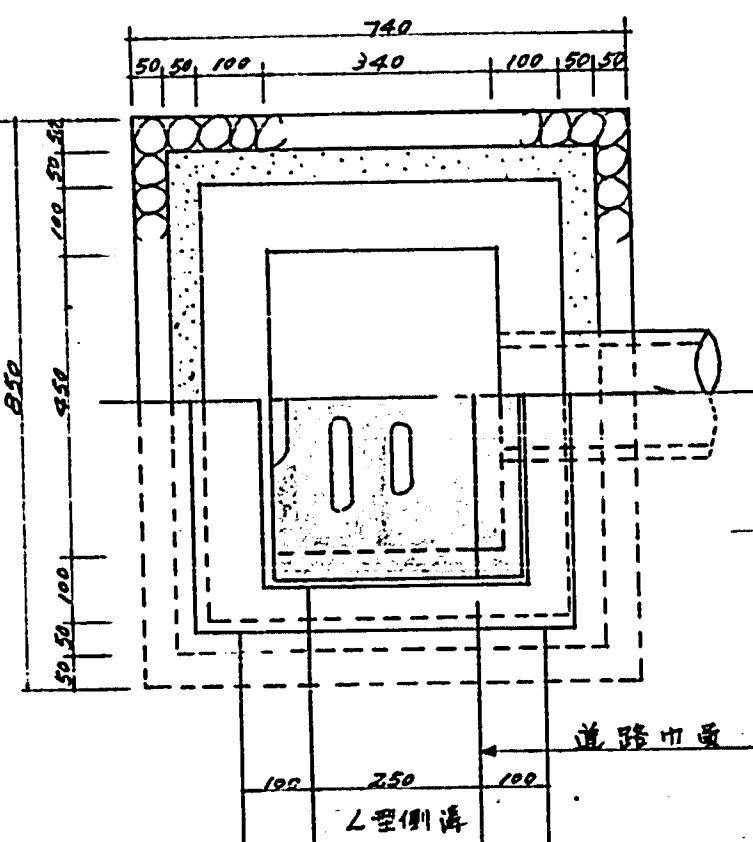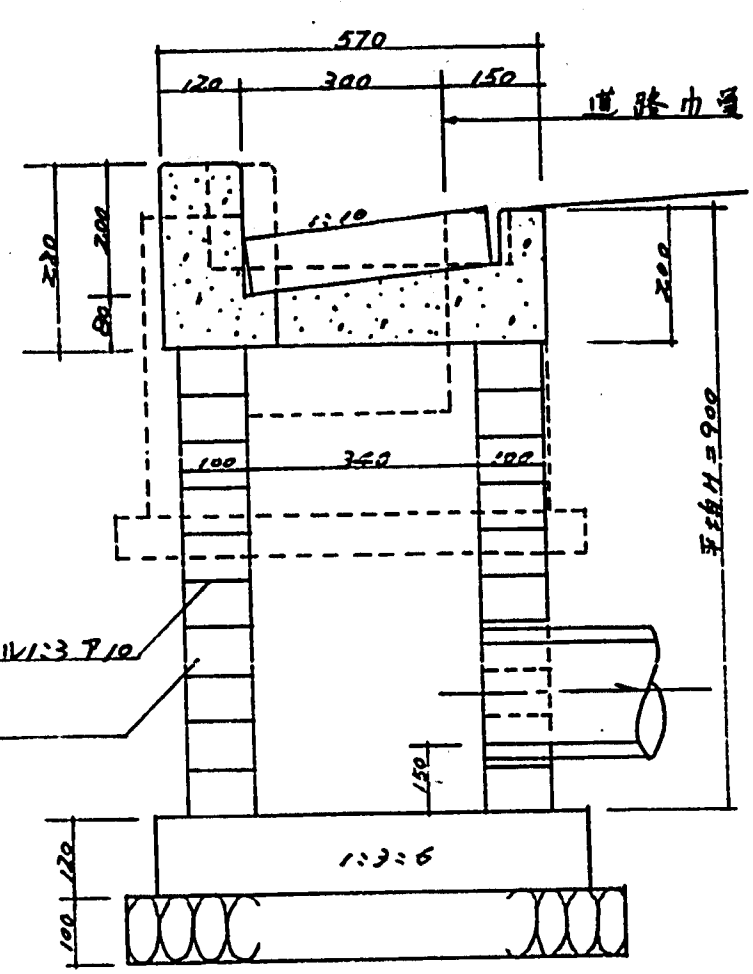


集水槽詳細圖 S=10

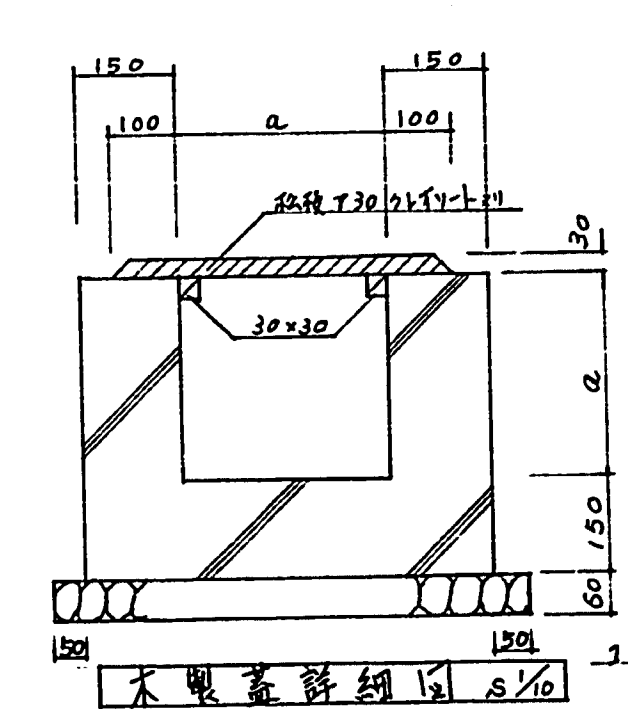


木製蓋詳細圖 S=10

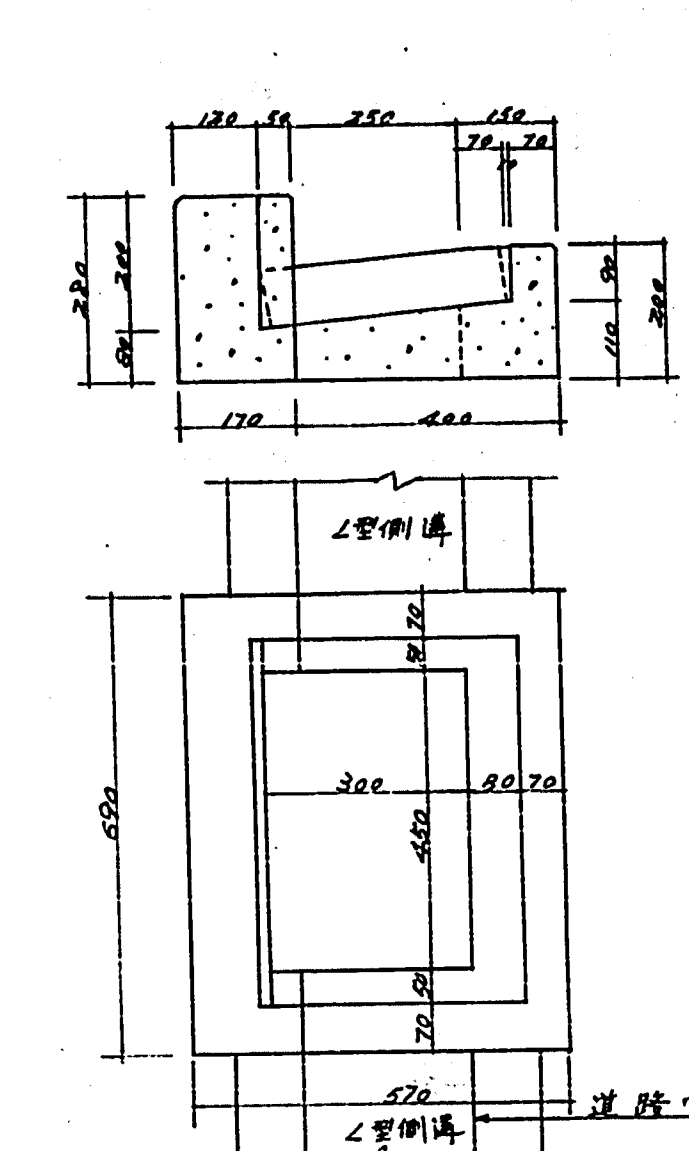


L型溝~L型溝

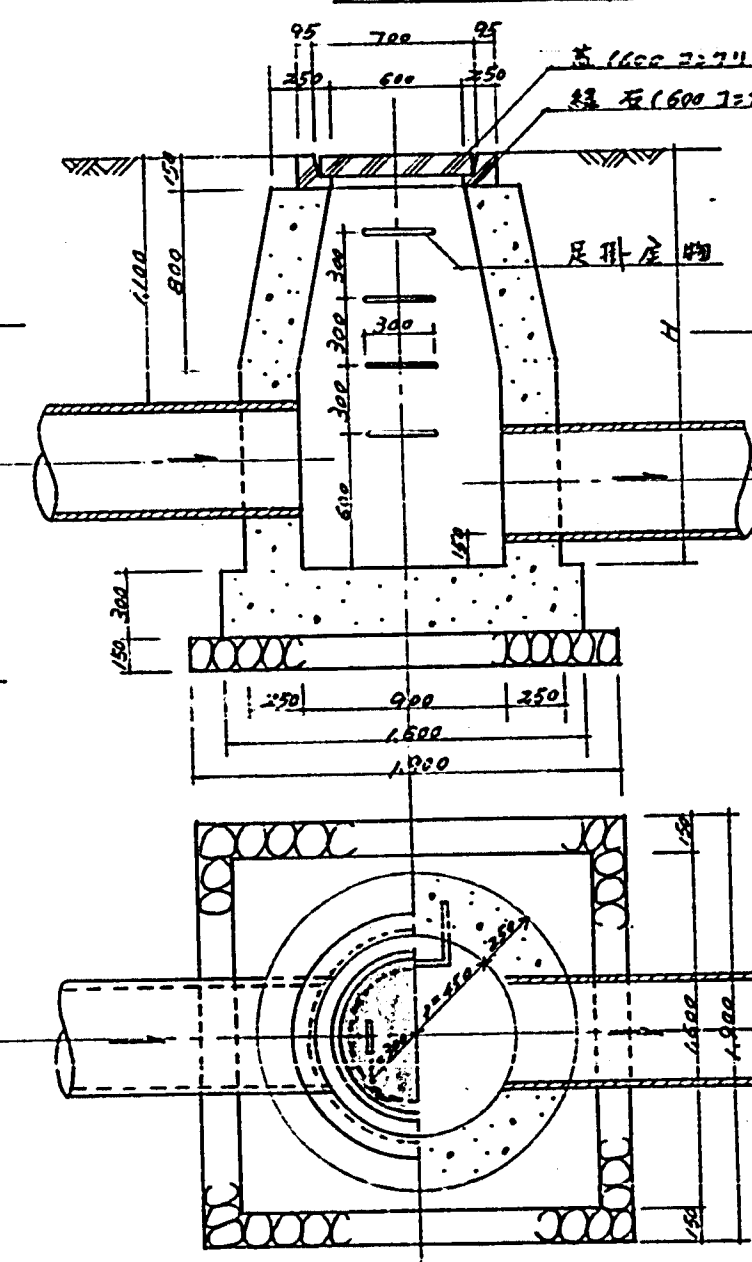

井口覆面形人孔詳細圖 S=30

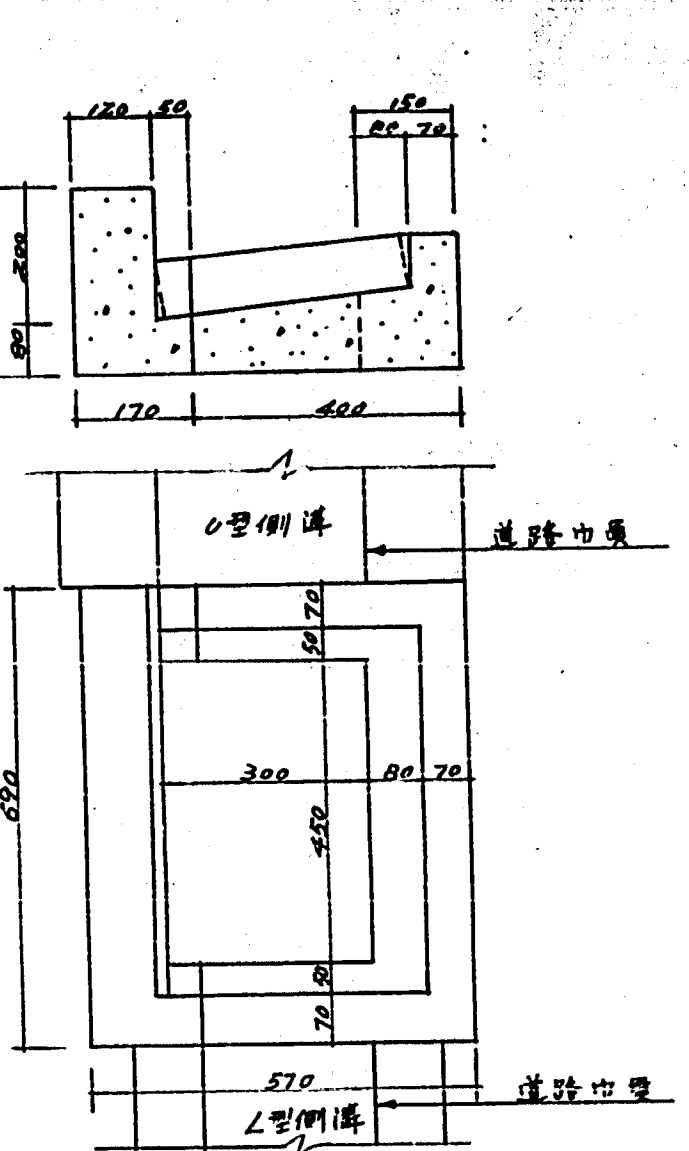

L型溝~U型溝

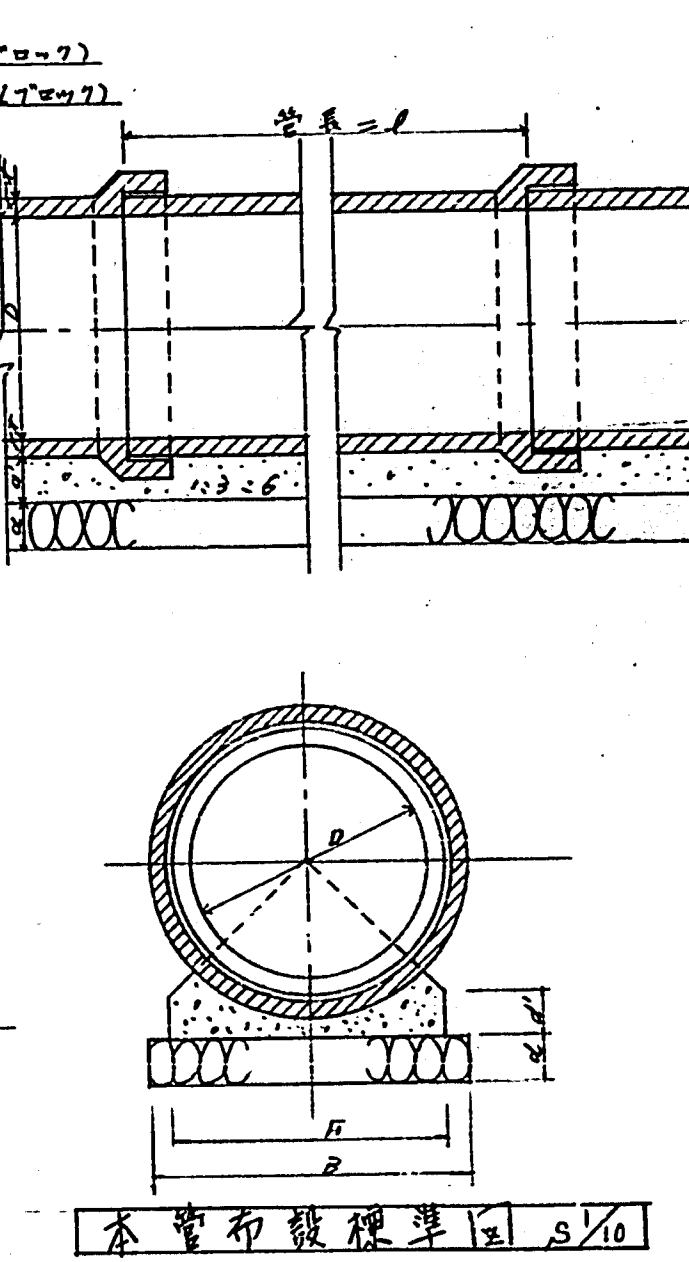

水管布設標準圖 S=10

鉄筋コンクリート管 (単位: mm)

D	F	B	d	d'	管重 (kg/m)	埋設深 (m)	埋設物 (kg/m)
25	25	40	9	9	1.8	0.36	0.35
30	30	45	12	9	1.8	0.50	0.37
35	35	50	12	10	2.0	0.65	0.42
40	40	55	12	12	2.4	0.80	0.52
45	45	60	15	12	2.4	0.97	0.52
50	50	65	15	15	3.0	1.12	0.52

建
16

図面リスト				図面リスト			
図面名	縮尺	図面名	縮尺	図面名	縮尺	図面名	縮尺
1 建築		9 受水槽平面図、立面図、配筋詳細図	1/50	16 石積排水詳細図	1/50, 1/10		
2 平面図、仕上表、面積表		10 各伏図	1/100	1 外灯、動力設備図	1/300		
3 配置図、見取図	1/500	11 床版、基礎配筋詳細図、柱配筋詳細図	1/40	2 電灯、コンセント、電灯幹線設備図	1/100		
4 平面図、立面図、断面図、伏図	1/100	12 A.C.1 通リ壁配筋詳細図	1/40	3 各戸電灯配線図、集合計器盤、幹線系統図	1/20		
5 平面詳細図、展開図	1/20, 1/50	13 B.2.3 通リ壁配筋詳細図	1/40	4 動力配線図、動力制御盤、集合計器盤、照明器具図	1/100		
6 配筋図	1/20, 1/10	14 整地図	1/500	1 給排水、衛生、ガス			
7 階段室詳細図	1/40, 1/20, 1/10, 1/5	15 敷地内排水図	1/500	2 配置図	1/300		
8 浴室詳細図、押入詳細図、P.S.詳細図、他	1/20, 1/5			2 設備図	1/100		
9 理具表、雑詳細図	1/100, 1/50, 1/20						

面積表 (単位 m ²)				
建築面積	専用部分 バルコニー	計	共用部分	計
A 一般階	37.17	39.14	4.50	43.64
B 4階	1.97	39.33	4.43	43.76
C 4階敷	37.39	39.44	4.43	43.87
D 貯蔵庫	1.96			1.96
延面積	A+B+C+D = 142.42			

構造概要				
基礎	梁	床	屋根	備考
鉄筋コンクリート造	鉄筋コンクリート造 間仕切り壁一部不造	鉄筋コンクリート造 1階口不造一部鉄筋コンクリート造	鉄筋コンクリート造	グレートシート 鉄筋コンクリート バルコニー 鉄筋コンクリート 外部P.S. 鉄筋コンクリート一部コンクリートブロック

外 部 仕 上						
外周廻り	壁	屋根	庇	バルコニー	植	装
珪藻土塗り 下塗り目地仕上	珪藻土塗り 珪藻土入り防水漆吹付	珪藻土防水(責任施工)勾配1% 金属押入仕上	庇上端 防水珪藻土塗金網押入 庇下端 珪藻土塗り珪藻土入り防水漆吹付	床 防水珪藻土塗金網押入 手摺、欄干一部鉄筋コンクリート造 鉄筋コンクリート一部 内側珪藻土塗り 1.5V.P.外側 珪藻土入り防水漆吹付 間仕切り、石積段上段、石積下段	植栽強化コンクリート 2.5mm 溝口 鉄筋鉄筋 11-7.1mm 鉄筋鉄筋 7.1mm	鉄部 石積段 珪藻土塗り珪藻土入り珪藻土

内 部 仕 上													
室名	仕上	床	壁	天井	床	壁	天井	床	壁	天井	床	壁	天井
階段室	不造 R、C	防水珪藻土塗り珪藻土入り仕上	防水珪藻土塗り珪藻土入り仕上 H=100	珪藻土塗り珪藻土入り防水漆吹付	ベニヤ板(76)張 水張り珪藻土	0 P	珪藻土塗り珪藻土入り防水漆吹付	珪藻土塗り珪藻土入り防水漆吹付	珪藻土塗り珪藻土入り防水漆吹付	珪藻土塗り珪藻土入り防水漆吹付	珪藻土塗り珪藻土入り防水漆吹付	珪藻土塗り珪藻土入り防水漆吹付	珪藻土塗り珪藻土入り防水漆吹付
玄関	不造 R、C	防水珪藻土塗り珪藻土入り仕上	防水珪藻土塗り珪藻土入り仕上 H=100	珪藻土塗り珪藻土入り防水漆吹付	ベニヤ板(76)張 水張り珪藻土	0 P	珪藻土塗り珪藻土入り防水漆吹付	珪藻土塗り珪藻土入り防水漆吹付	珪藻土塗り珪藻土入り防水漆吹付	珪藻土塗り珪藻土入り防水漆吹付	珪藻土塗り珪藻土入り防水漆吹付	珪藻土塗り珪藻土入り防水漆吹付	珪藻土塗り珪藻土入り防水漆吹付
廊下	不造 R、C	珪藻土塗り珪藻土入り仕上	珪藻土塗り珪藻土入り仕上 H=50	珪藻土塗り珪藻土入り防水漆吹付	ベニヤ板(76)張 水張り珪藻土	0 P	珪藻土塗り珪藻土入り防水漆吹付	珪藻土塗り珪藻土入り防水漆吹付	珪藻土塗り珪藻土入り防水漆吹付	珪藻土塗り珪藻土入り防水漆吹付	珪藻土塗り珪藻土入り防水漆吹付	珪藻土塗り珪藻土入り防水漆吹付	珪藻土塗り珪藻土入り防水漆吹付
便所	不造 R、C	珪藻土塗り珪藻土入り仕上	珪藻土塗り珪藻土入り仕上 H=50	珪藻土塗り珪藻土入り防水漆吹付	ベニヤ板(76)張 水張り珪藻土	0 P	珪藻土塗り珪藻土入り防水漆吹付	珪藻土塗り珪藻土入り防水漆吹付	珪藻土塗り珪藻土入り防水漆吹付	珪藻土塗り珪藻土入り防水漆吹付	珪藻土塗り珪藻土入り防水漆吹付	珪藻土塗り珪藻土入り防水漆吹付	珪藻土塗り珪藻土入り防水漆吹付
分所	不造 R、C	珪藻土塗り珪藻土入り仕上	珪藻土塗り珪藻土入り仕上 H=50	珪藻土塗り珪藻土入り防水漆吹付	ベニヤ板(76)張 水張り珪藻土	0 P	珪藻土塗り珪藻土入り防水漆吹付	珪藻土塗り珪藻土入り防水漆吹付	珪藻土塗り珪藻土入り防水漆吹付	珪藻土塗り珪藻土入り防水漆吹付	珪藻土塗り珪藻土入り防水漆吹付	珪藻土塗り珪藻土入り防水漆吹付	珪藻土塗り珪藻土入り防水漆吹付
物置	不造 R、C	珪藻土塗り珪藻土入り仕上	珪藻土塗り珪藻土入り仕上 H=50	珪藻土塗り珪藻土入り防水漆吹付	ベニヤ板(76)張 水張り珪藻土	0 P	珪藻土塗り珪藻土入り防水漆吹付	珪藻土塗り珪藻土入り防水漆吹付	珪藻土塗り珪藻土入り防水漆吹付	珪藻土塗り珪藻土入り防水漆吹付	珪藻土塗り珪藻土入り防水漆吹付	珪藻土塗り珪藻土入り防水漆吹付	珪藻土塗り珪藻土入り防水漆吹付
居間	不造 R、C	珪藻土塗り珪藻土入り仕上	珪藻土塗り珪藻土入り仕上 H=50	珪藻土塗り珪藻土入り防水漆吹付	ベニヤ板(76)張 水張り珪藻土	0 P	珪藻土塗り珪藻土入り防水漆吹付	珪藻土塗り珪藻土入り防水漆吹付	珪藻土塗り珪藻土入り防水漆吹付	珪藻土塗り珪藻土入り防水漆吹付	珪藻土塗り珪藻土入り防水漆吹付	珪藻土塗り珪藻土入り防水漆吹付	珪藻土塗り珪藻土入り防水漆吹付
押入	不造 R、C	珪藻土塗り珪藻土入り仕上	珪藻土塗り珪藻土入り仕上 H=50	珪藻土塗り珪藻土入り防水漆吹付	ベニヤ板(76)張 水張り珪藻土	0 P	珪藻土塗り珪藻土入り防水漆吹付	珪藻土塗り珪藻土入り防水漆吹付	珪藻土塗り珪藻土入り防水漆吹付	珪藻土塗り珪藻土入り防水漆吹付	珪藻土塗り珪藻土入り防水漆吹付	珪藻土塗り珪藻土入り防水漆吹付	珪藻土塗り珪藻土入り防水漆吹付
浴室	不造 R、C	珪藻土塗り珪藻土入り仕上	珪藻土塗り珪藻土入り仕上 H=50	珪藻土塗り珪藻土入り防水漆吹付	ベニヤ板(76)張 水張り珪藻土	0 P	珪藻土塗り珪藻土入り防水漆吹付	珪藻土塗り珪藻土入り防水漆吹付	珪藻土塗り珪藻土入り防水漆吹付	珪藻土塗り珪藻土入り防水漆吹付	珪藻土塗り珪藻土入り防水漆吹付	珪藻土塗り珪藻土入り防水漆吹付	珪藻土塗り珪藻土入り防水漆吹付

註記 1.仕上記号は、O.P. 珪藻土塗り
 W. ベニヤ板
 V.P. 合成珪藻土珪藻土入り
 V.D. 珪藻土塗り珪藻土入り
 E.P. 合成珪藻土珪藻土入り
 O.S.V. 珪藻土塗り珪藻土入り
 2.理具の仕様は、理具表に示す。
 3.不造壁は、珪藻土塗り珪藻土入り。

臺中市建設局(新築)

臺中市建設局(新築)

図面リスト、仕上表、面積表


S: 1/1

臺中市建設局建設課


40.6.1

建


1

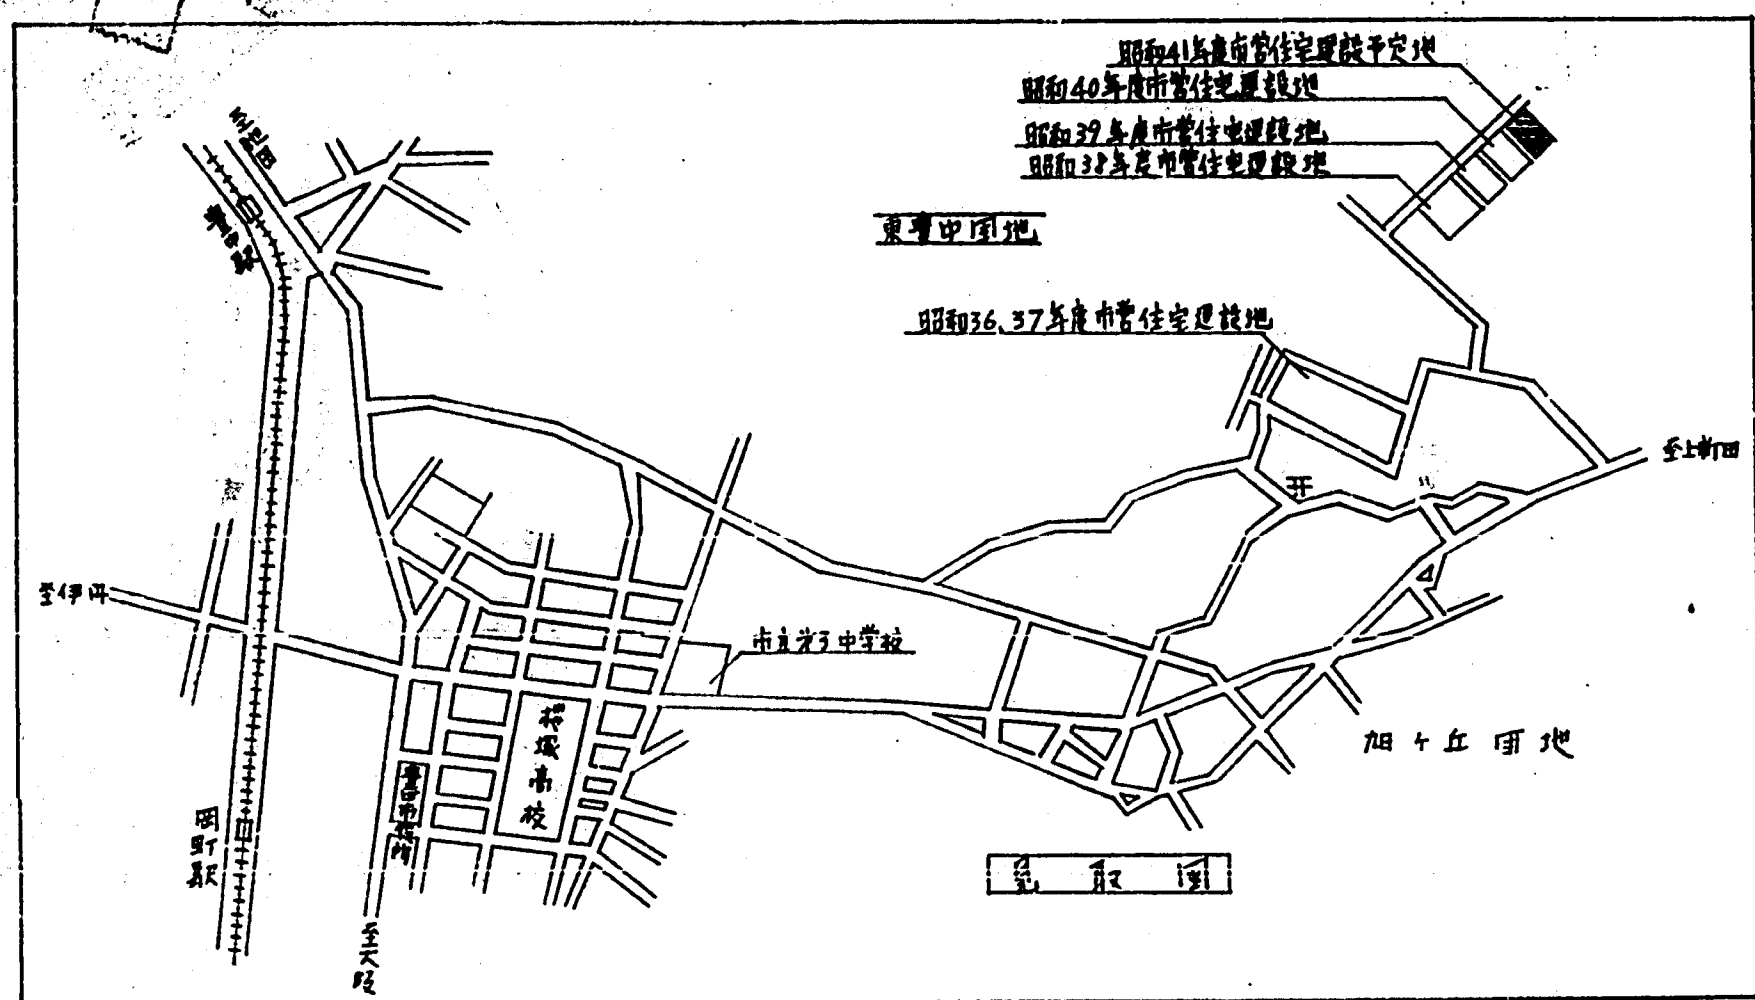

圖例	說明
——	外圍牆
——	內圍牆
——	道路
——	綠地
——	水池
——	本計畫建築用地
——	外圍牆
——	內圍牆



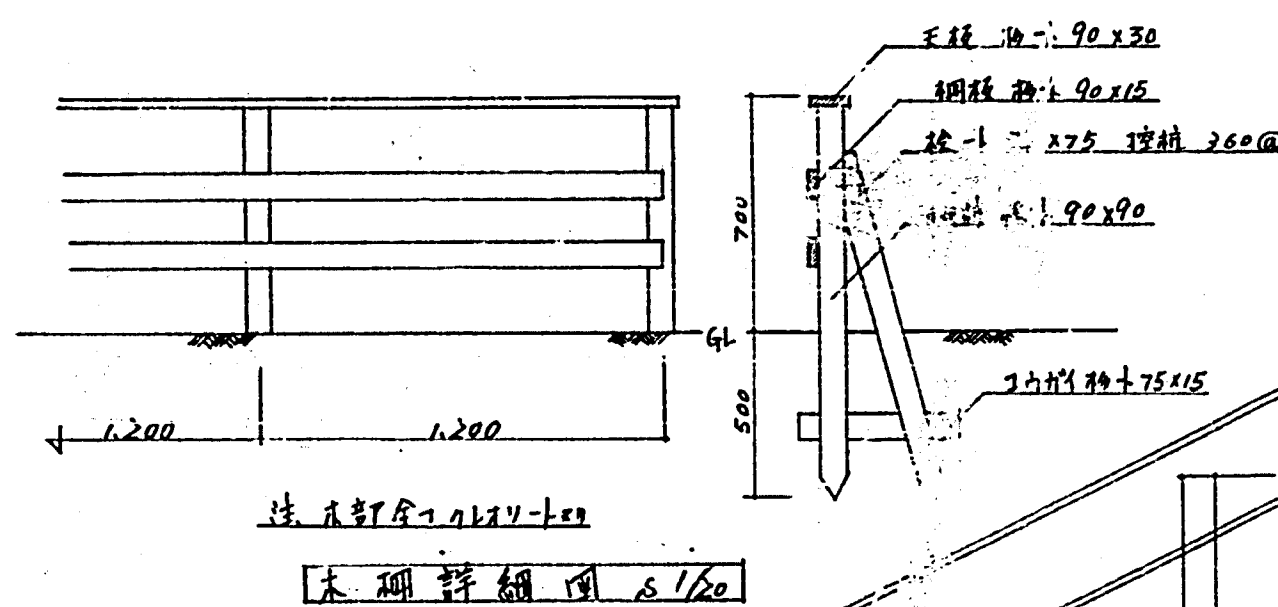


圖例	說明
——	記号
——	木柱
——	五月
——	五月

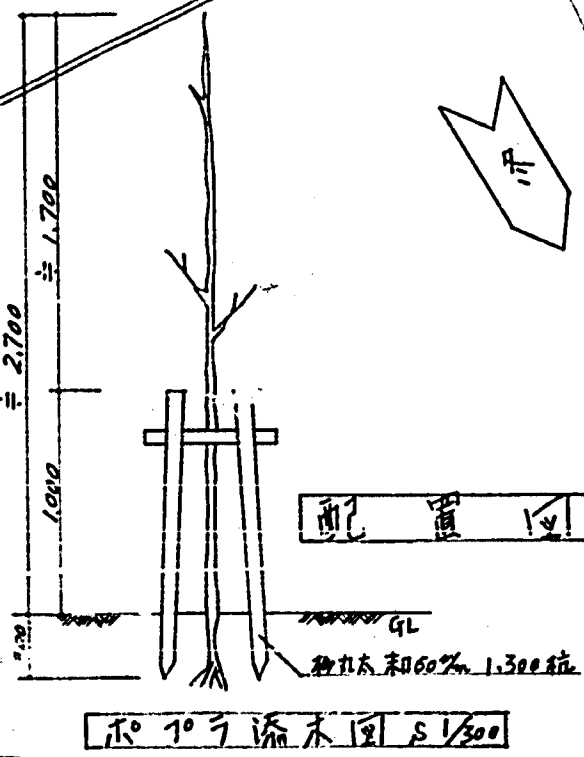



臺中市第一高級商業職業學校新築工程
配置圖 見取圖
臺中市建設部建築課
繪圖 1945年5月
21541

建
2

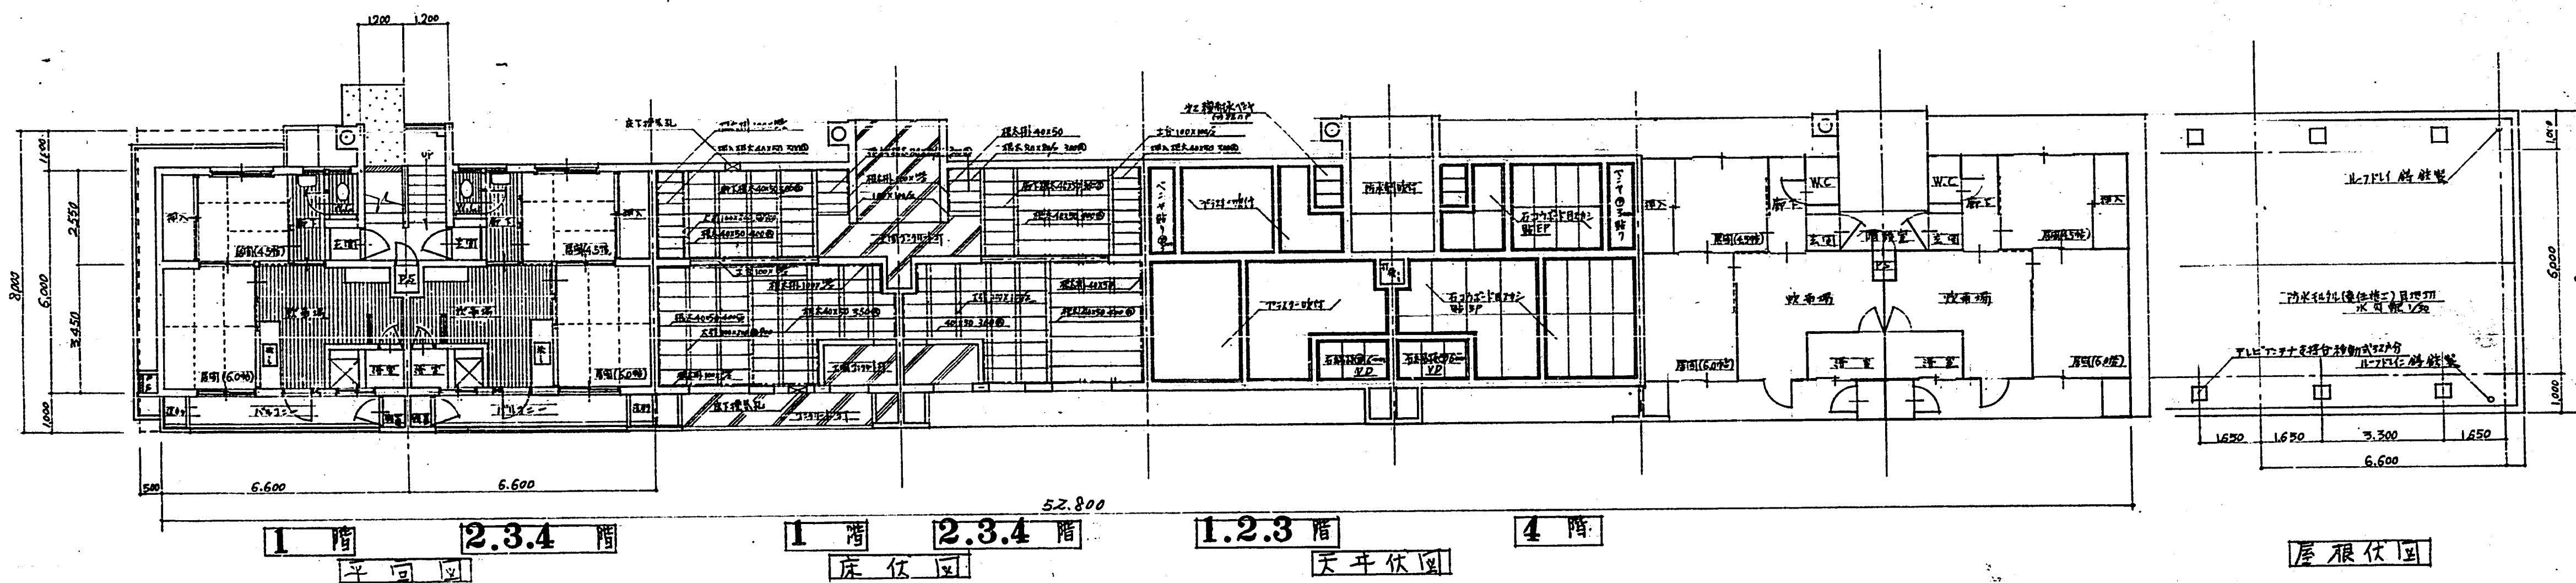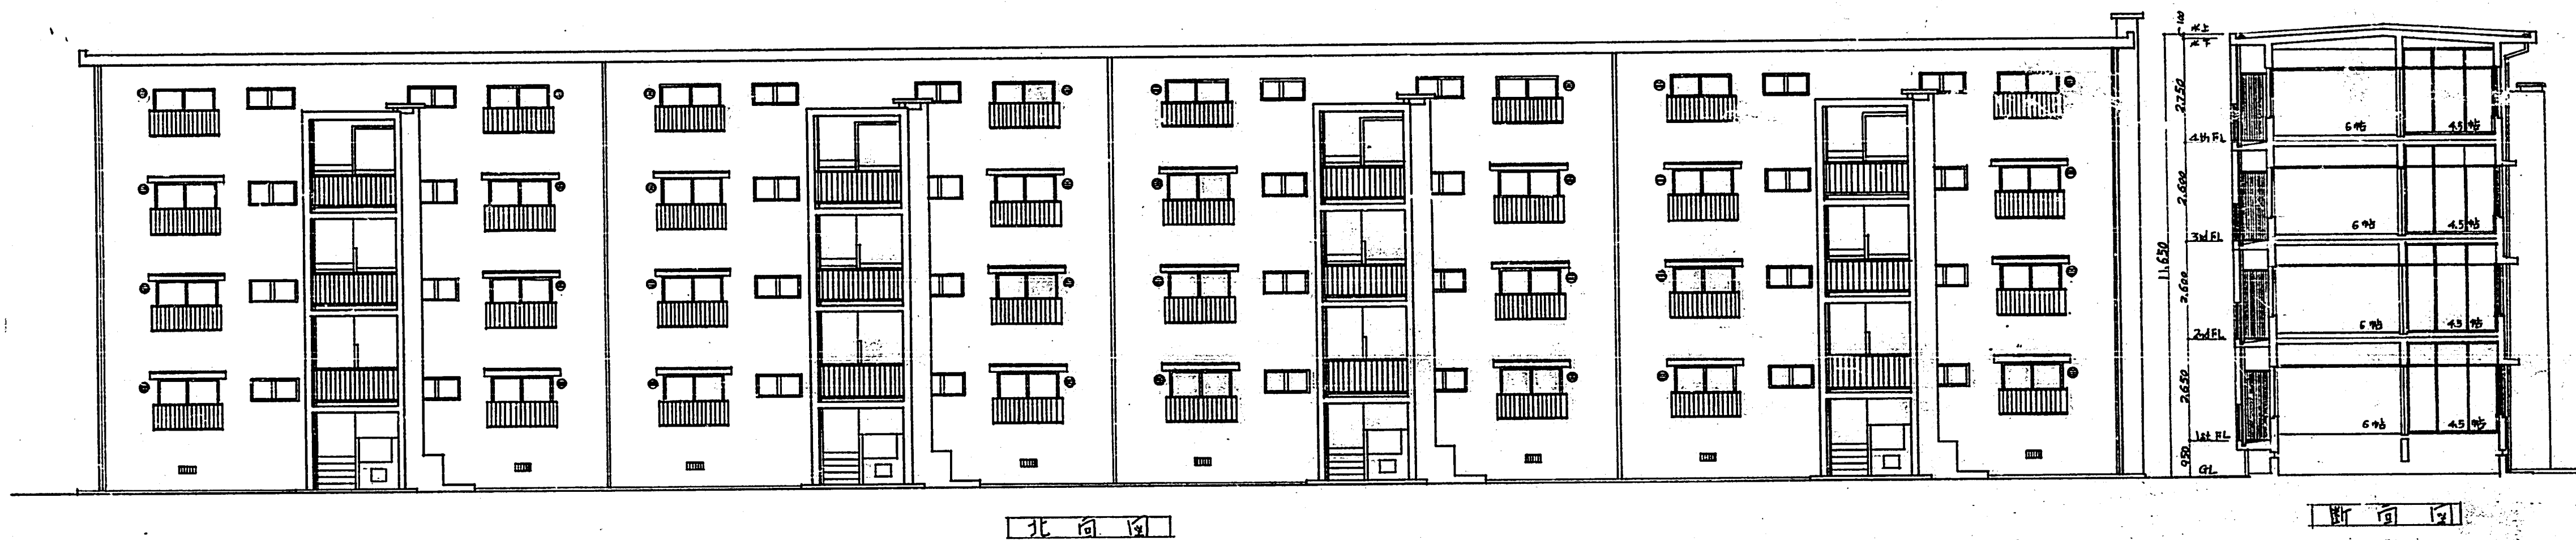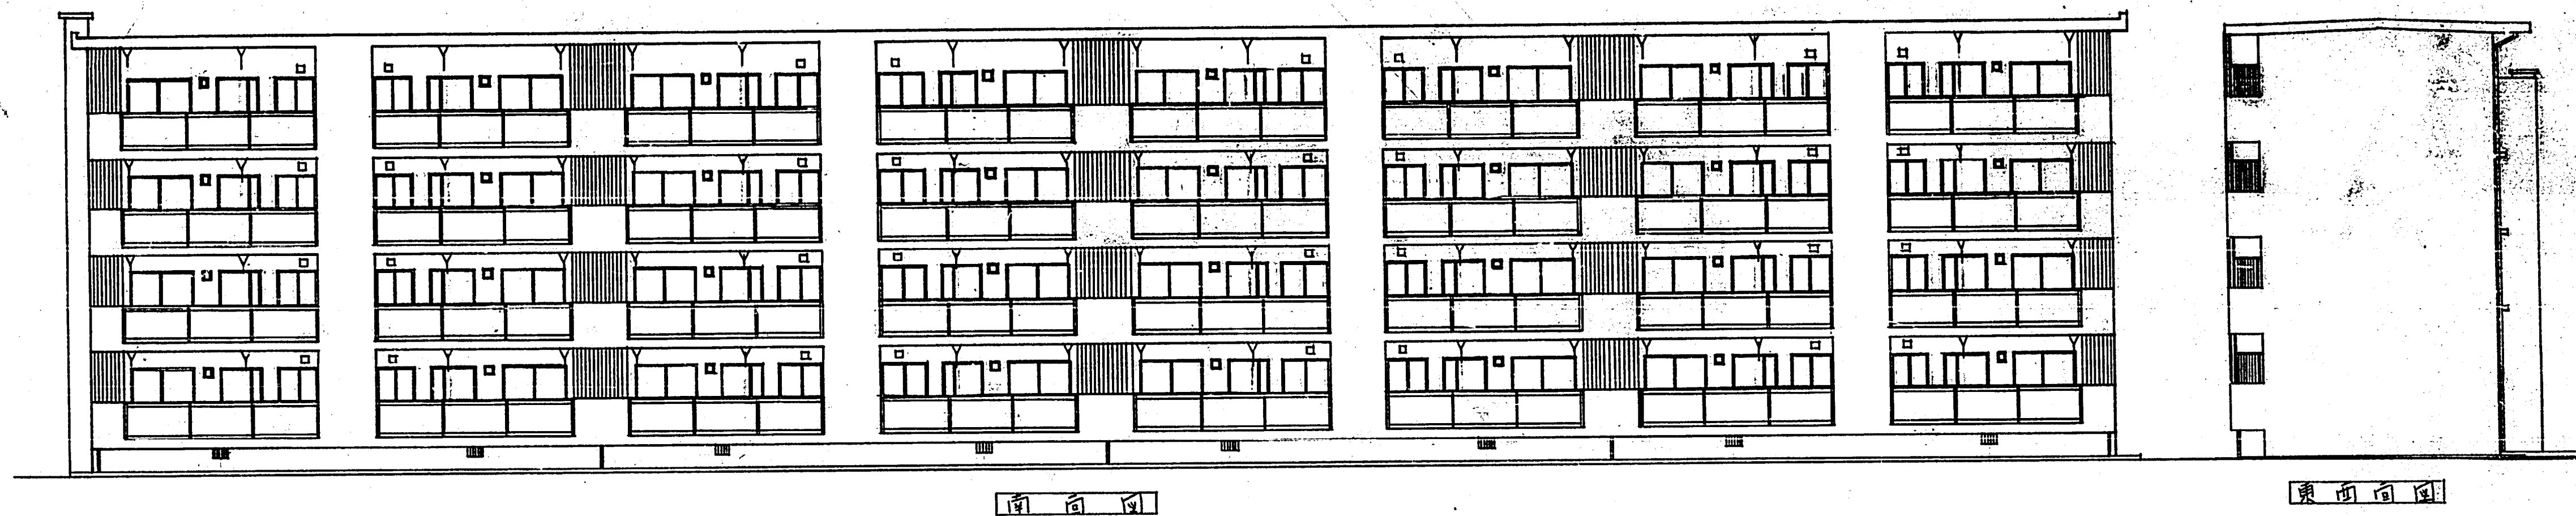


臺中市 300-1 路 (南台側)	
臺中市 300-1 路 (北台側)	
平面圖、剖面圖、各樓圖、斷面圖	S: 1/600
臺中市建設局建築課	40.6.1
建築師事務所	100.6.1
建築師事務所	100.6.1
建築師事務所	100.6.1

建 3

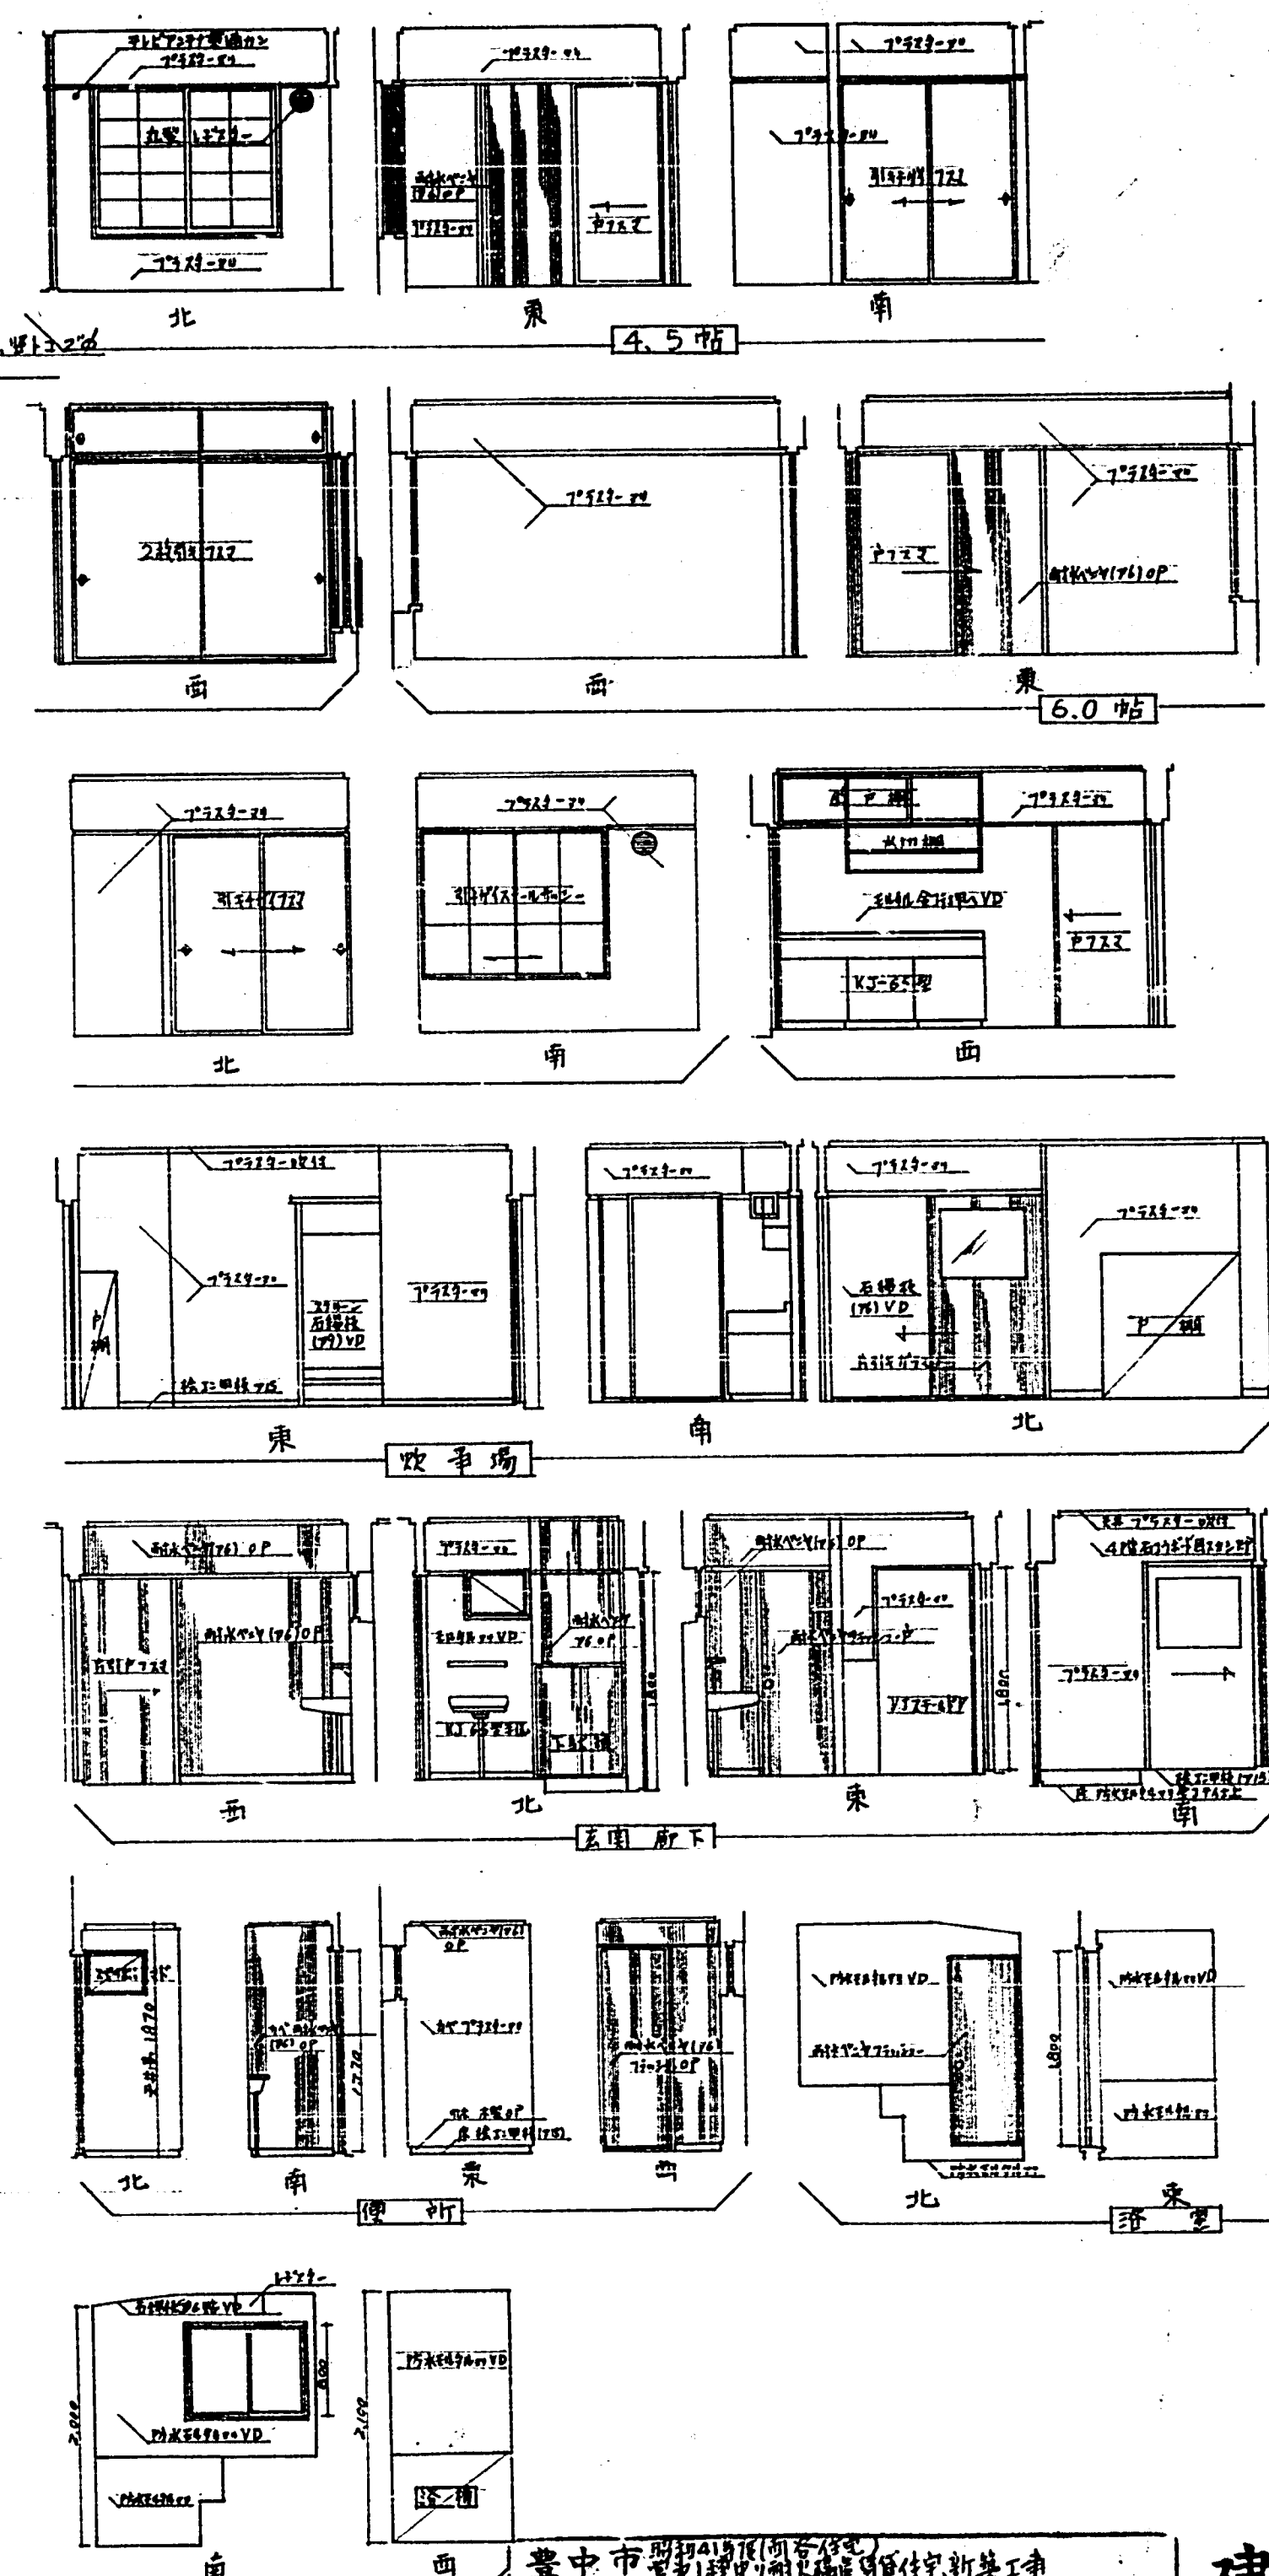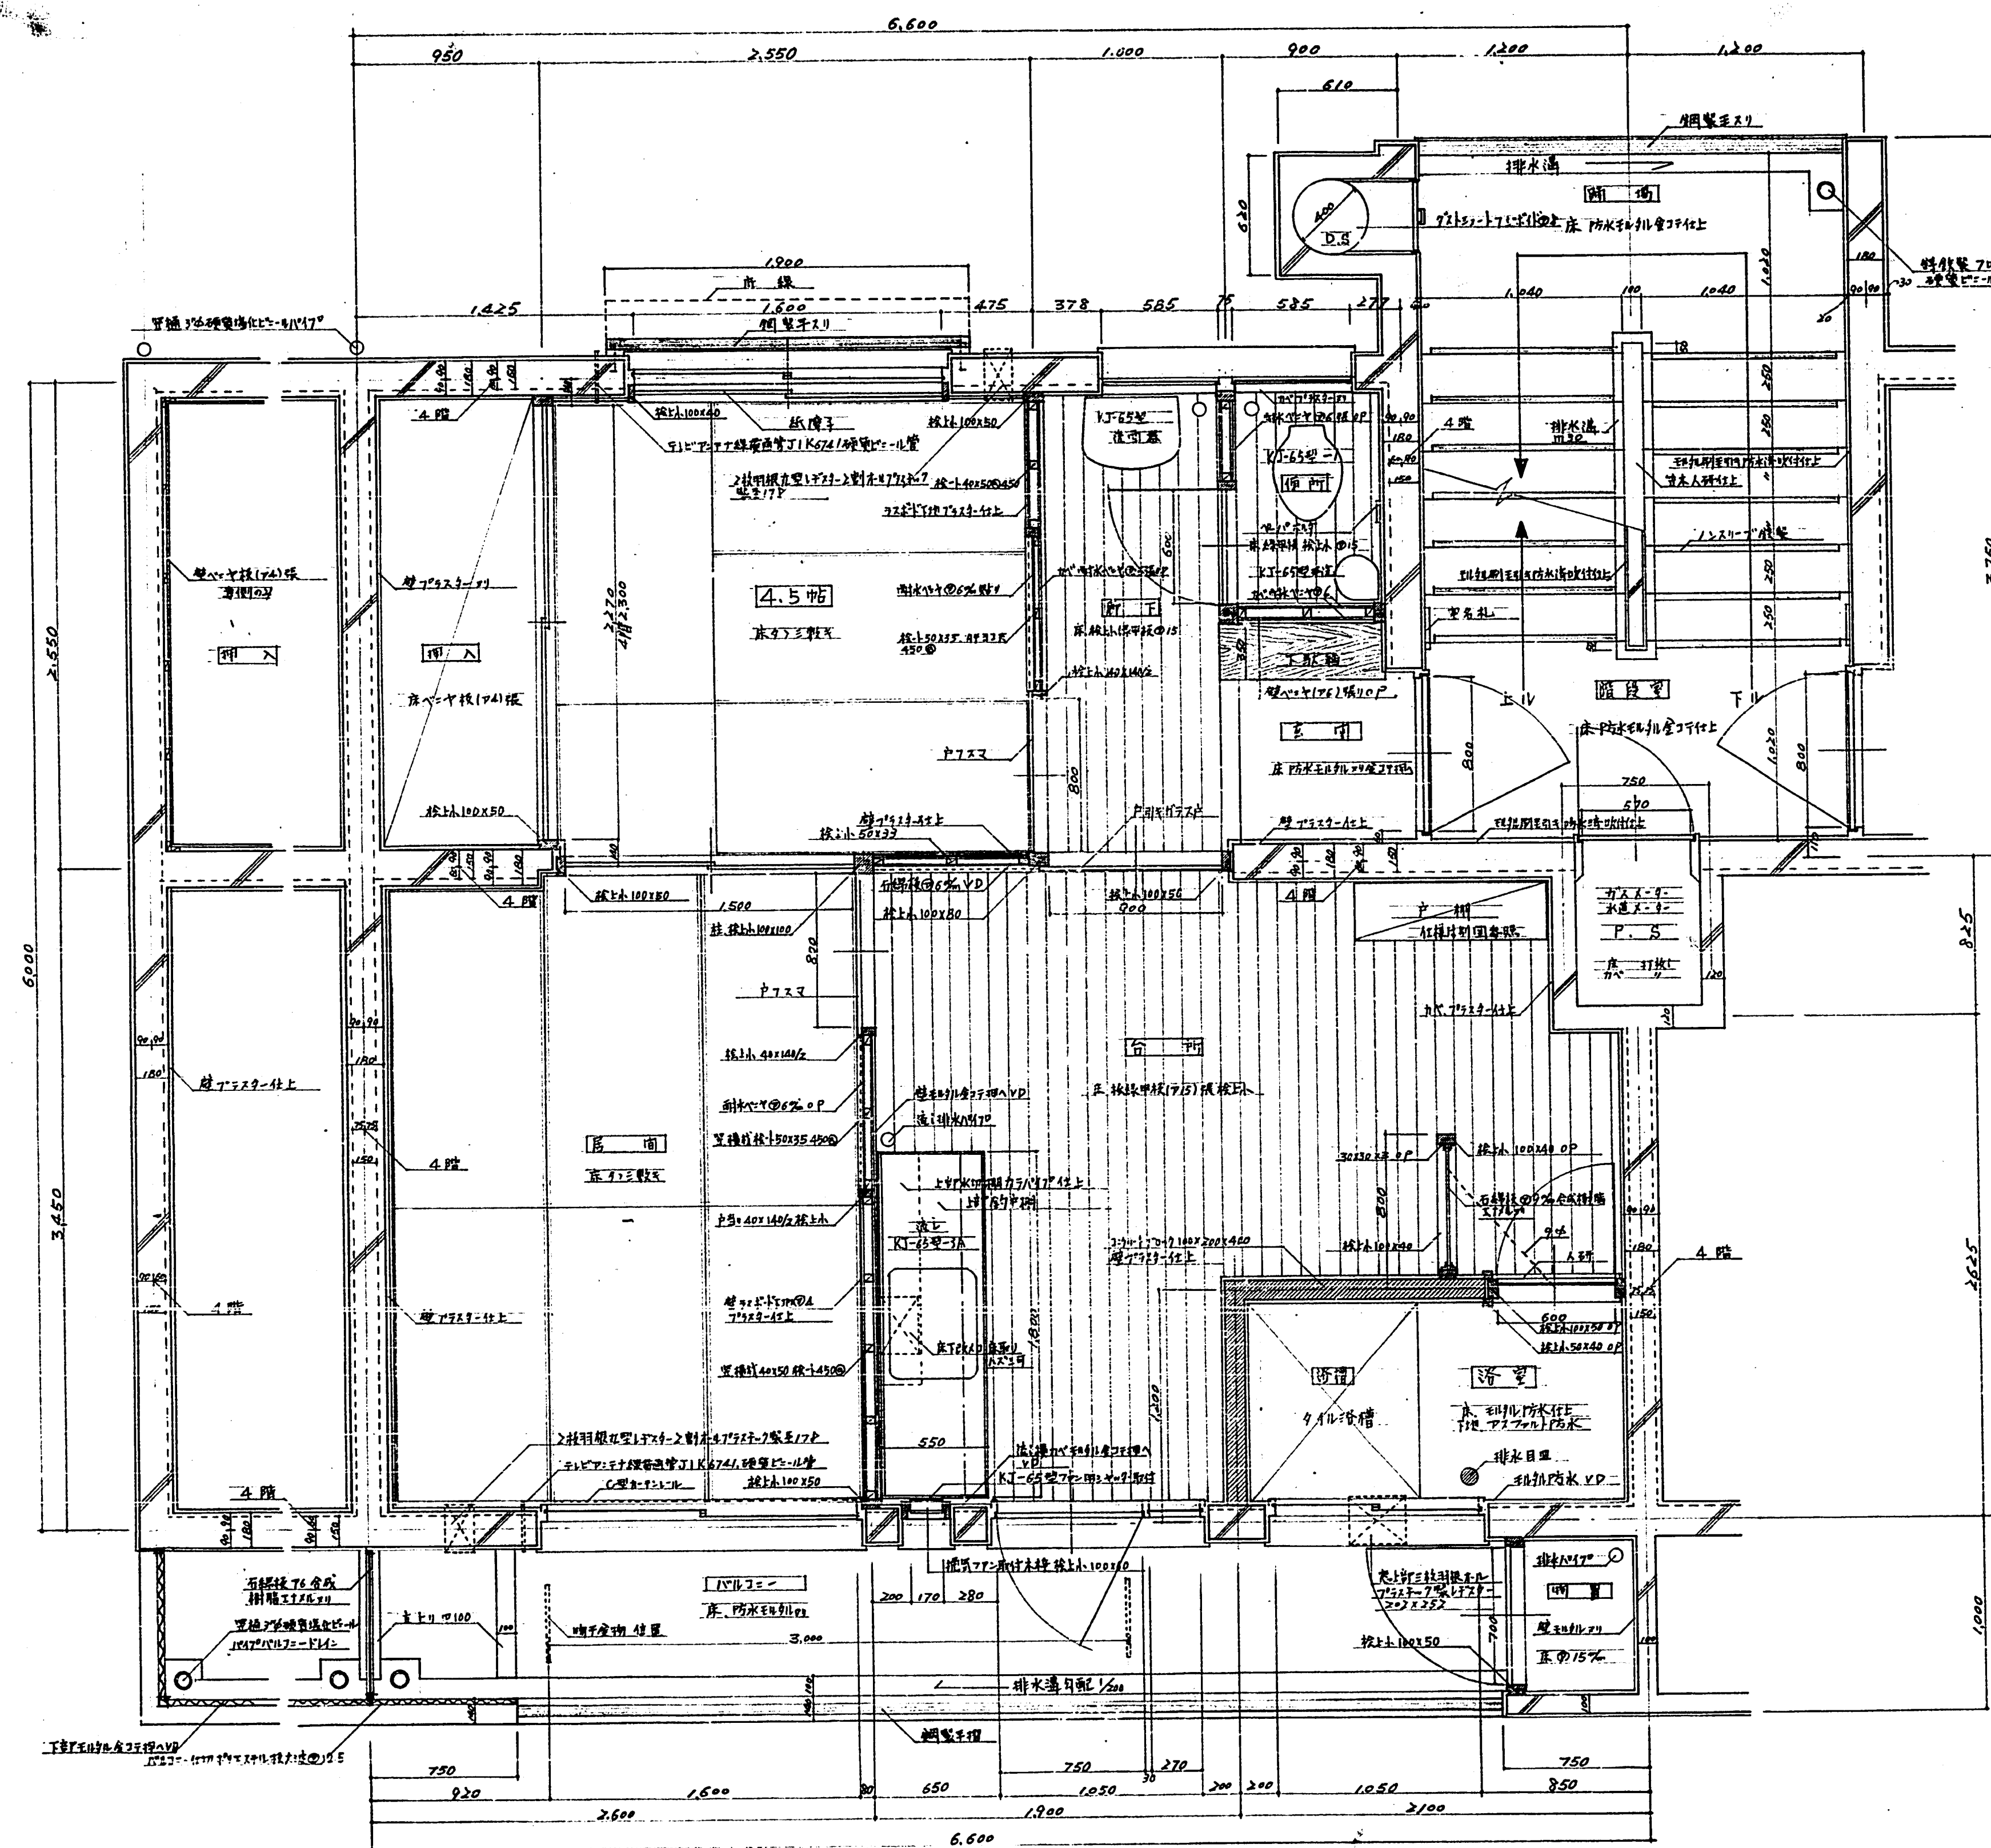

臺中市		開辦41種(原)國營修造 單1種(原)國營修造		管住宅、新築工事	
平均詳細圖、展開圖		S:			
臺中市建設部建築課					
課長	陳國初 大正11年 生25.4.1	主任	蕭佐	技師	設計









建
4

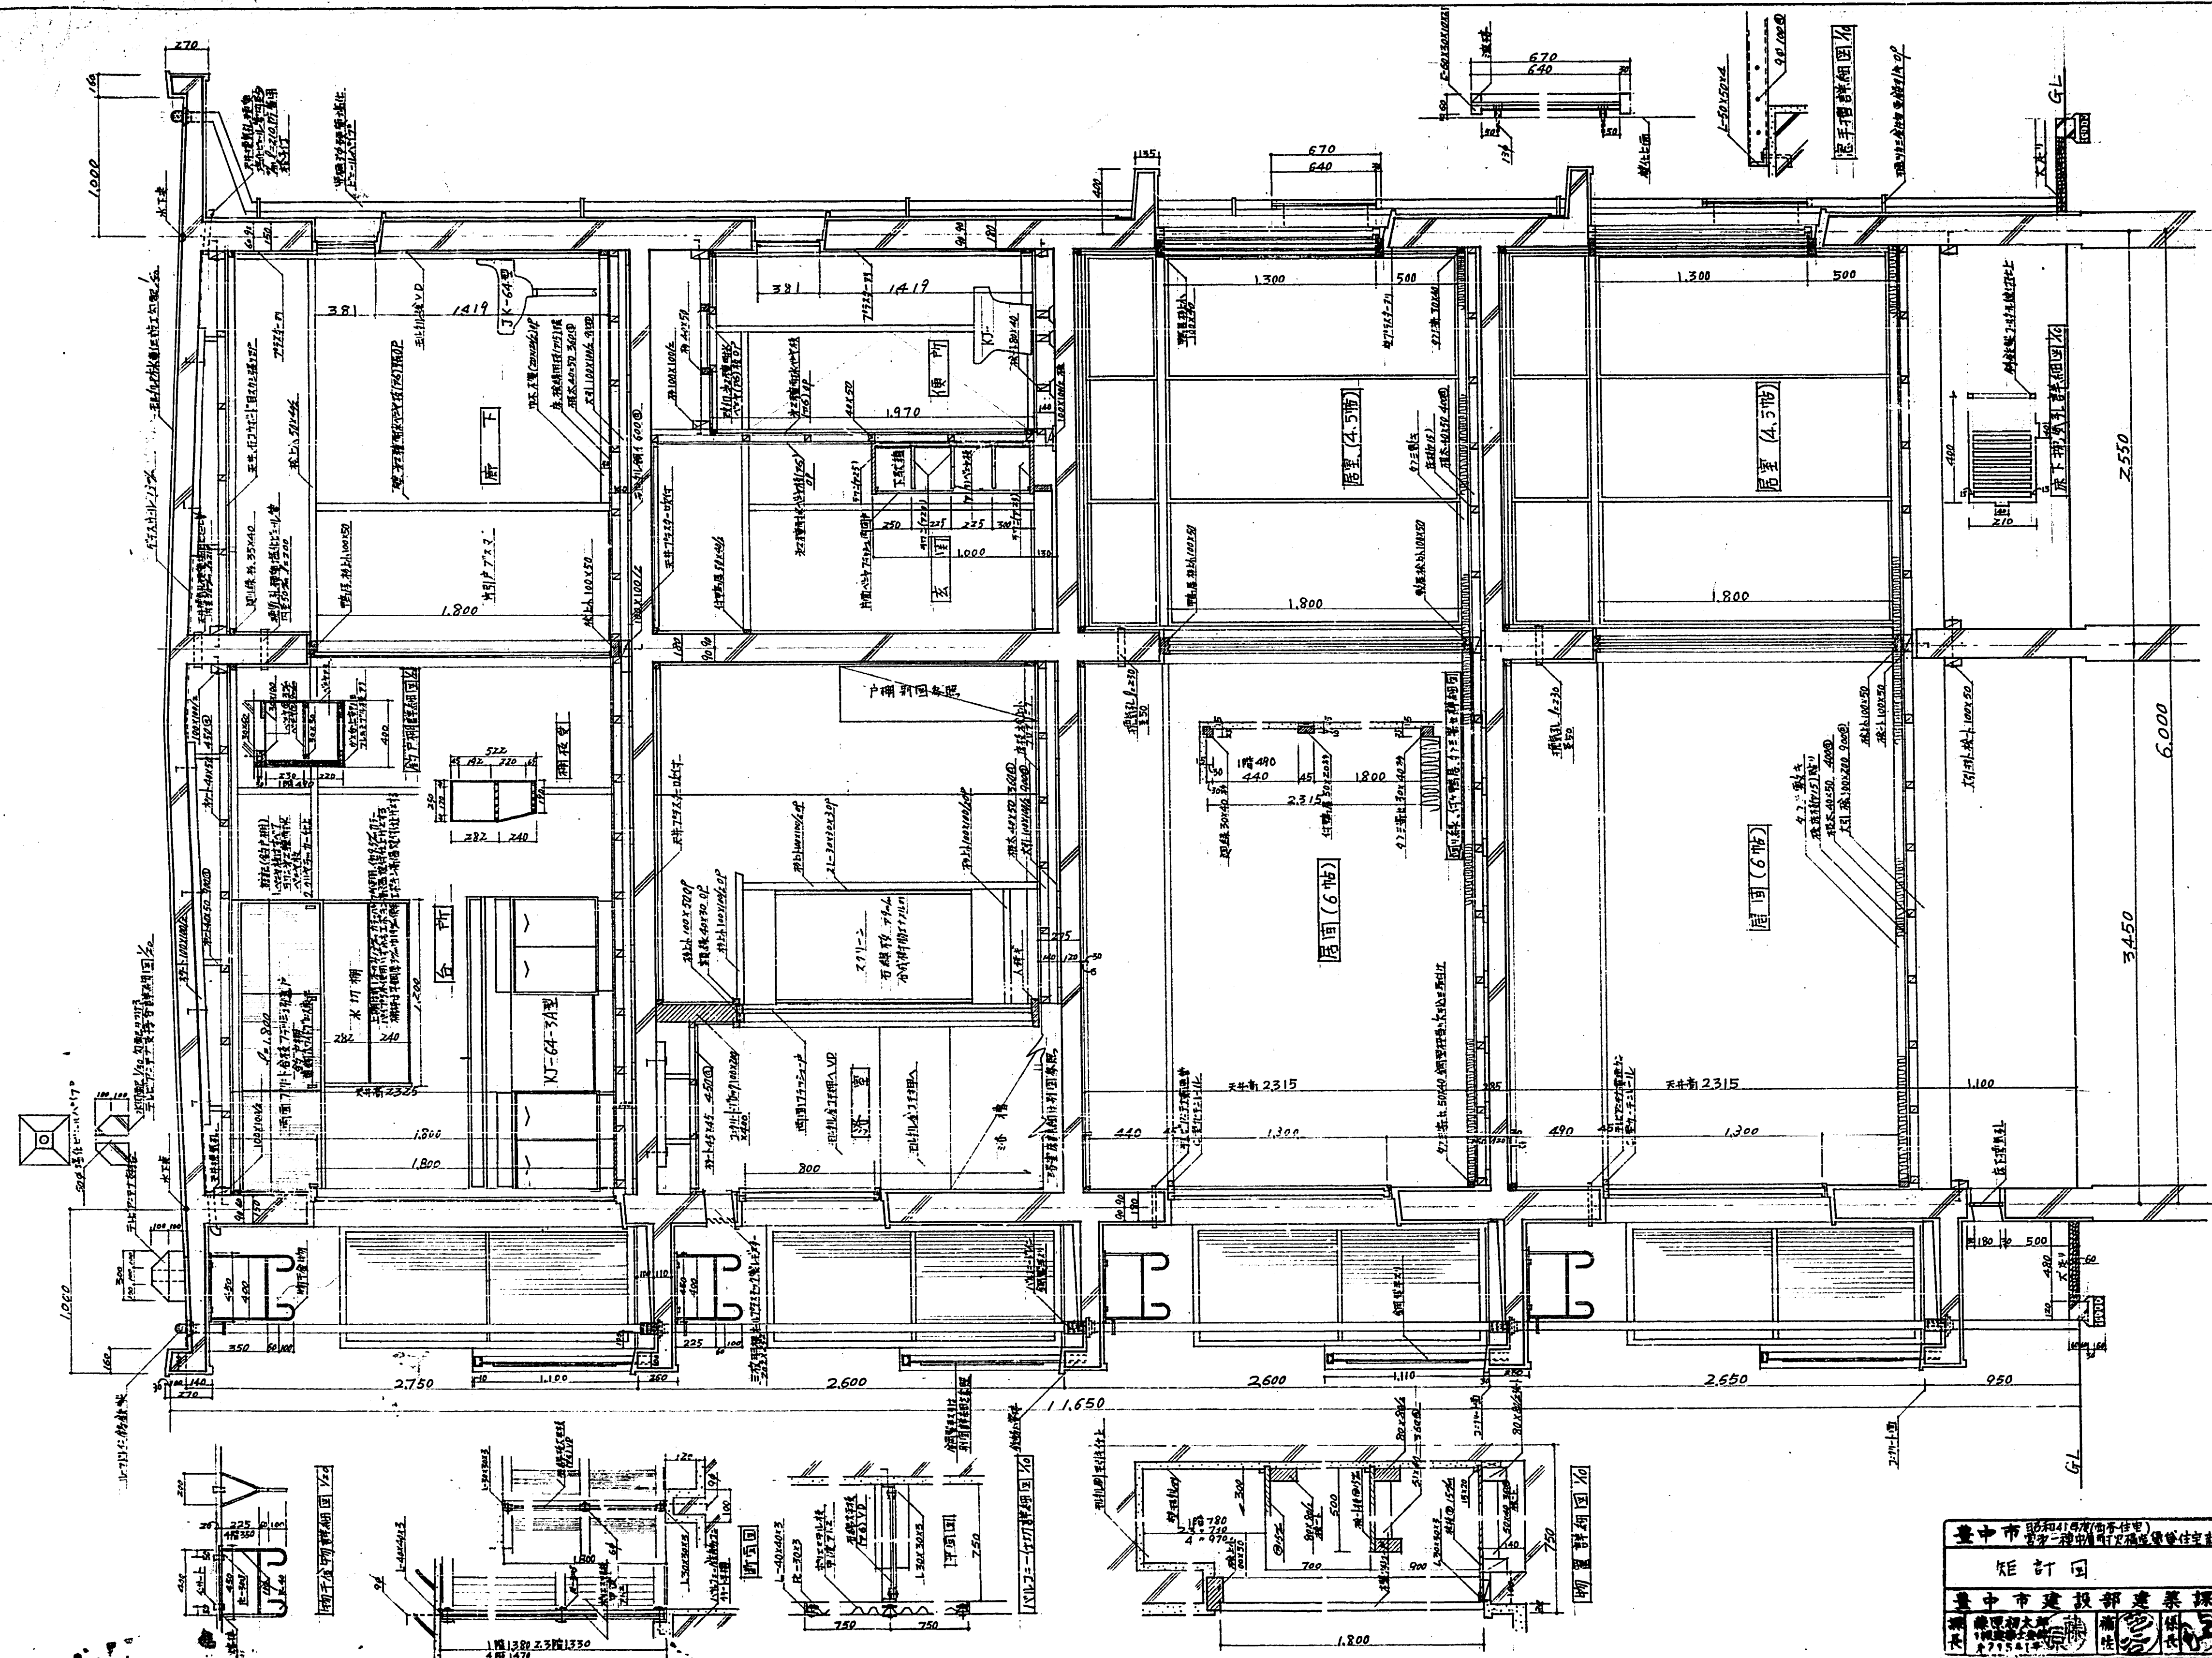

正立面圖 1/20

臺中市建設局建築課	
設計圖	S: 1/20
臺中市建設局建築課	40.6.1
臺中市建設局建築課	40.6.1


建 5

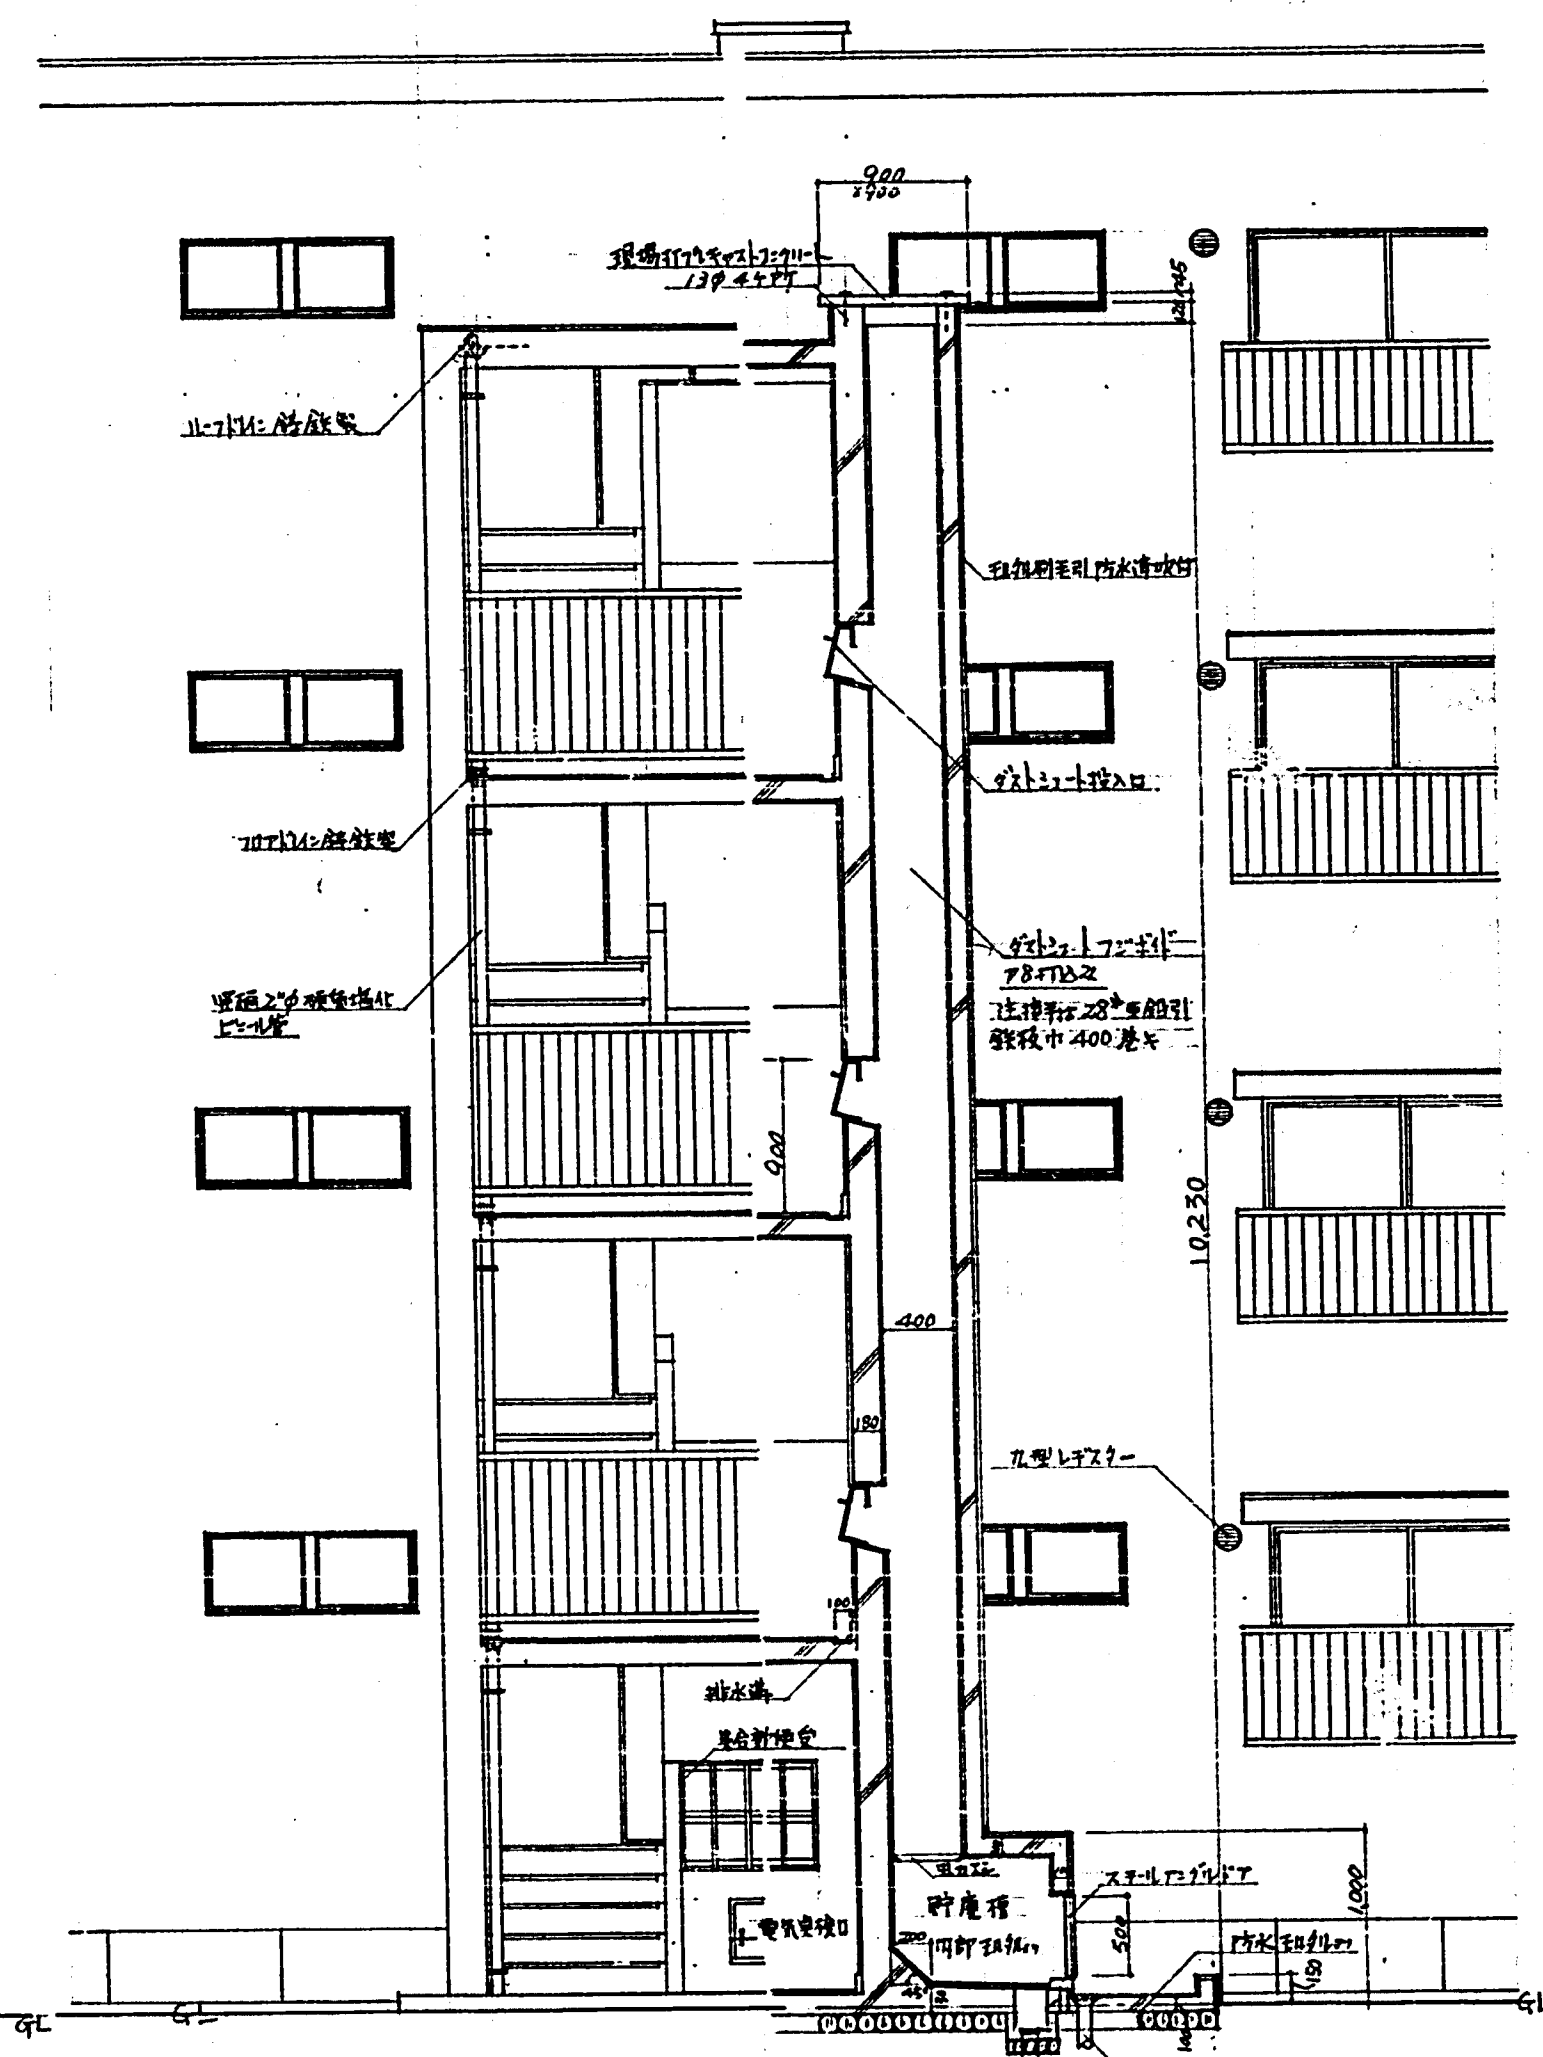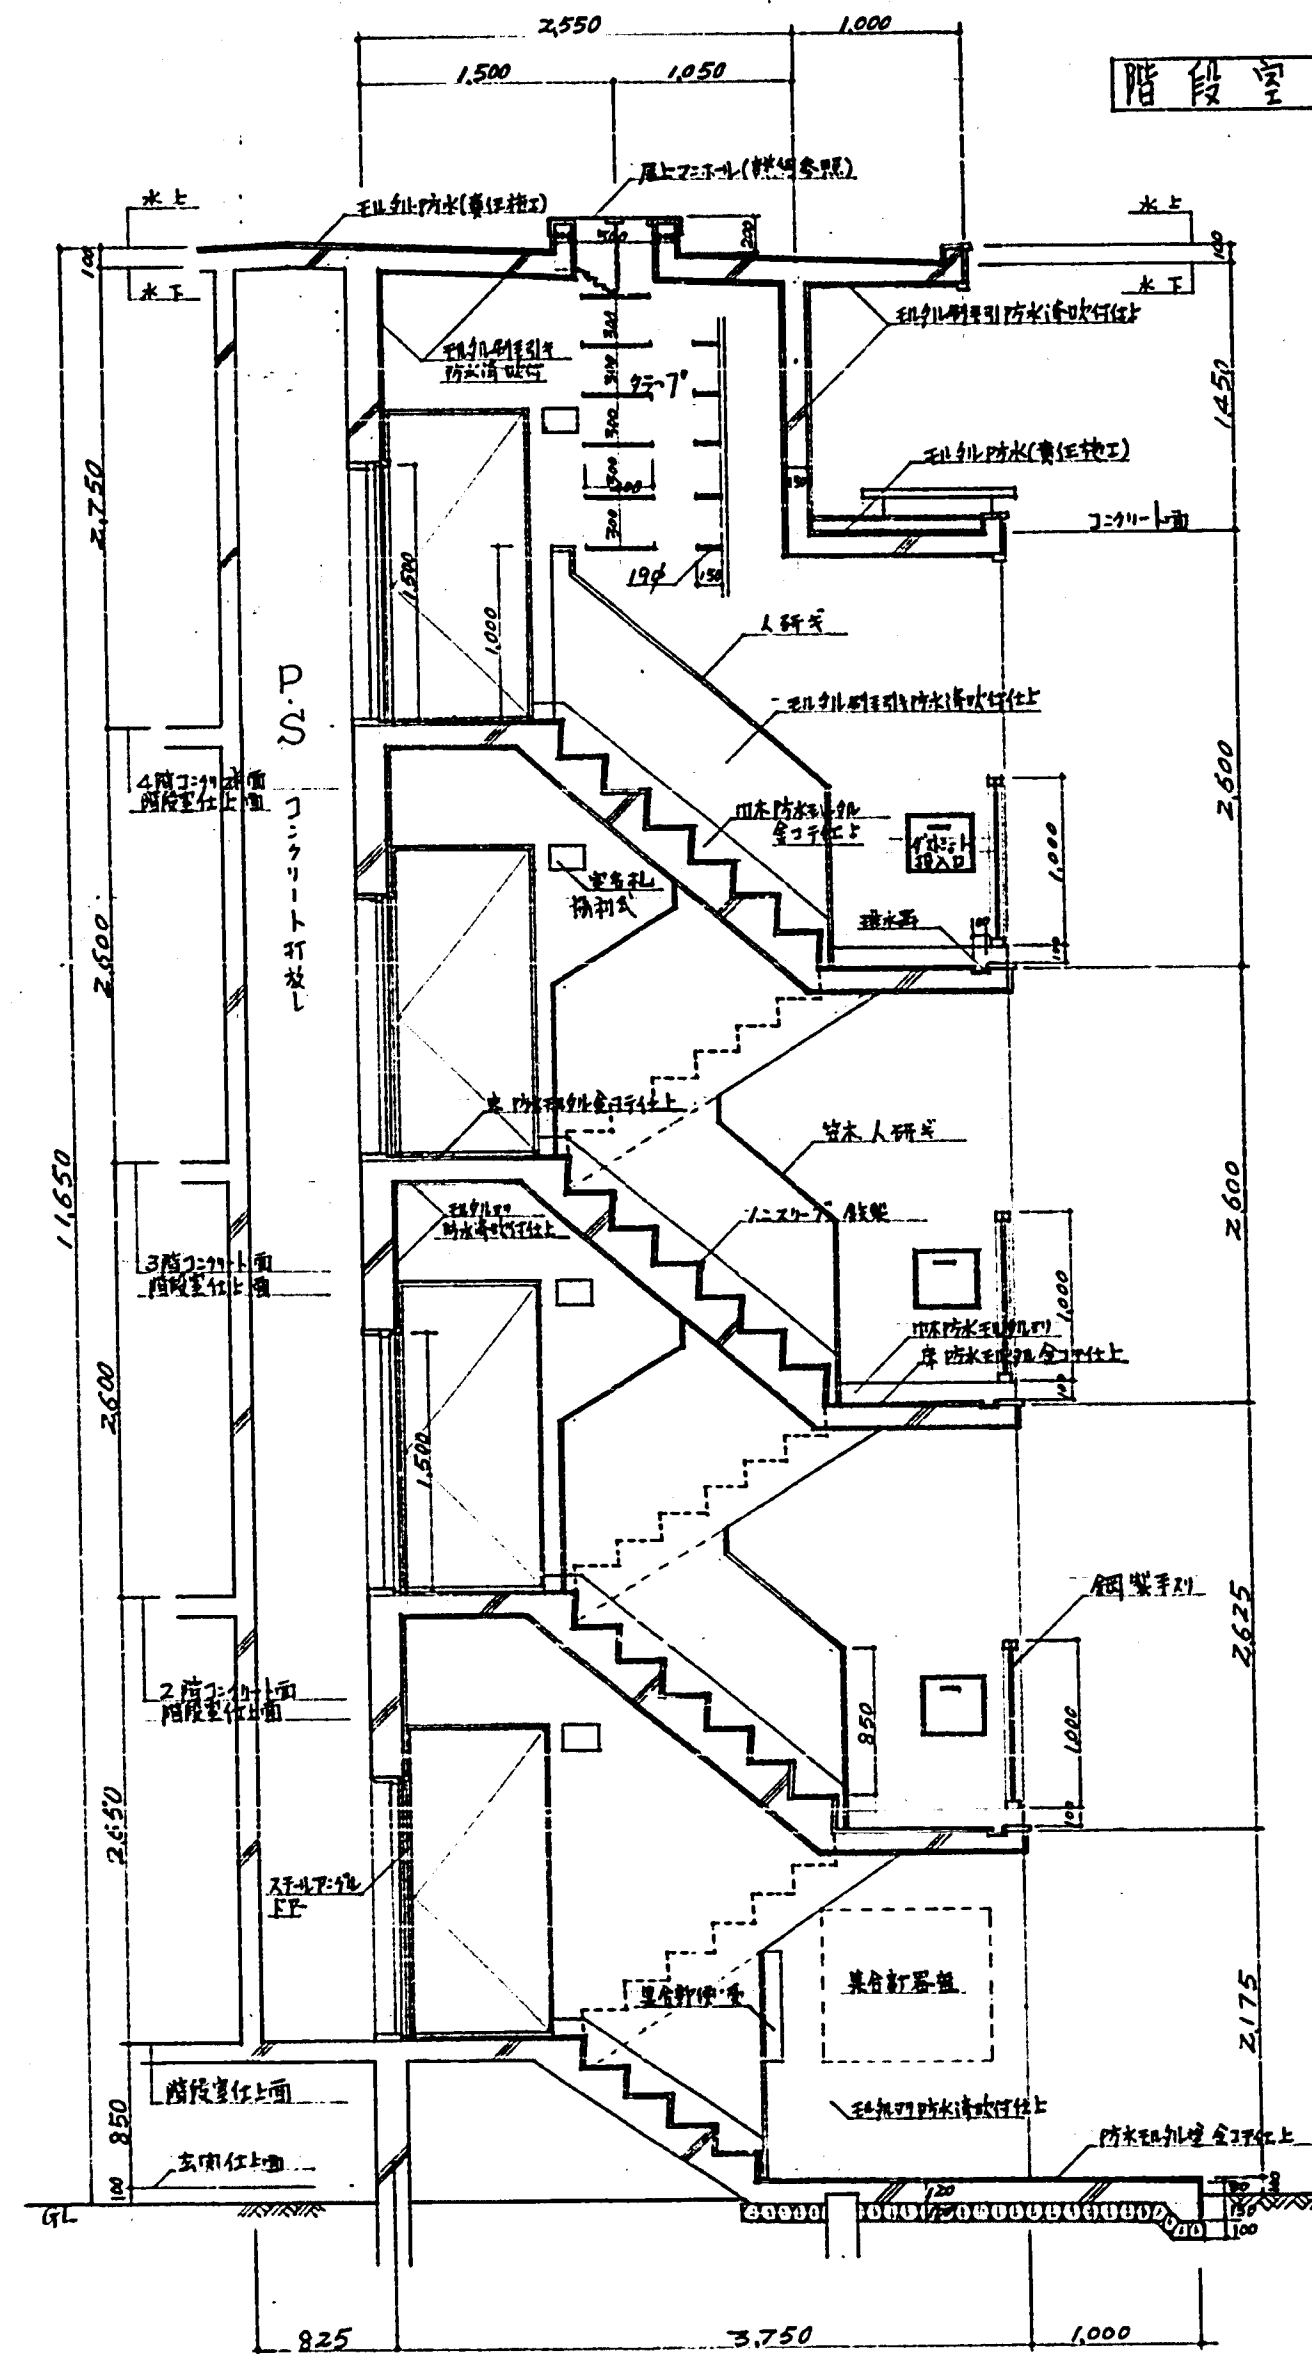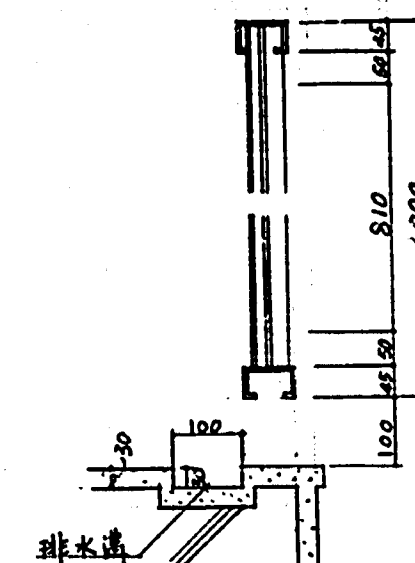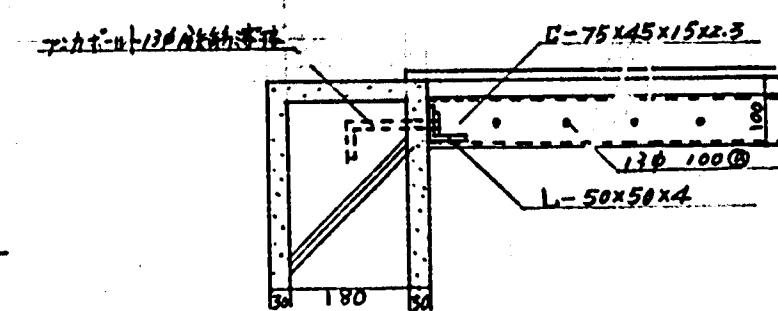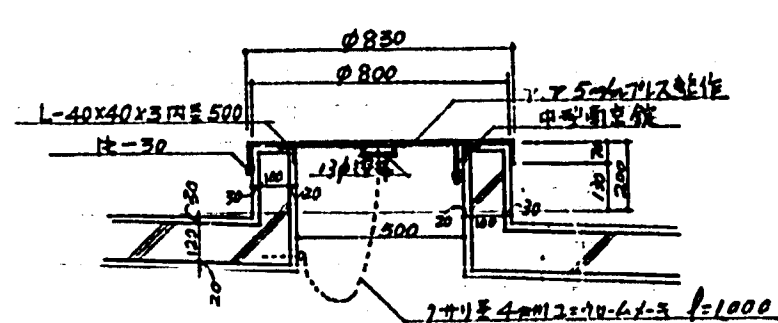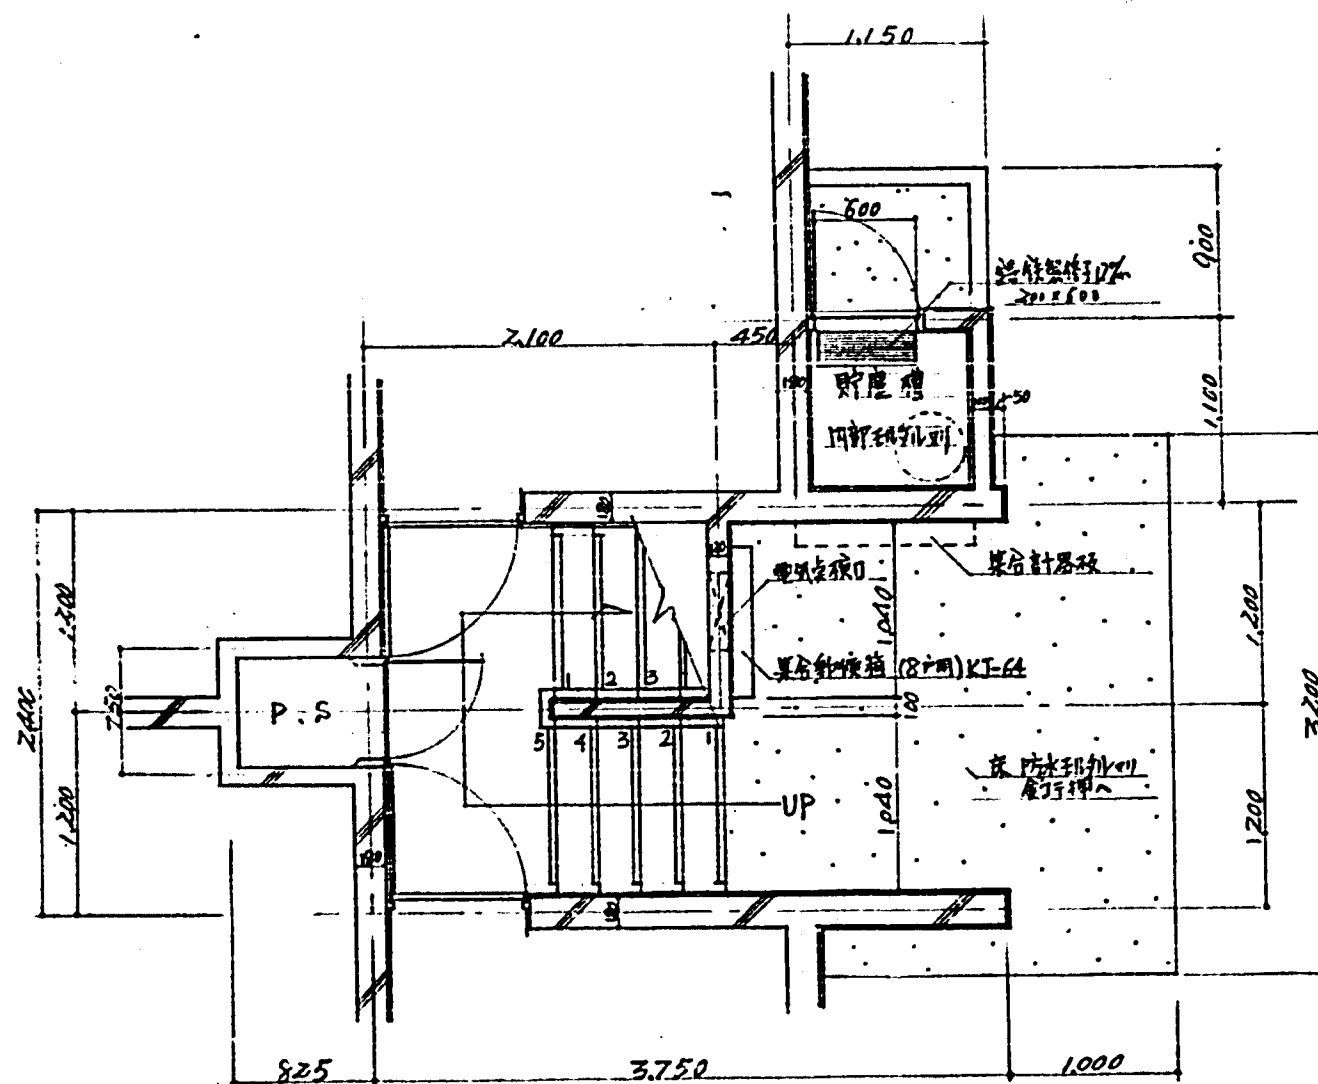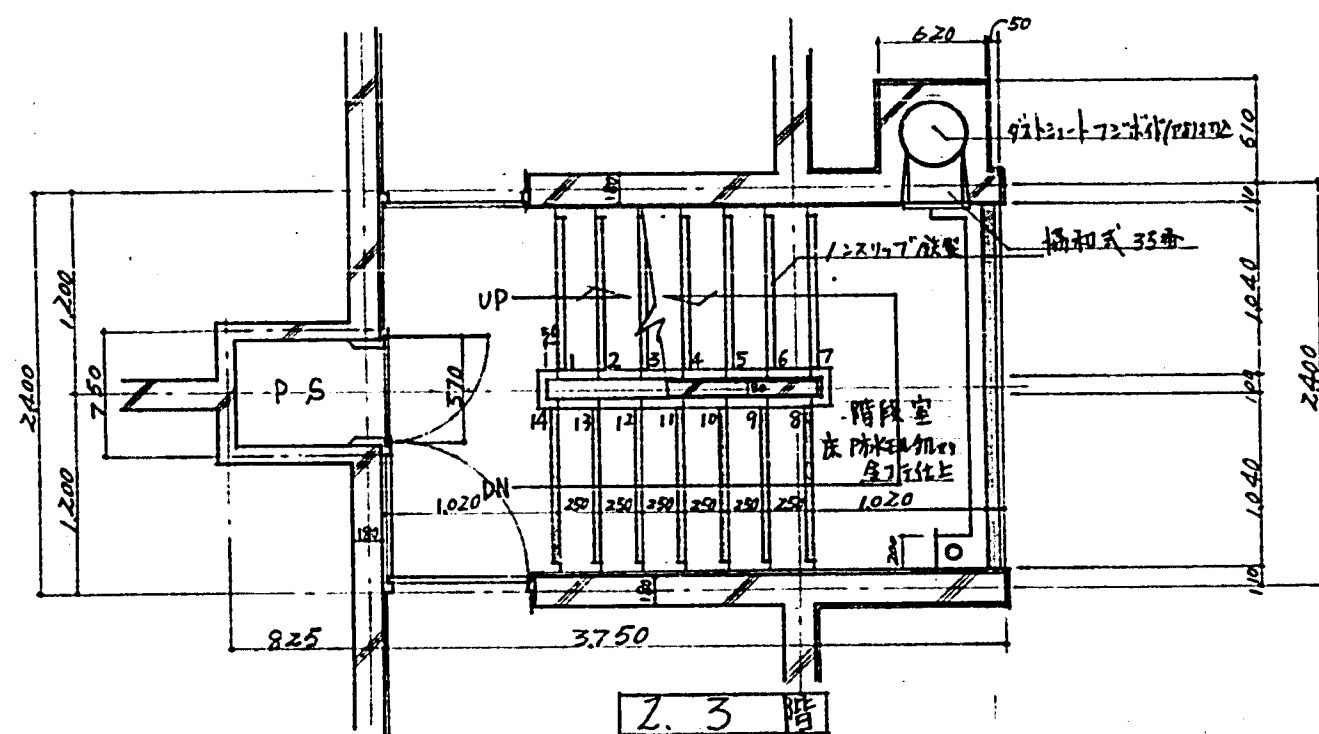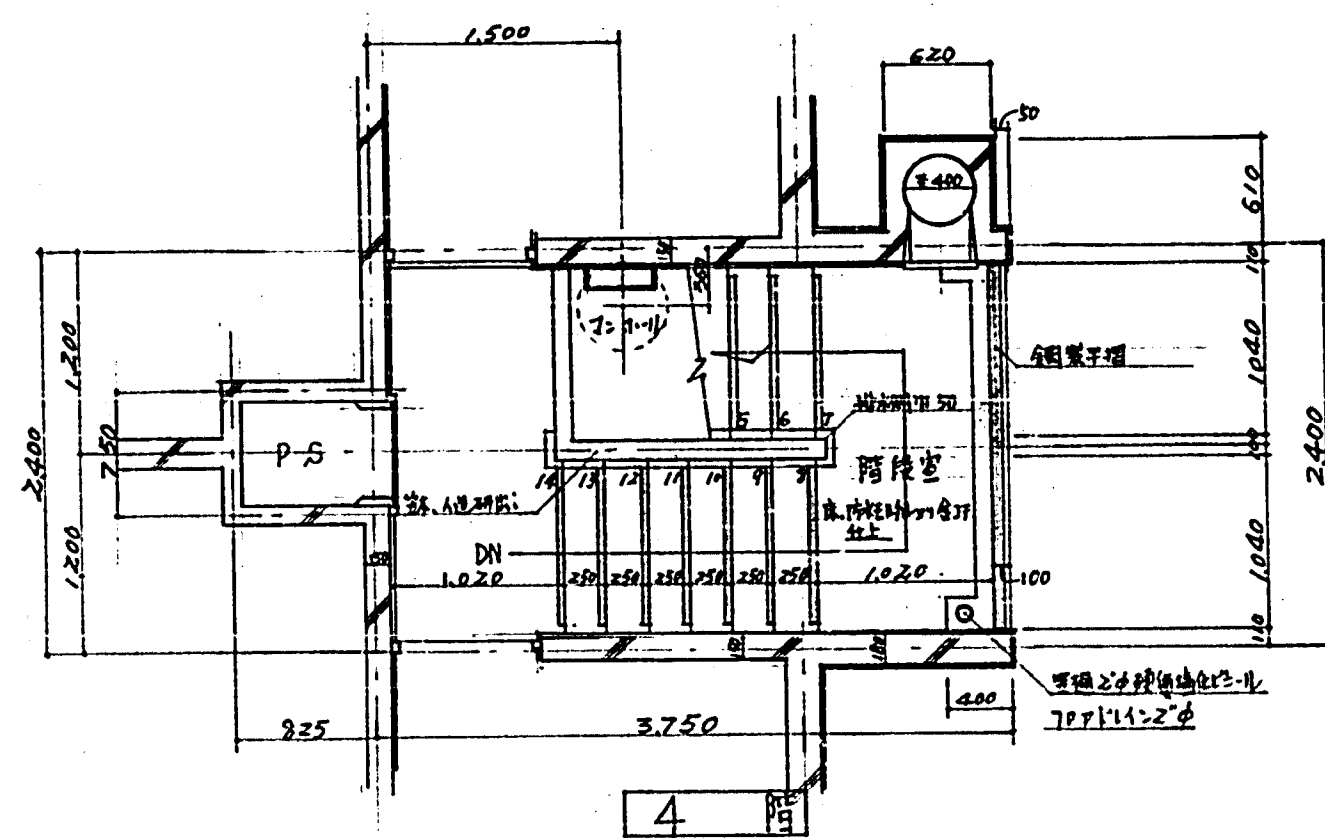

ガス・ショート断電詳細図 1/40

華中市 明和里(司馬佳宅) 呂平裡中(司馬佳宅) 延住宅新築工事				
階段室詳細図			S: 1/40. 1/1	
華中市建設部建築課 40. 6. 1				
調査	設計	監理	設計	設計
林田 大助	林田 大助	林田 大助	林田 大助	林田 大助


建
6

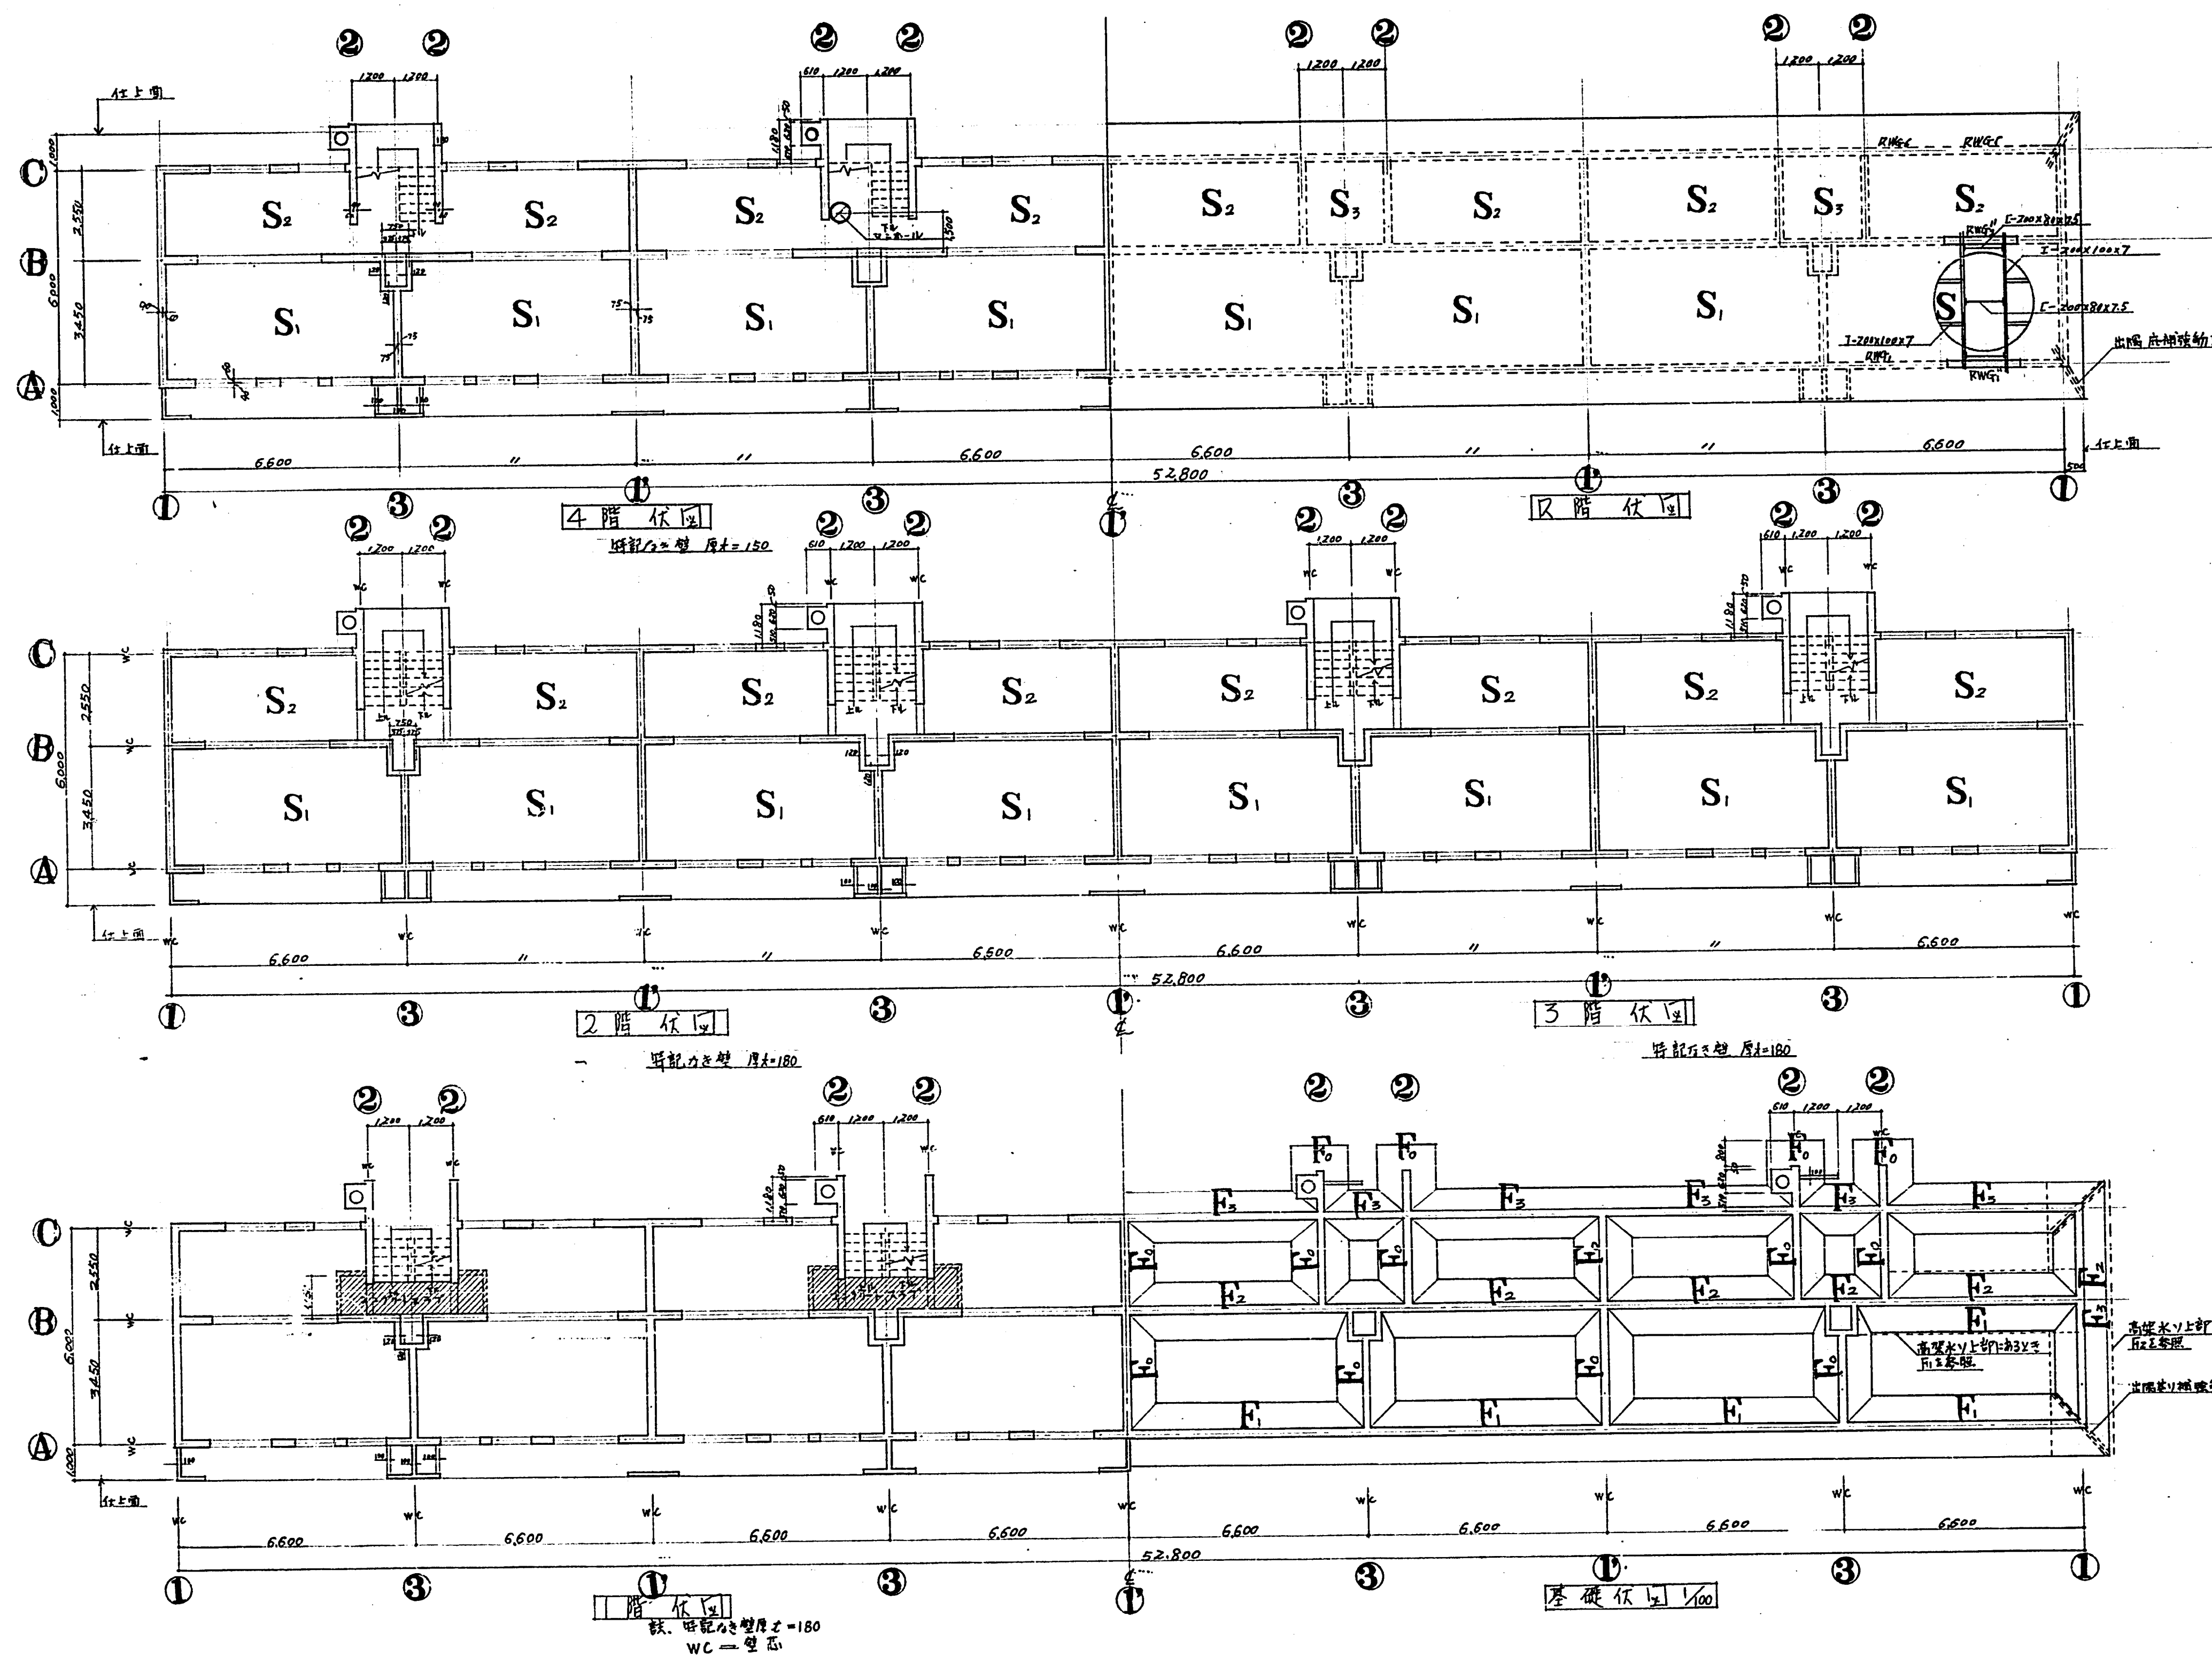

梁断面リスト 1/50

注: 下階リストは、特設万葉集R277号に該当する。


	WG-1		WG-2	
	鋼筋	中実	鋼筋	中実
R				
階				
上端筋	2-16φ	2-16φ	4-16φ	3-16φ
下端筋	2-16φ	2-16φ	3-16φ	4-16φ
S	2-9φ-250		2-9φ-250	






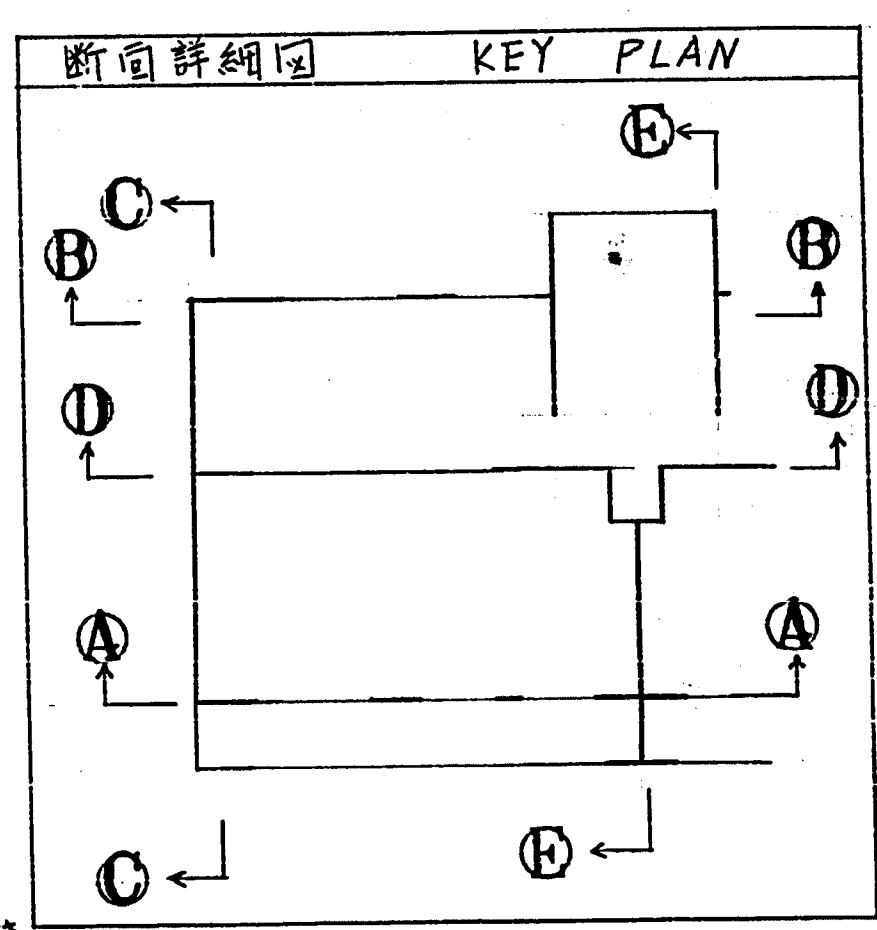


臺中市 都市計画局 建築課 建築設計課


設計: 臺中市 都市計画局 建築課 建築設計課

設計: 臺中市 都市計画局 建築課 建築設計課


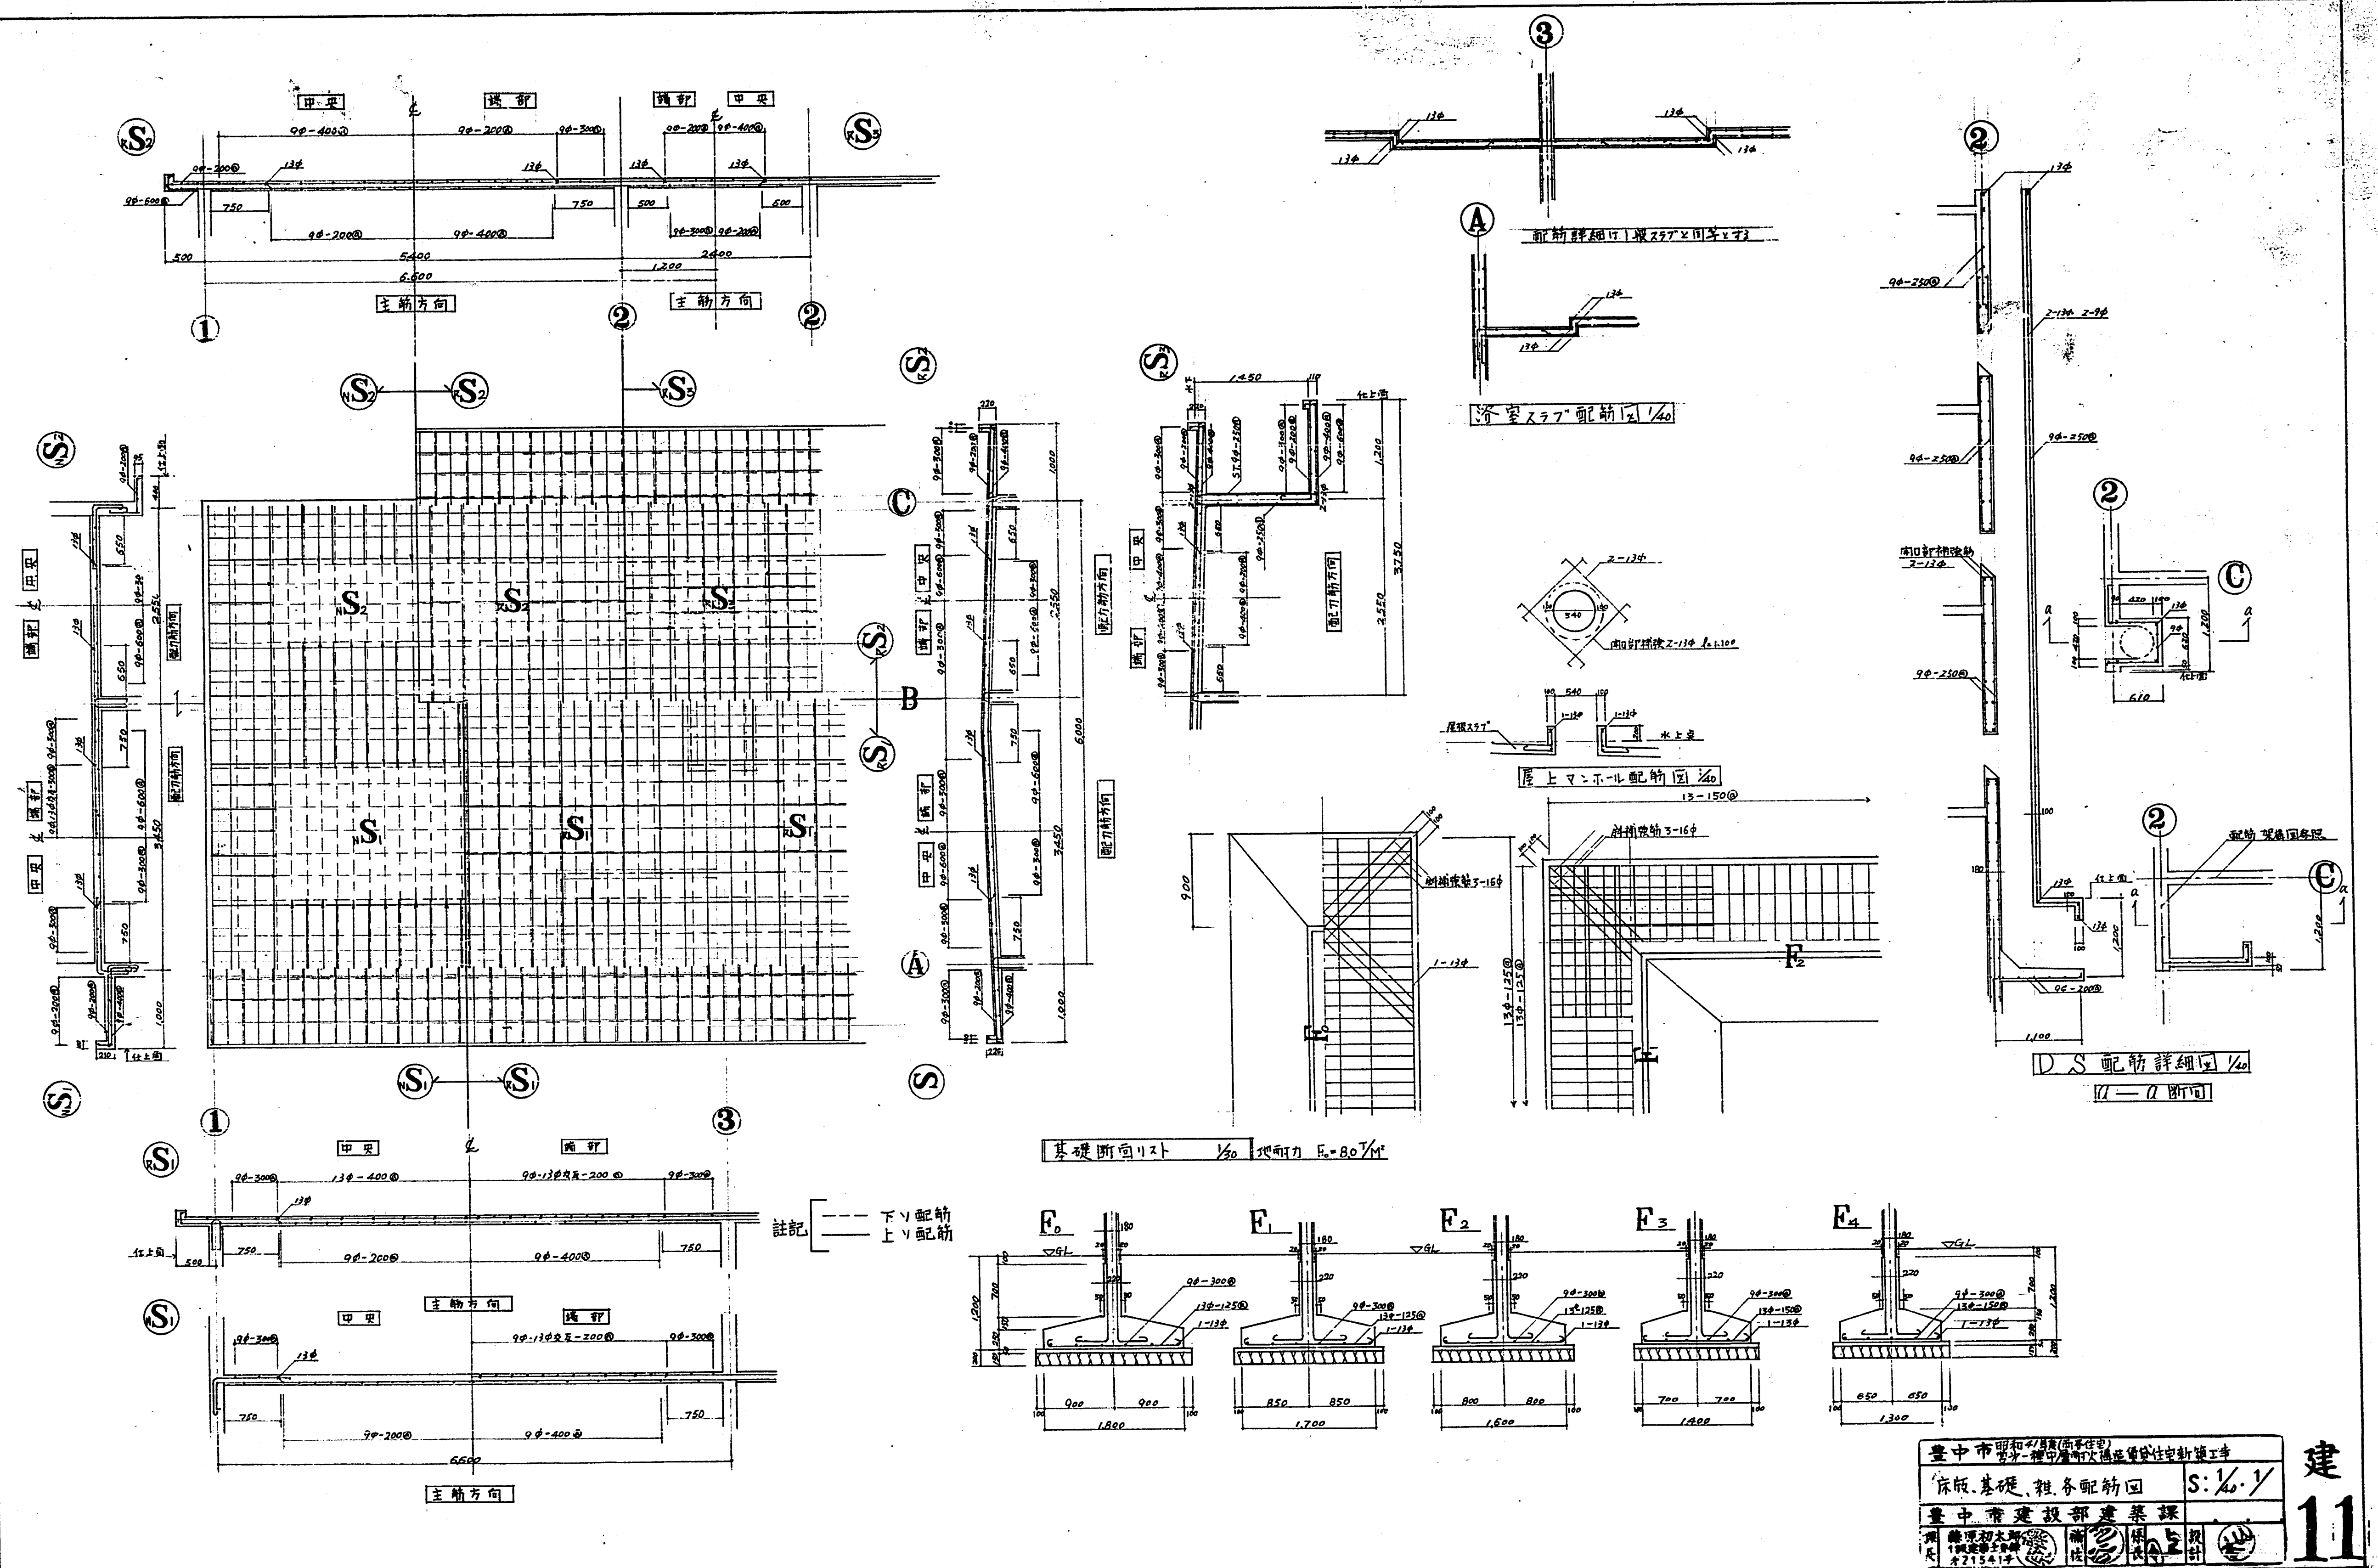


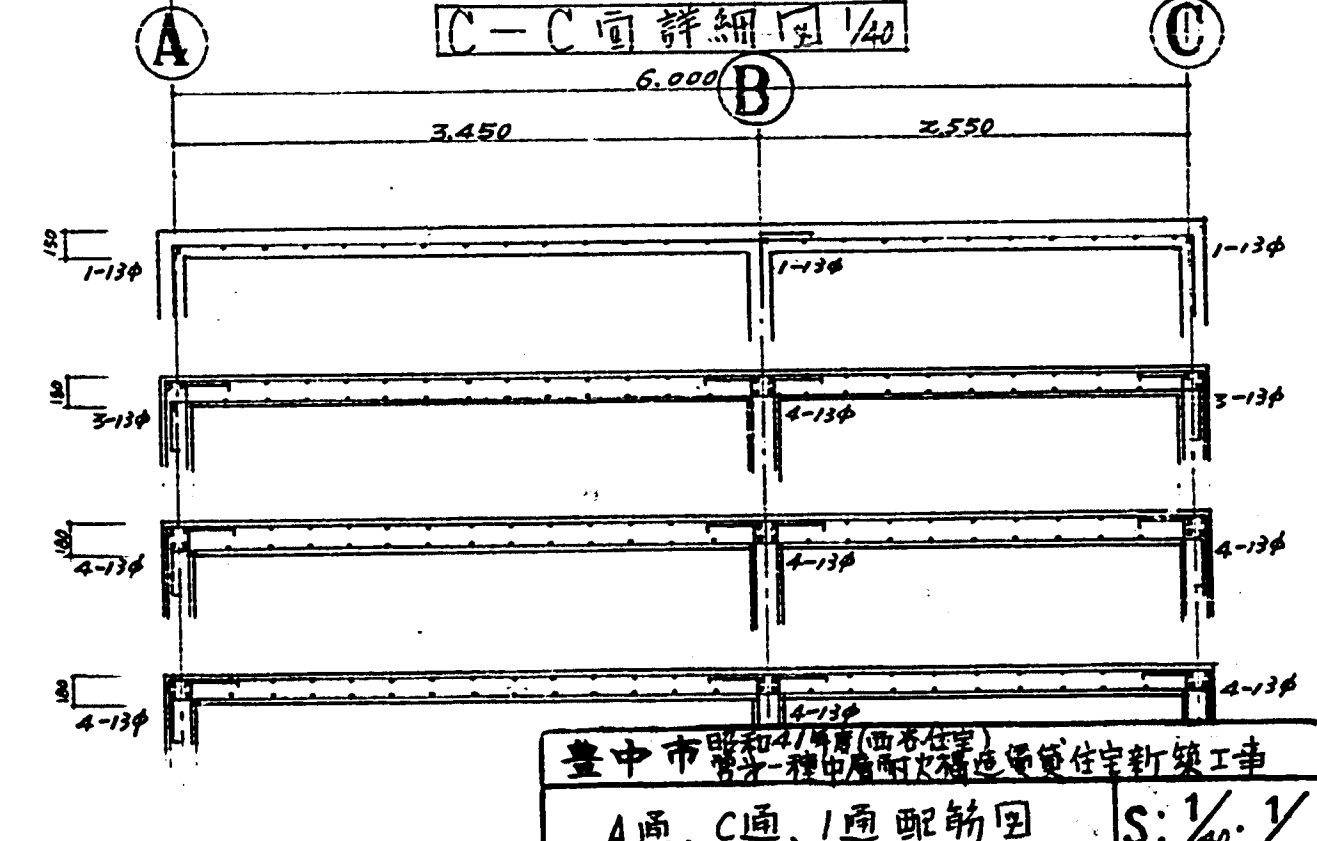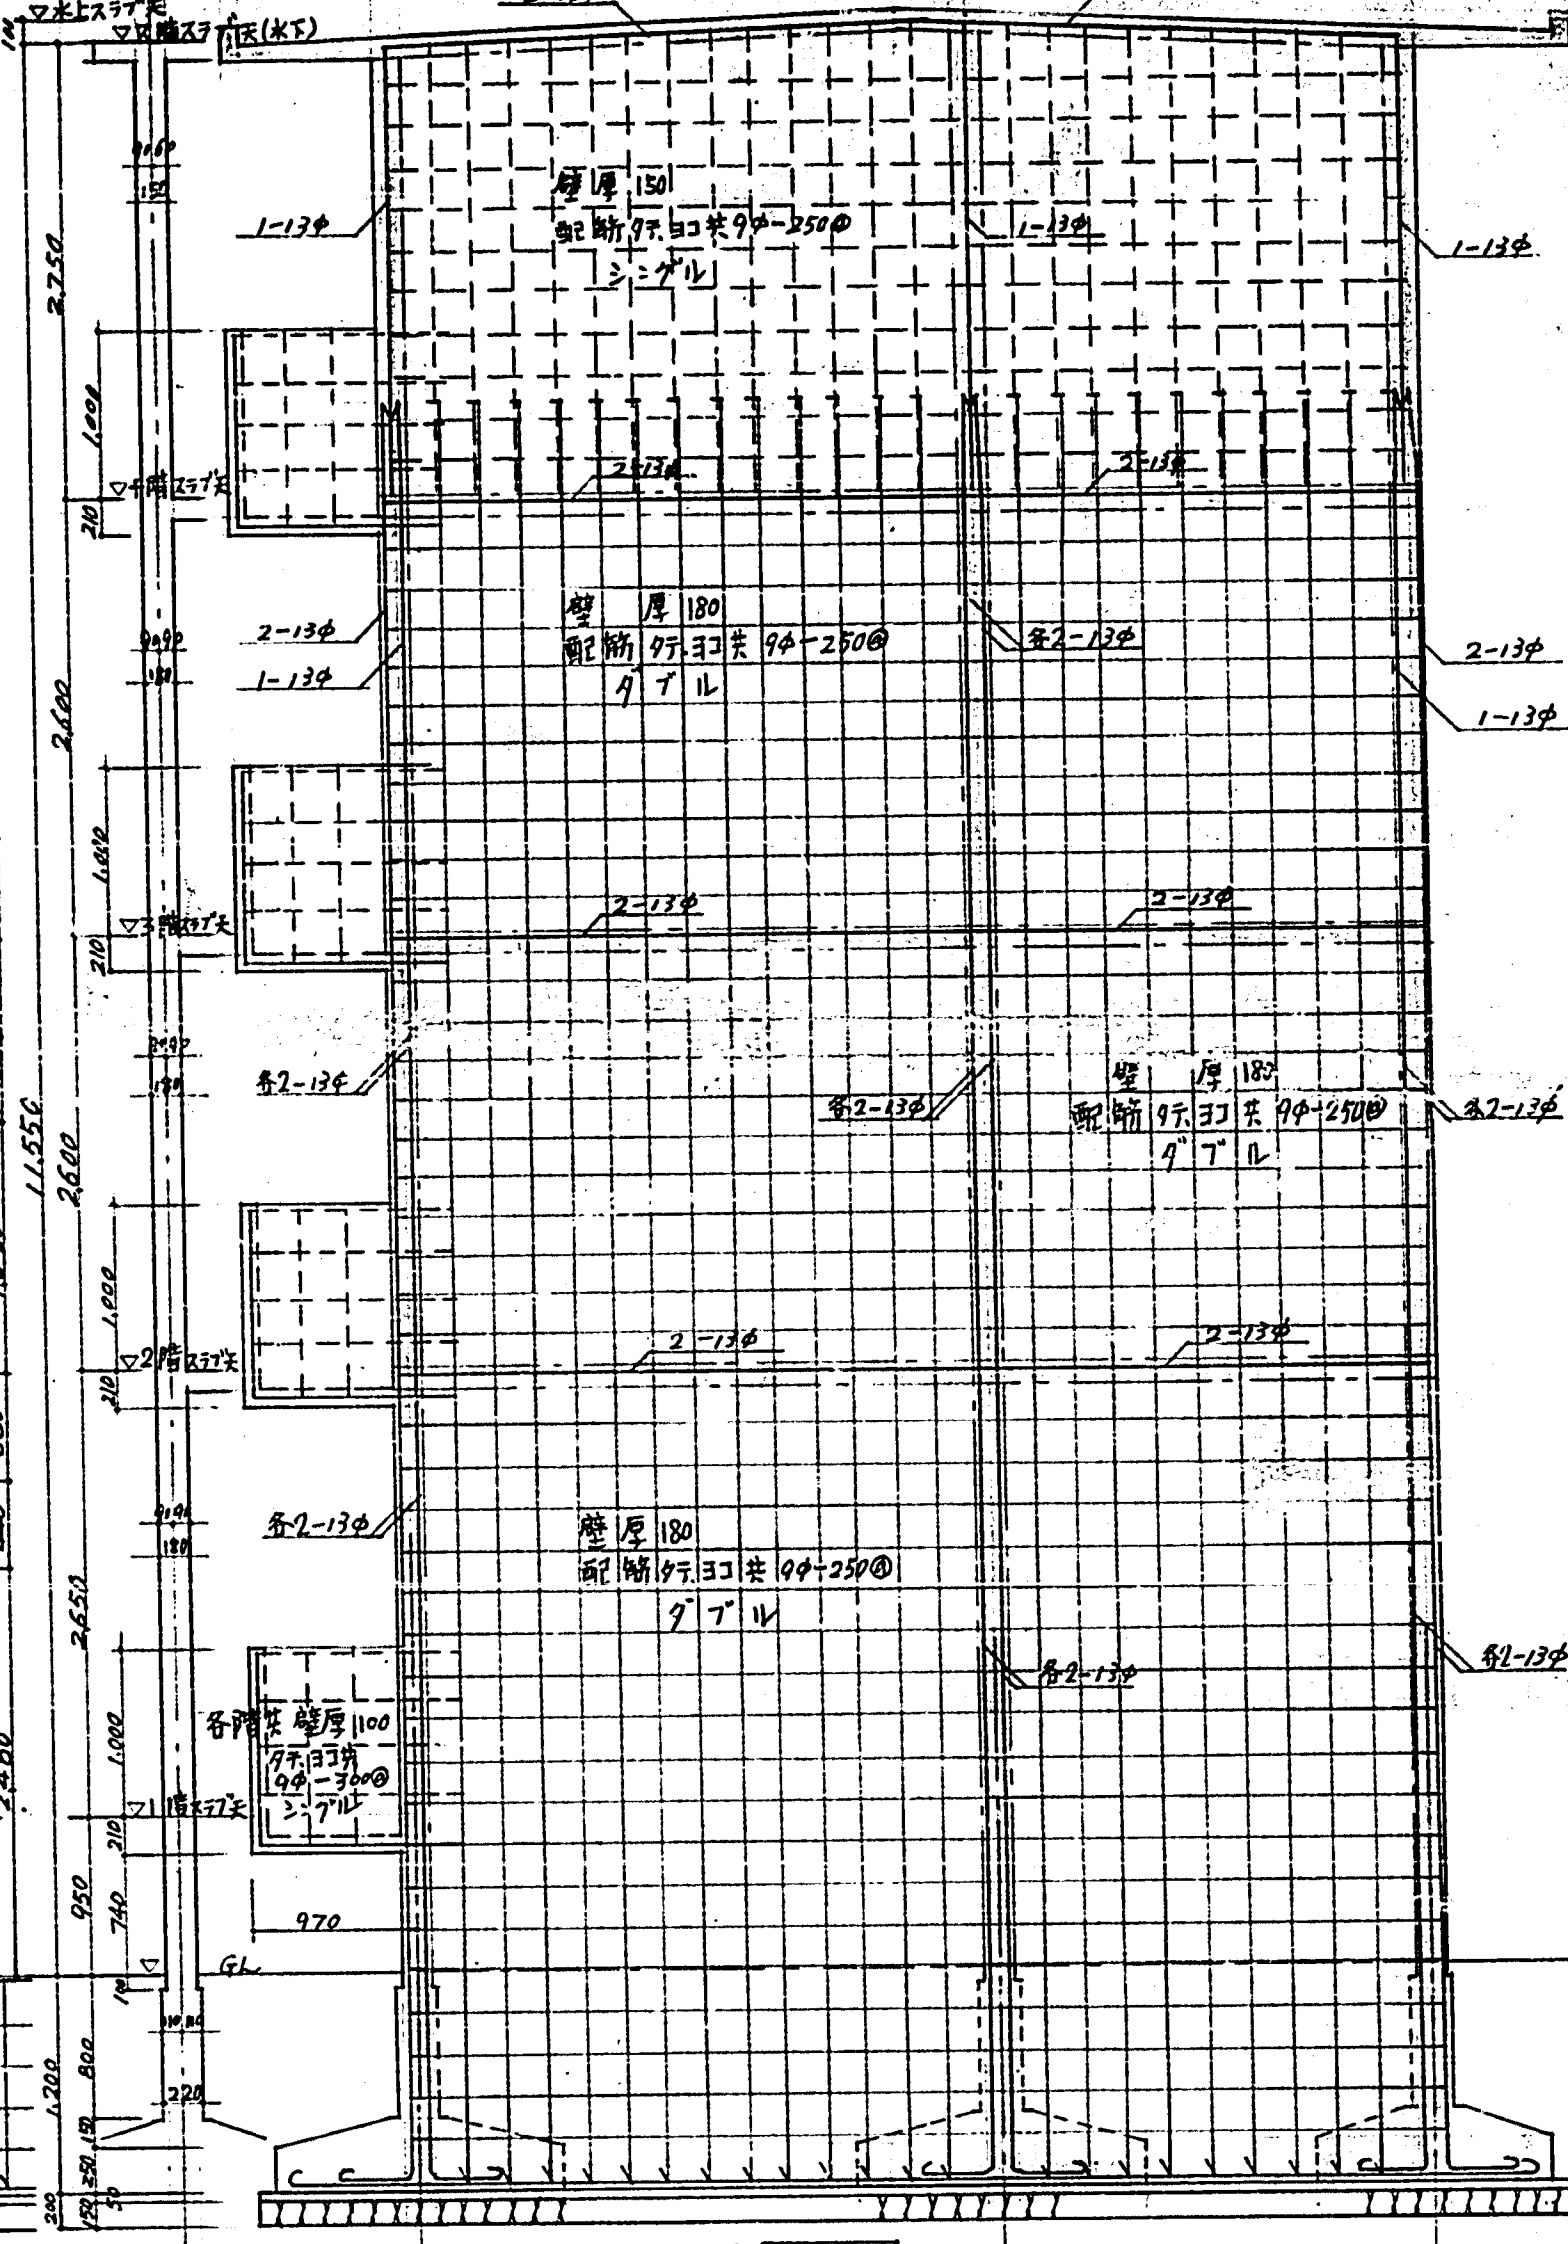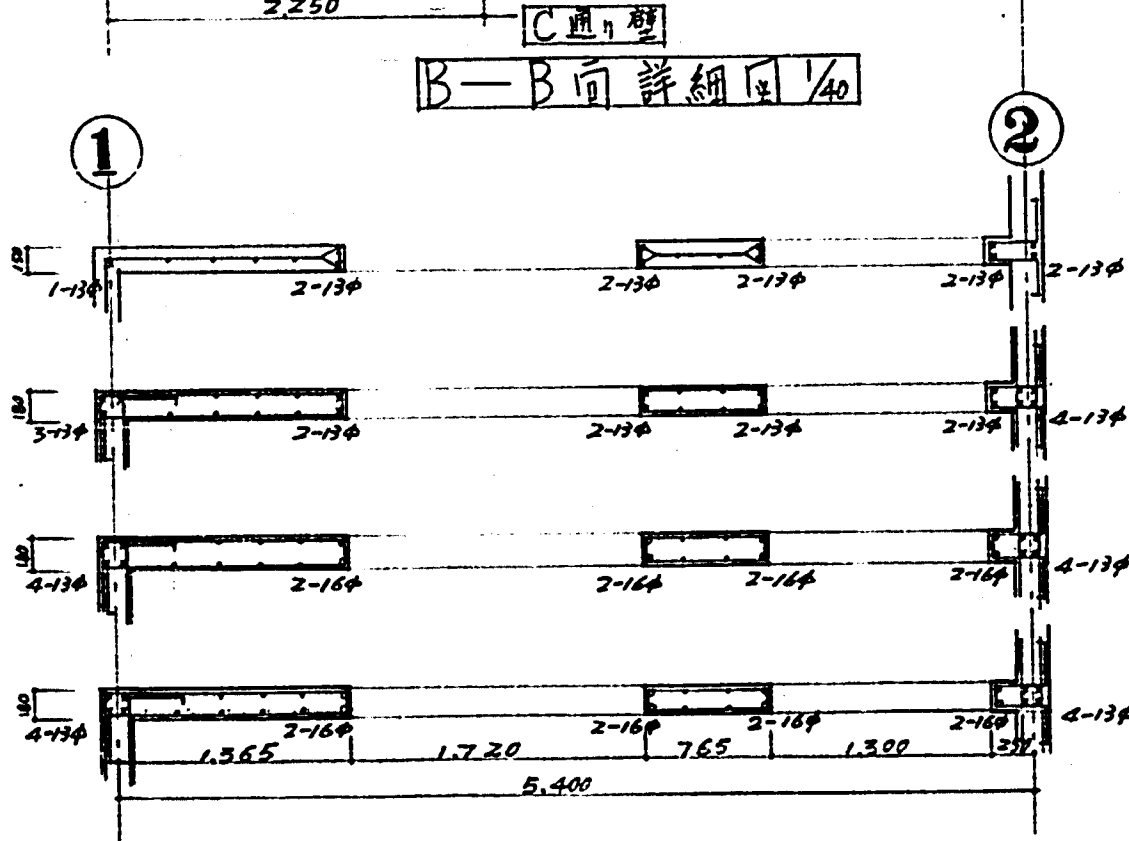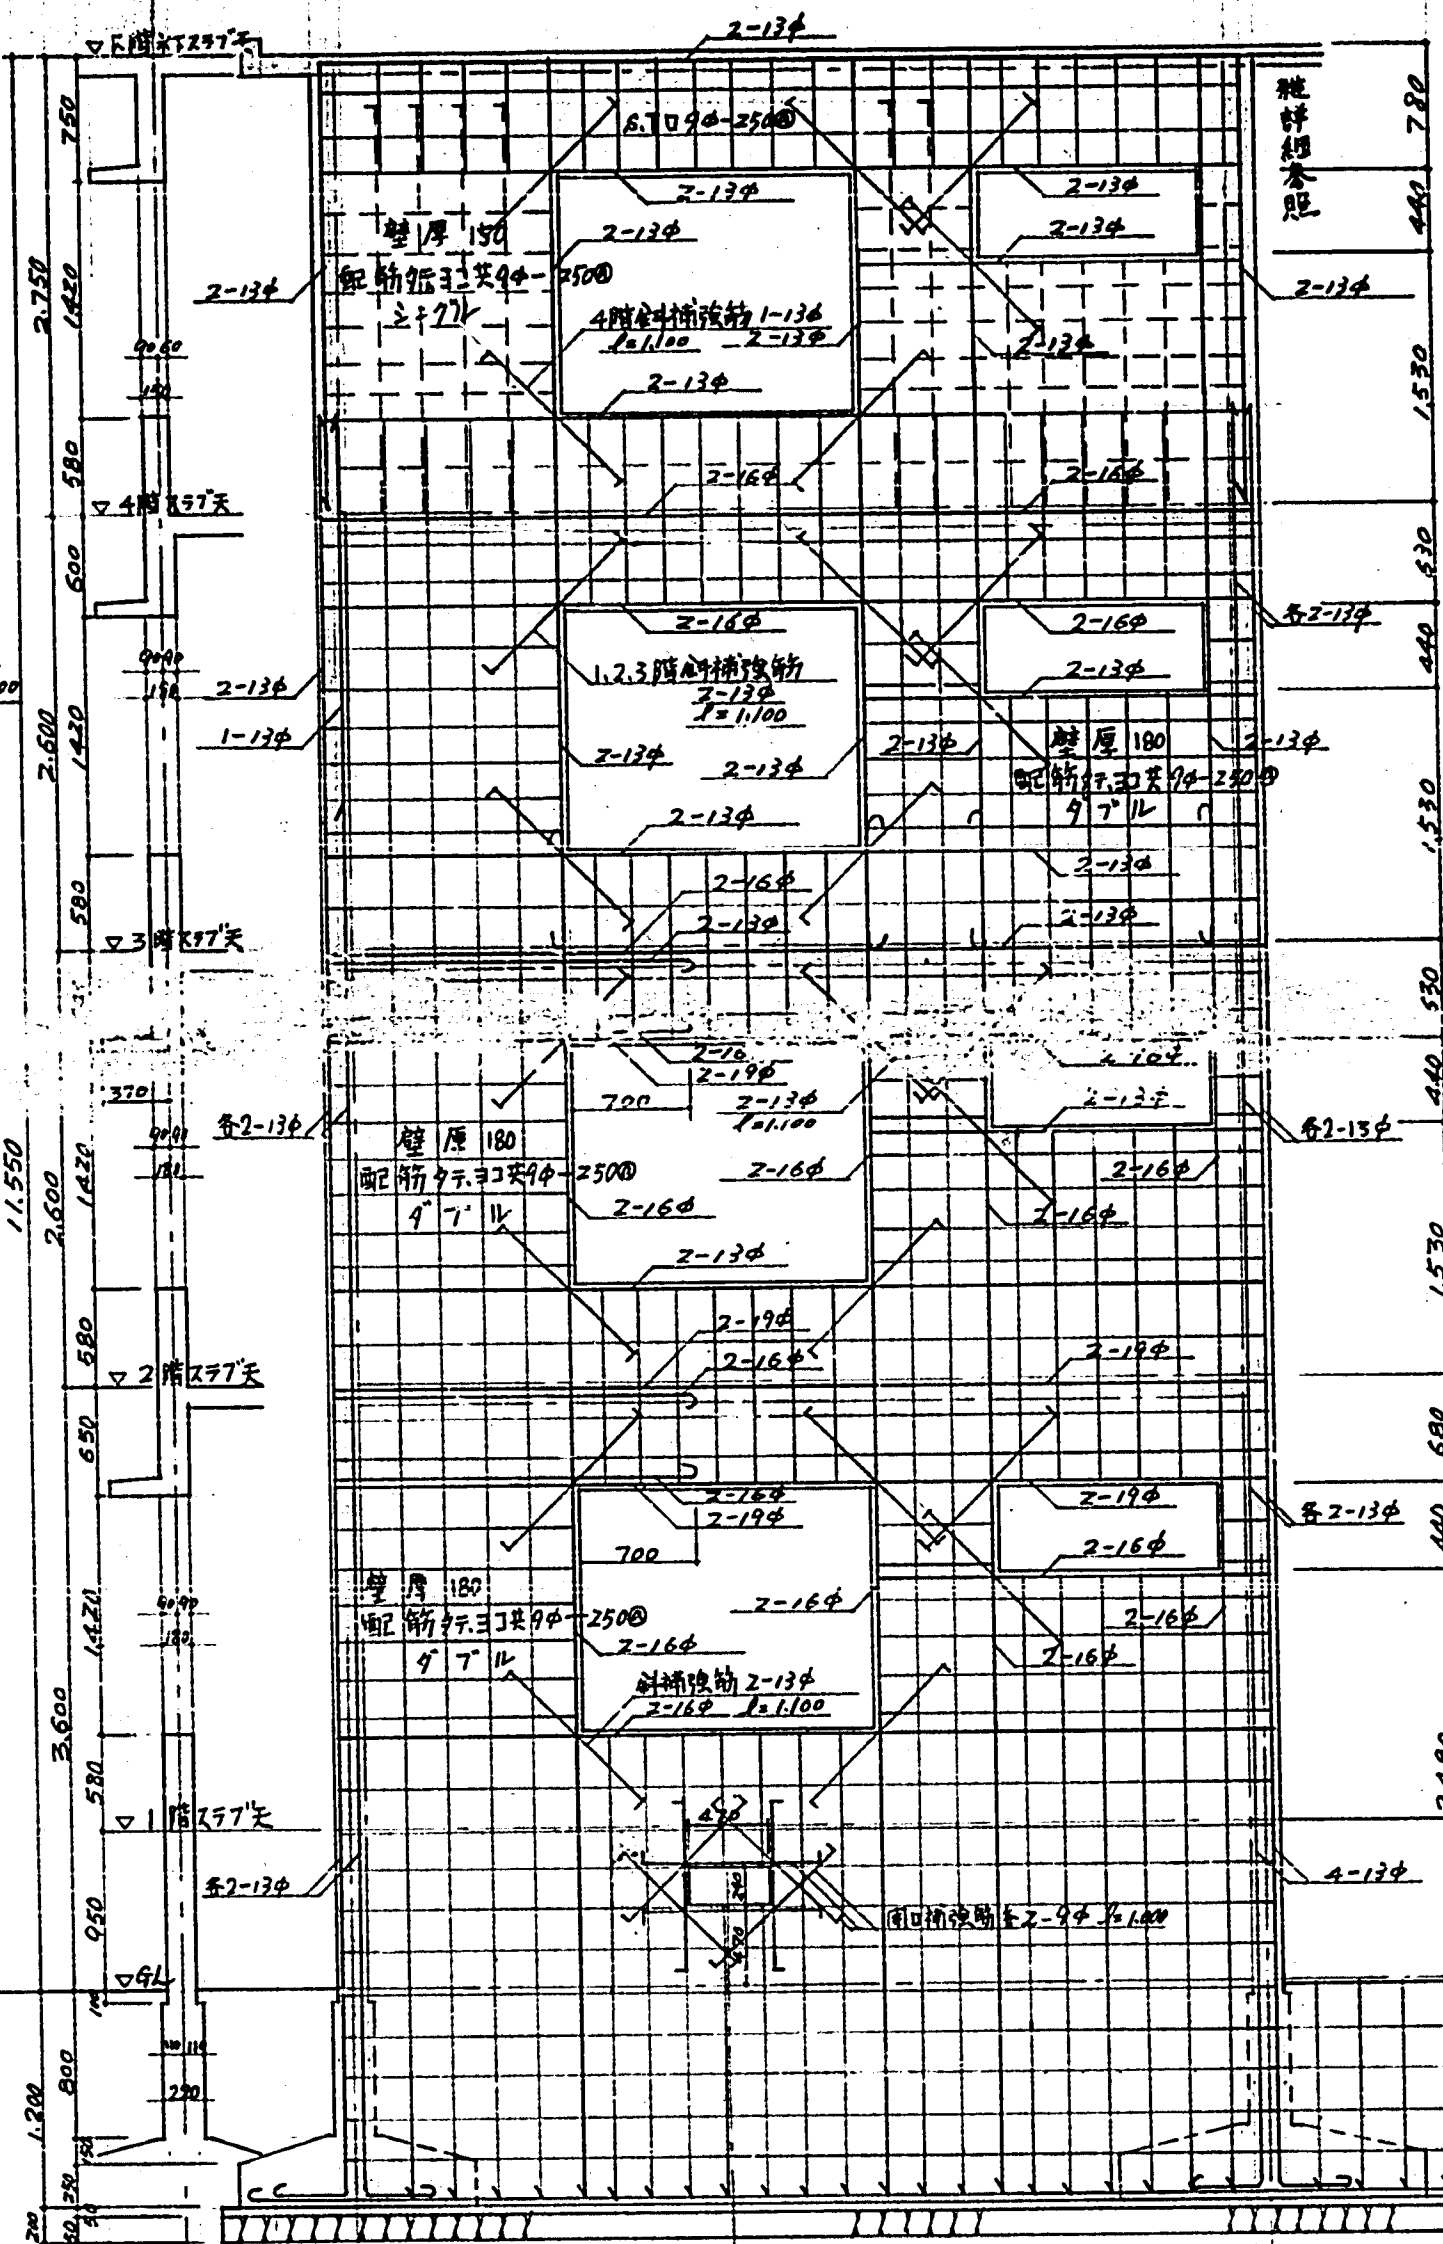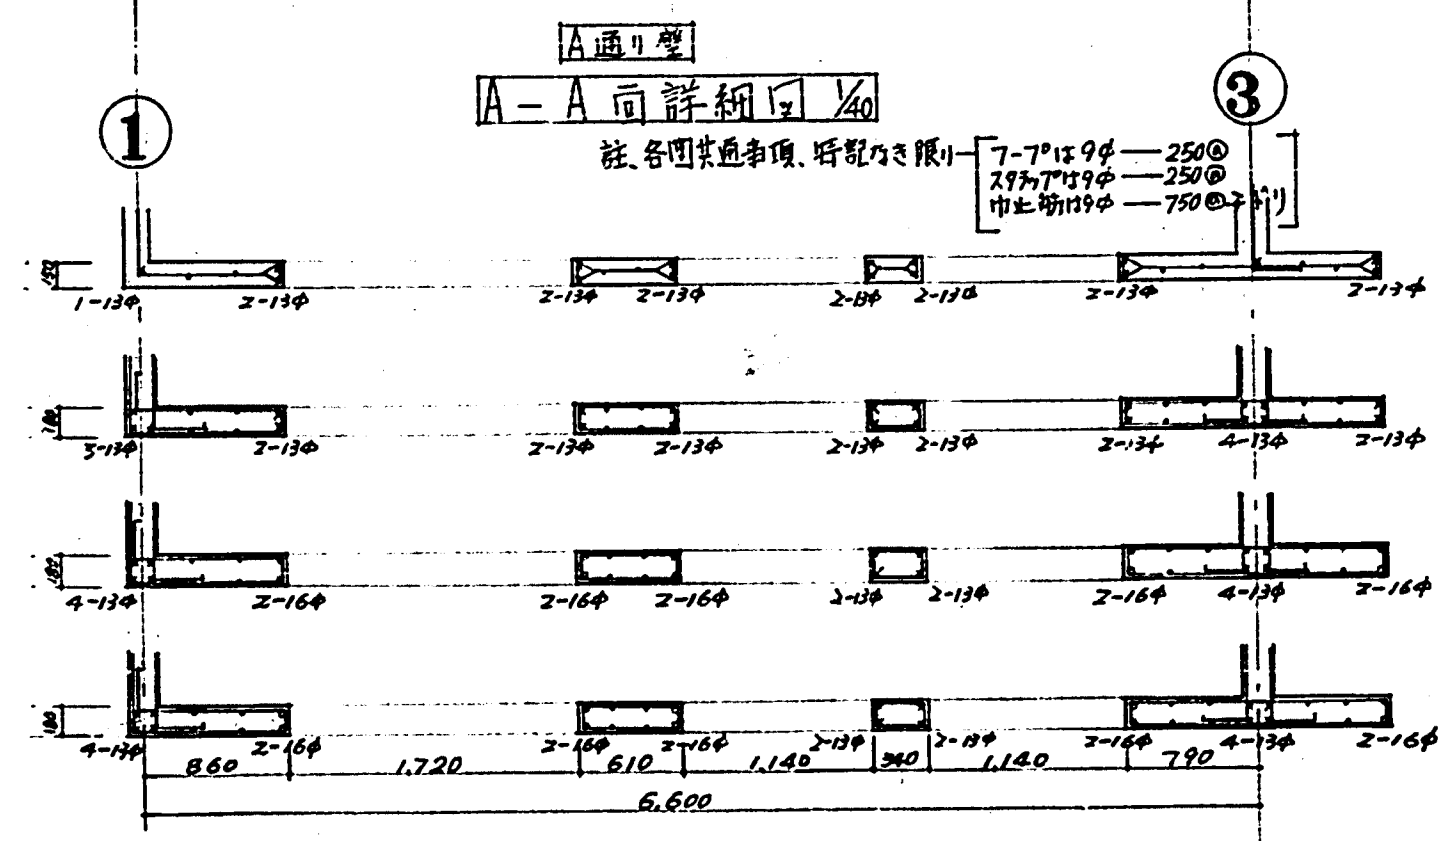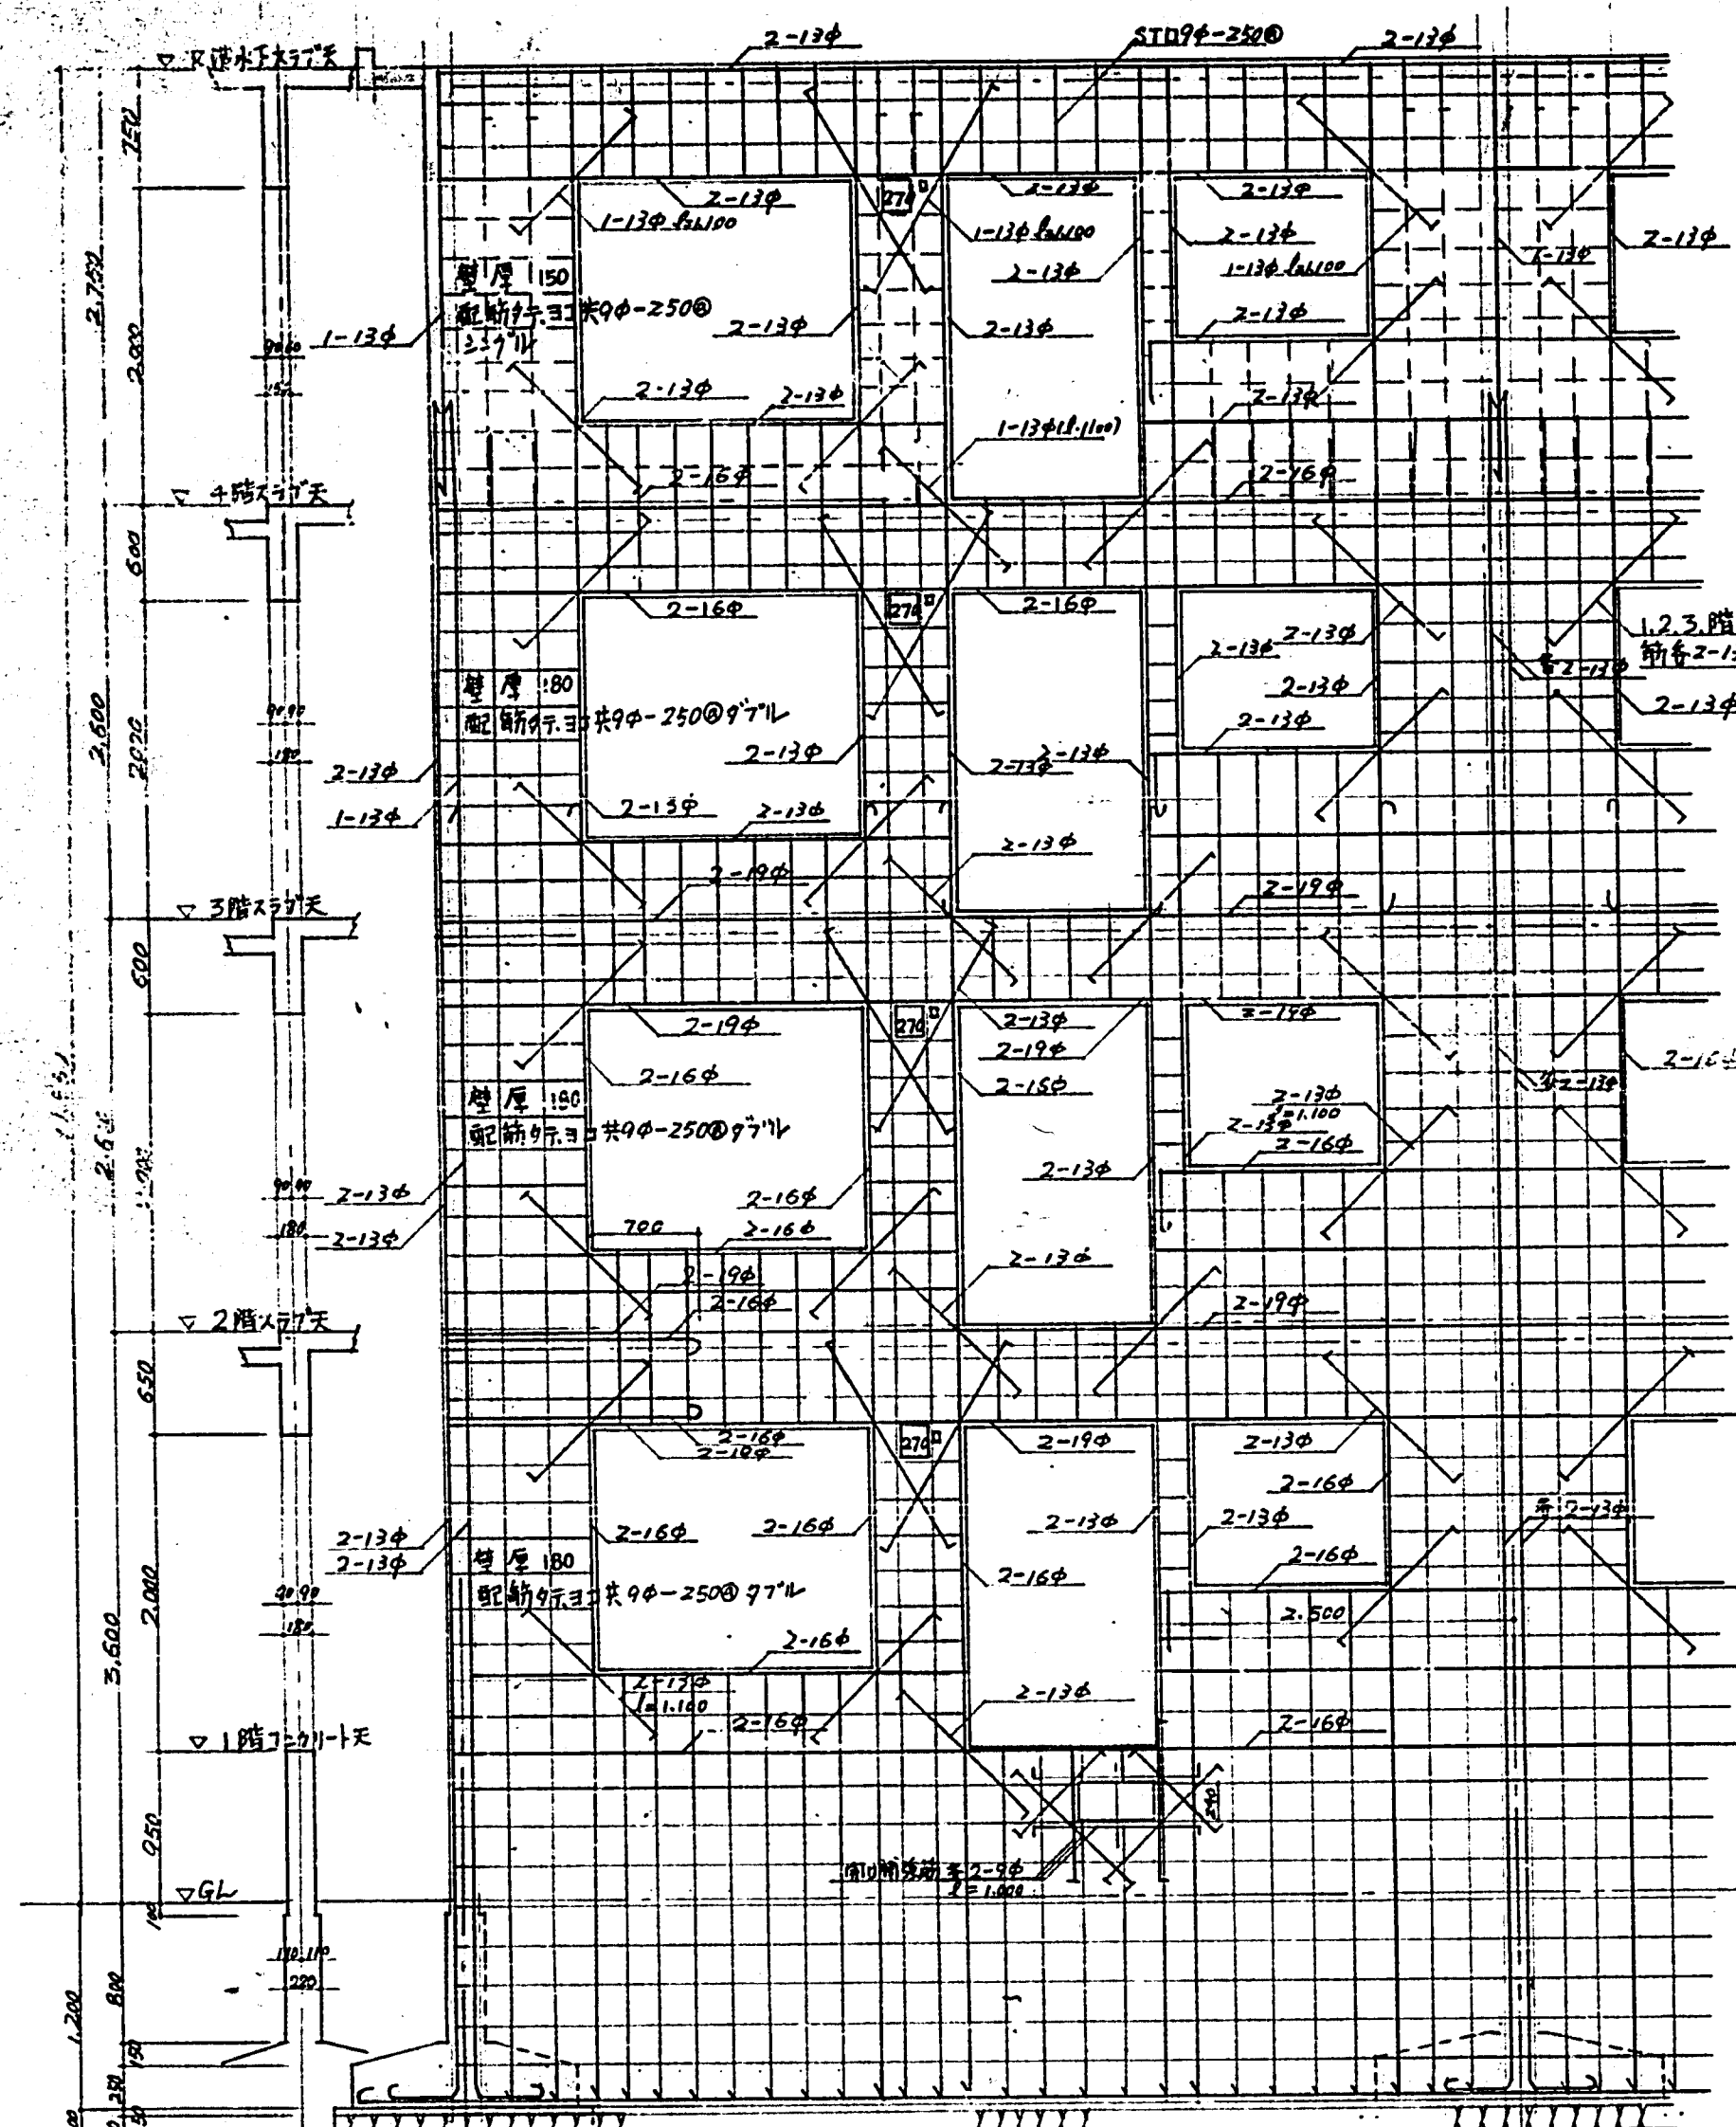



臺中市建設局
A通、C通、I通配筋圖
臺中市建設局建築課
S: 1/40
12

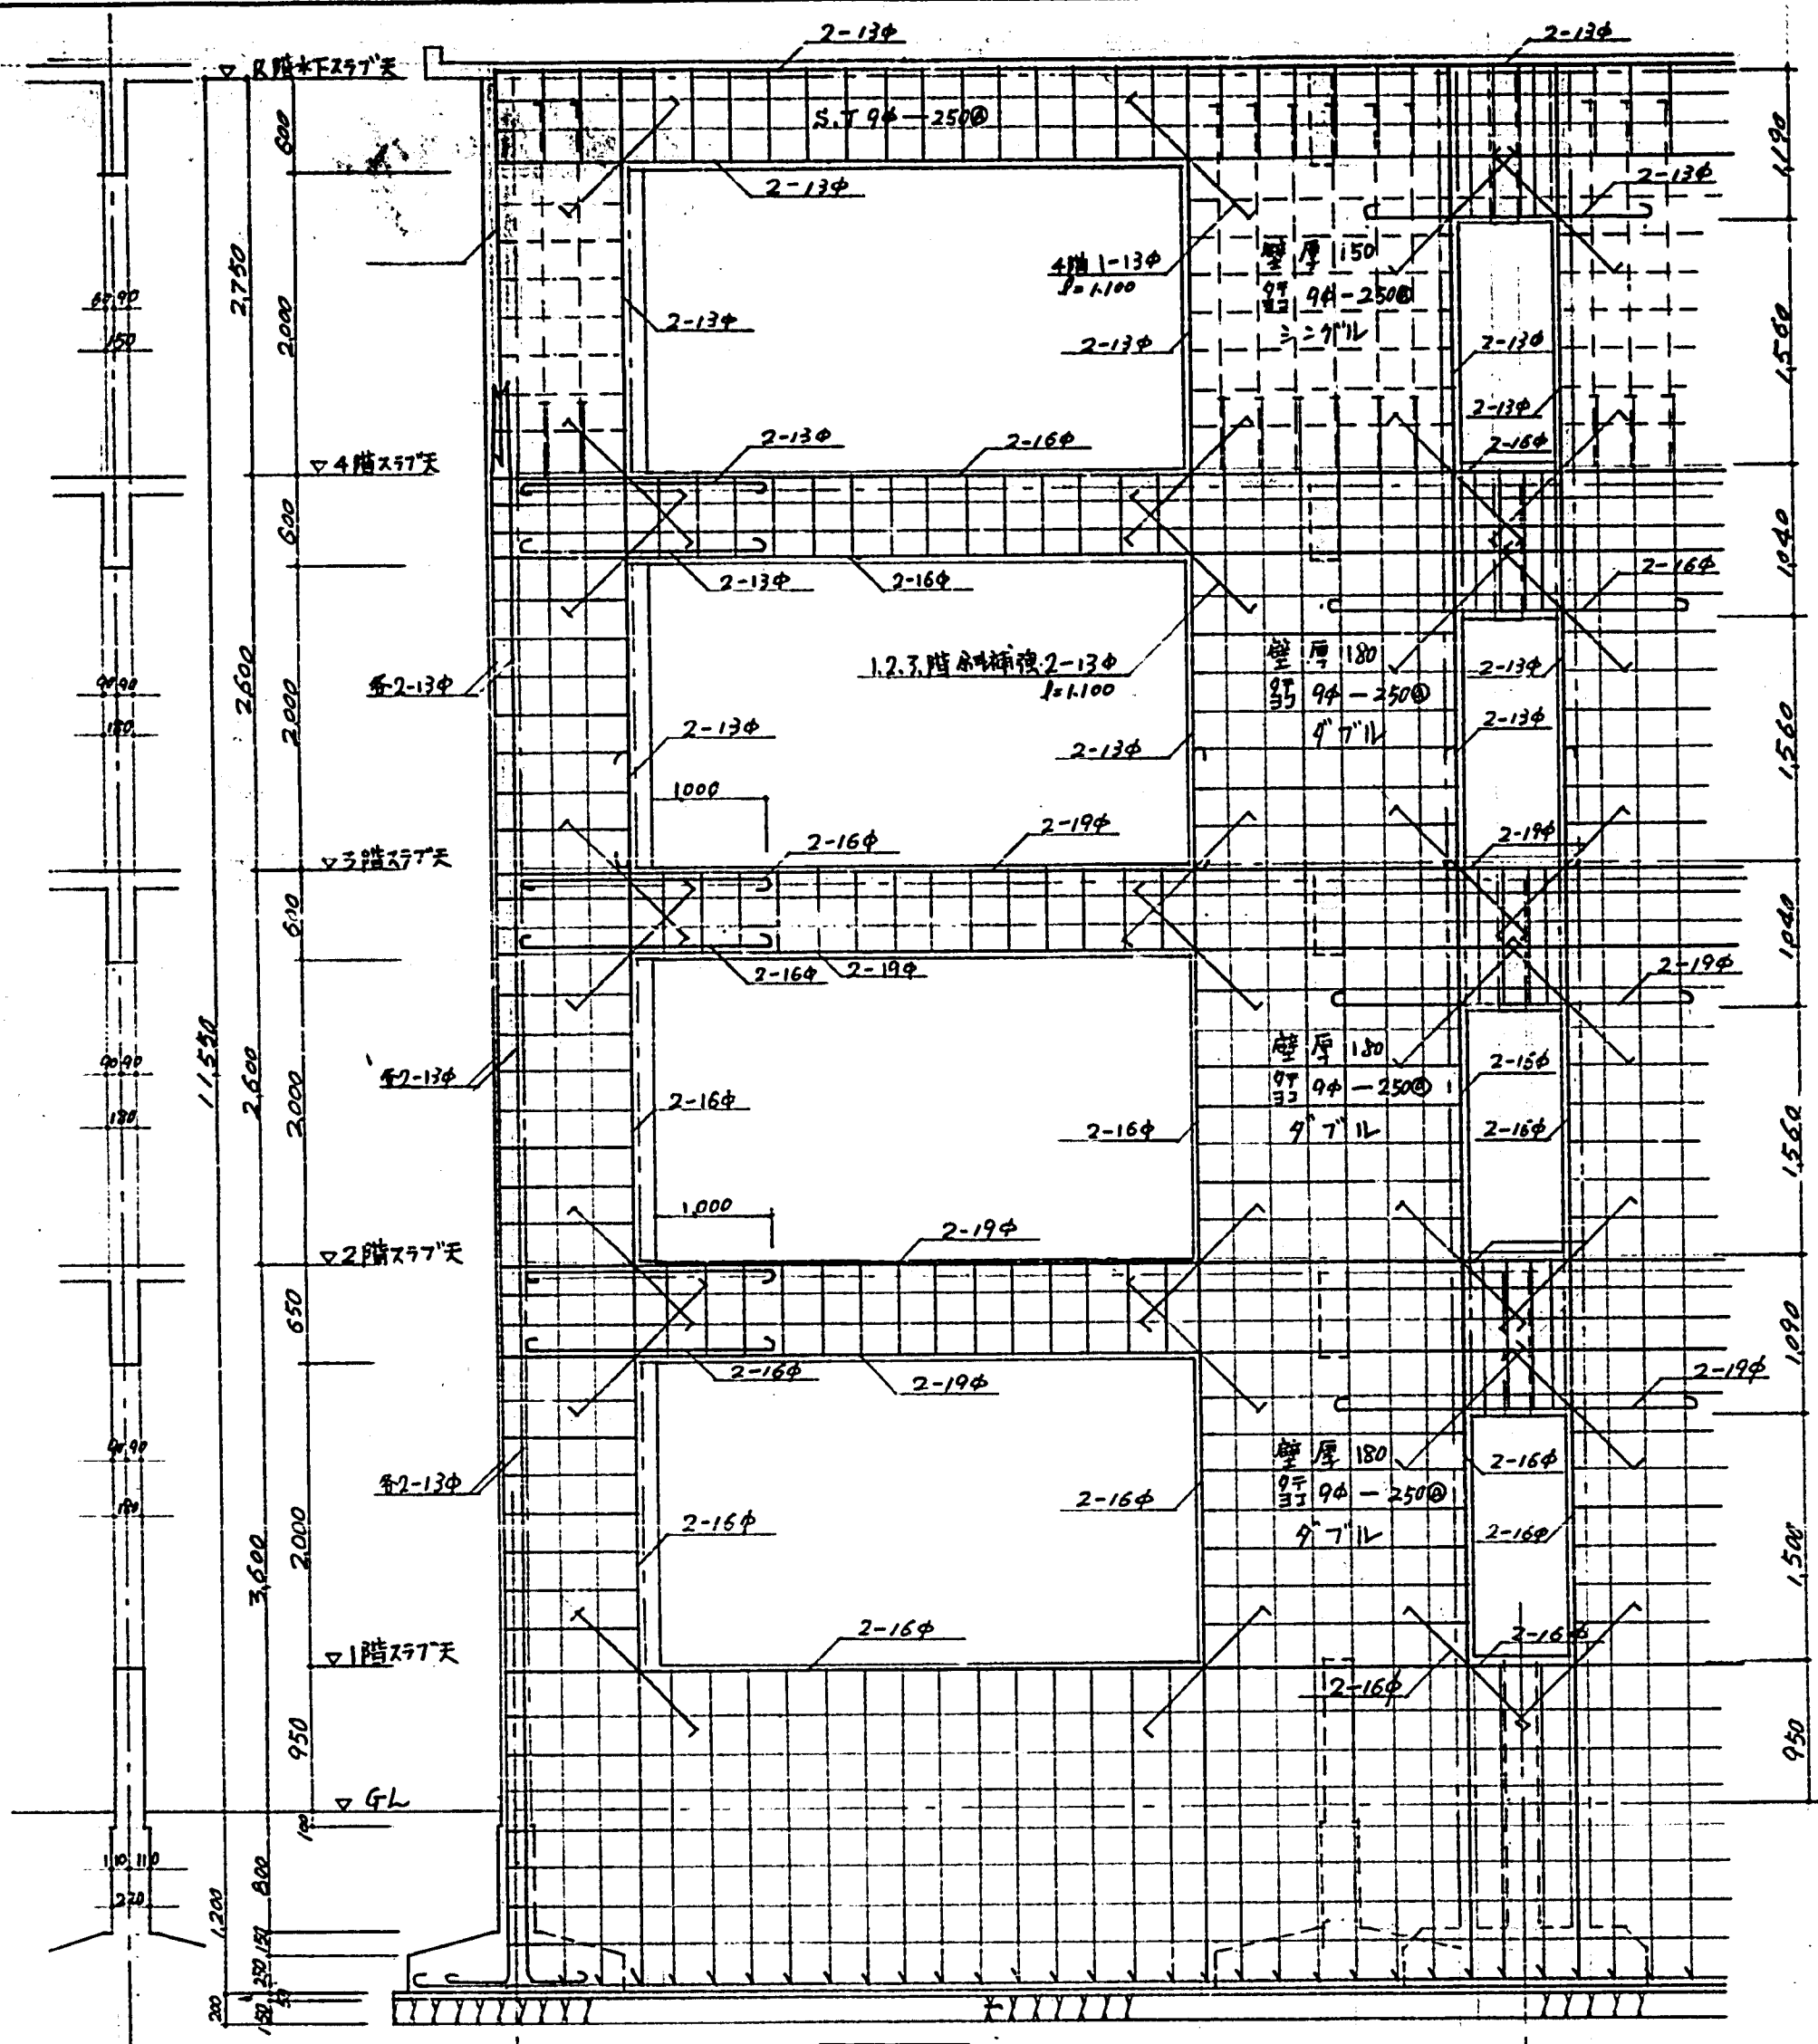

B通リ壁
D-D 断面詳細図 1/40
註: 各図共通事項(時記ハズレ)
縦筋 8φ-250@
横筋 7-11φ 9φ-250@
巾止筋 9φ-750@ 斜め方向 1-1φ

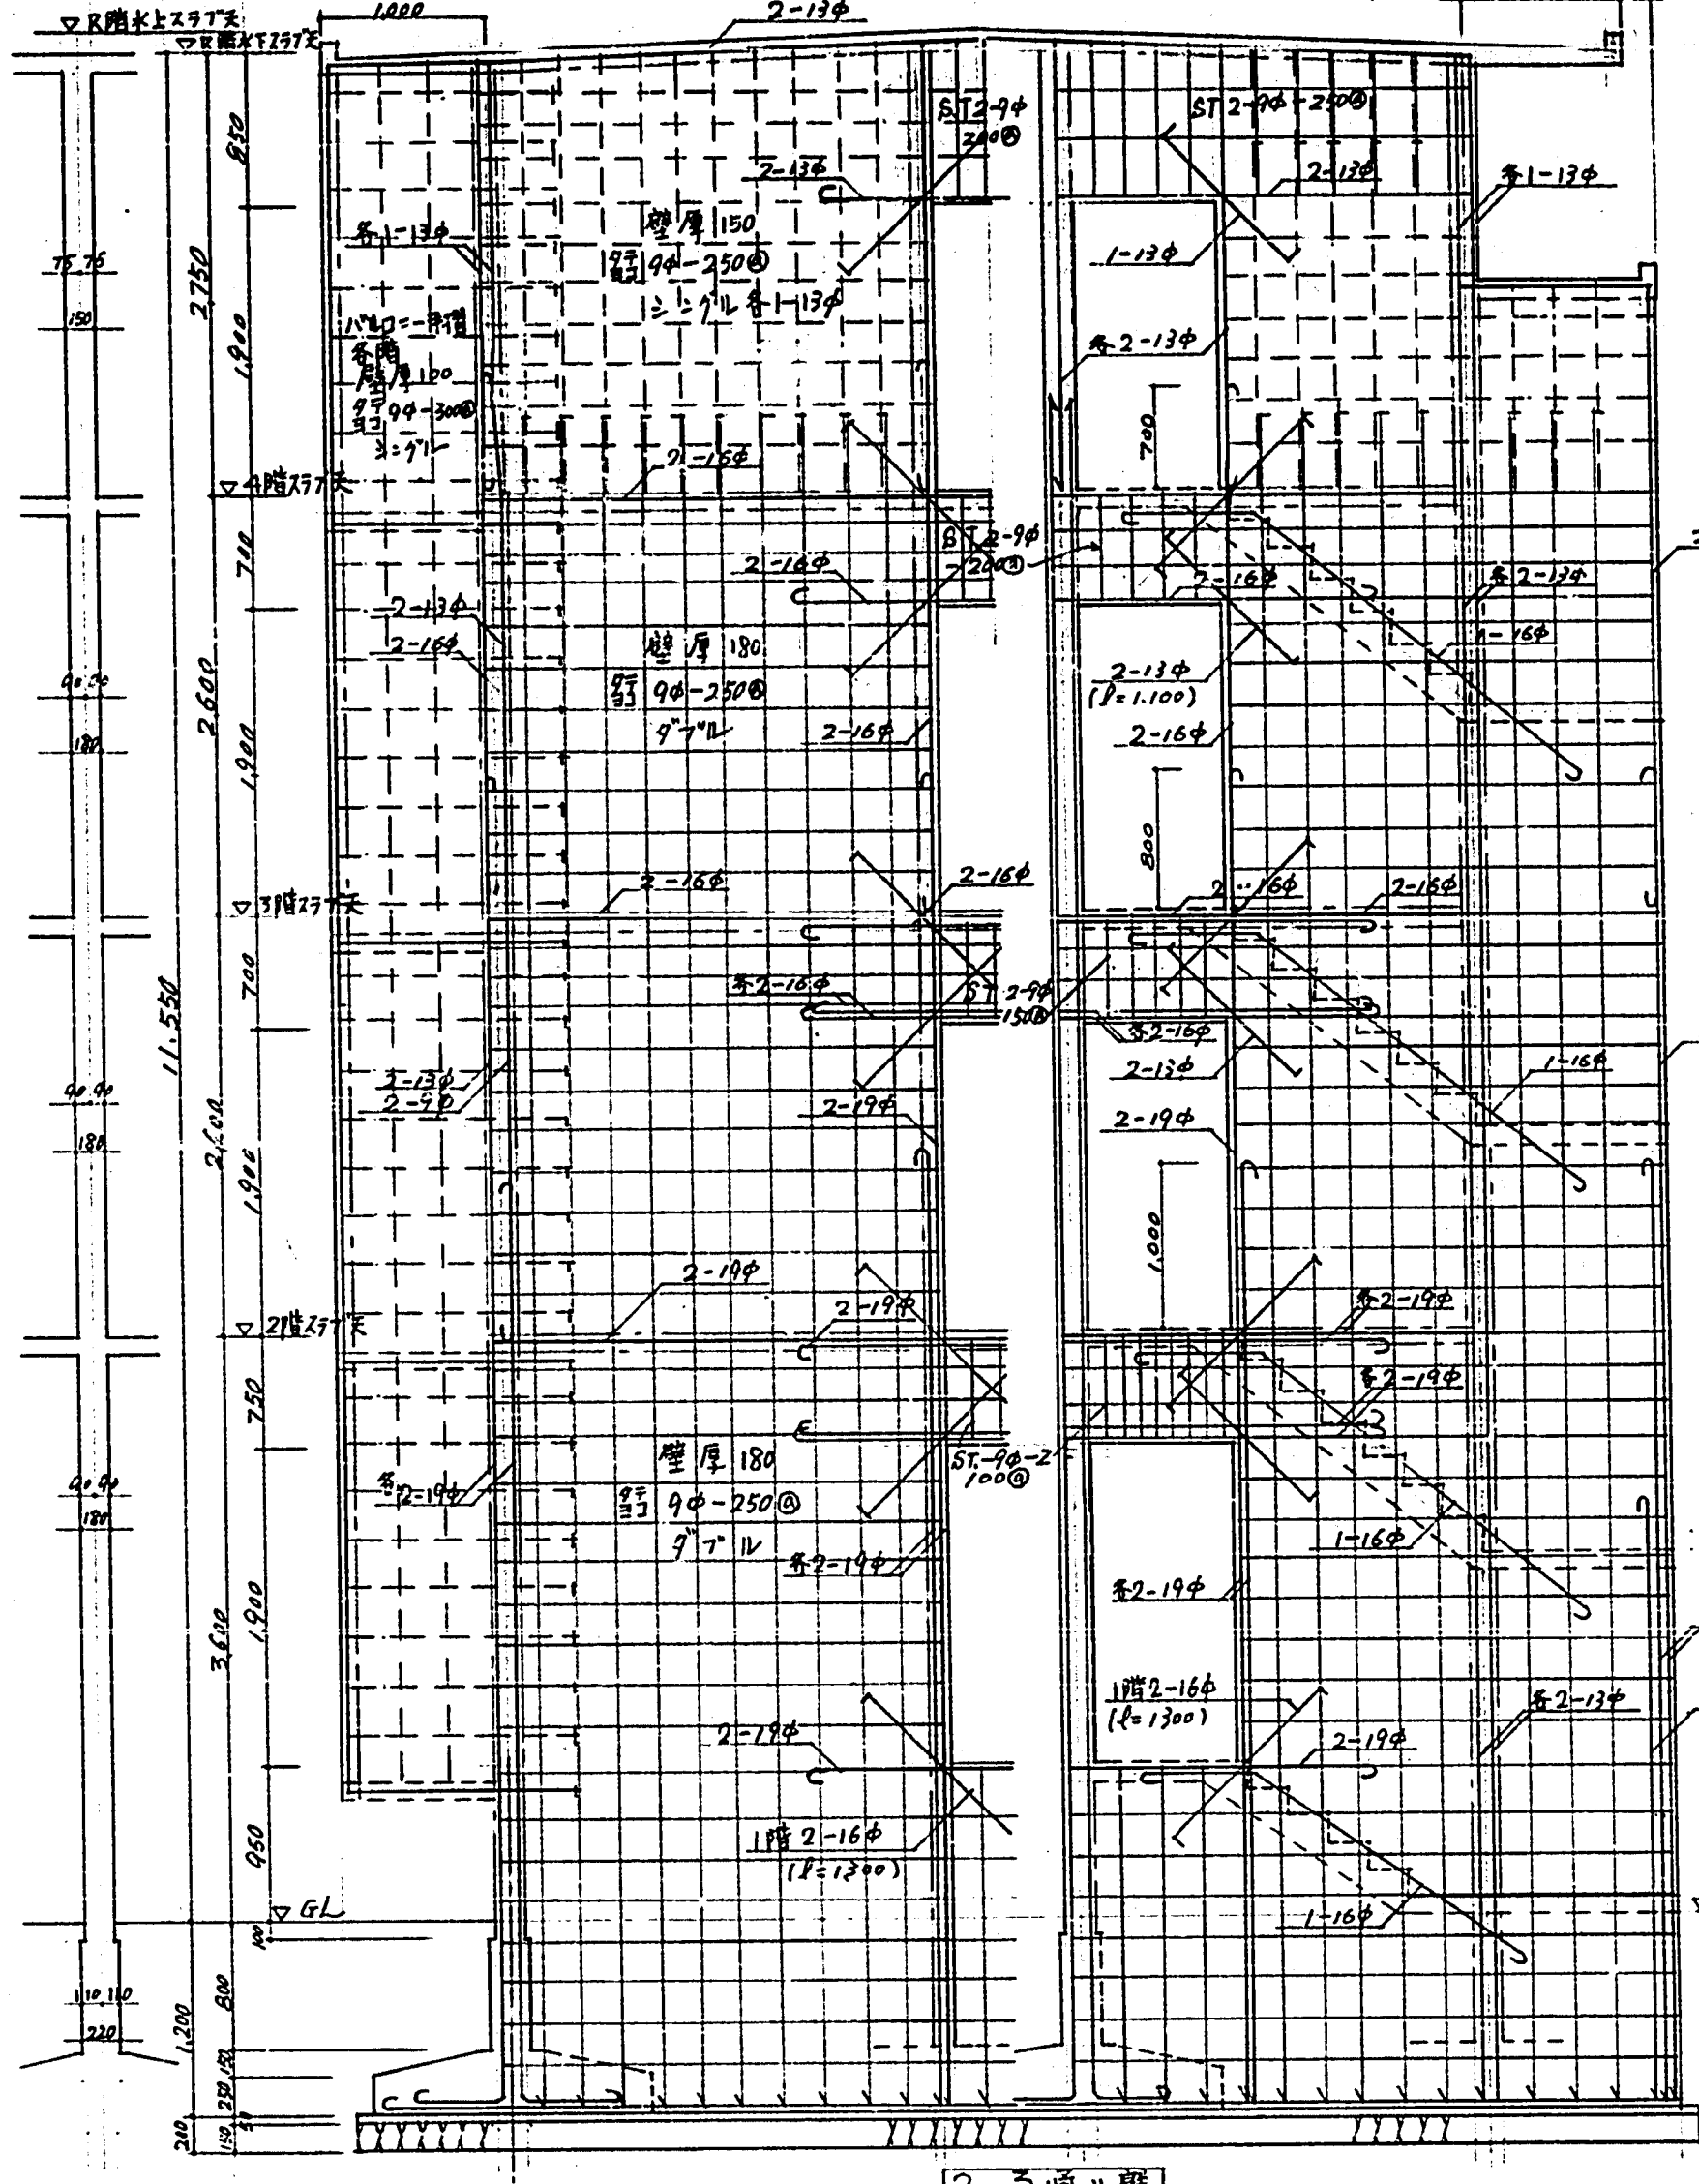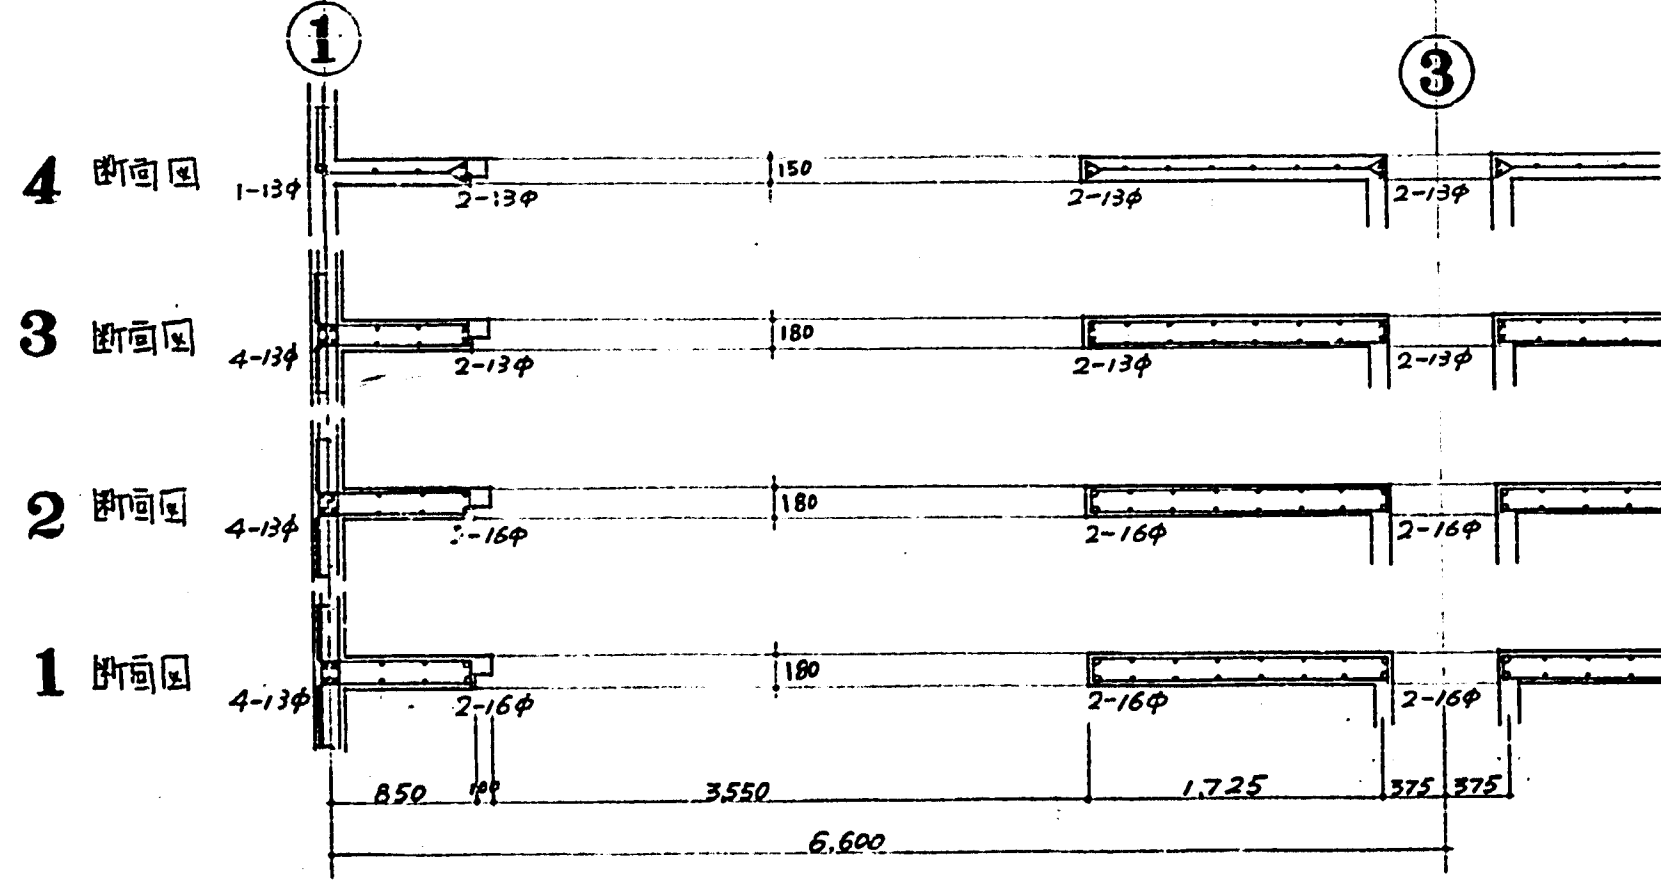


E-E 断面詳細図 1/40

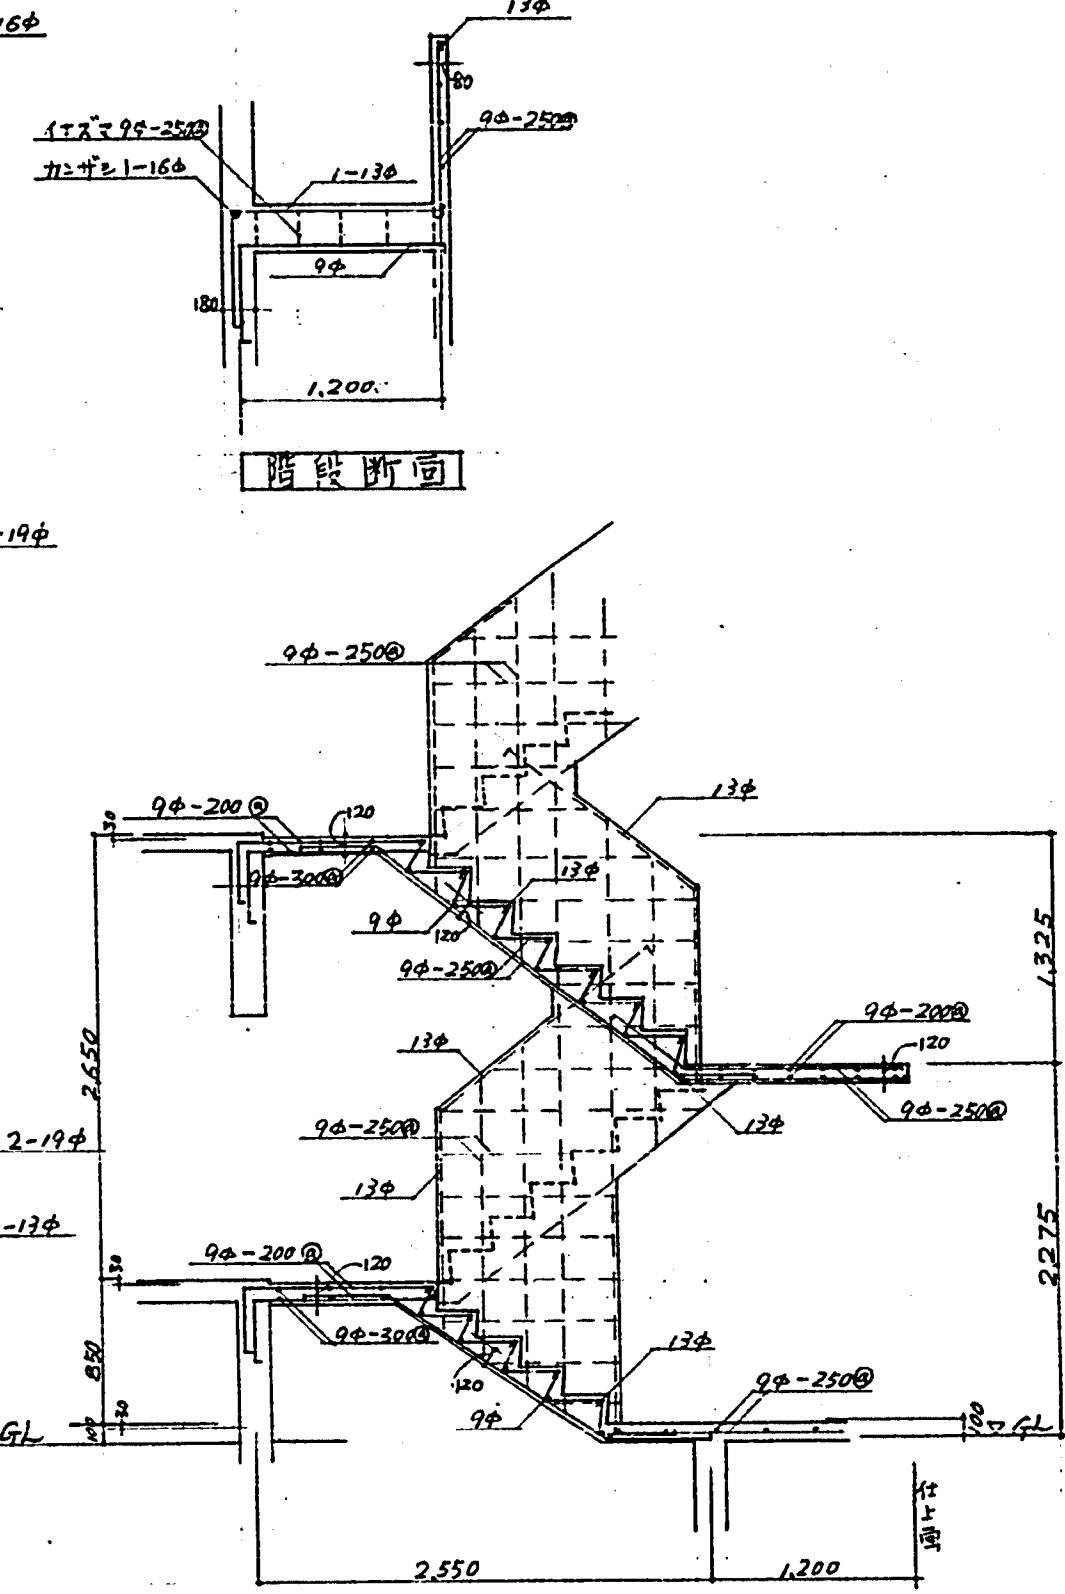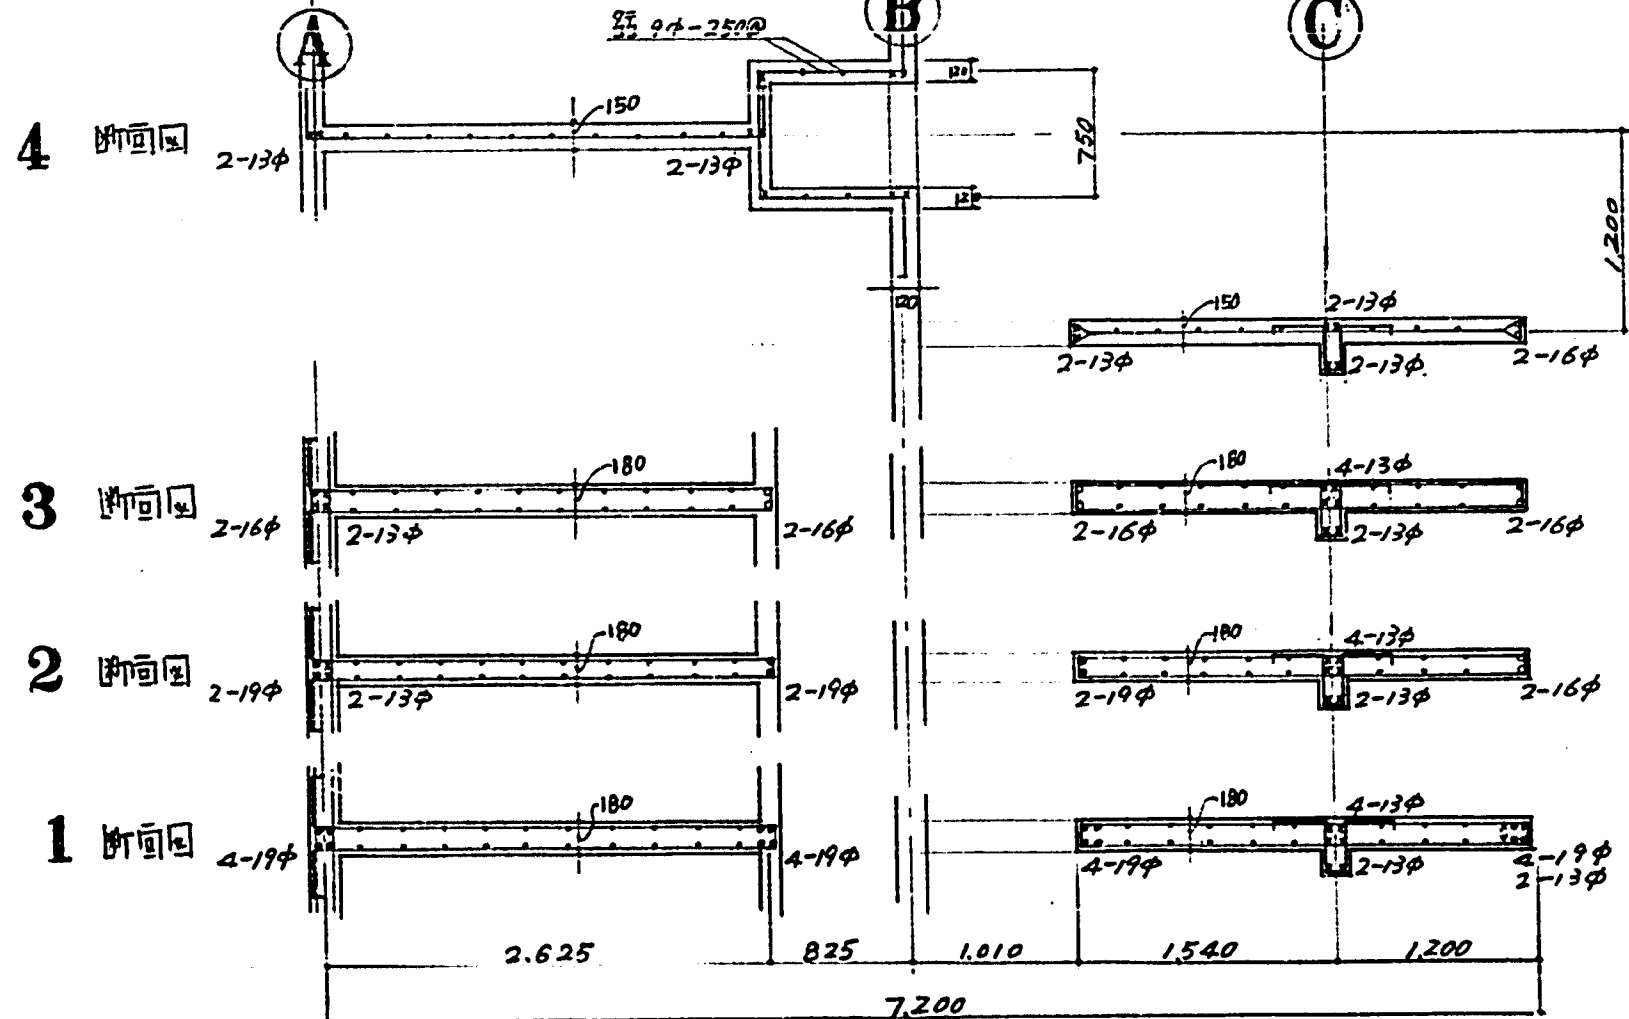


階段配筋詳細図 1/40

臺中市建設局(建築課)
臺中市建設局建築課
B通. 2. 3通 配筋図
S: 1/1
4. 6
1948年11月
1948年11月

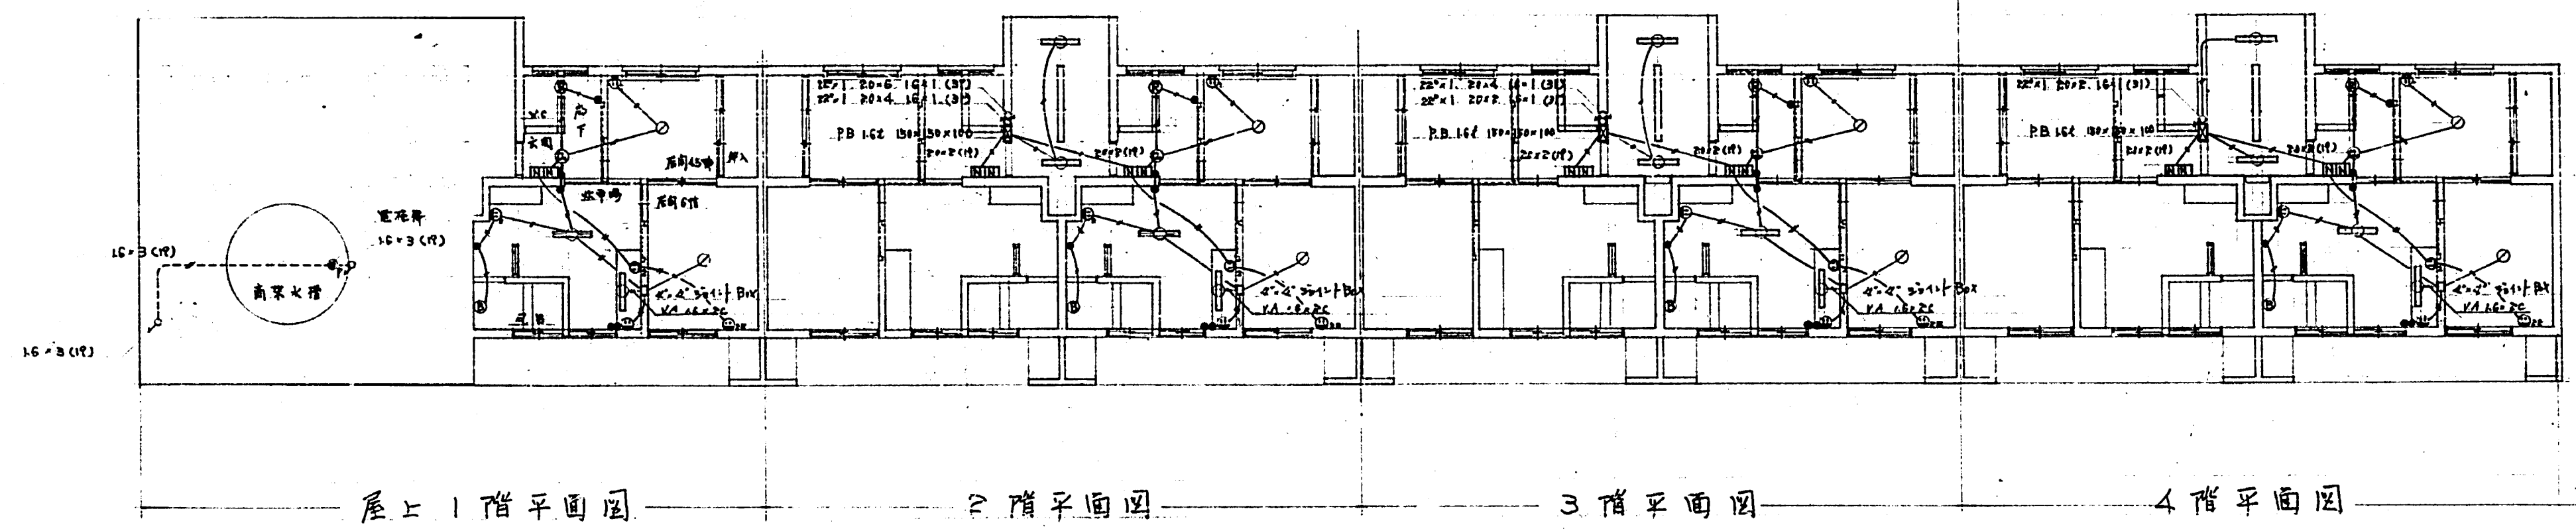

記号	記号	備考	記号	記号	備考
○	電灯	20W	天井灯	○	7-11 W.B.製
○	電灯	20W	7-11 W.B.製	○	電力会社供給
○	電灯	60W	天井灯	○	電力会社供給
○	電灯	60W	天井灯	○	電力会社供給
○	電灯	60W	天井灯	○	電力会社供給
○	電灯	60W	天井灯	○	電力会社供給
○	電灯	60W	天井灯	○	電力会社供給
○	電灯	60W	天井灯	○	電力会社供給
○	電灯	60W	天井灯	○	電力会社供給
○	電灯	60W	天井灯	○	電力会社供給


註 各戸内配線は1:20詳細図参照
 消火栓配線は1:50(1:100)参照

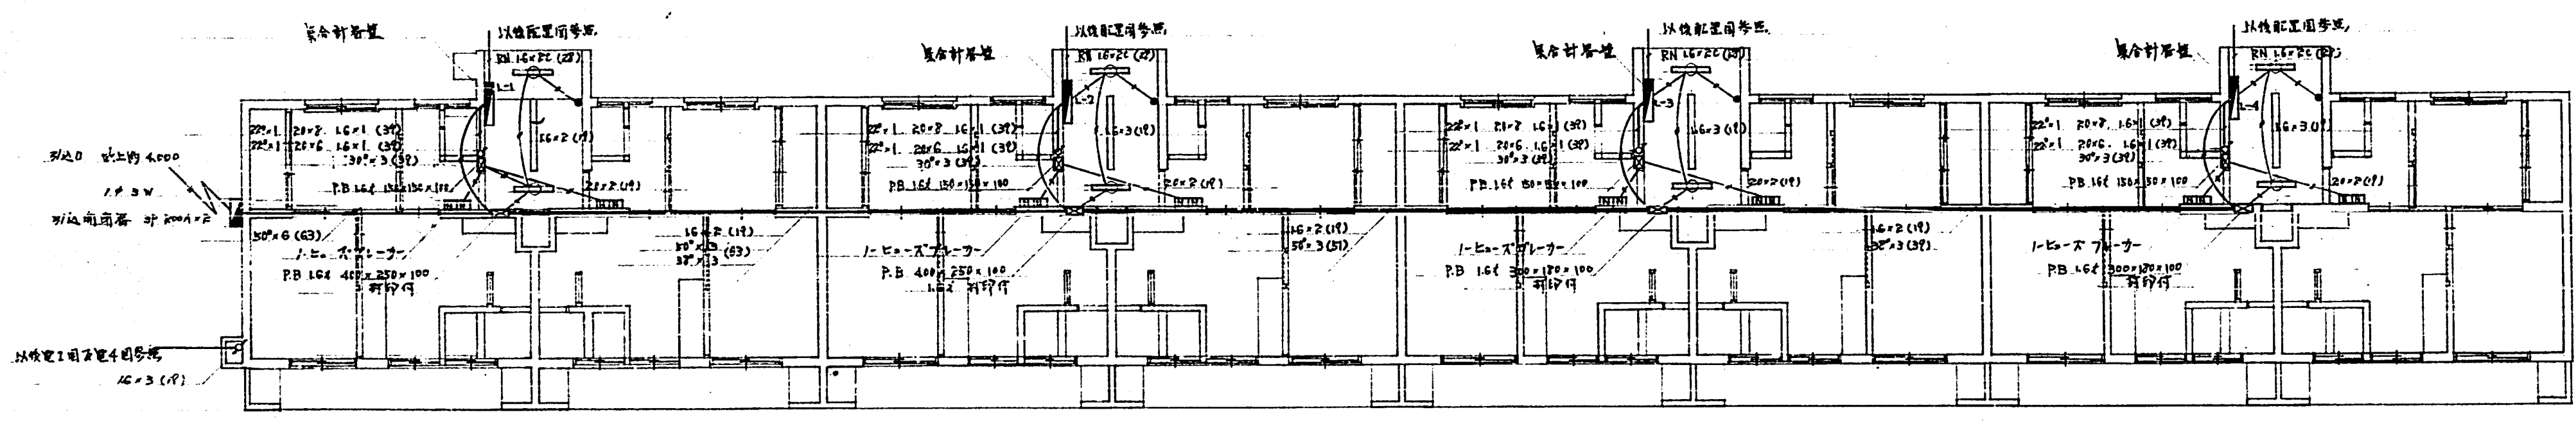

幹線平面図 1:100


臺中市 建設局 (西子坡電)		S: 1/100
電力設計部		
臺中市建設部建築課		441.9
設計		

電 2

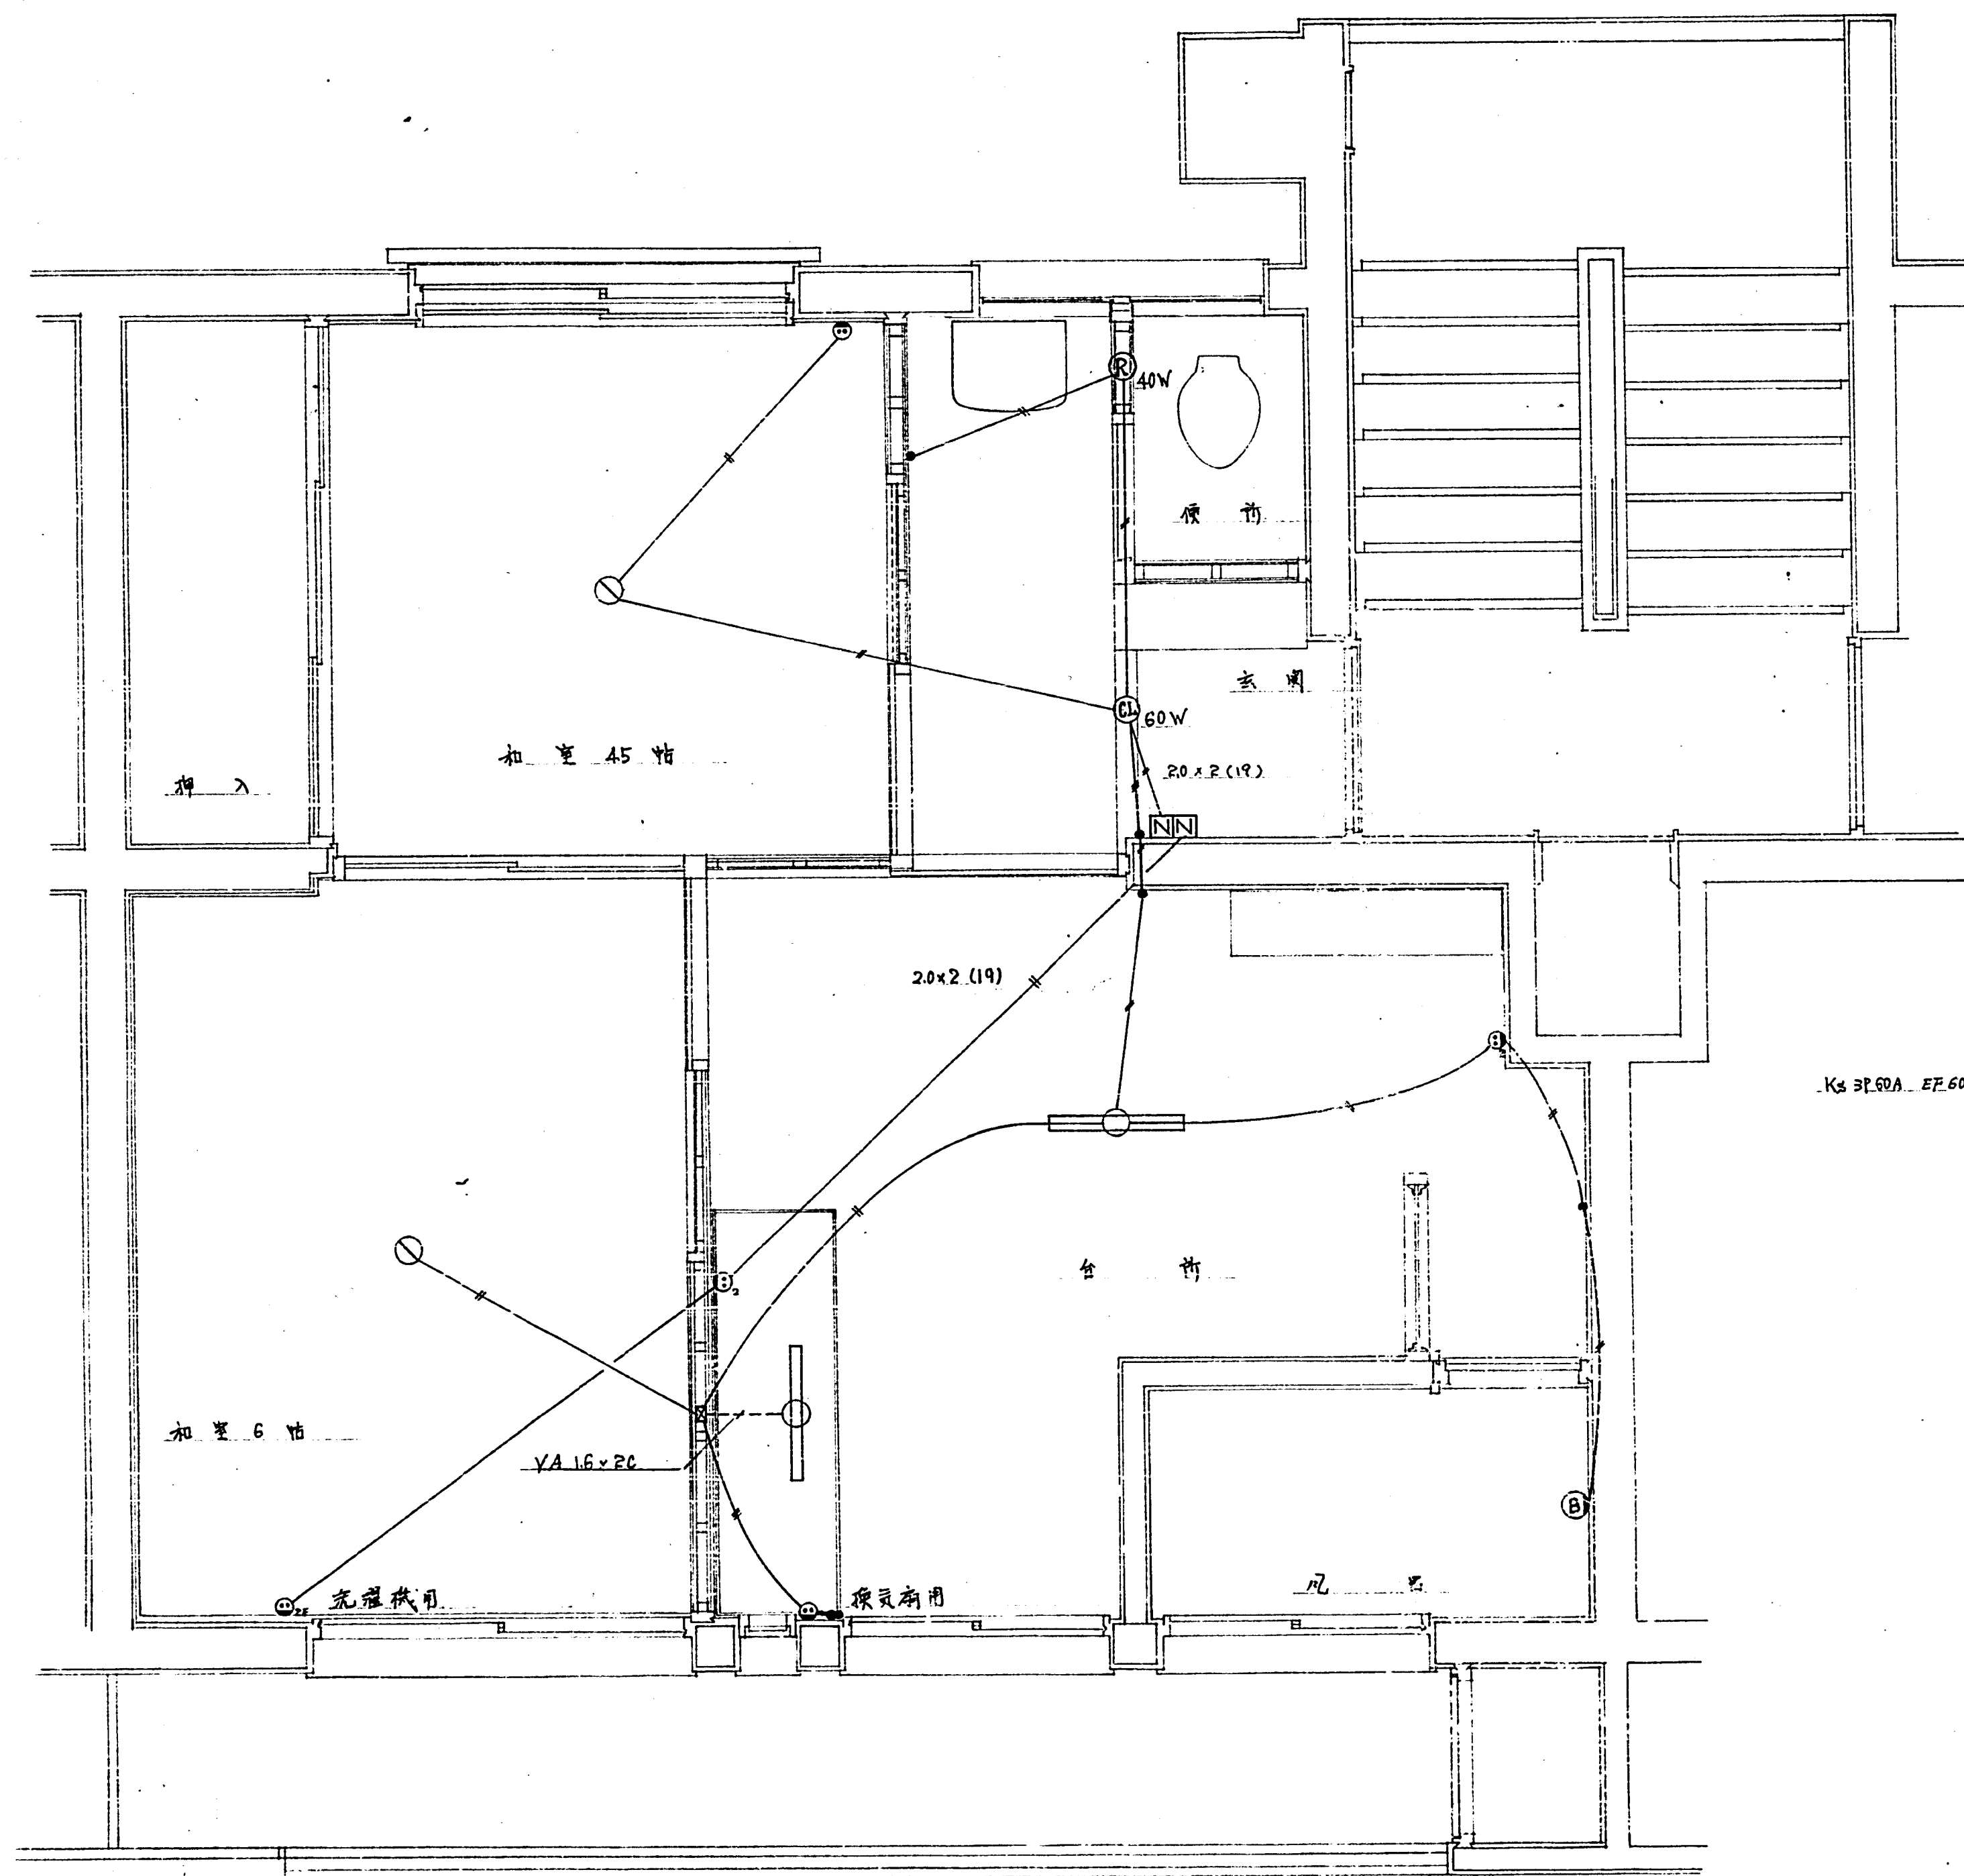

平面図 1:20


項目	電圧	電流	電圧	電流	電圧	電流
和室 45帖	100V	10A	100V	10A	100V	10A
台所	100V	10A	100V	10A	100V	10A
洗面所	100V	10A	100V	10A	100V	10A
和室 6帖	100V	10A	100V	10A	100V	10A
1+合計		7		5		6
3R+合計		20A		16A		12A
1+4階+5階	100V	10A	100V	10A	100V	10A
4階合計		20A		16A		12A
屋外水廻り	100V	10A	100V	10A	100V	10A

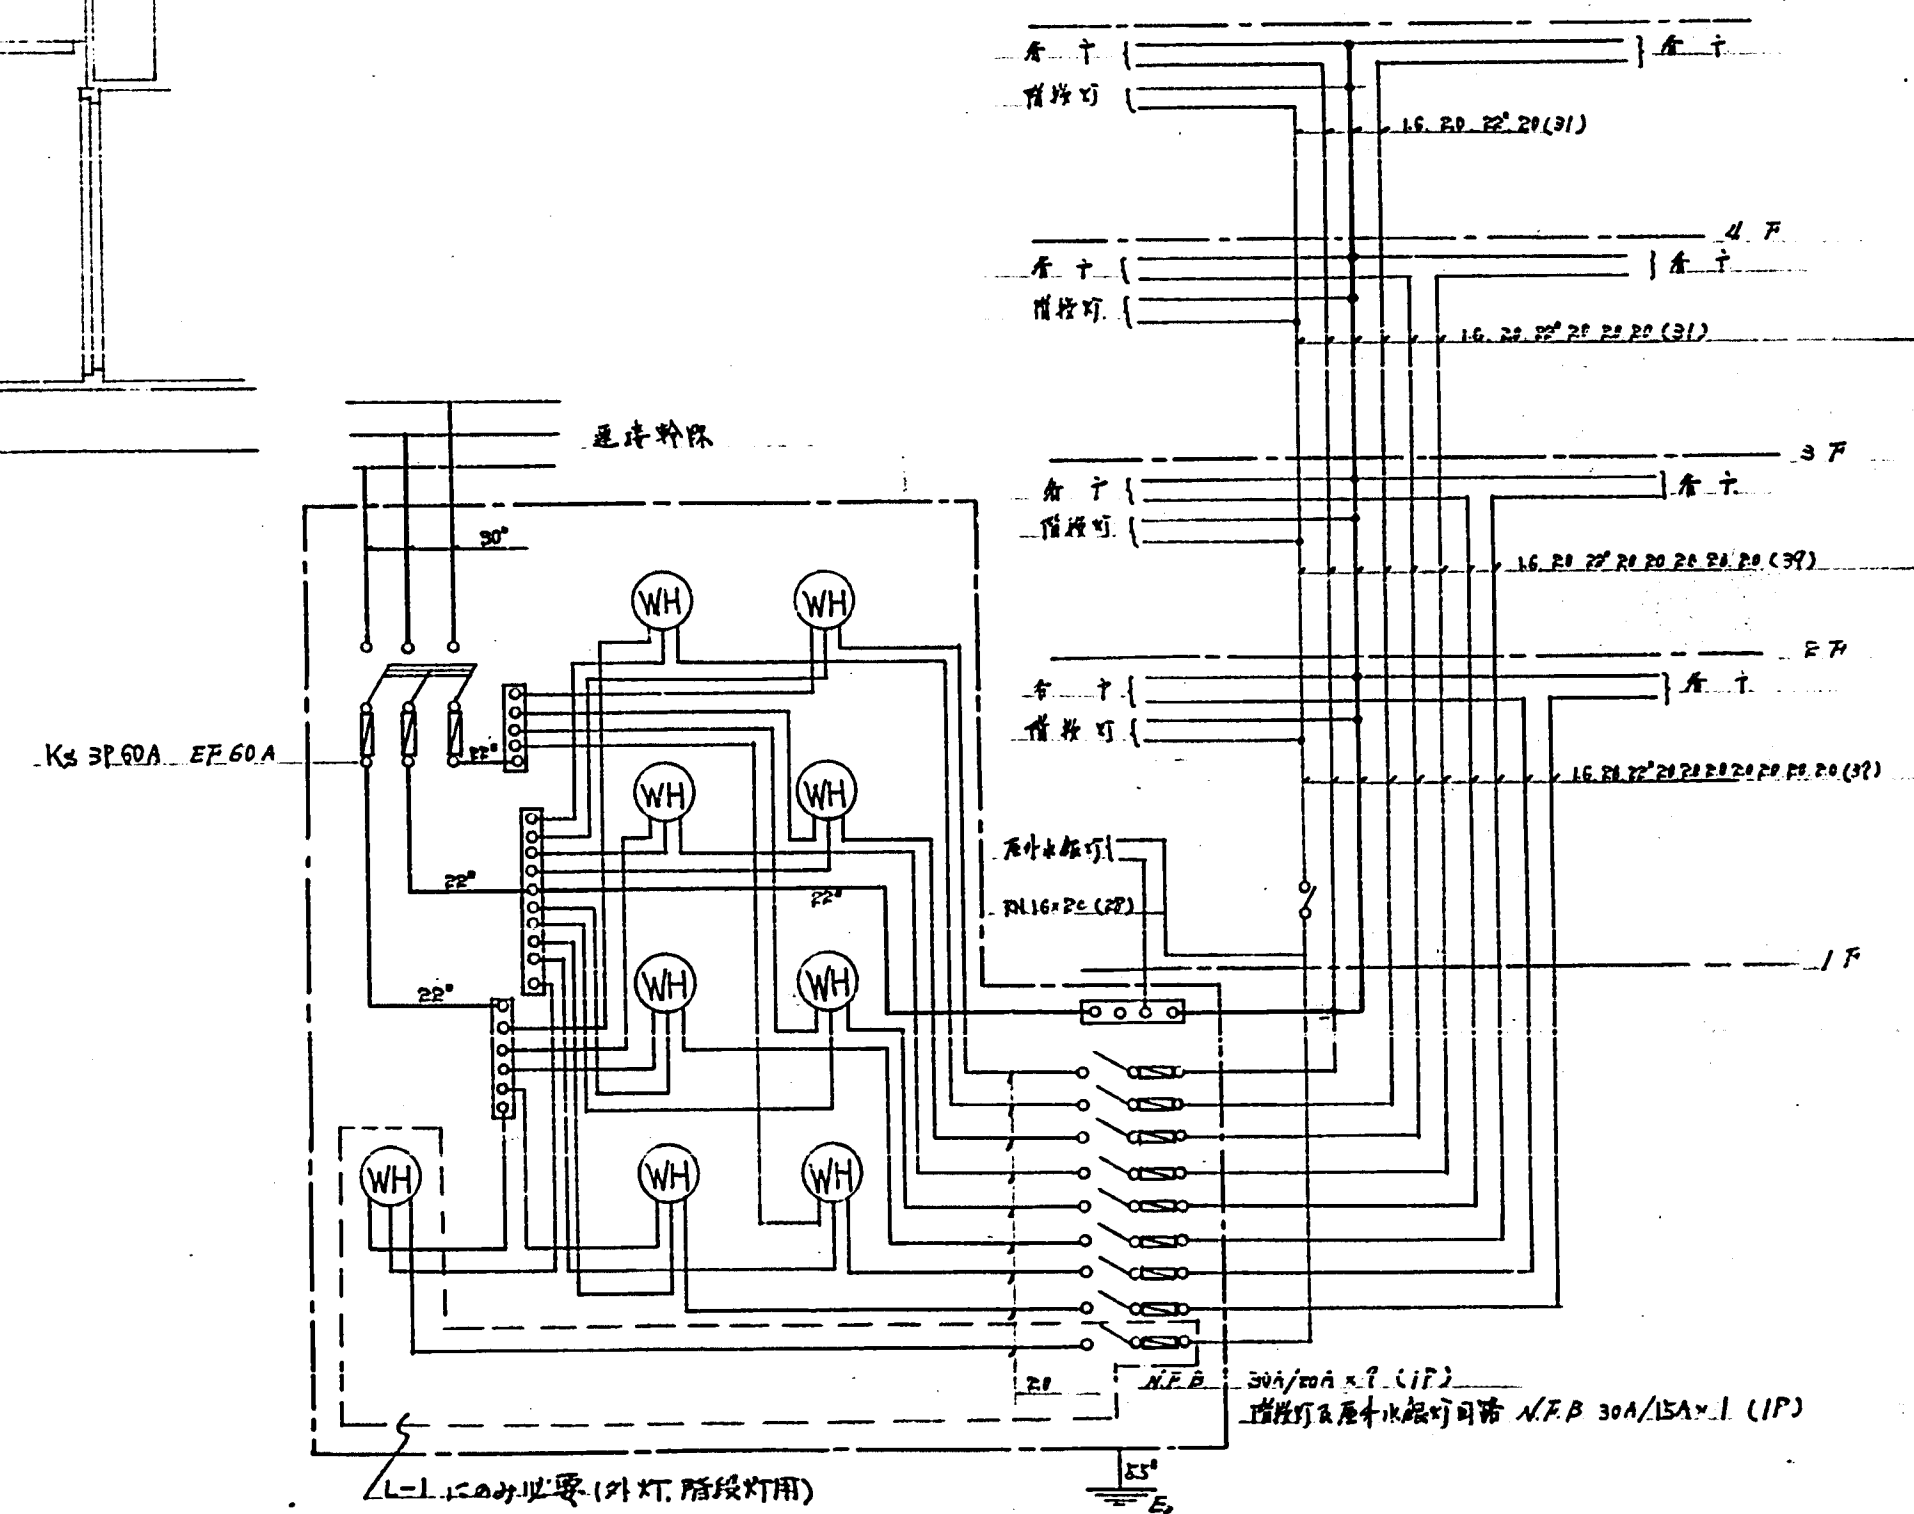

集合計器盤及配線系統図


臺中市建設局(四等建設)		臺中市建設局(四等建設)	
臺中市建設局(四等建設)		臺中市建設局(四等建設)	
臺中市建設局(四等建設)		臺中市建設局(四等建設)	
臺中市建設局(四等建設)		臺中市建設局(四等建設)	
臺中市建設局(四等建設)		臺中市建設局(四等建設)	

電 3

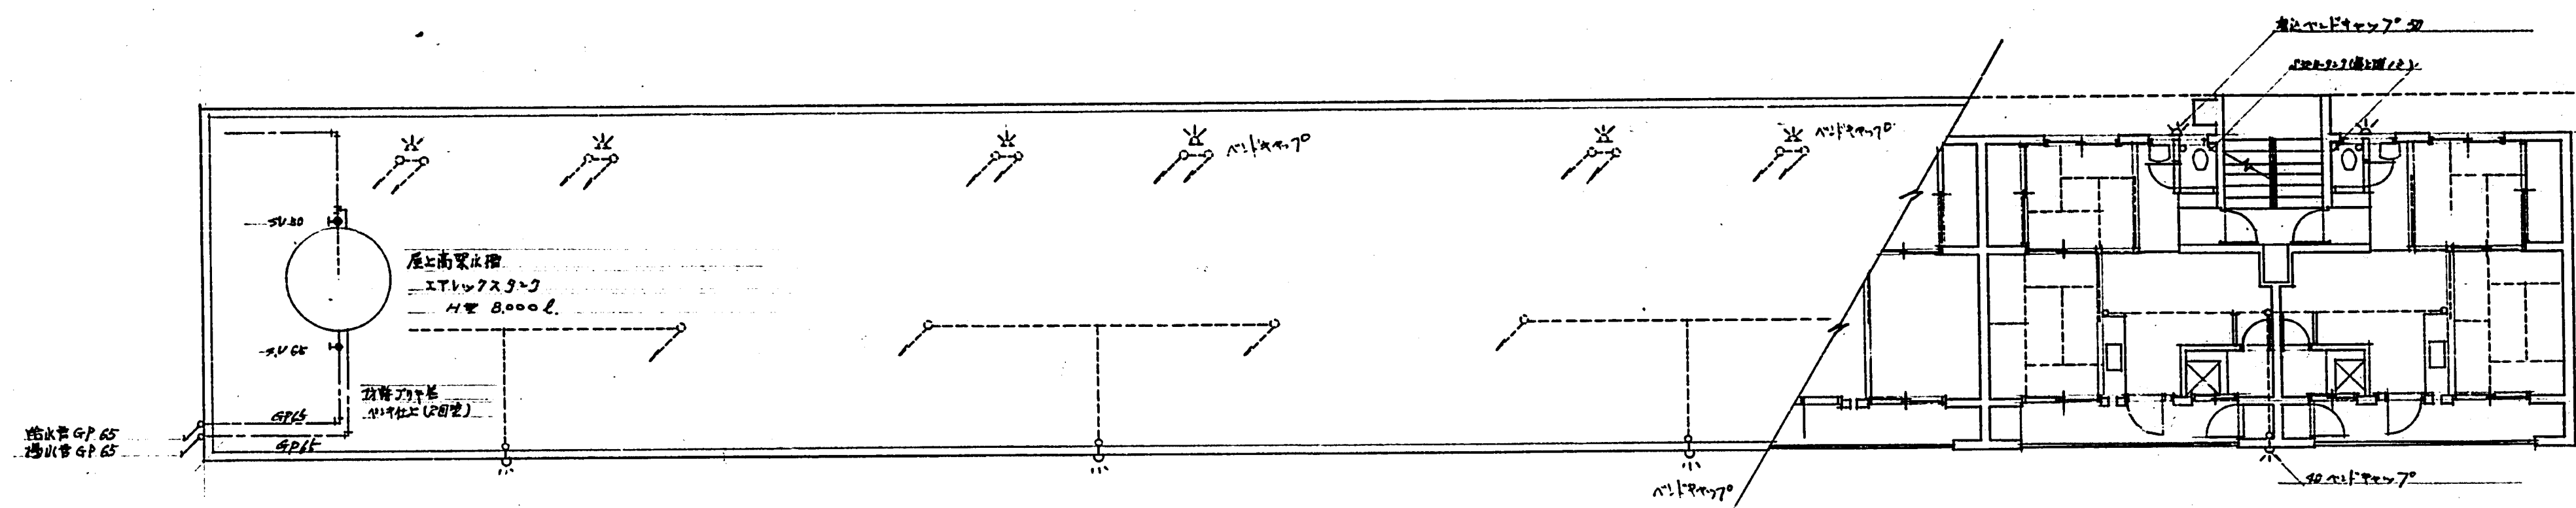


Roo.F

4F 平面図

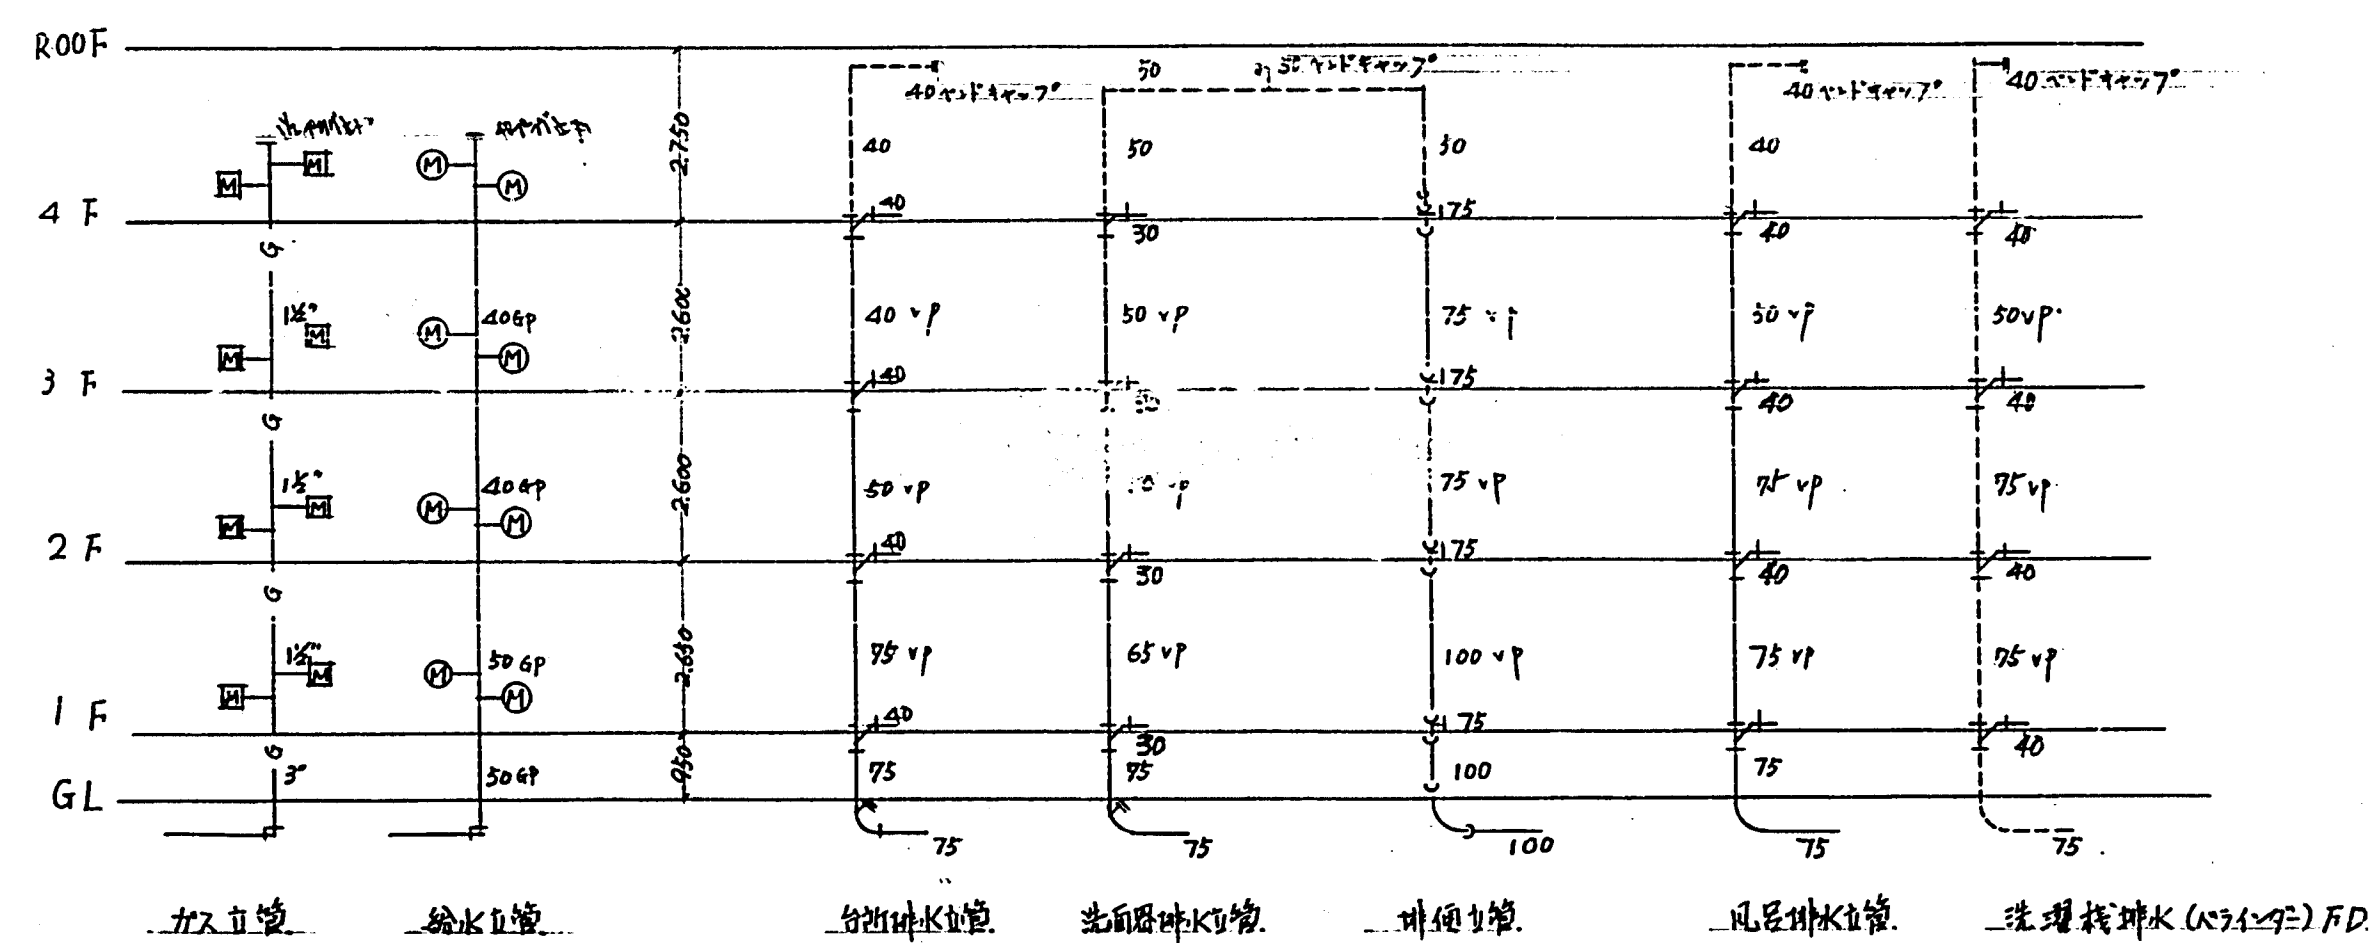


4 階建立管系統図

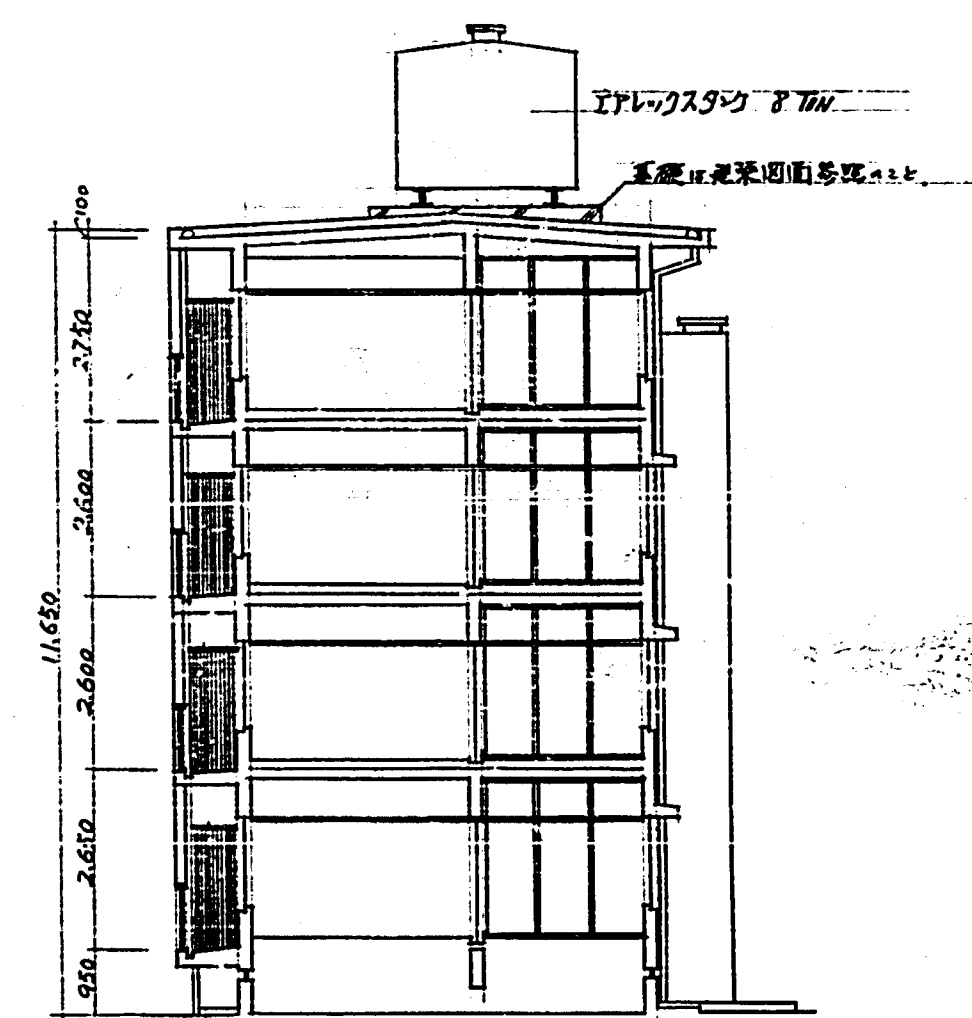


豊中市建設部建築課	
給排水系統図	
豊中市建設部建築課	S: 1/100
課長 藤原 初太郎	技士 山本 隆夫
1 級建築士登録	421541号


衛
3

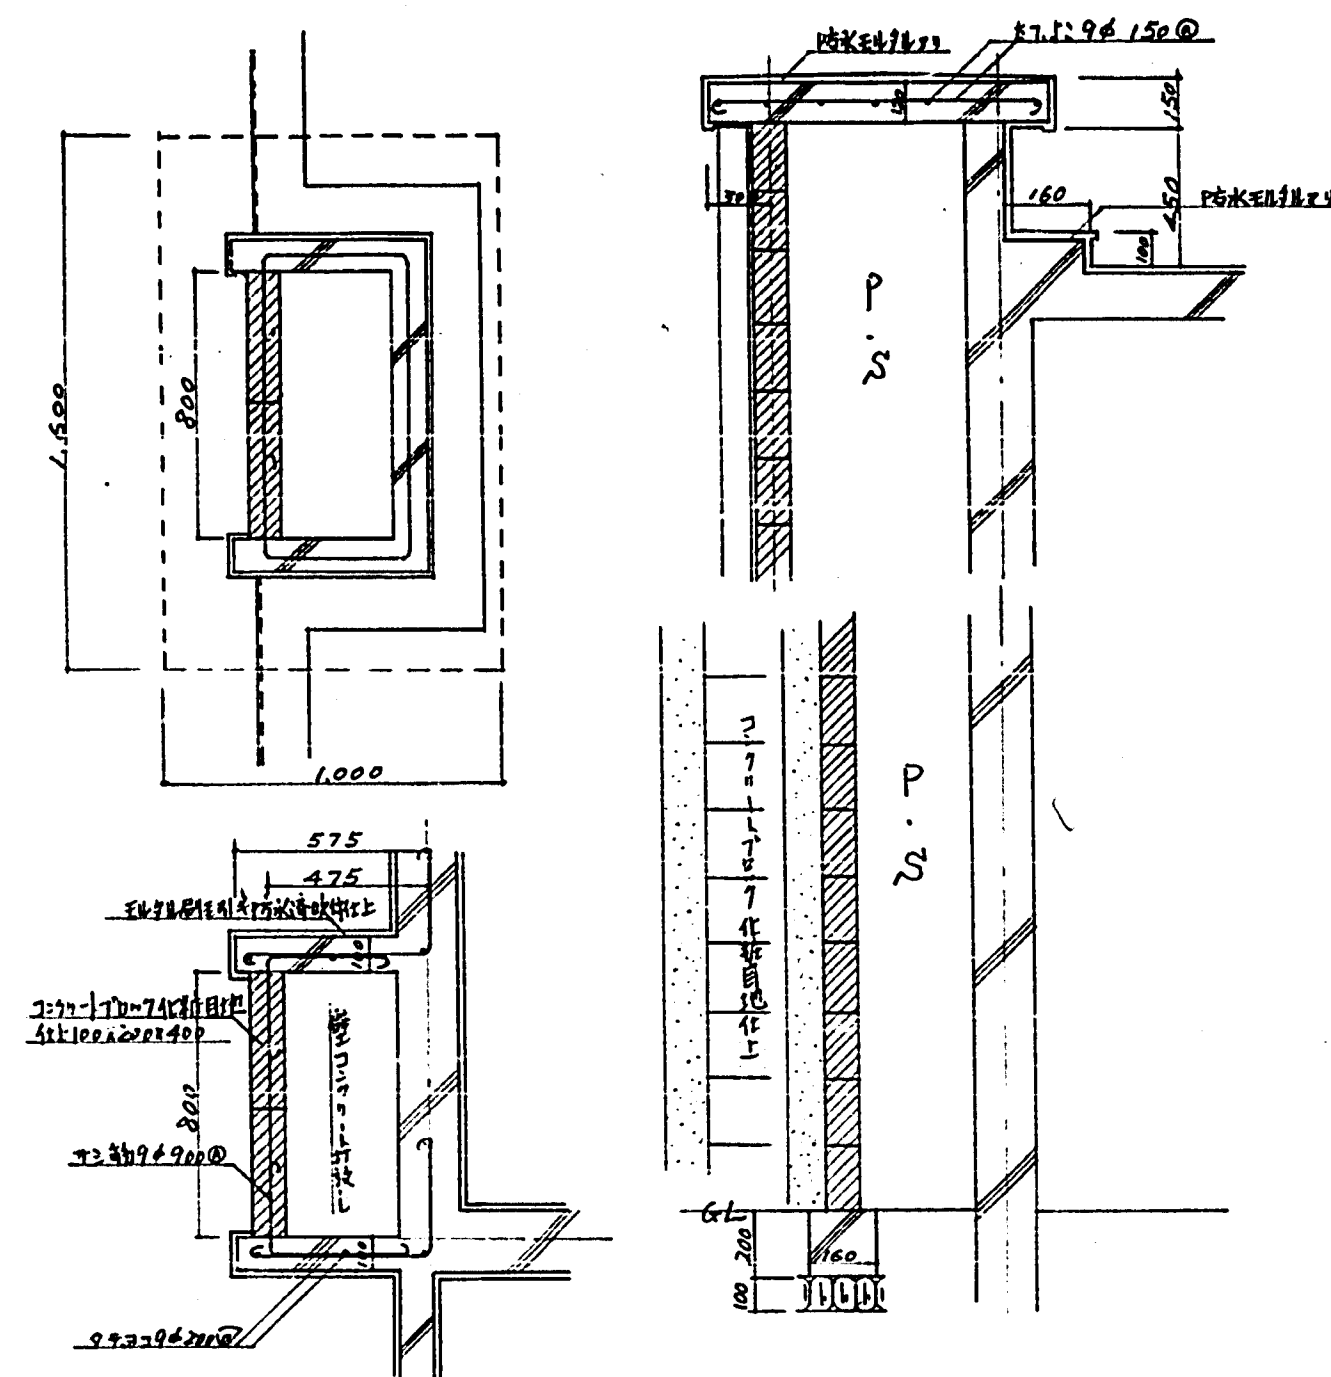


P.S. 断面詳細図 1/20

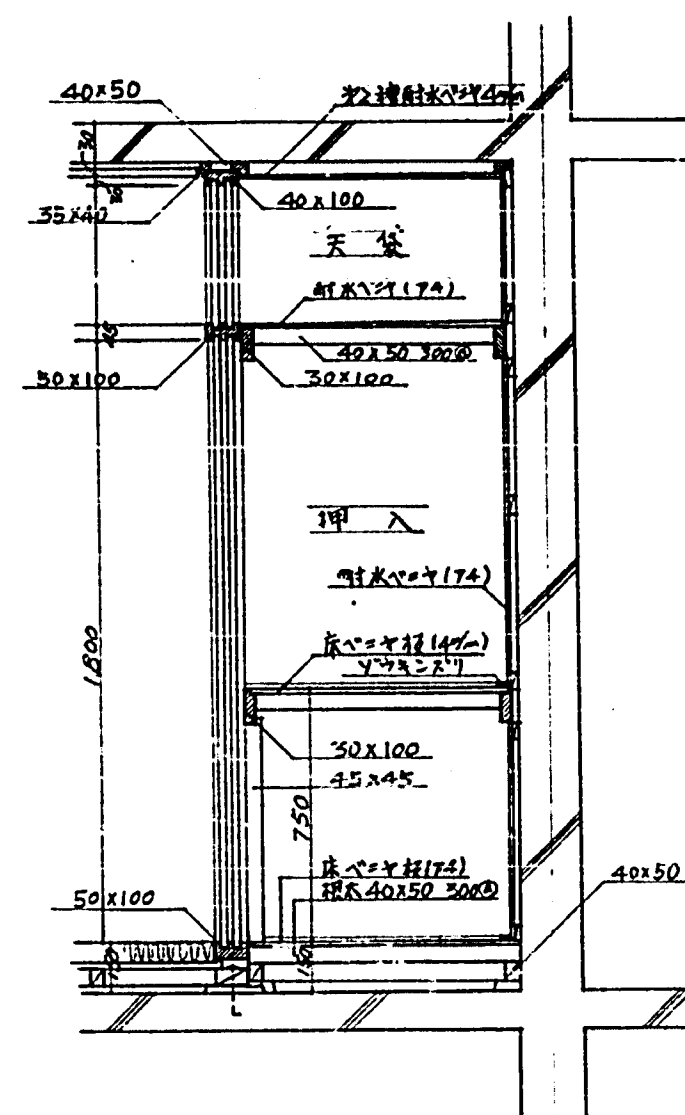



挿入詳細図 1/20

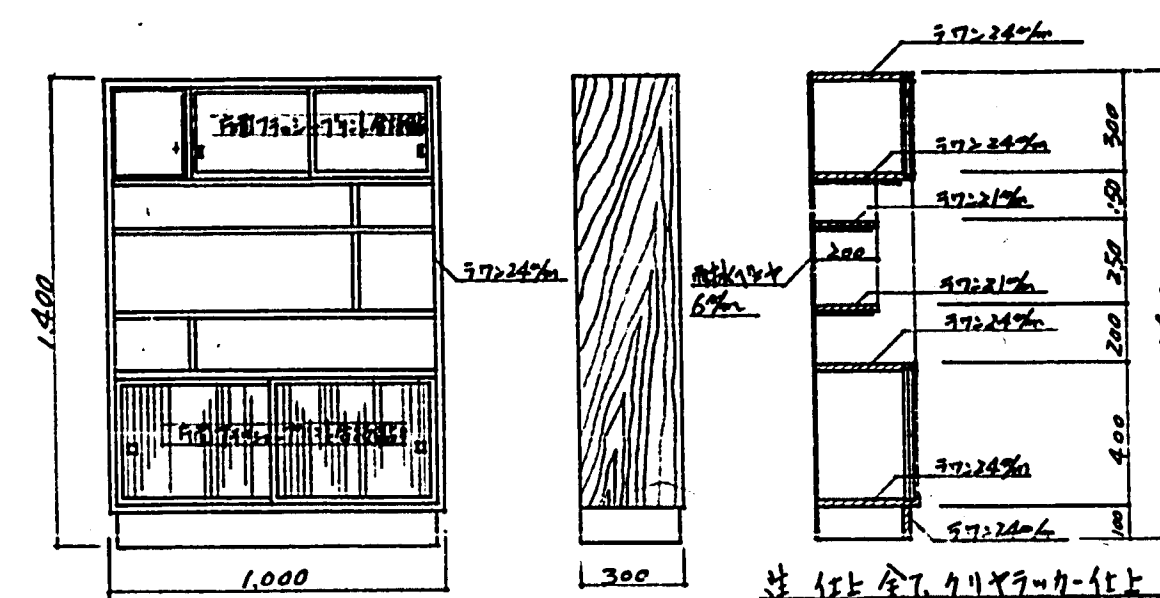



中欄断面詳細図 1/20

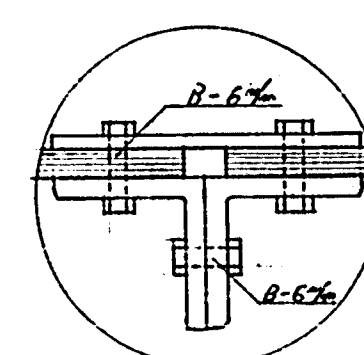



右端接合部詳細図 1/20

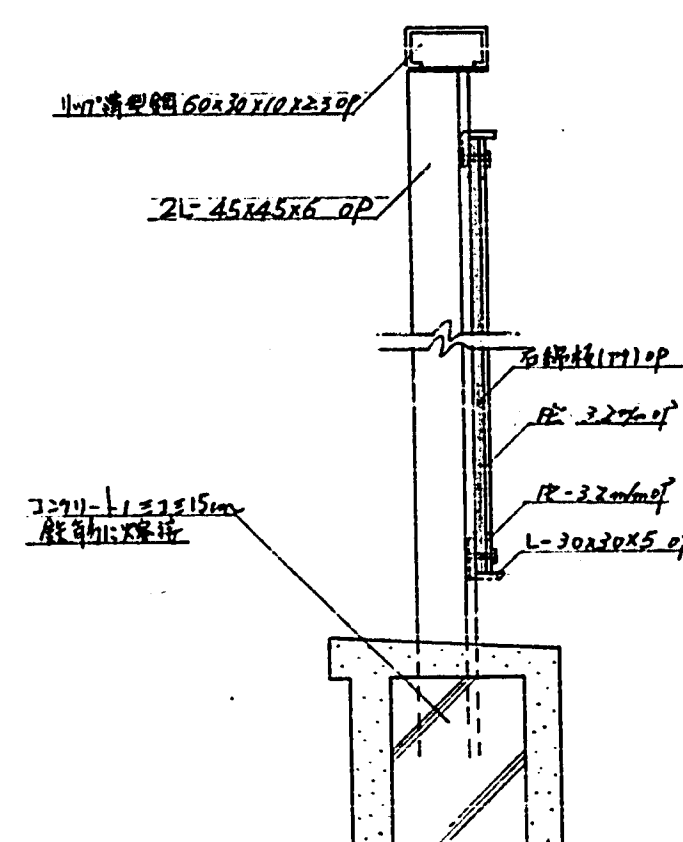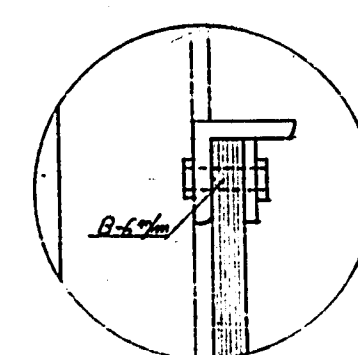


バルコニー手摺詳細図 1/20

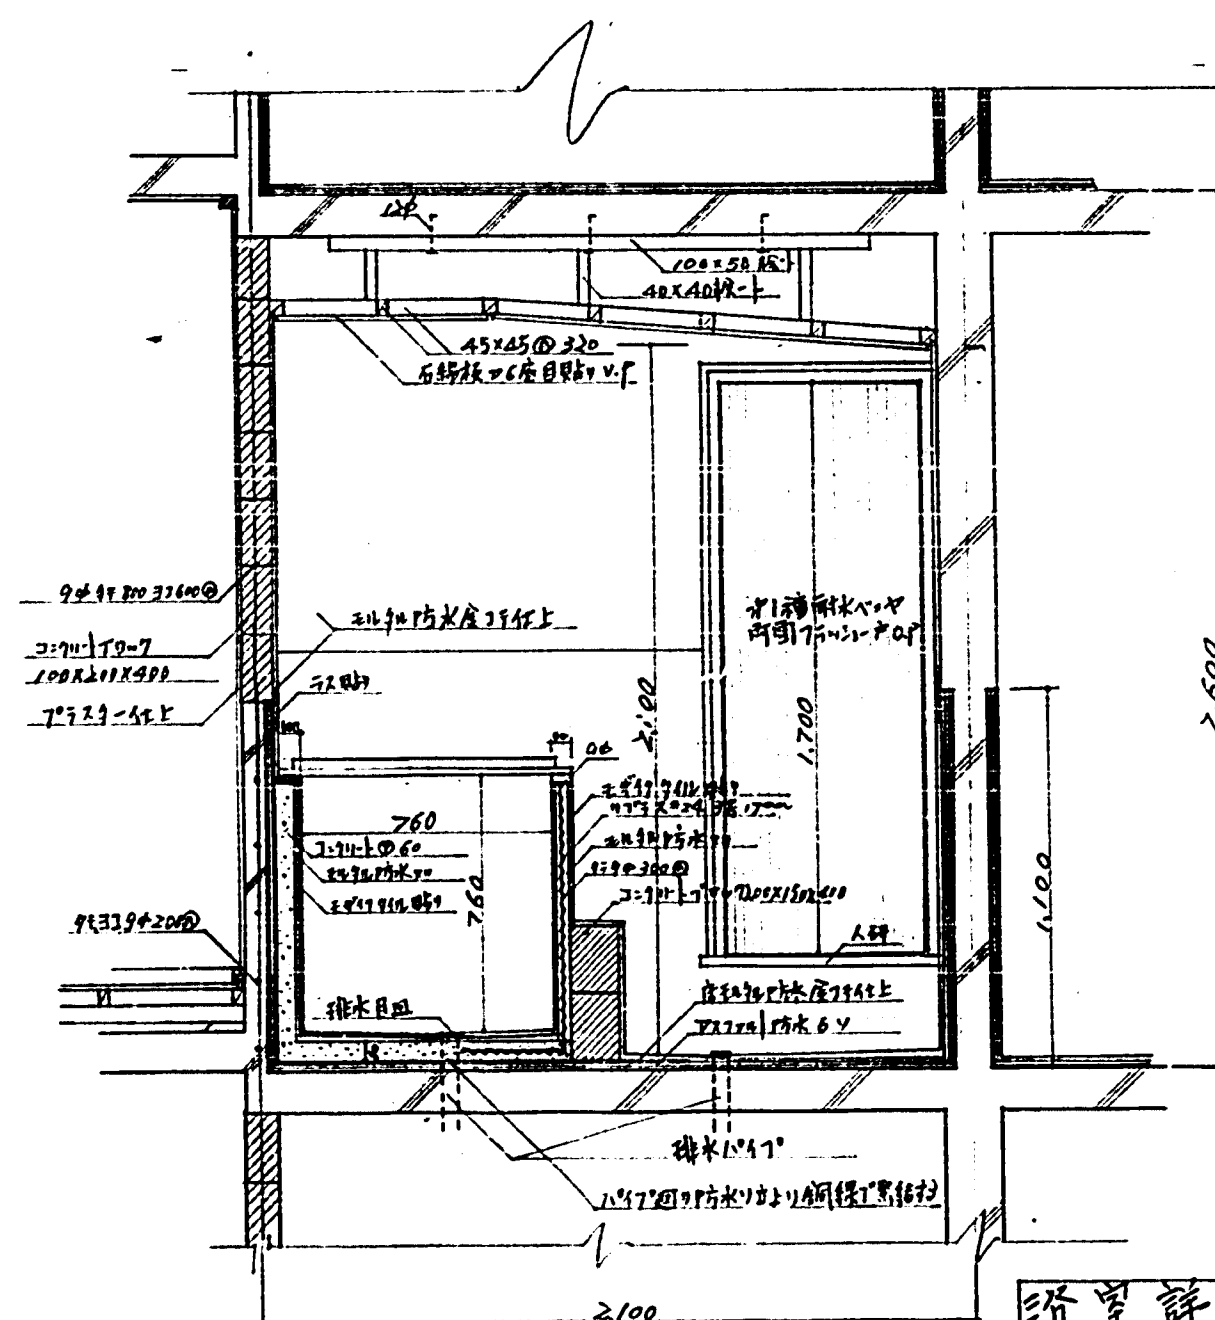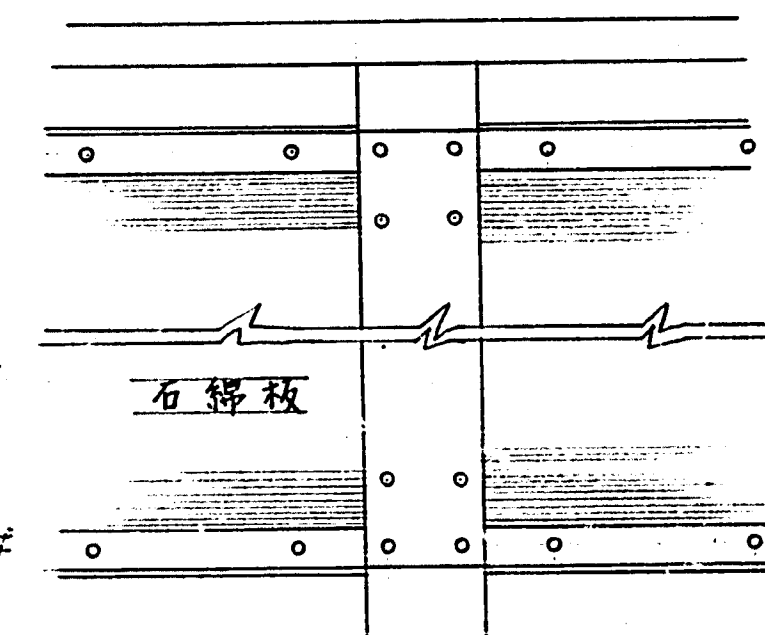

窓詳細図 1/20

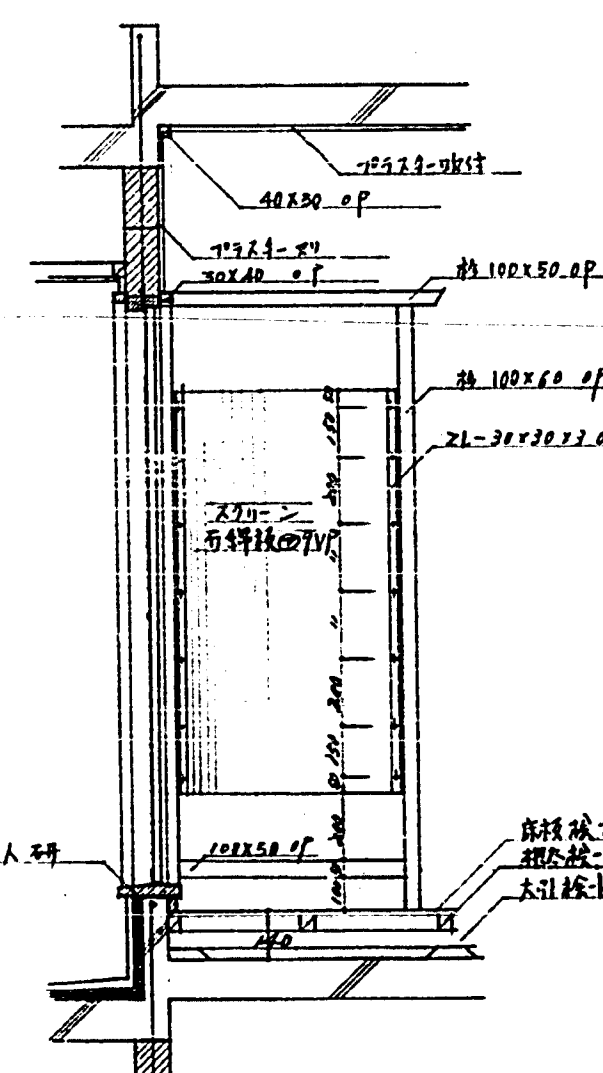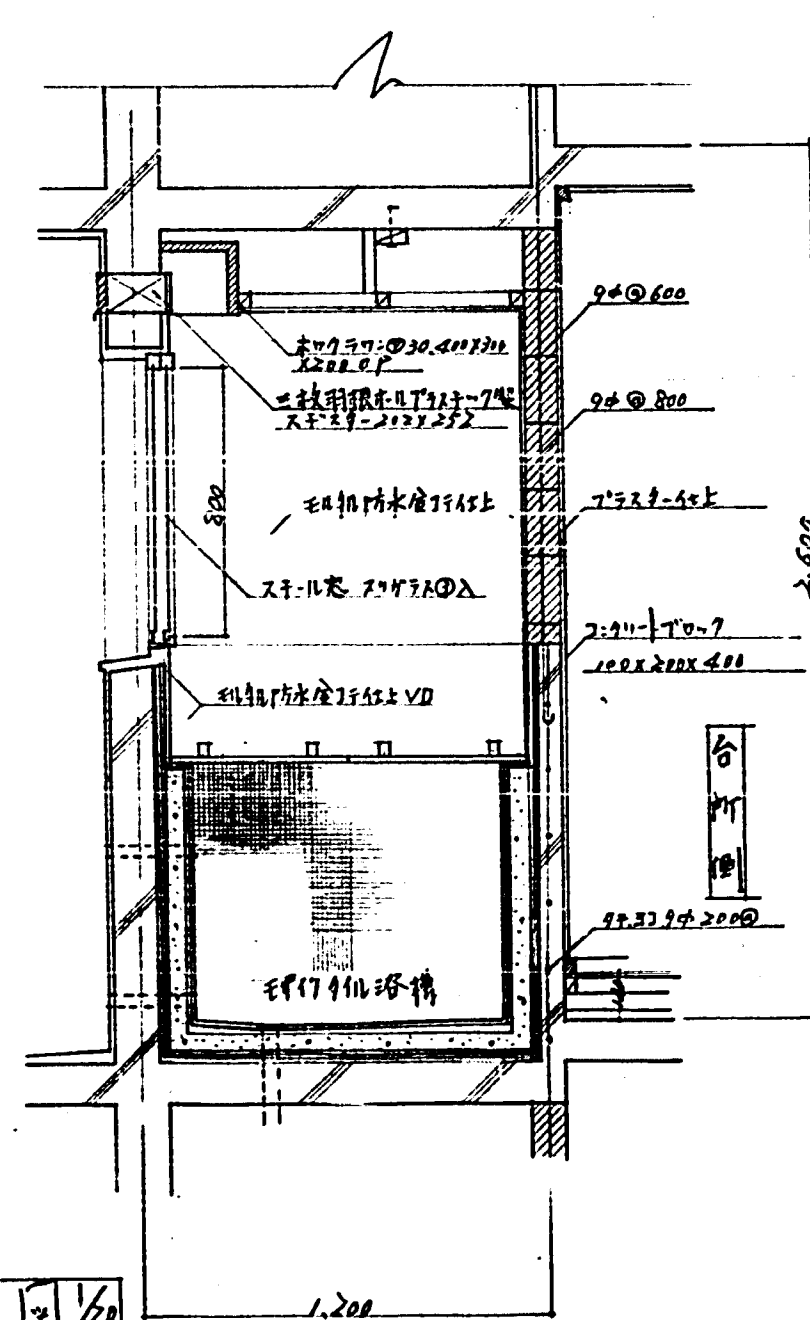



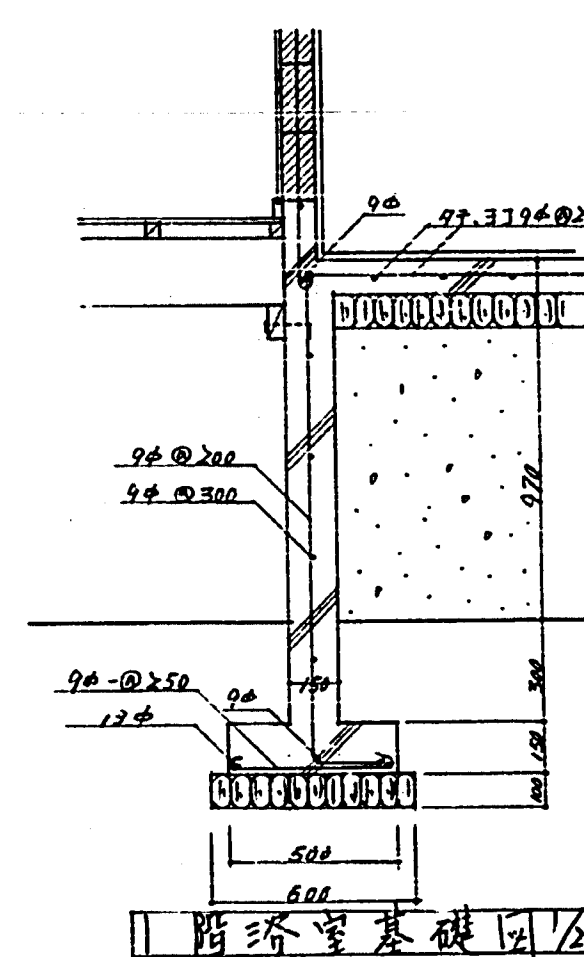





窓入口詳細図 1/20




階窓基礎図 1/20


臺中市 臺中區 臺中區公所 臺中區公所 臺中區公所	
臺中市 臺中區 臺中區公所 臺中區公所 臺中區公所	臺中市 臺中區 臺中區公所 臺中區公所 臺中區公所
臺中市 臺中區 臺中區公所 臺中區公所 臺中區公所	臺中市 臺中區 臺中區公所 臺中區公所 臺中區公所
   臺中市 臺中區 臺中區公所 臺中區公所 臺中區公所

  
 
凡	例
	L 型側溝
	L 型街渠
	石橋
	暗溝
	計畫側溝
	本年度建設
	38.39.40.年度建設
(25.70)	地盤高
	のり

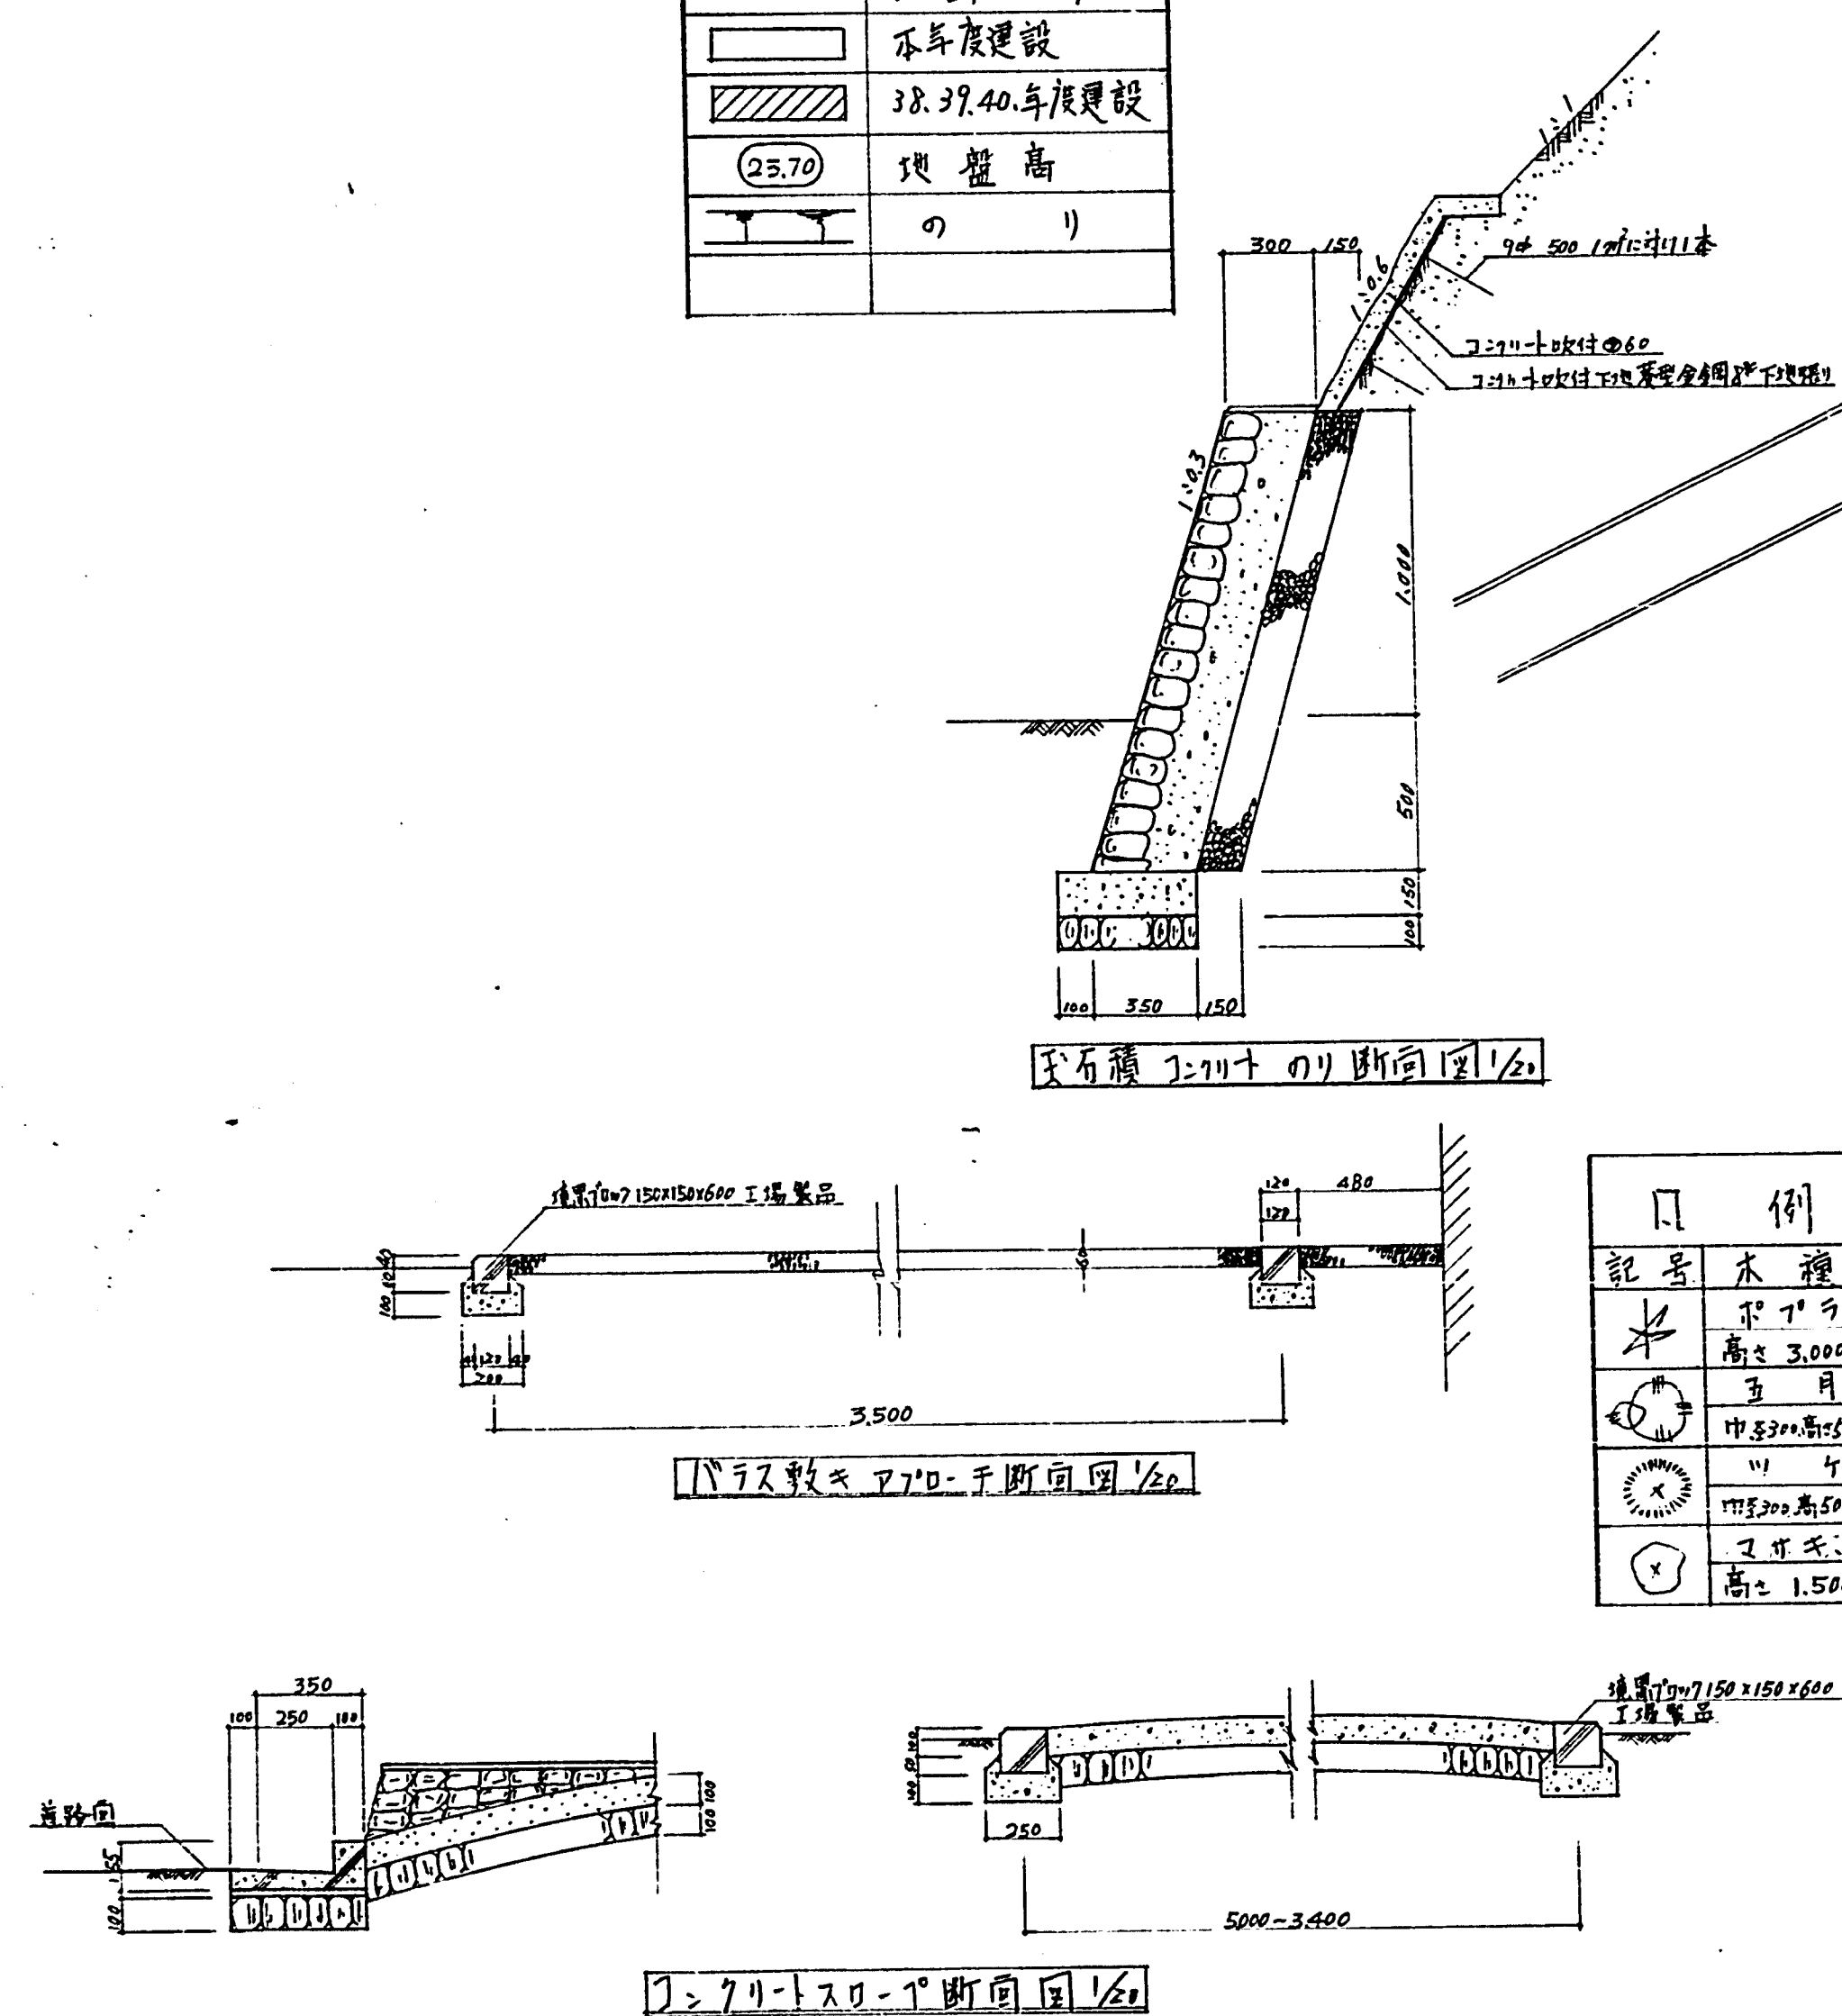

例	
記号	木種
	スギ
	高さ 3,000
	ヒノキ
	巾 500 高さ 500
	カシ
	巾 300 高さ 500
	ウルミ
	高さ 1,500

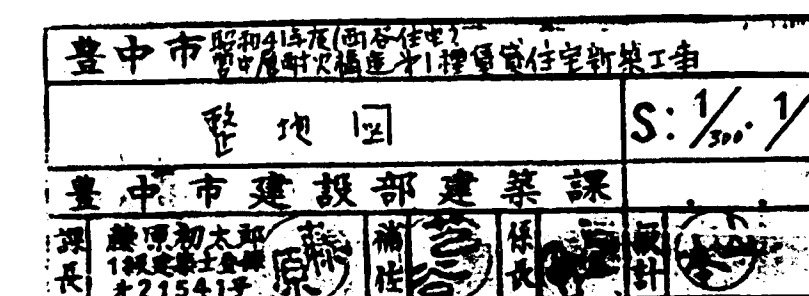


例	例
	側溝
	側溝會所
	排水會所
	流水方向
	人孔
	石牆
	排水
	雨水排水

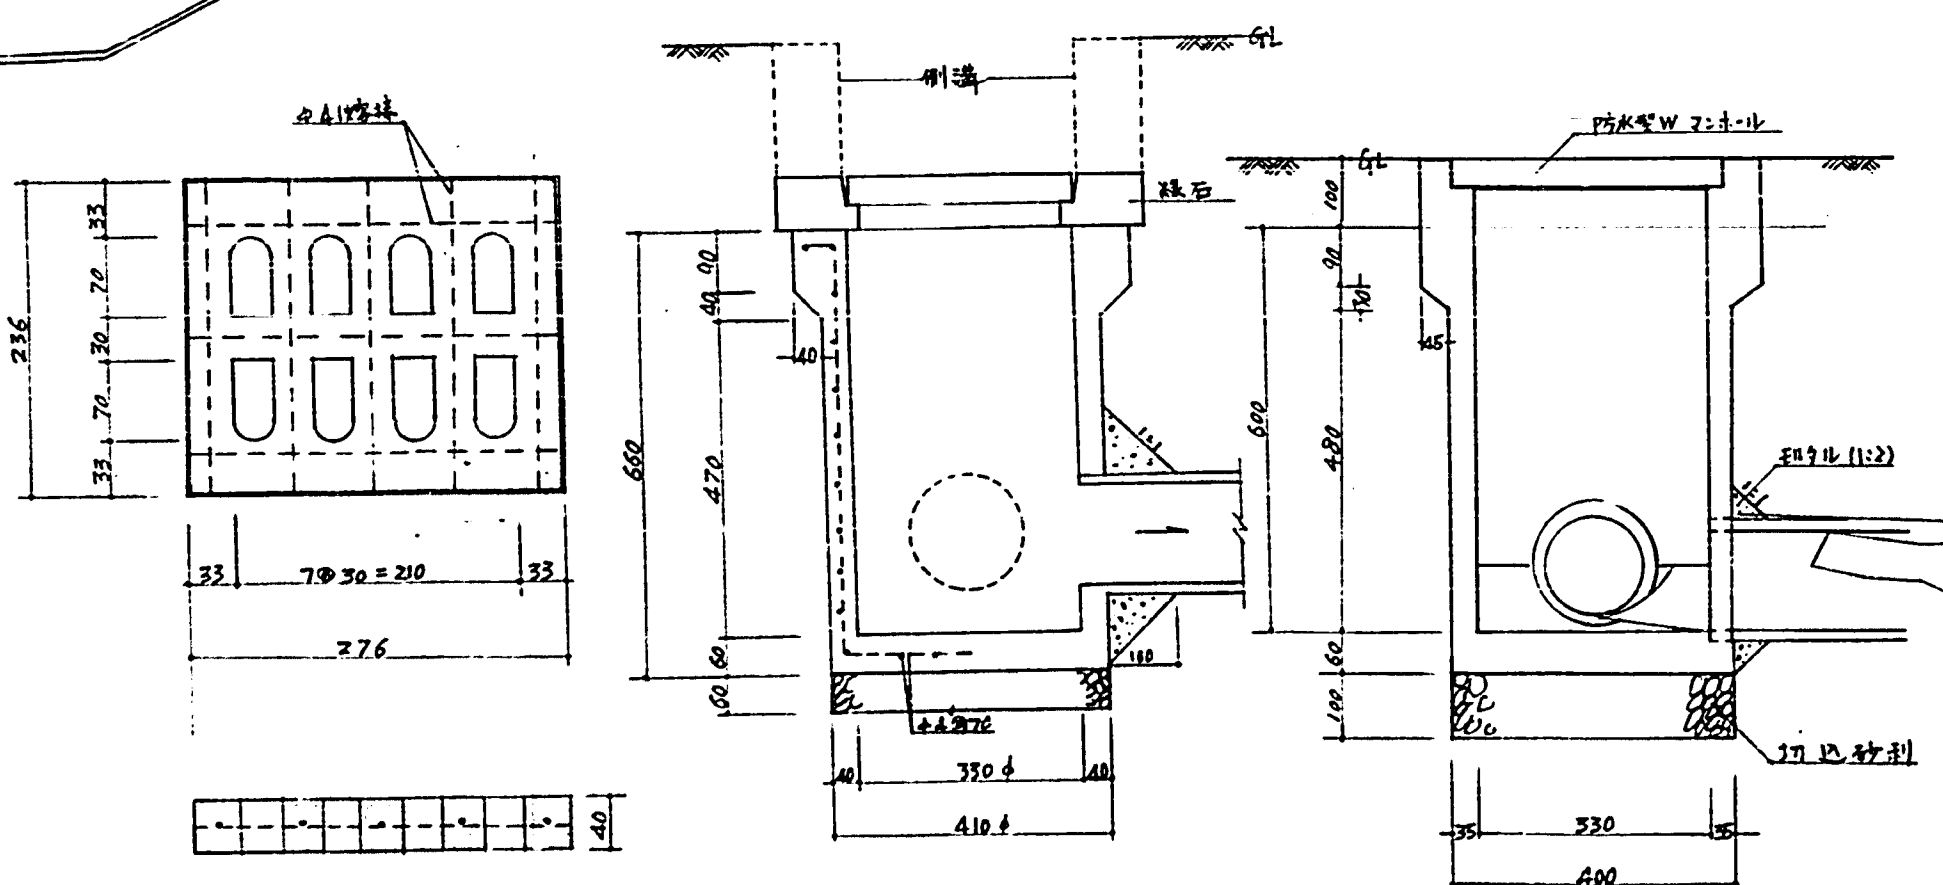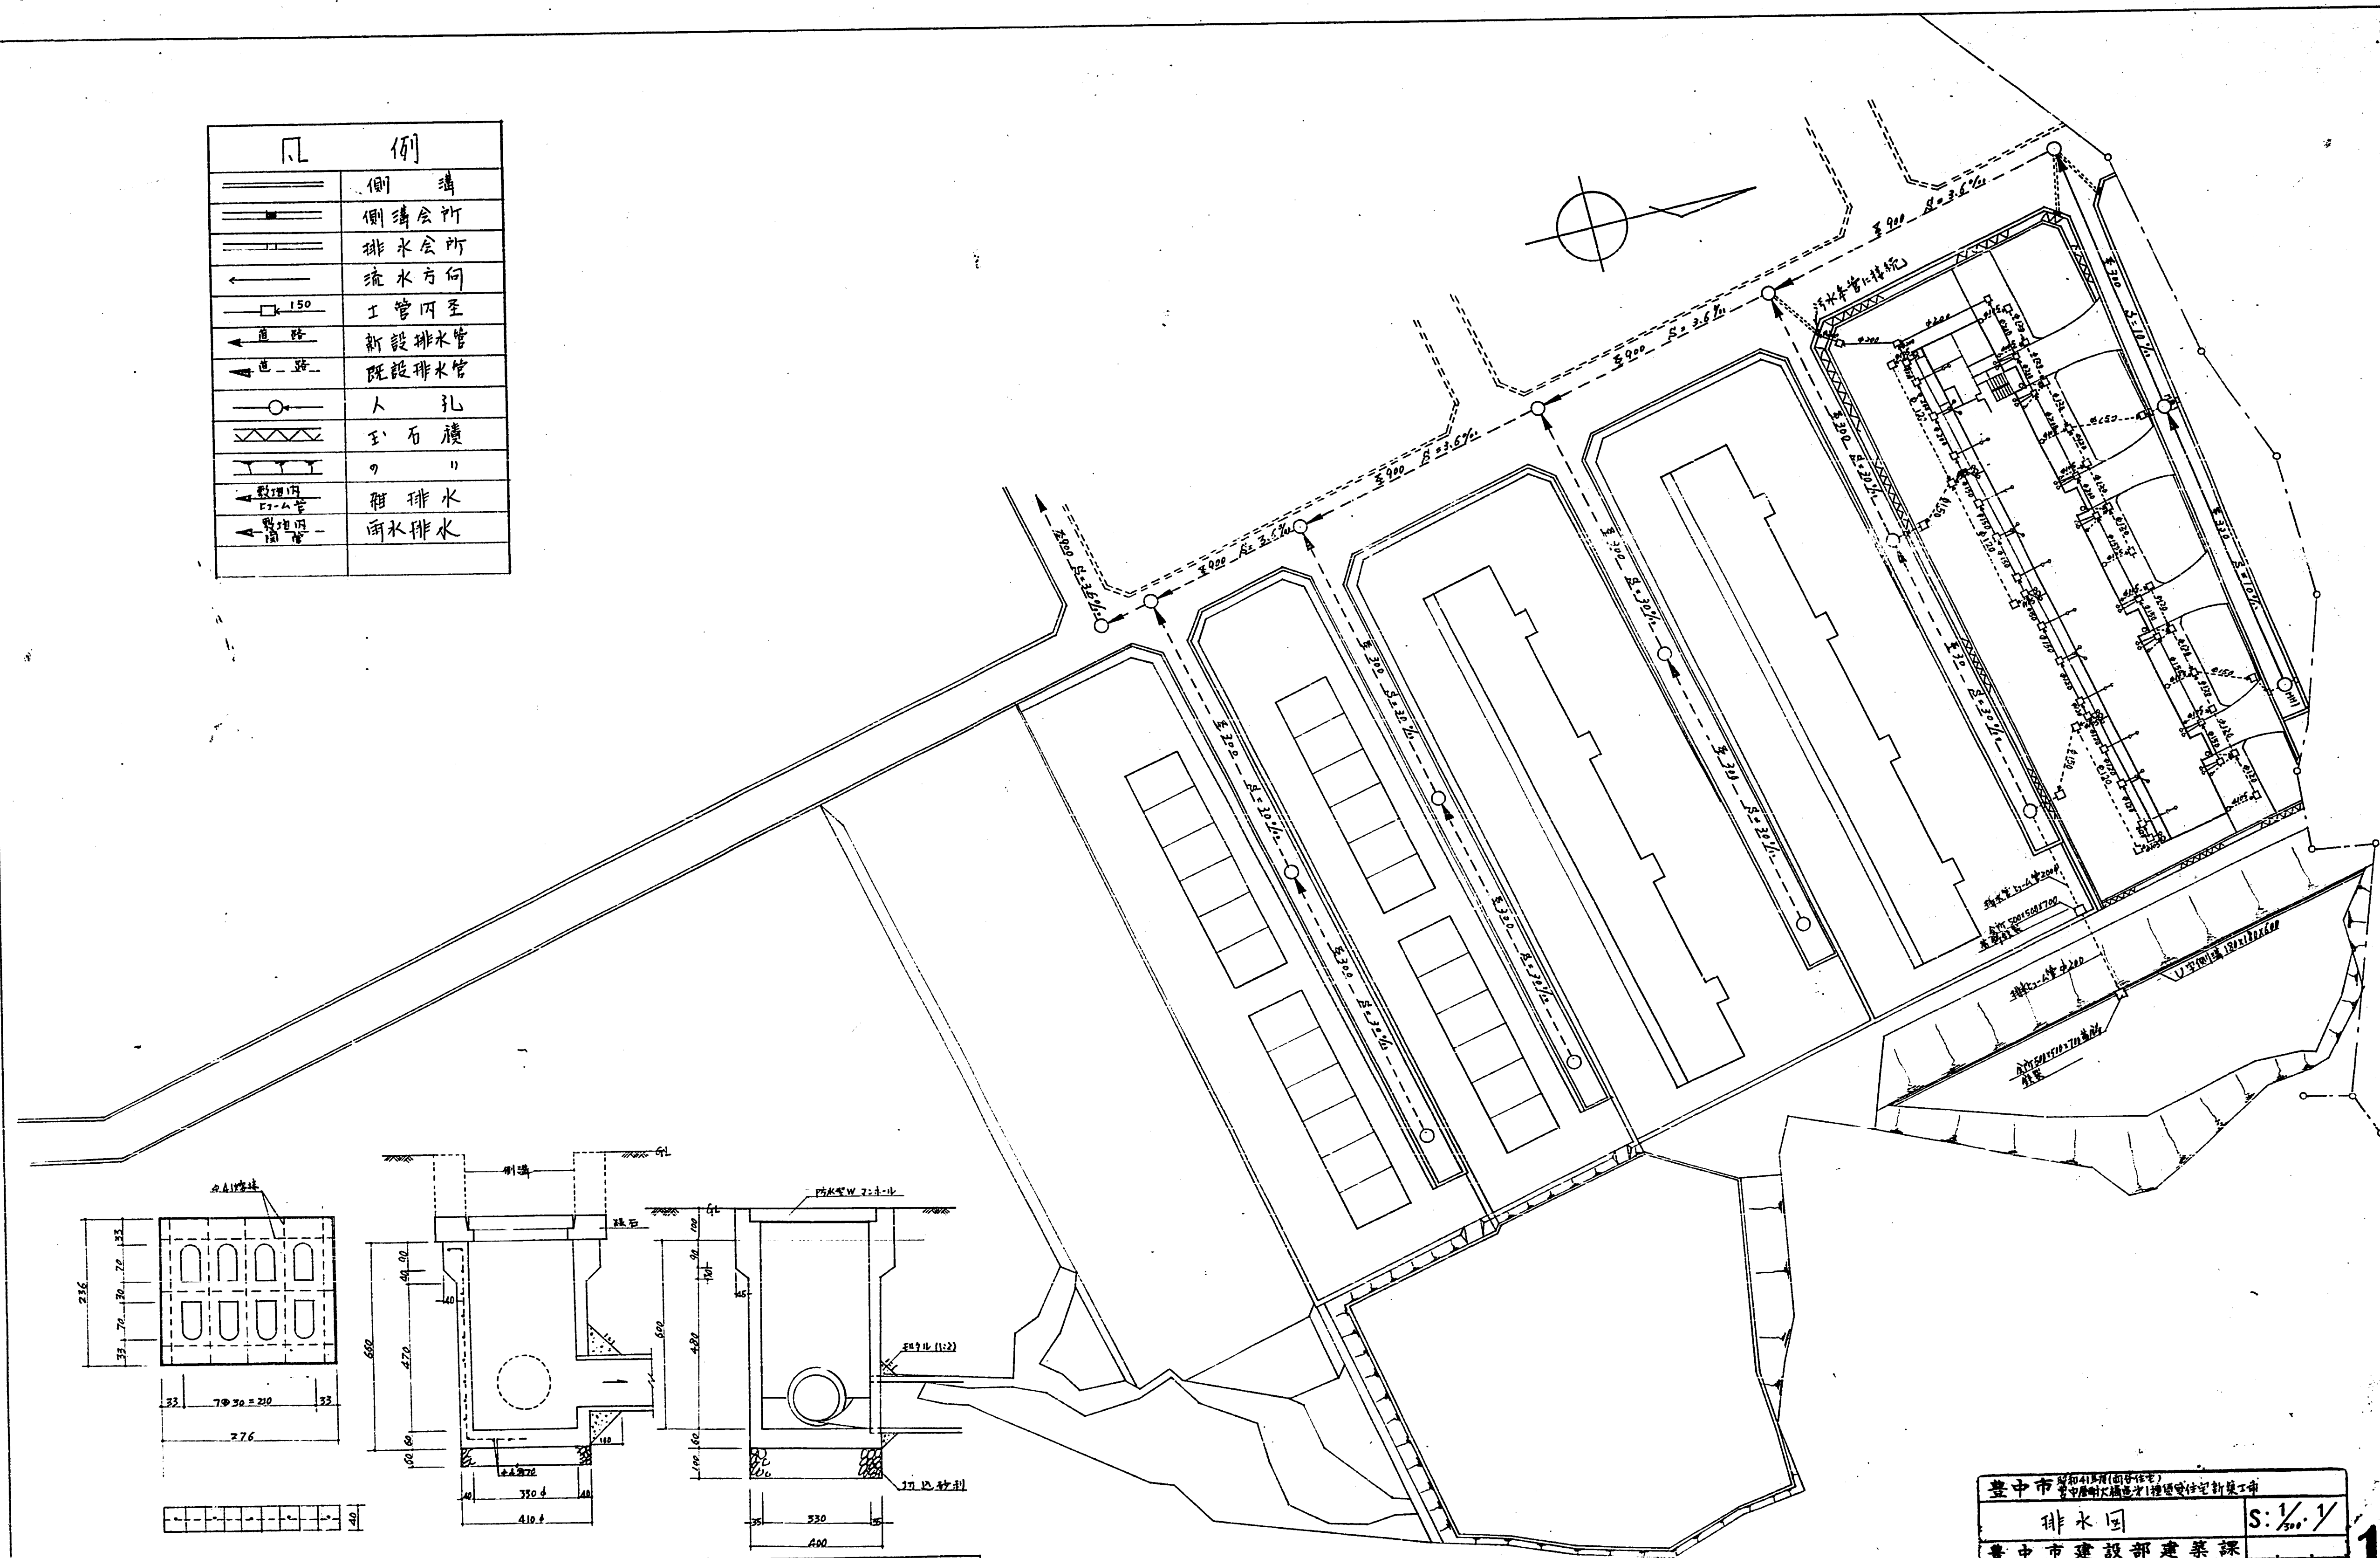

B型排水詳細圖 1/5
 道路排水溝 1/10
 屋內雨水污水會所 1/10
 豐中市型雨水、污水排水詳細圖

臺中市 413 號 (面中區)	
排水圖	
臺中市建設部建築課	S: 1/500
設計: 陳國初、林大輝 繪圖: 林大輝、林大輝 校核: 林大輝、林大輝	15

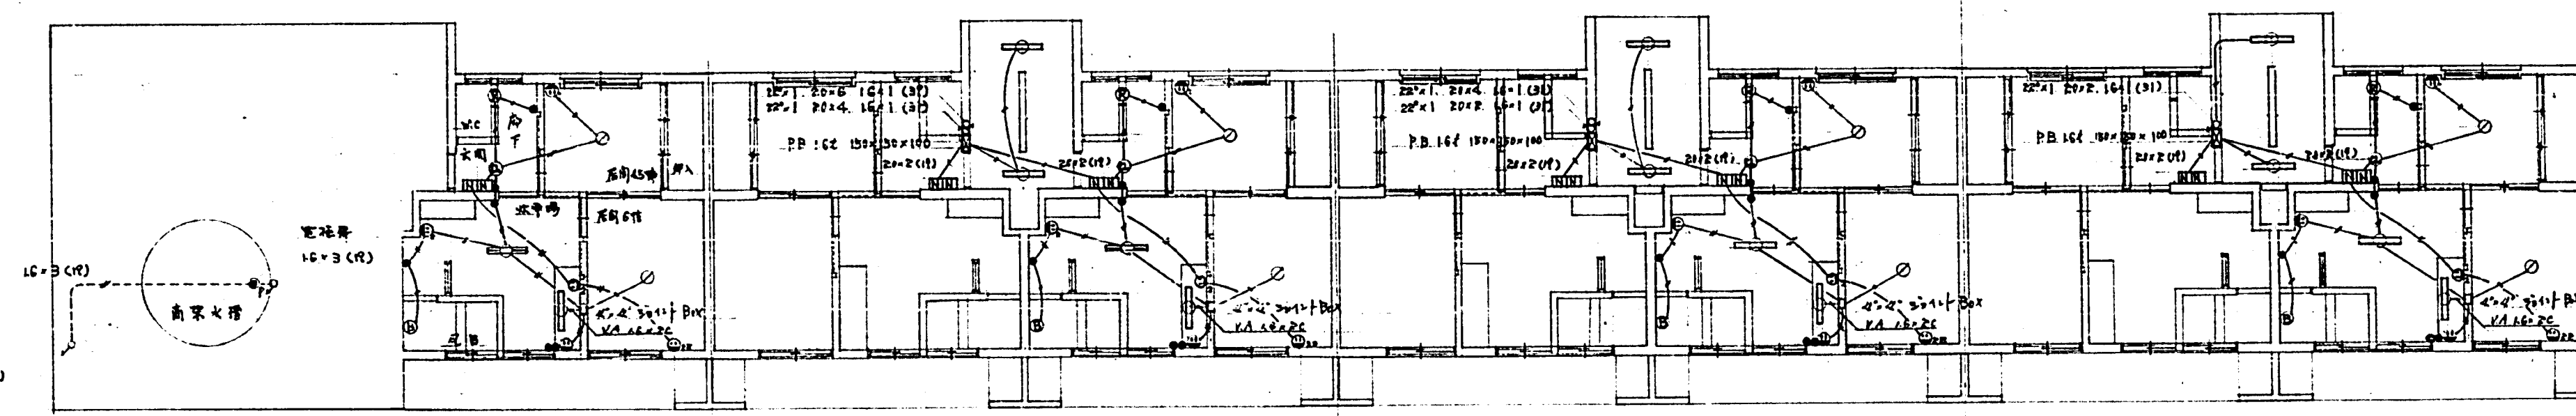

屋上1階平面図


2階平面図

3階平面図

4階平面図


記号	記号	備考	記号	記号	備考
○	電圧計	FL 20W・2	○	7-10 Bx	電圧計
○	電圧計	FL 10W・1	○	推定電力計	7-10 W Bx
○	電圧計	60W	○	1-10-2 プレ-7	電力計
○	電圧計	40W	○	電力計	電力計
○	電圧計	60W	○	電力計	電力計
○	電圧計	60W	○	電力計	電力計
○	電圧計	60W	○	電力計	電力計
○	電圧計	60W	○	電力計	電力計
○	電圧計	60W	○	電力計	電力計
○	電圧計	60W	○	電力計	電力計

註 各戸内配線は1:20詳細図参照
 配線は配線図参照

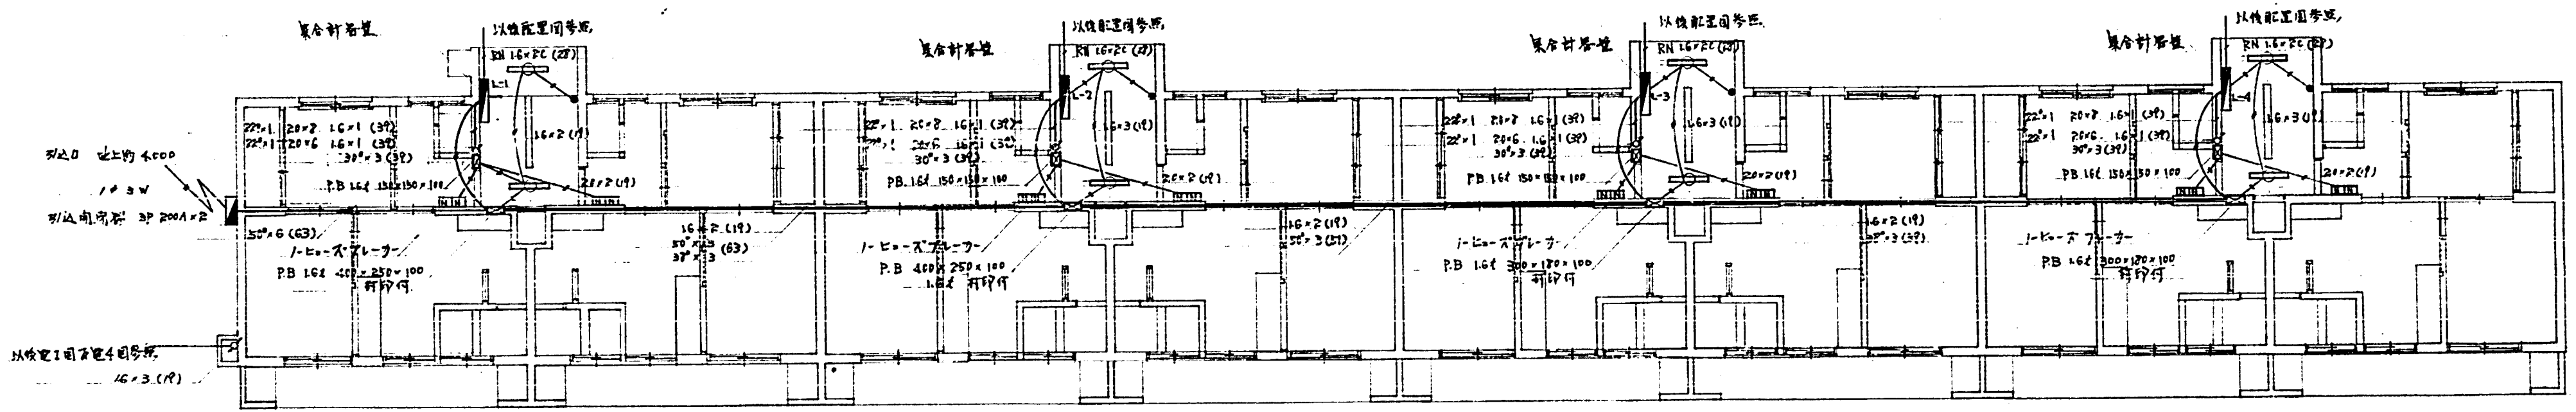


幹線平面図 8 1:100

臺中市 建設局 (四重電)		臺中市建設局第一建築課建築工事	
電圧計 20-70V 電力計 100-1000W		S: 1/100	
臺中市建設局建築課		設計	
建築師 謝國治		建築師 謝國治	
建築師 謝國治		建築師 謝國治	

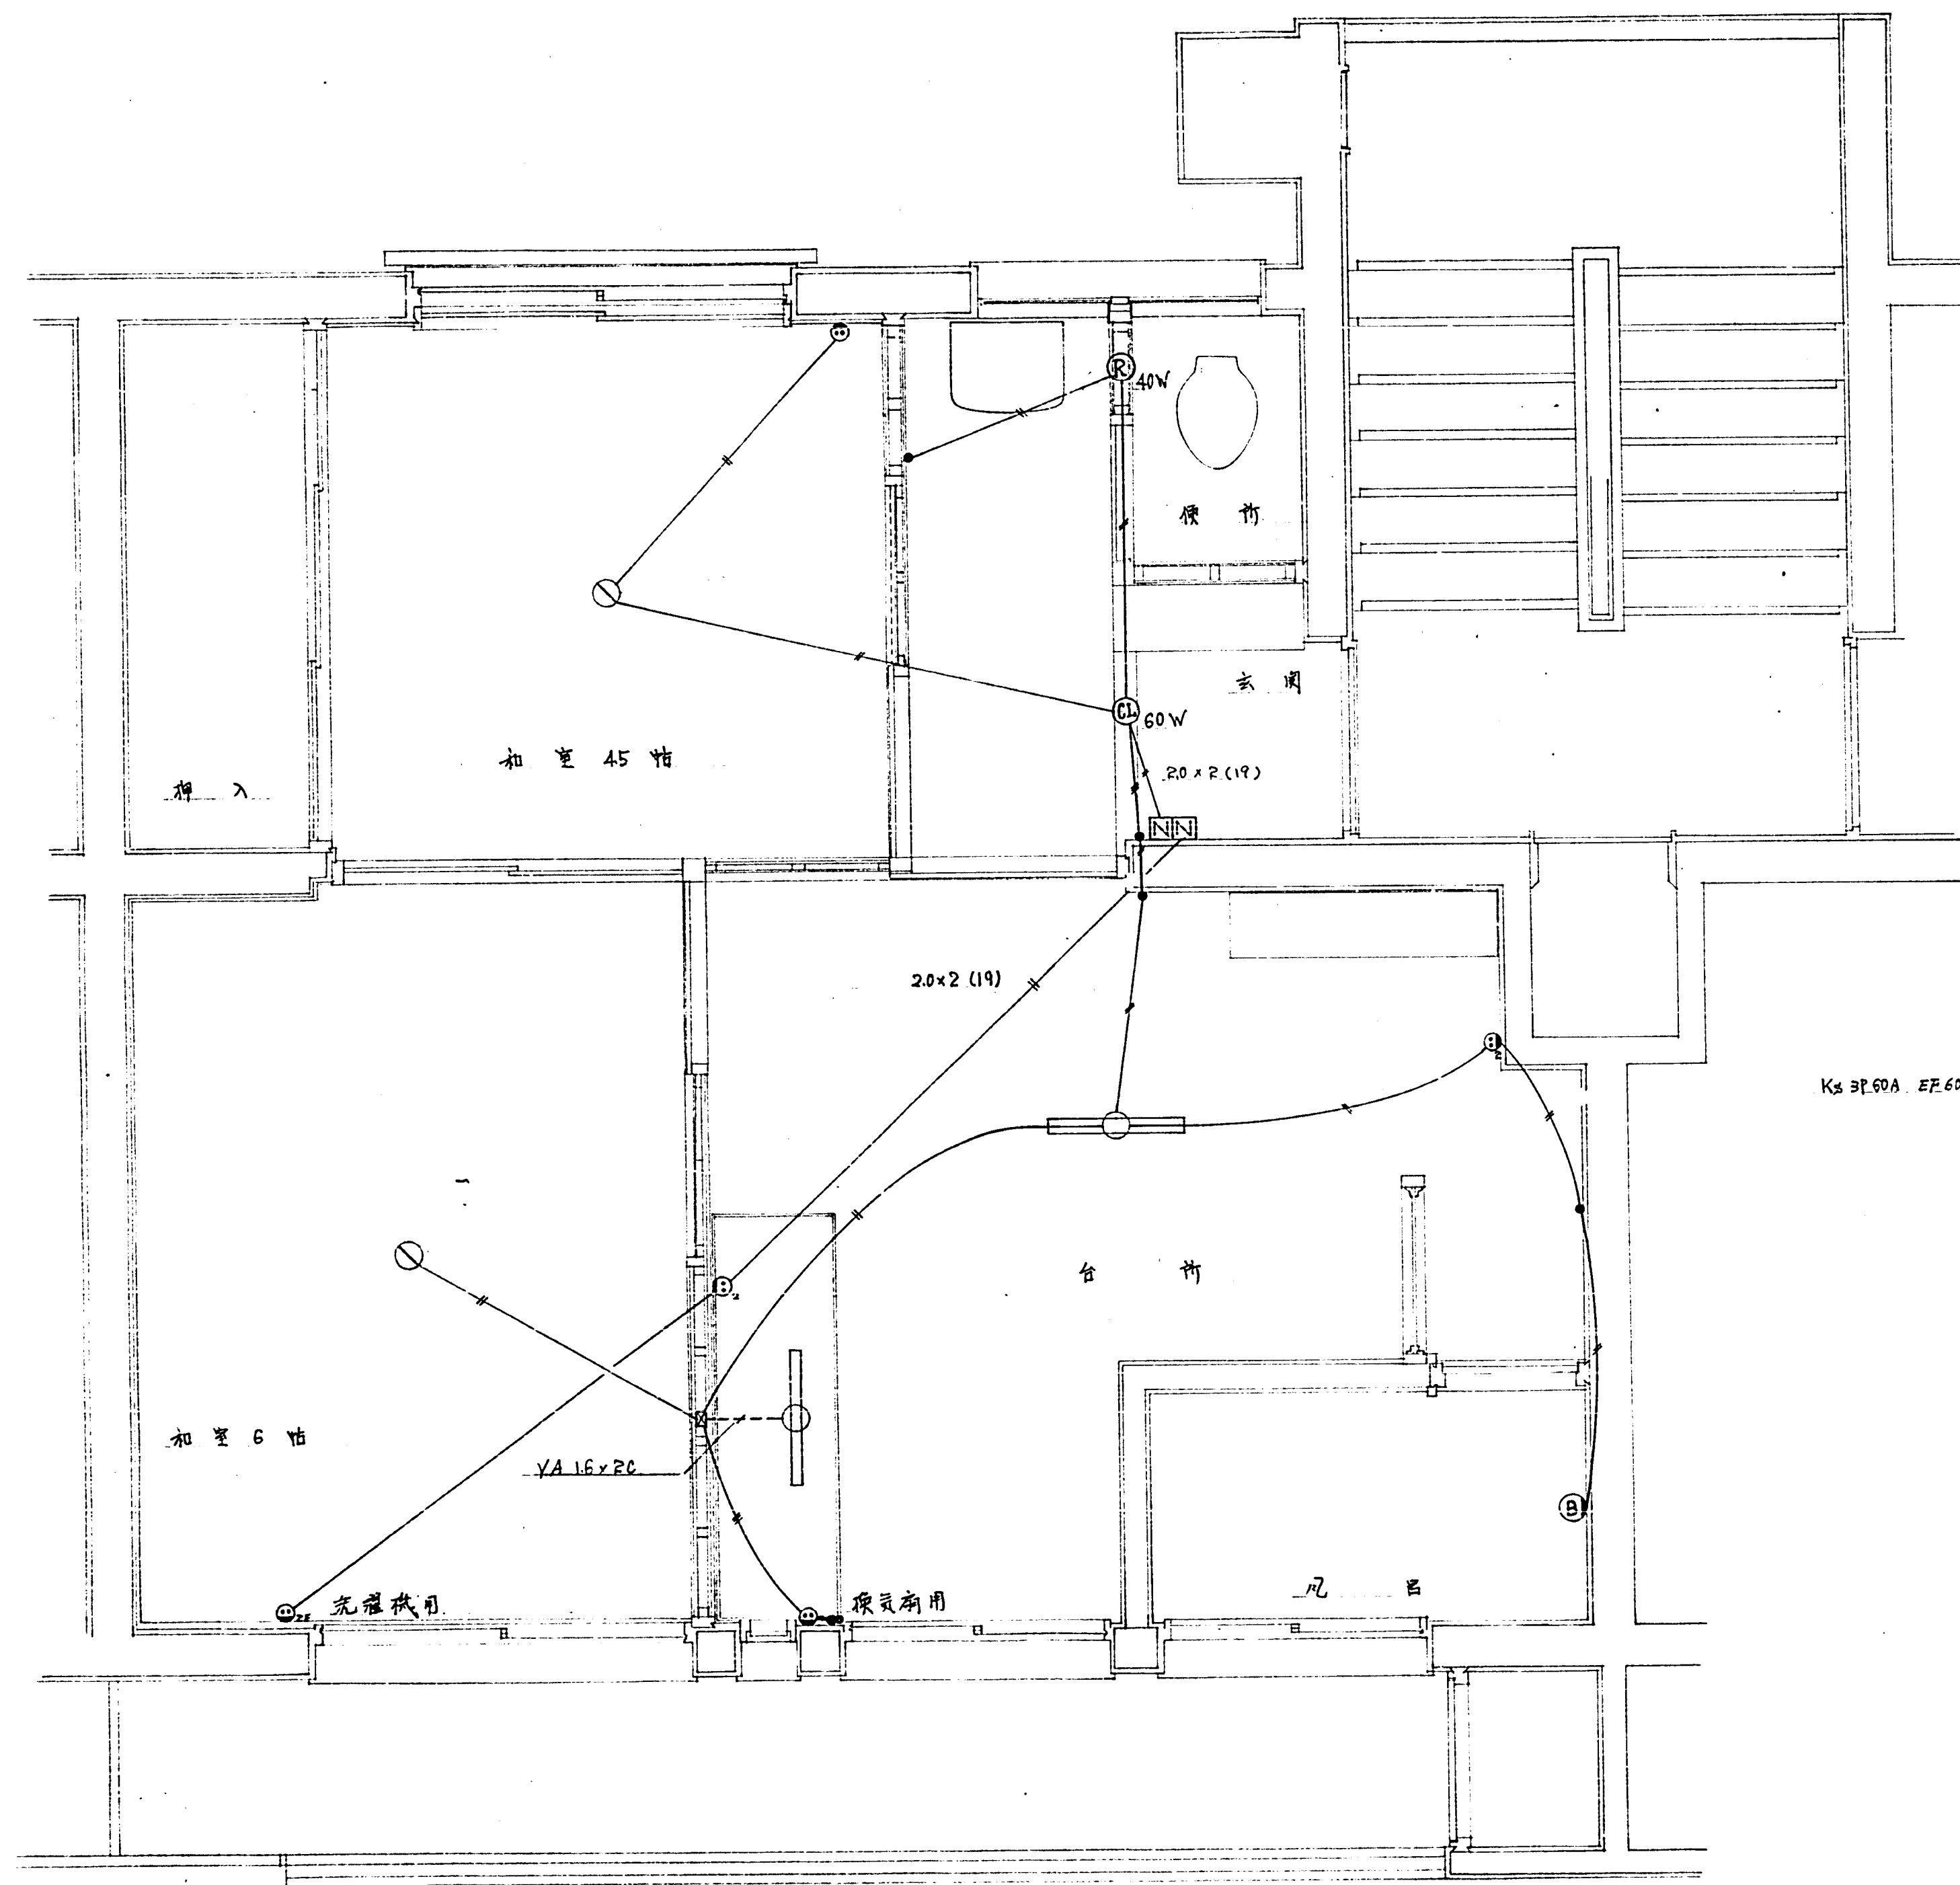




項目	電燈	電扇	電熱水器	電風扇	電風扇	電風扇
和室 45 帖	10A	1	1	1	1	1
浴室	10A	1	1	1	1	1
廚房	10A	1	1	1	1	1
客廳	10A	1	1	1	1	1
1+2 臥室	10A	1	1	1	1	1
3+2 臥室	10A	1	1	1	1	1
1+2 臥室	10A	1	1	1	1	1
4 臥室	10A	1	1	1	1	1
屋外水銀燈	10A	1	1	1	1	1

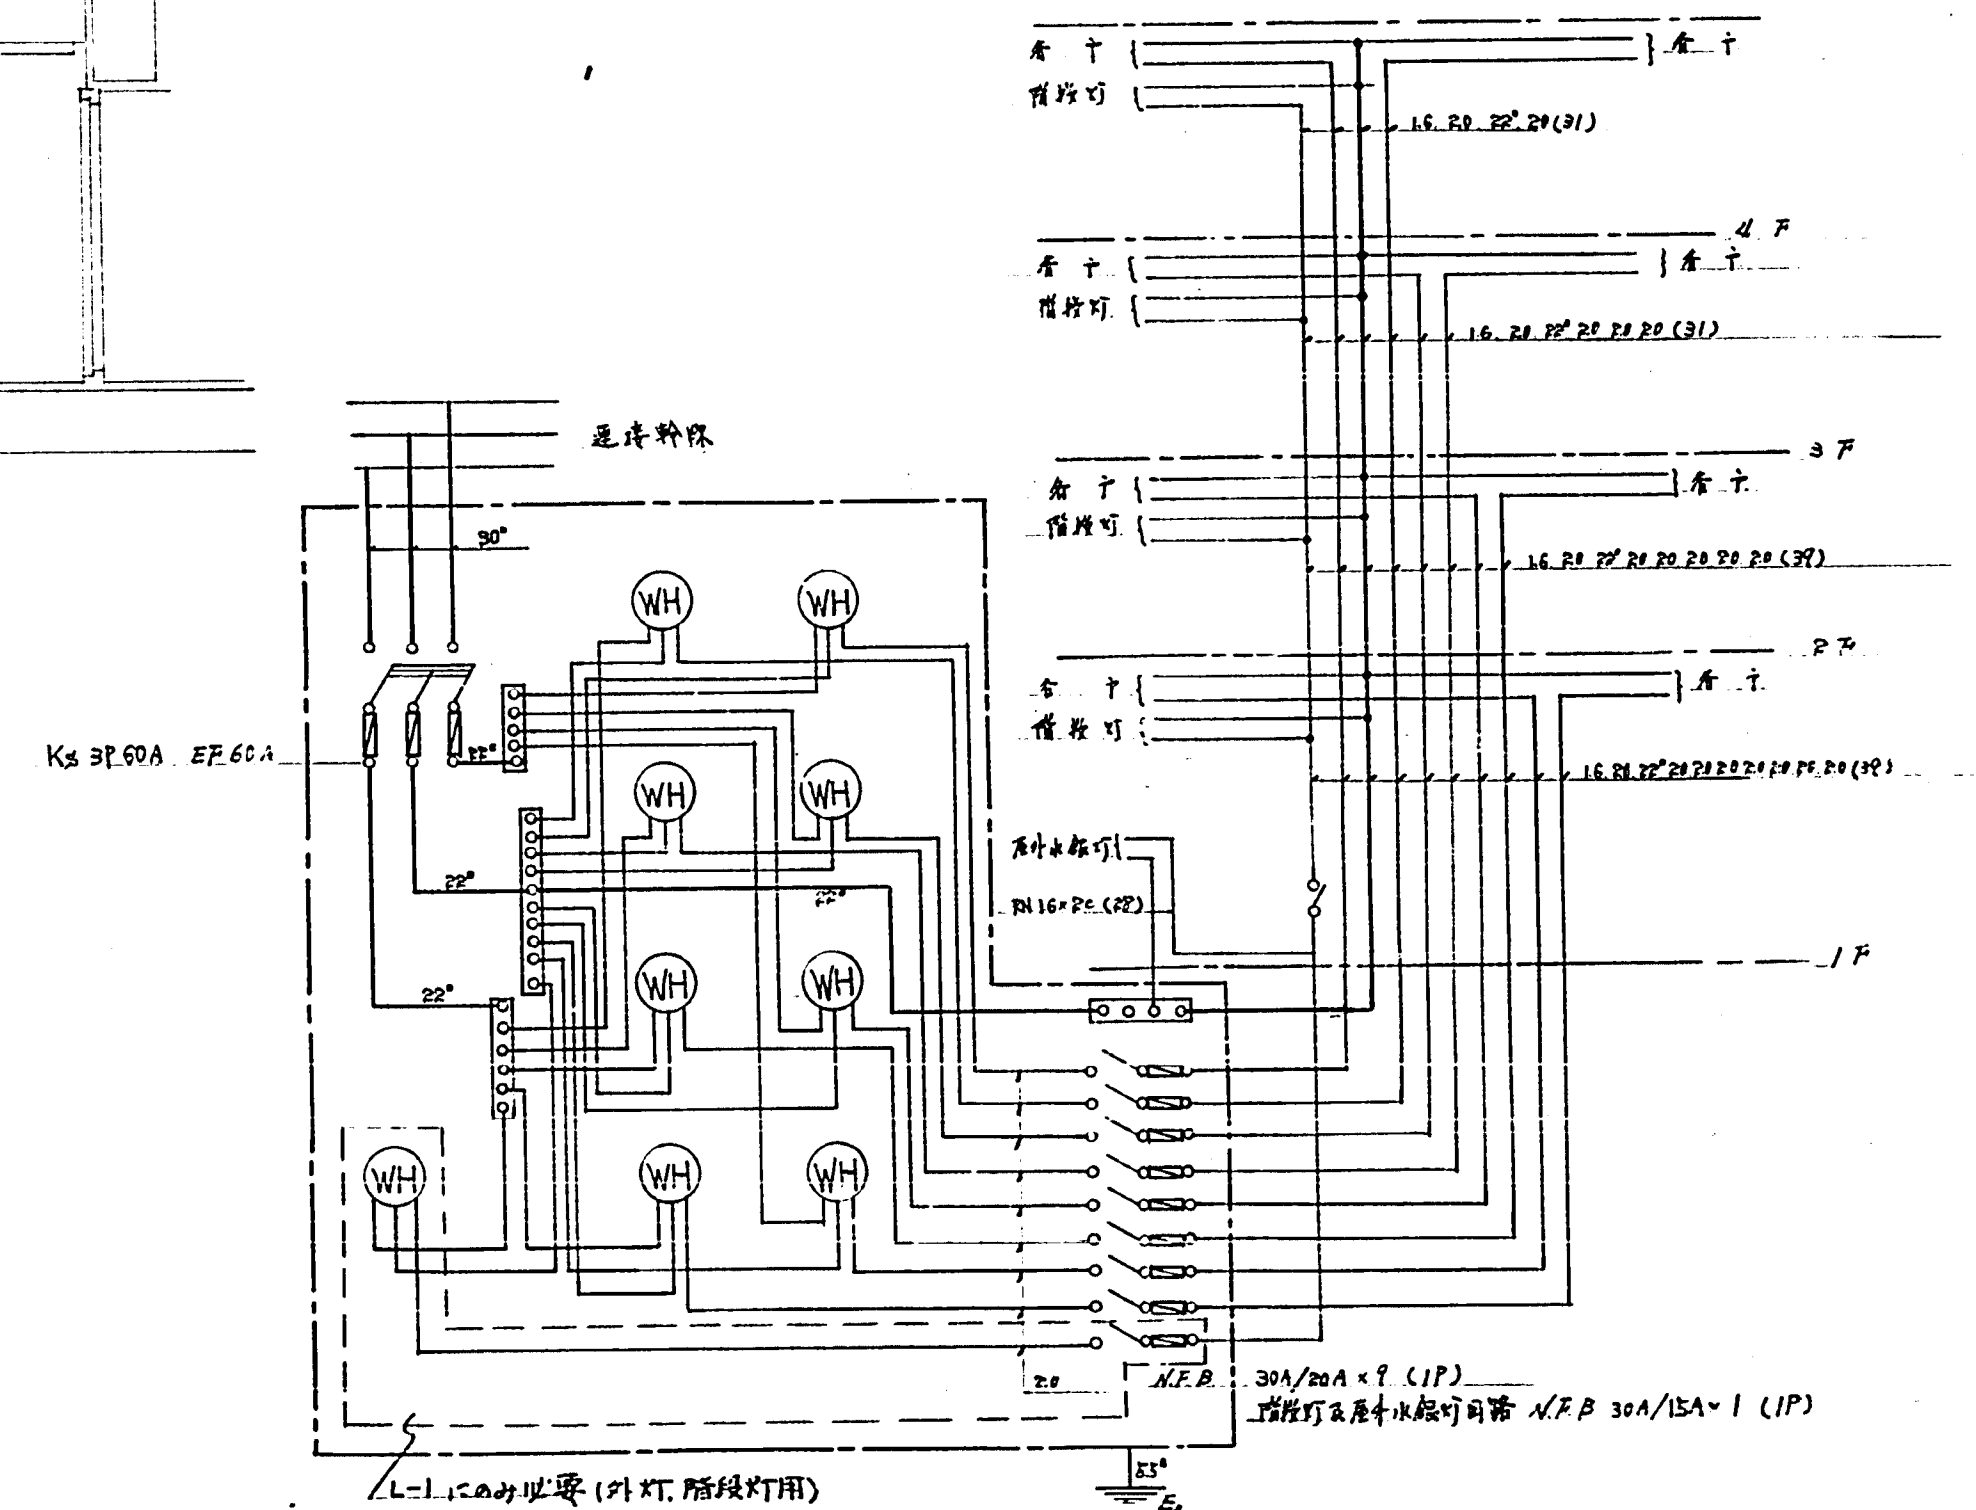

集合計器盤及配線系統圖


臺中市 建設局 (四等建築)	臺中市 建設局 (四等建築)
臺中市 建設局 (四等建築)	臺中市 建設局 (四等建築)
臺中市 建設局 (四等建築)	臺中市 建設局 (四等建築)
臺中市 建設局 (四等建築)	臺中市 建設局 (四等建築)

3

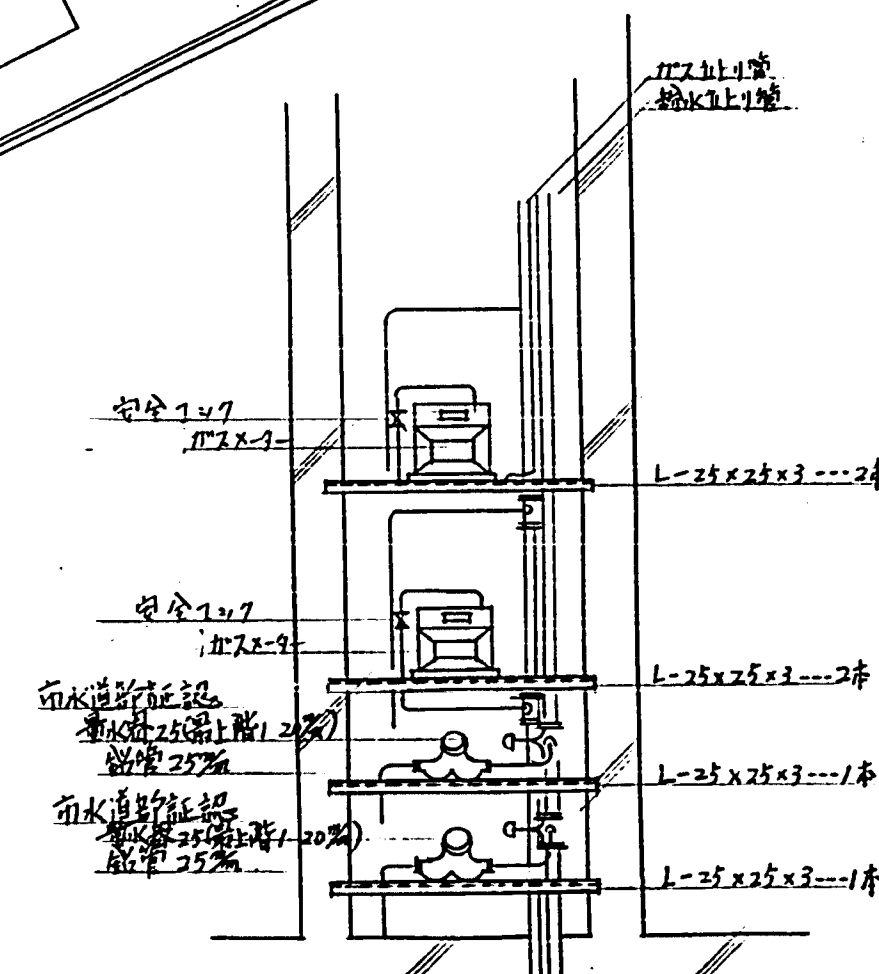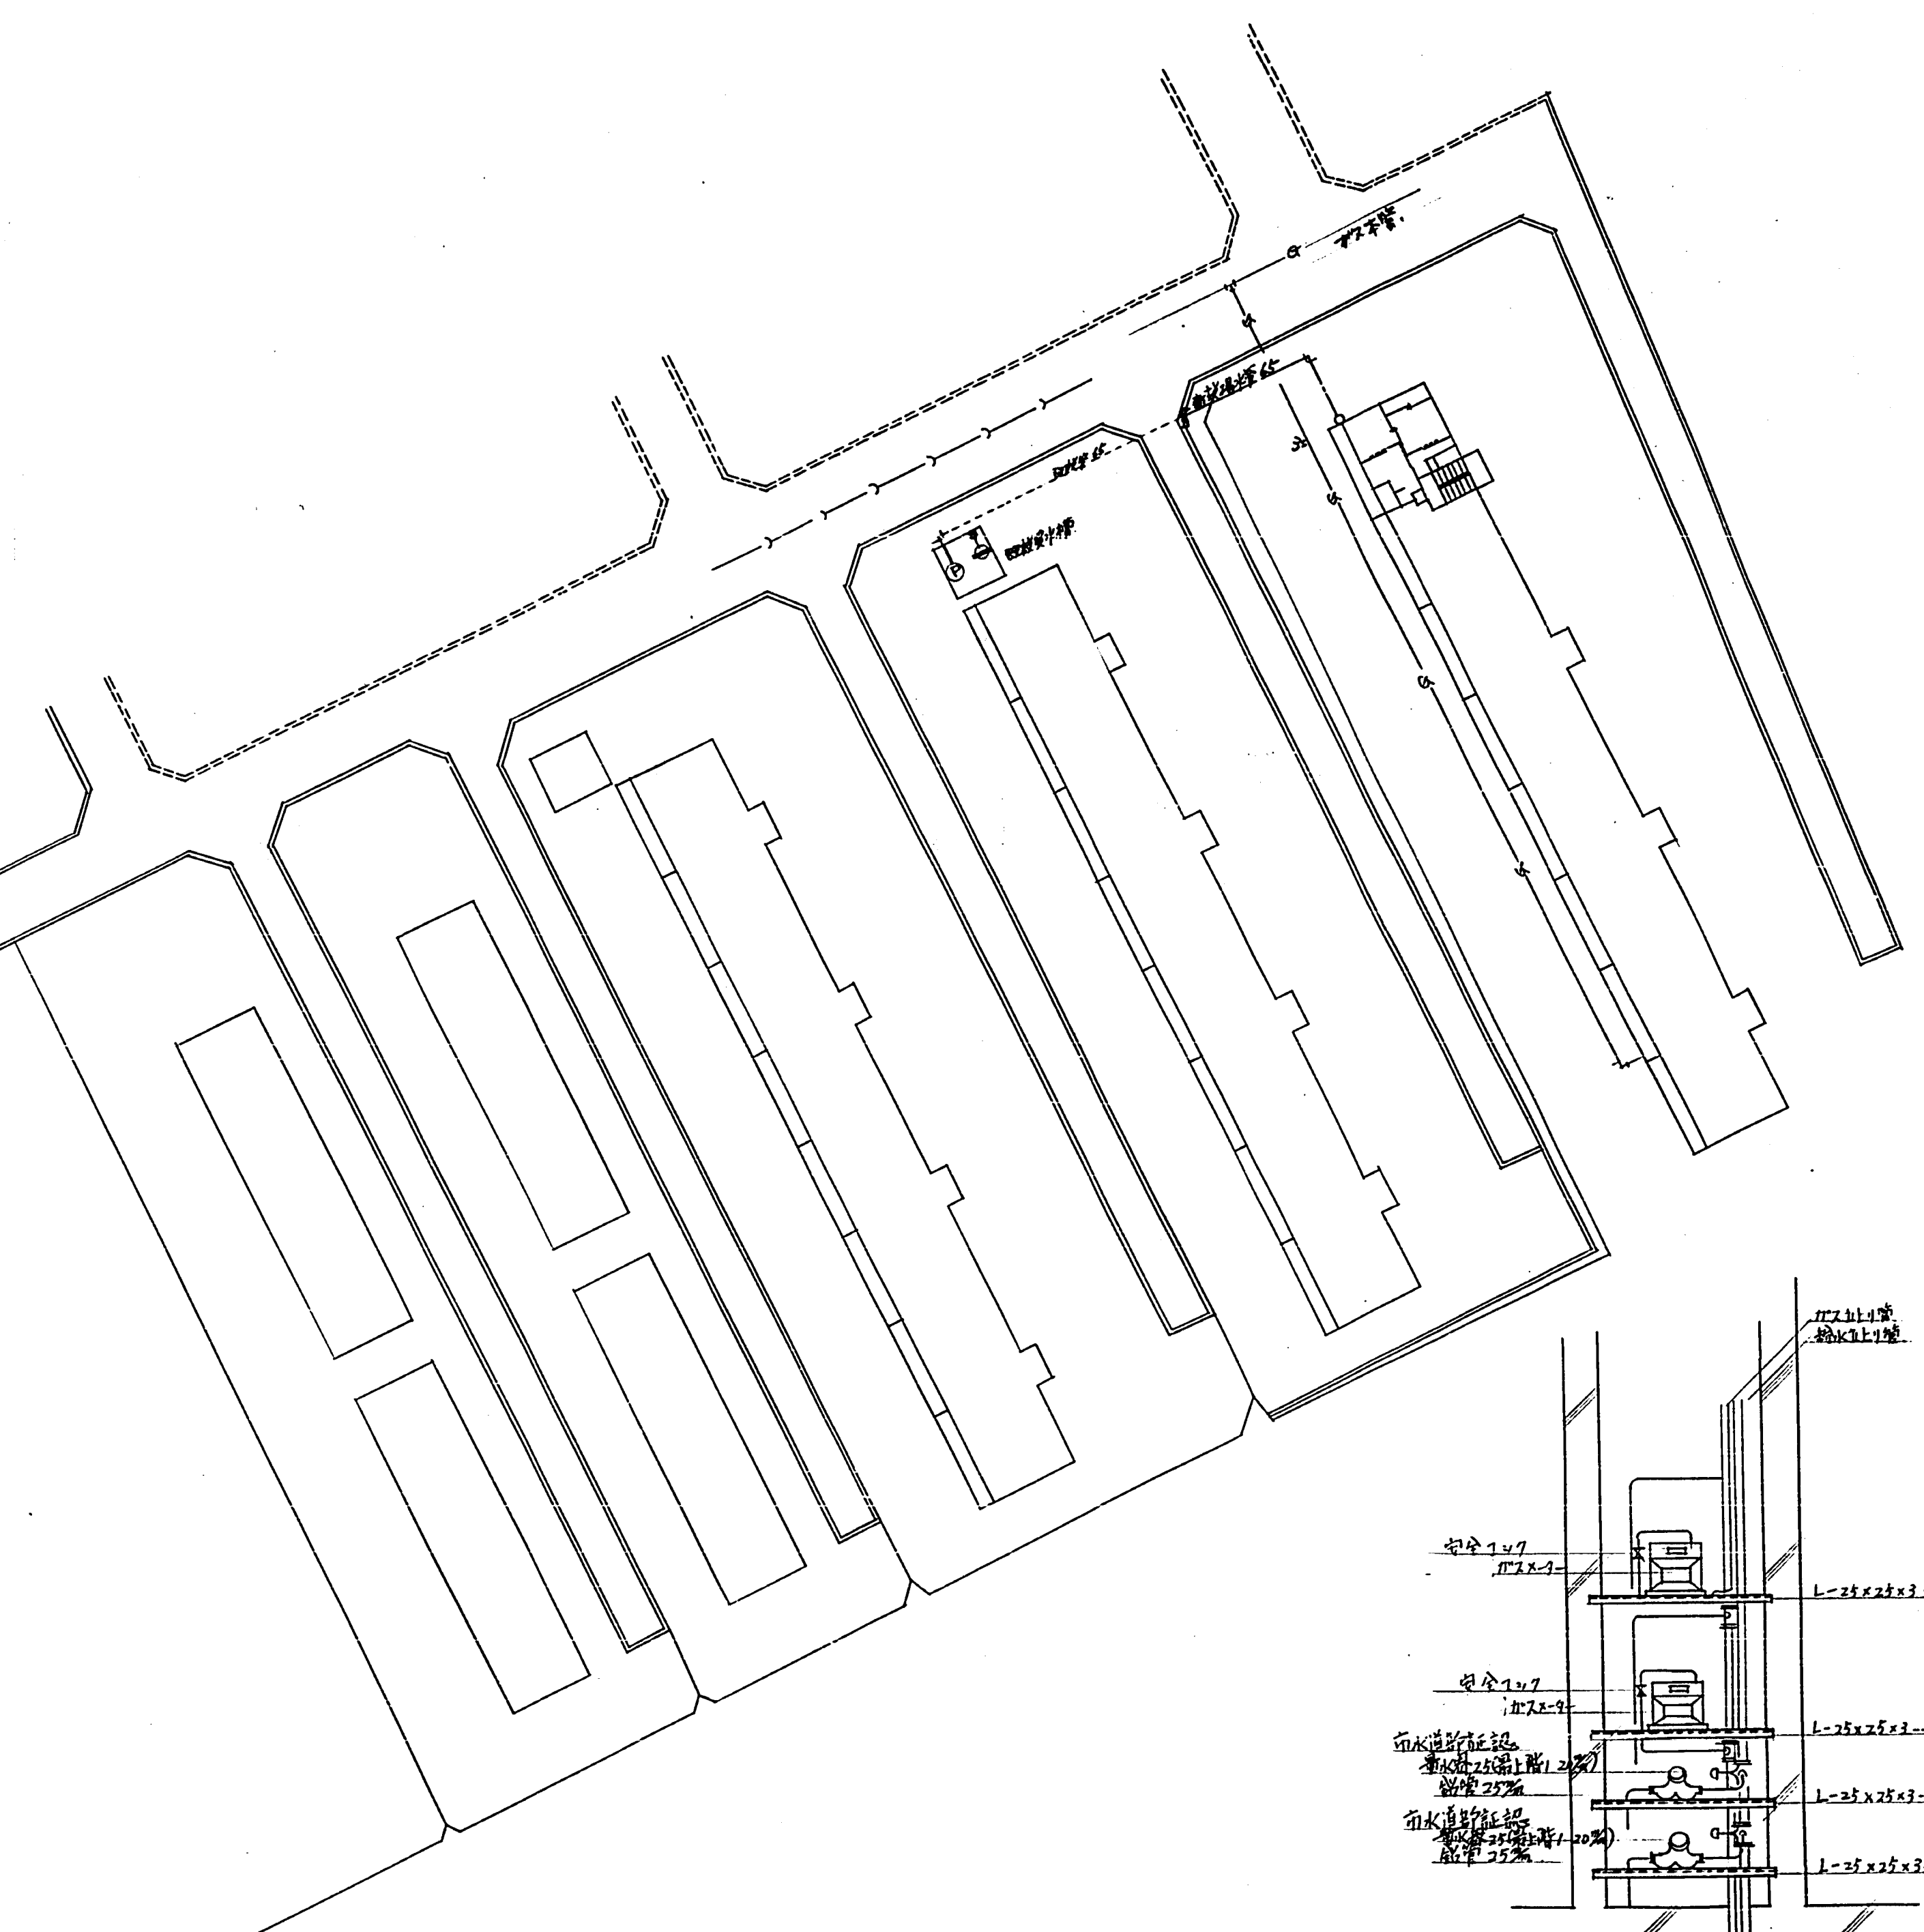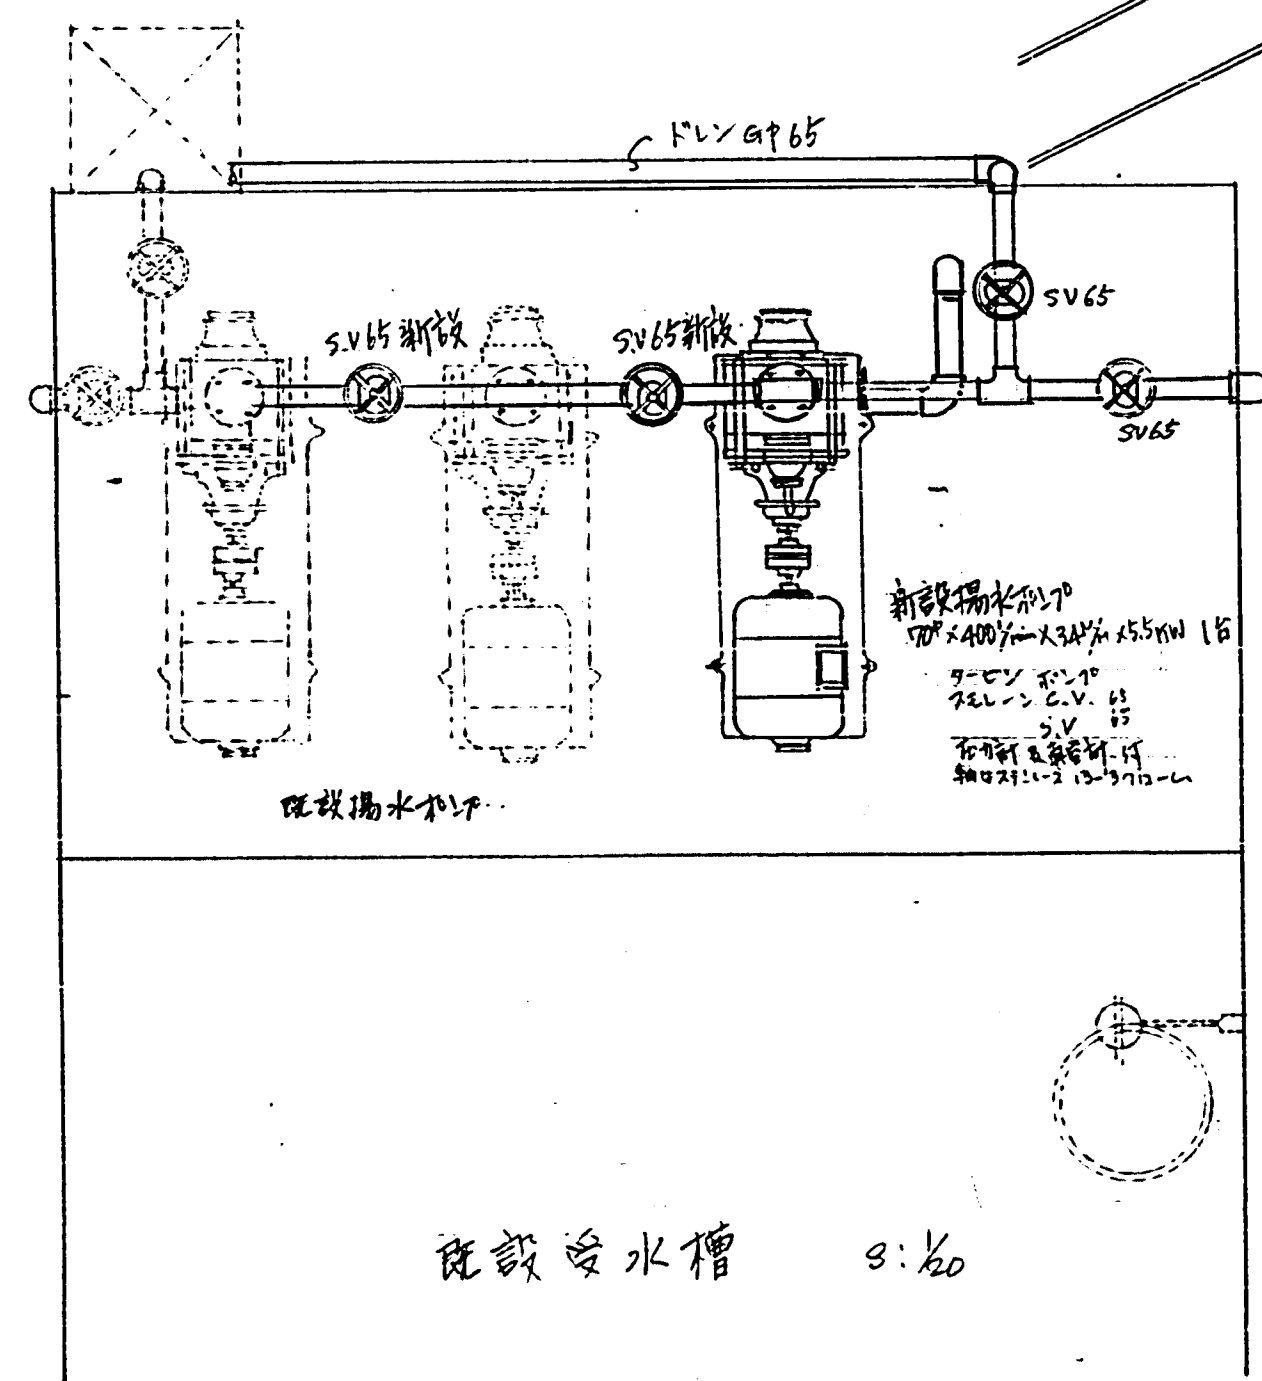


臺中市建設局(局舎)庁舎増設工事新築工事			
配置図		S: 1/100	
臺中市建設部建築課			
課長 陳源初 1號室 2154-1	主任 謝國良 (印)	技正 謝國良 (印)	技士 謝國良 (印)

衛
1

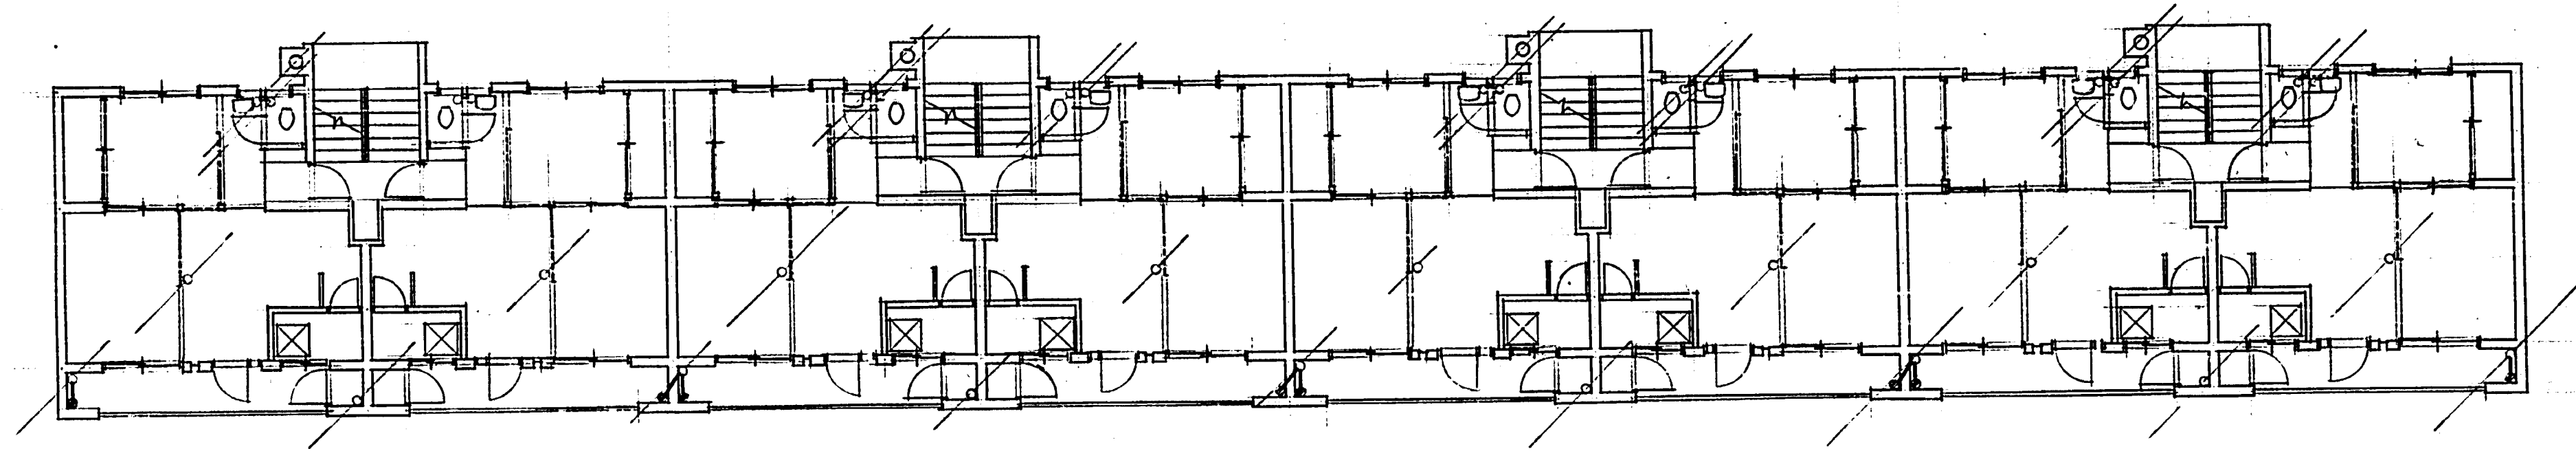


2. 3 階 平面図

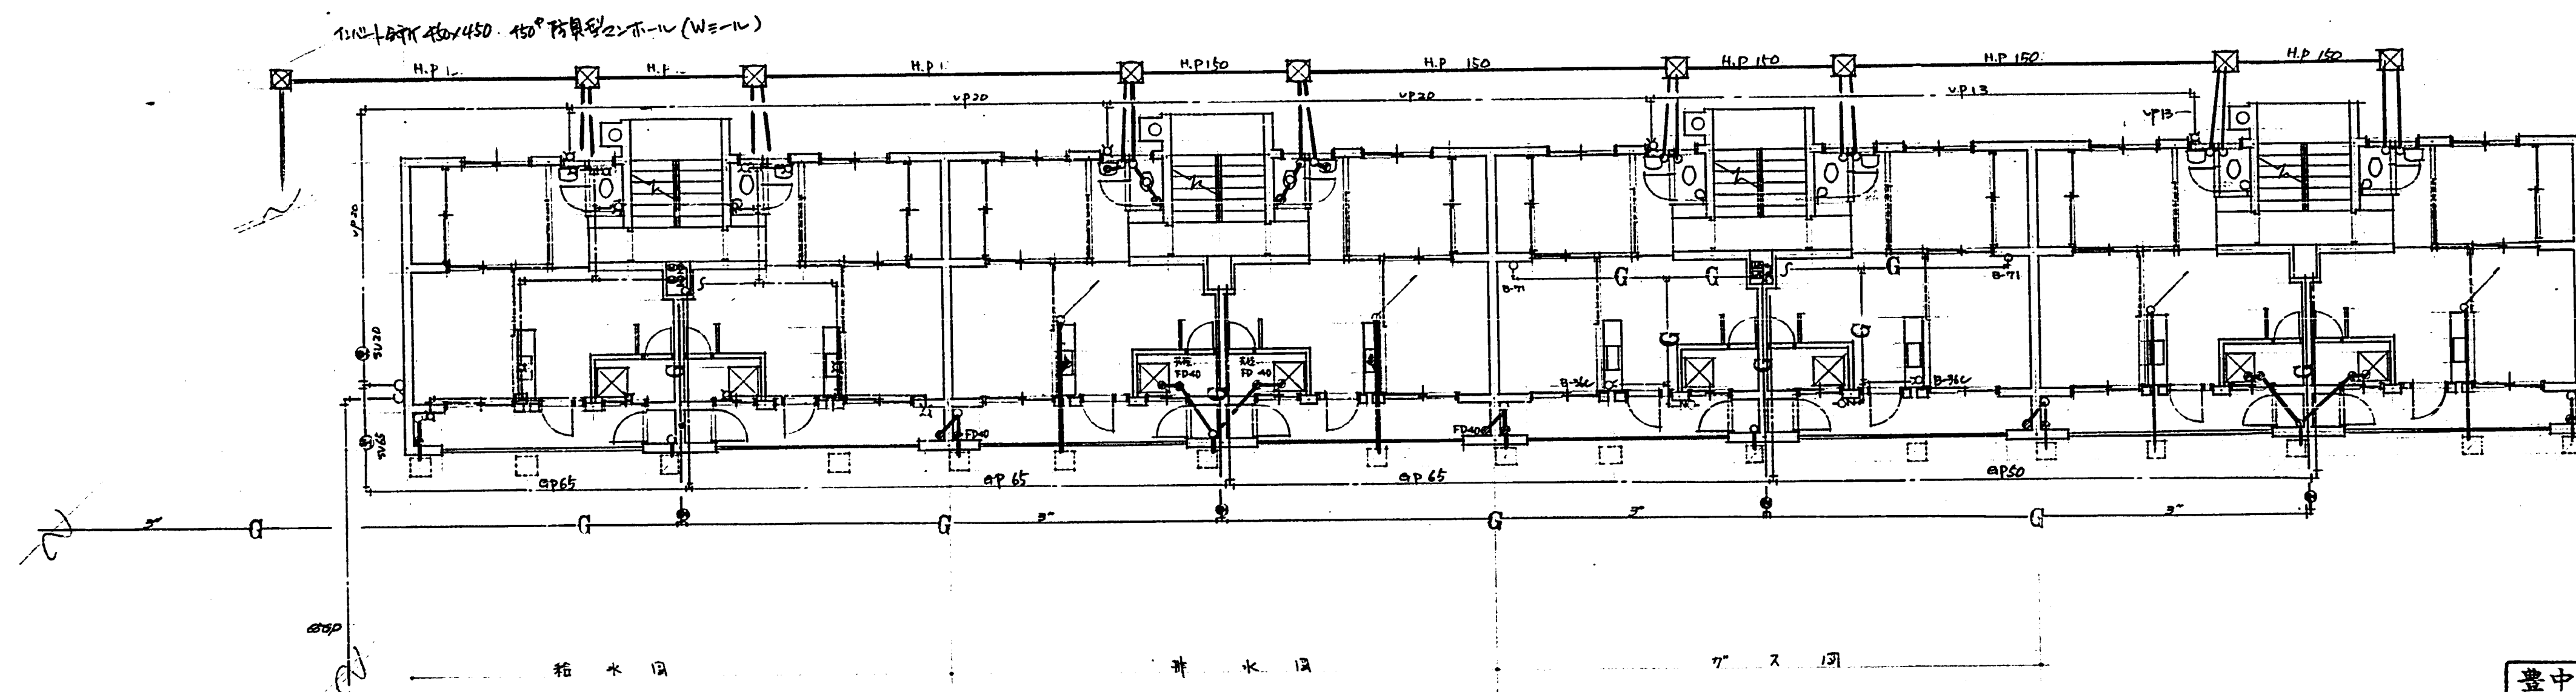

1 階 平面図


臺中市 衛生局 (衛生課)	
衛生局 衛生課 衛生課 衛生課	
1. 2. 3 階 衛生課 衛生課	S: 1/100 Y
臺中市 衛生局 衛生課 衛生課	衛生課 衛生課 衛生課
衛生課 衛生課 衛生課	衛生課 衛生課 衛生課

衛
2

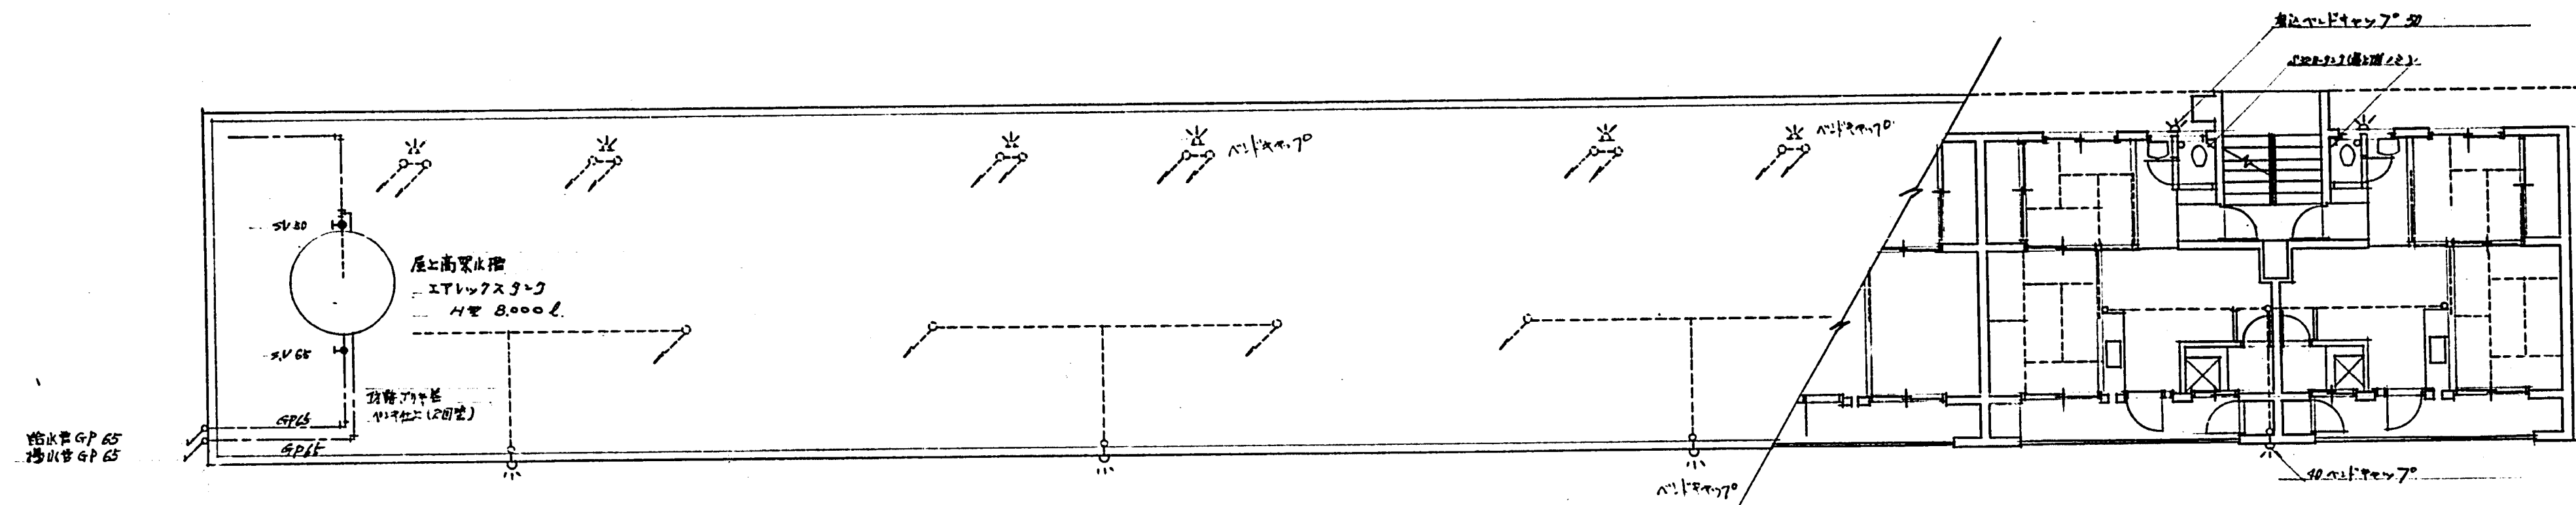


R00F

4下平面図

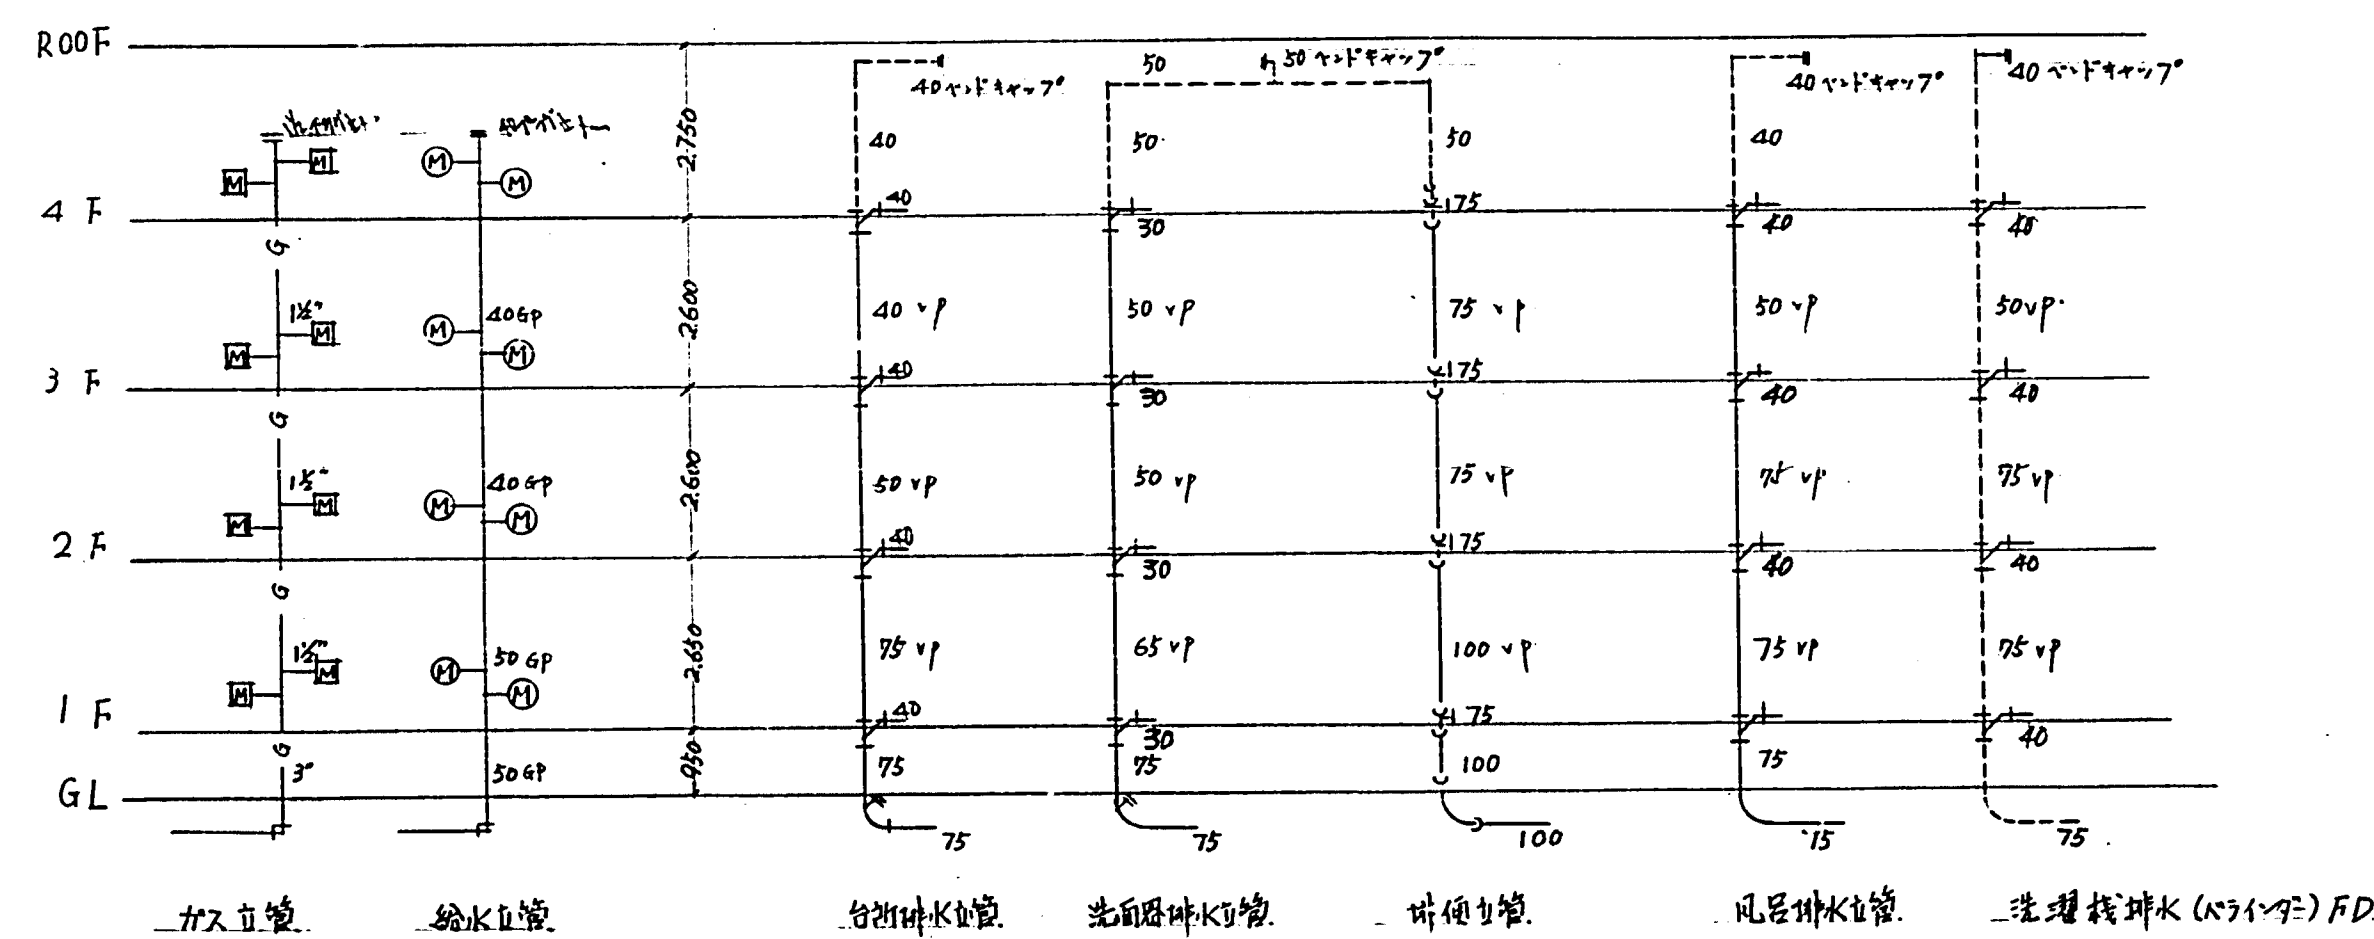


4階建立管系統図

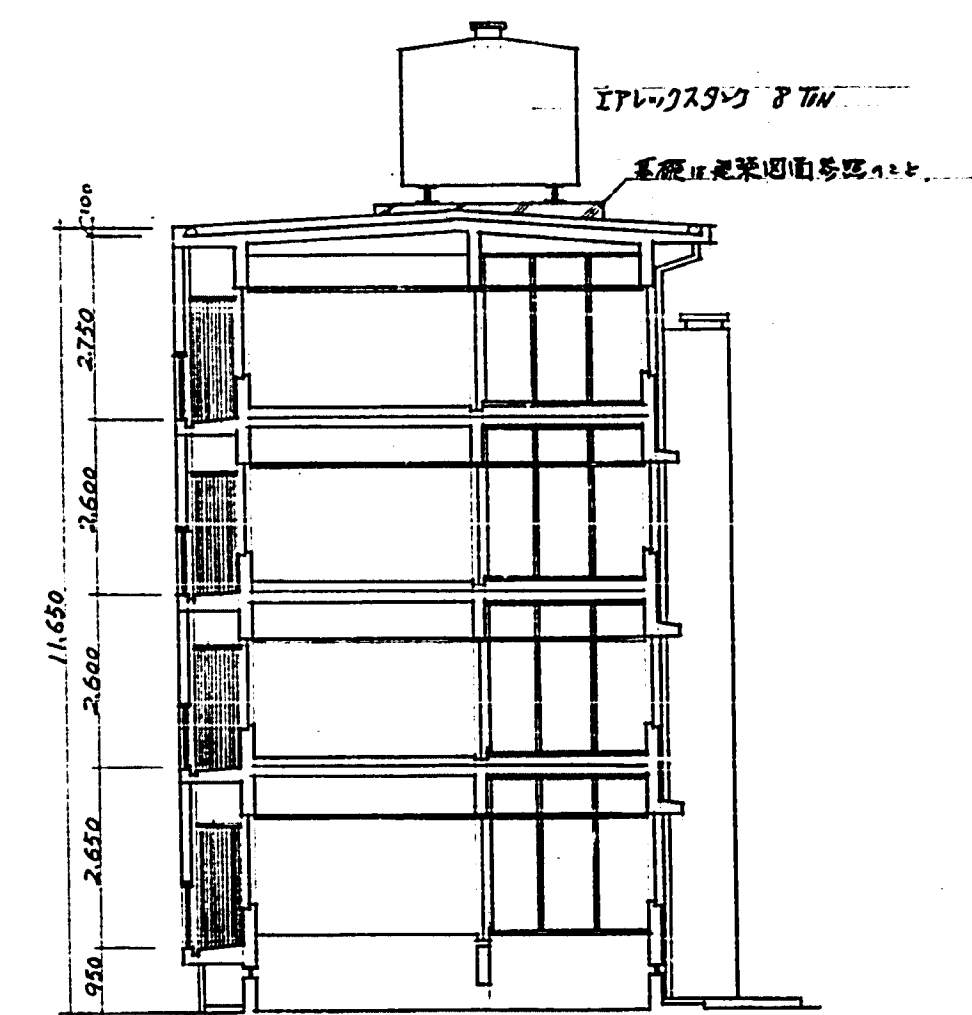

豊中市建設部建築課	豊中市建設部建築課
給排水系統図	S: 1/100
豊中市建設部建築課	豊中市建設部建築課
課長 藤原初太郎	課長 藤原初太郎
1級建築士	1級建築士
421541号	421541号

衛
3

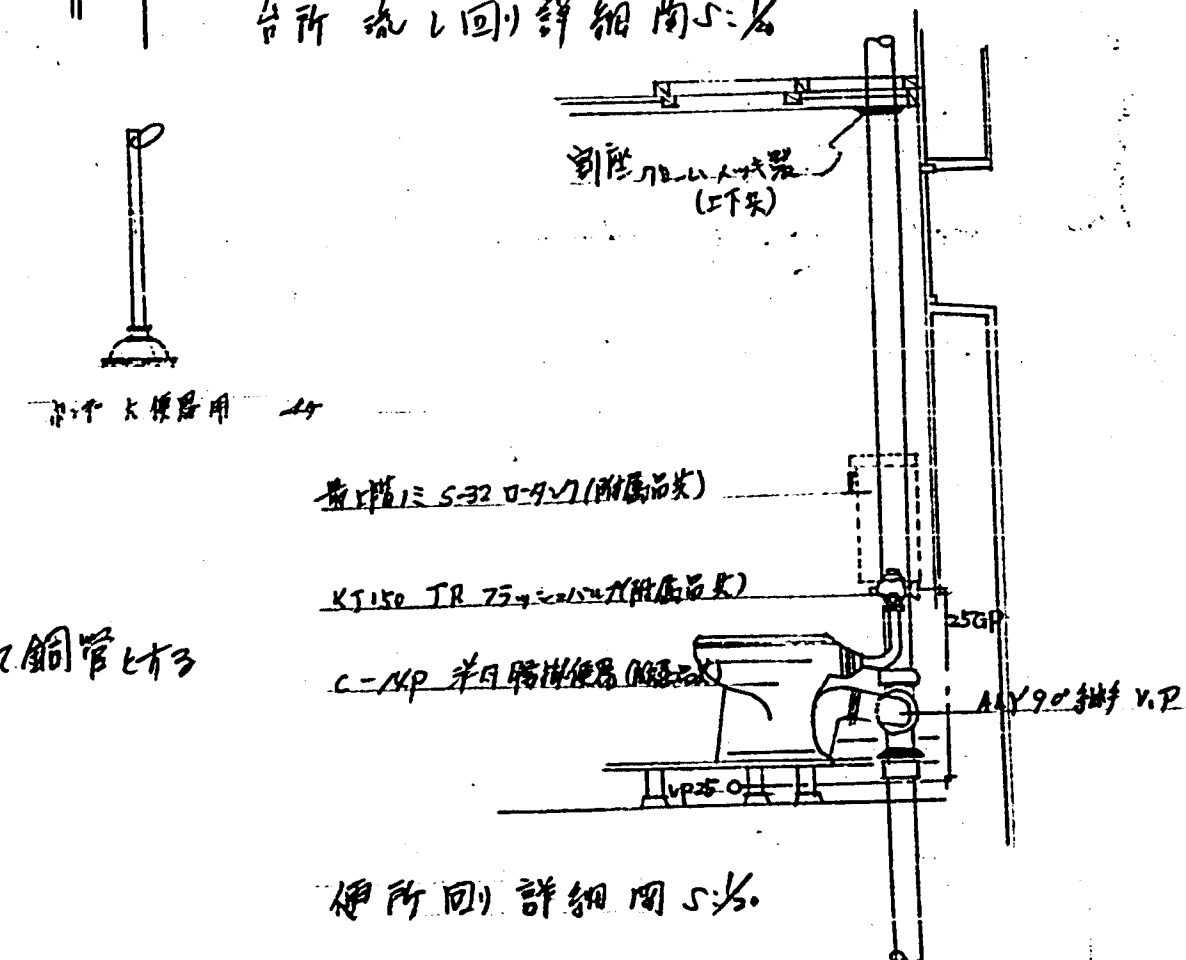

臺中市 豐中市建設部建築課 設計 繪圖